
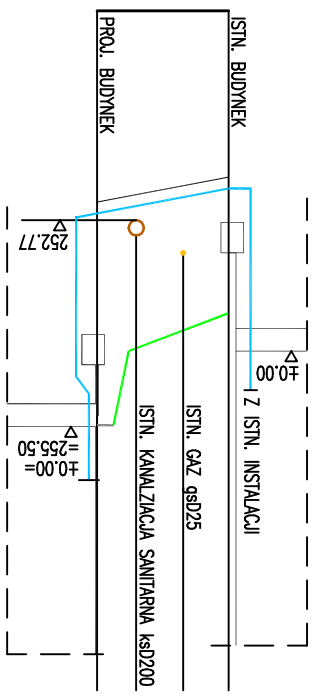
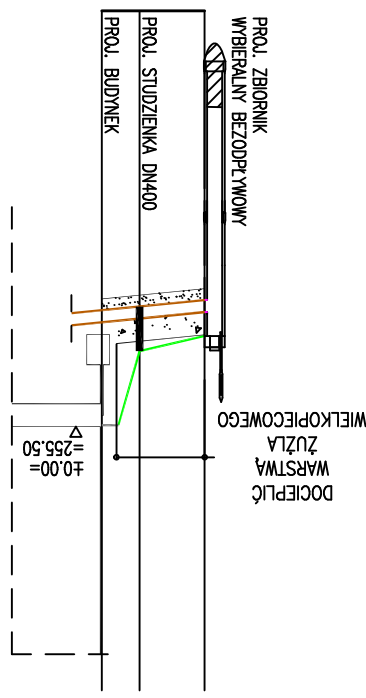


P.POR. 250.00 m npm

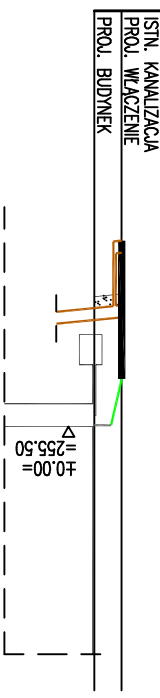

RZĘDNE TERENU PROJ. [mnm]	
254.87	255.48
RZĘDNE DNA RUROCIĄGU [mnm]	
253.04 253.89	253.93
GŁĘBOKOŚCI [mpt]	
1.83 0.98	1.55
SPADKI / MATERIAŁ [%]	
2.00% PVC160x4.7 (SDR34, SN8)	1.8
ODLEGŁOŚCI, DŁUGOŚCI [m,mb]	
0.0 1.8	0.0 1.8
OZNACZENIA	
ks	BUD

ZB	
0.0 4.3 6.8	0.0 4.3 2.5
BUD	

BUD	
0.0 8.7	0.0 8.7
BUD	

WYKOP WĄSKOPRZESTRZENNY SZALOWANY HW>1m,
WYKOP SZEROKOPRZESTRZENNY NIESZALOWANY HW<1m

NAZWA I ADRES OBIEKTU: BUDOWA BUDYNKU MAGAZYNU ZASOBÓW OCHRONY LUDNOŚCI I OBRONY CYWILNEJ, BUDOWA ZEWNETRZNEJ INSTALACJI ENERGII ELEKTRYCZNEJ, ZEWNETRZNEJ INSTALACJI WODOCIEGAWOwej, INSTALACJI KANALIZACJI TECHNICZNEJ ZE ZBIORNIKIEM BEZODPŁYWOWYM, BUDOWA PRZYŁĄCZA KANALIZACJI SANITARNEJ DZ. NR 9679/5, 1581 OBR. 0012 OSOBNICA, GM. JASŁO		PRZEDMIOT RYSUNKU: PROFILE PODŁUŻNE INSTALACJI WOD-KAN	
PROJEKTANT: mgr inż. Grzegorz Pobjan upr. nr S-199/02 spec. sieci i instalacje sanitarne		OPRACOWANIE: mgr inż. Renata Przybylska spec. sieci i instalacje sanitarne	
SPRAWDZAJĄCY: mgr inż. Grzegorz Furmaniński upr. nr NBUA-7342/43/98 spec. sieci i instalacje sanitarne		NR RYS.: 03	
DATA: 09.2025		SKALA: 1 : 100 1 : 500	

EKO-PRO