

MAPA DO CELÓW PROJEKTOWYCH

skala 1: 500

Poświadczam, że niniejszy dokument został opracowany w wyniku prac geodezyjnych i kartograficznych, których rezultaty zawiera operat techniczny pozytywnie zweryfikowany. Jednocześnie informuję, że jestem świadomy odpowiedzialności karnej za złożenie fałszywego oświadczenia.	
Identyfikator zgłoszenia prac geodezyjnych	GP.6640.3143.2025
Organ służby geodezyjnej, który otrzymał zgłoszenie	Starosta Wrzesiński
Wykonawca prac geodezyjnych	Geostar Usługi Geodezyjne Sylwia Jaworek
Nr oraz data sporządzenia dokumentu zawierającego wynik pozytywnej weryfikacji	Protokół Weryfikacji Nr ...2... z dn. 13. 01. 2026
Imię i nazwisko oraz nr uprawnień zawodowych kierownika prac	Andrzej Korzeniewski Nr uprawnień 8688

Mapa do celów projektowych została wykonana bez ustalenia obciążeń służebnościami gruntowymi ujawnionymi w księgach wieczystych.

zasięg pomiaru

Województwo: wielkopolskie
Powiat: wrzesiński
Gmina: 303004_5 Pyzdry
Obręb: 0717 Wrąbczynkowskie Holendry
Arkusz ewidencyjny: 1
Sekcja mapy: 6.172.19.17.1.3

Działka nr: 261/9
Powierzchnia w ha: 0.2611


Stan na dzień: 29.12.2025 r.

Układ współrzędnych prostokątnych płaskich: 2000/18

Układ wysokości: PL-EVRF2007-NH

Geostar Usługi Geodezyjne
Sylwia Jaworek
ul. Leśna 13, 62-307 Borzykowo
NIP 7891805914 REGON 540437530
tel. 721 148 722

Andrzej Korzeniewski
Geodeta uprawniony
nr uprawnień 8688

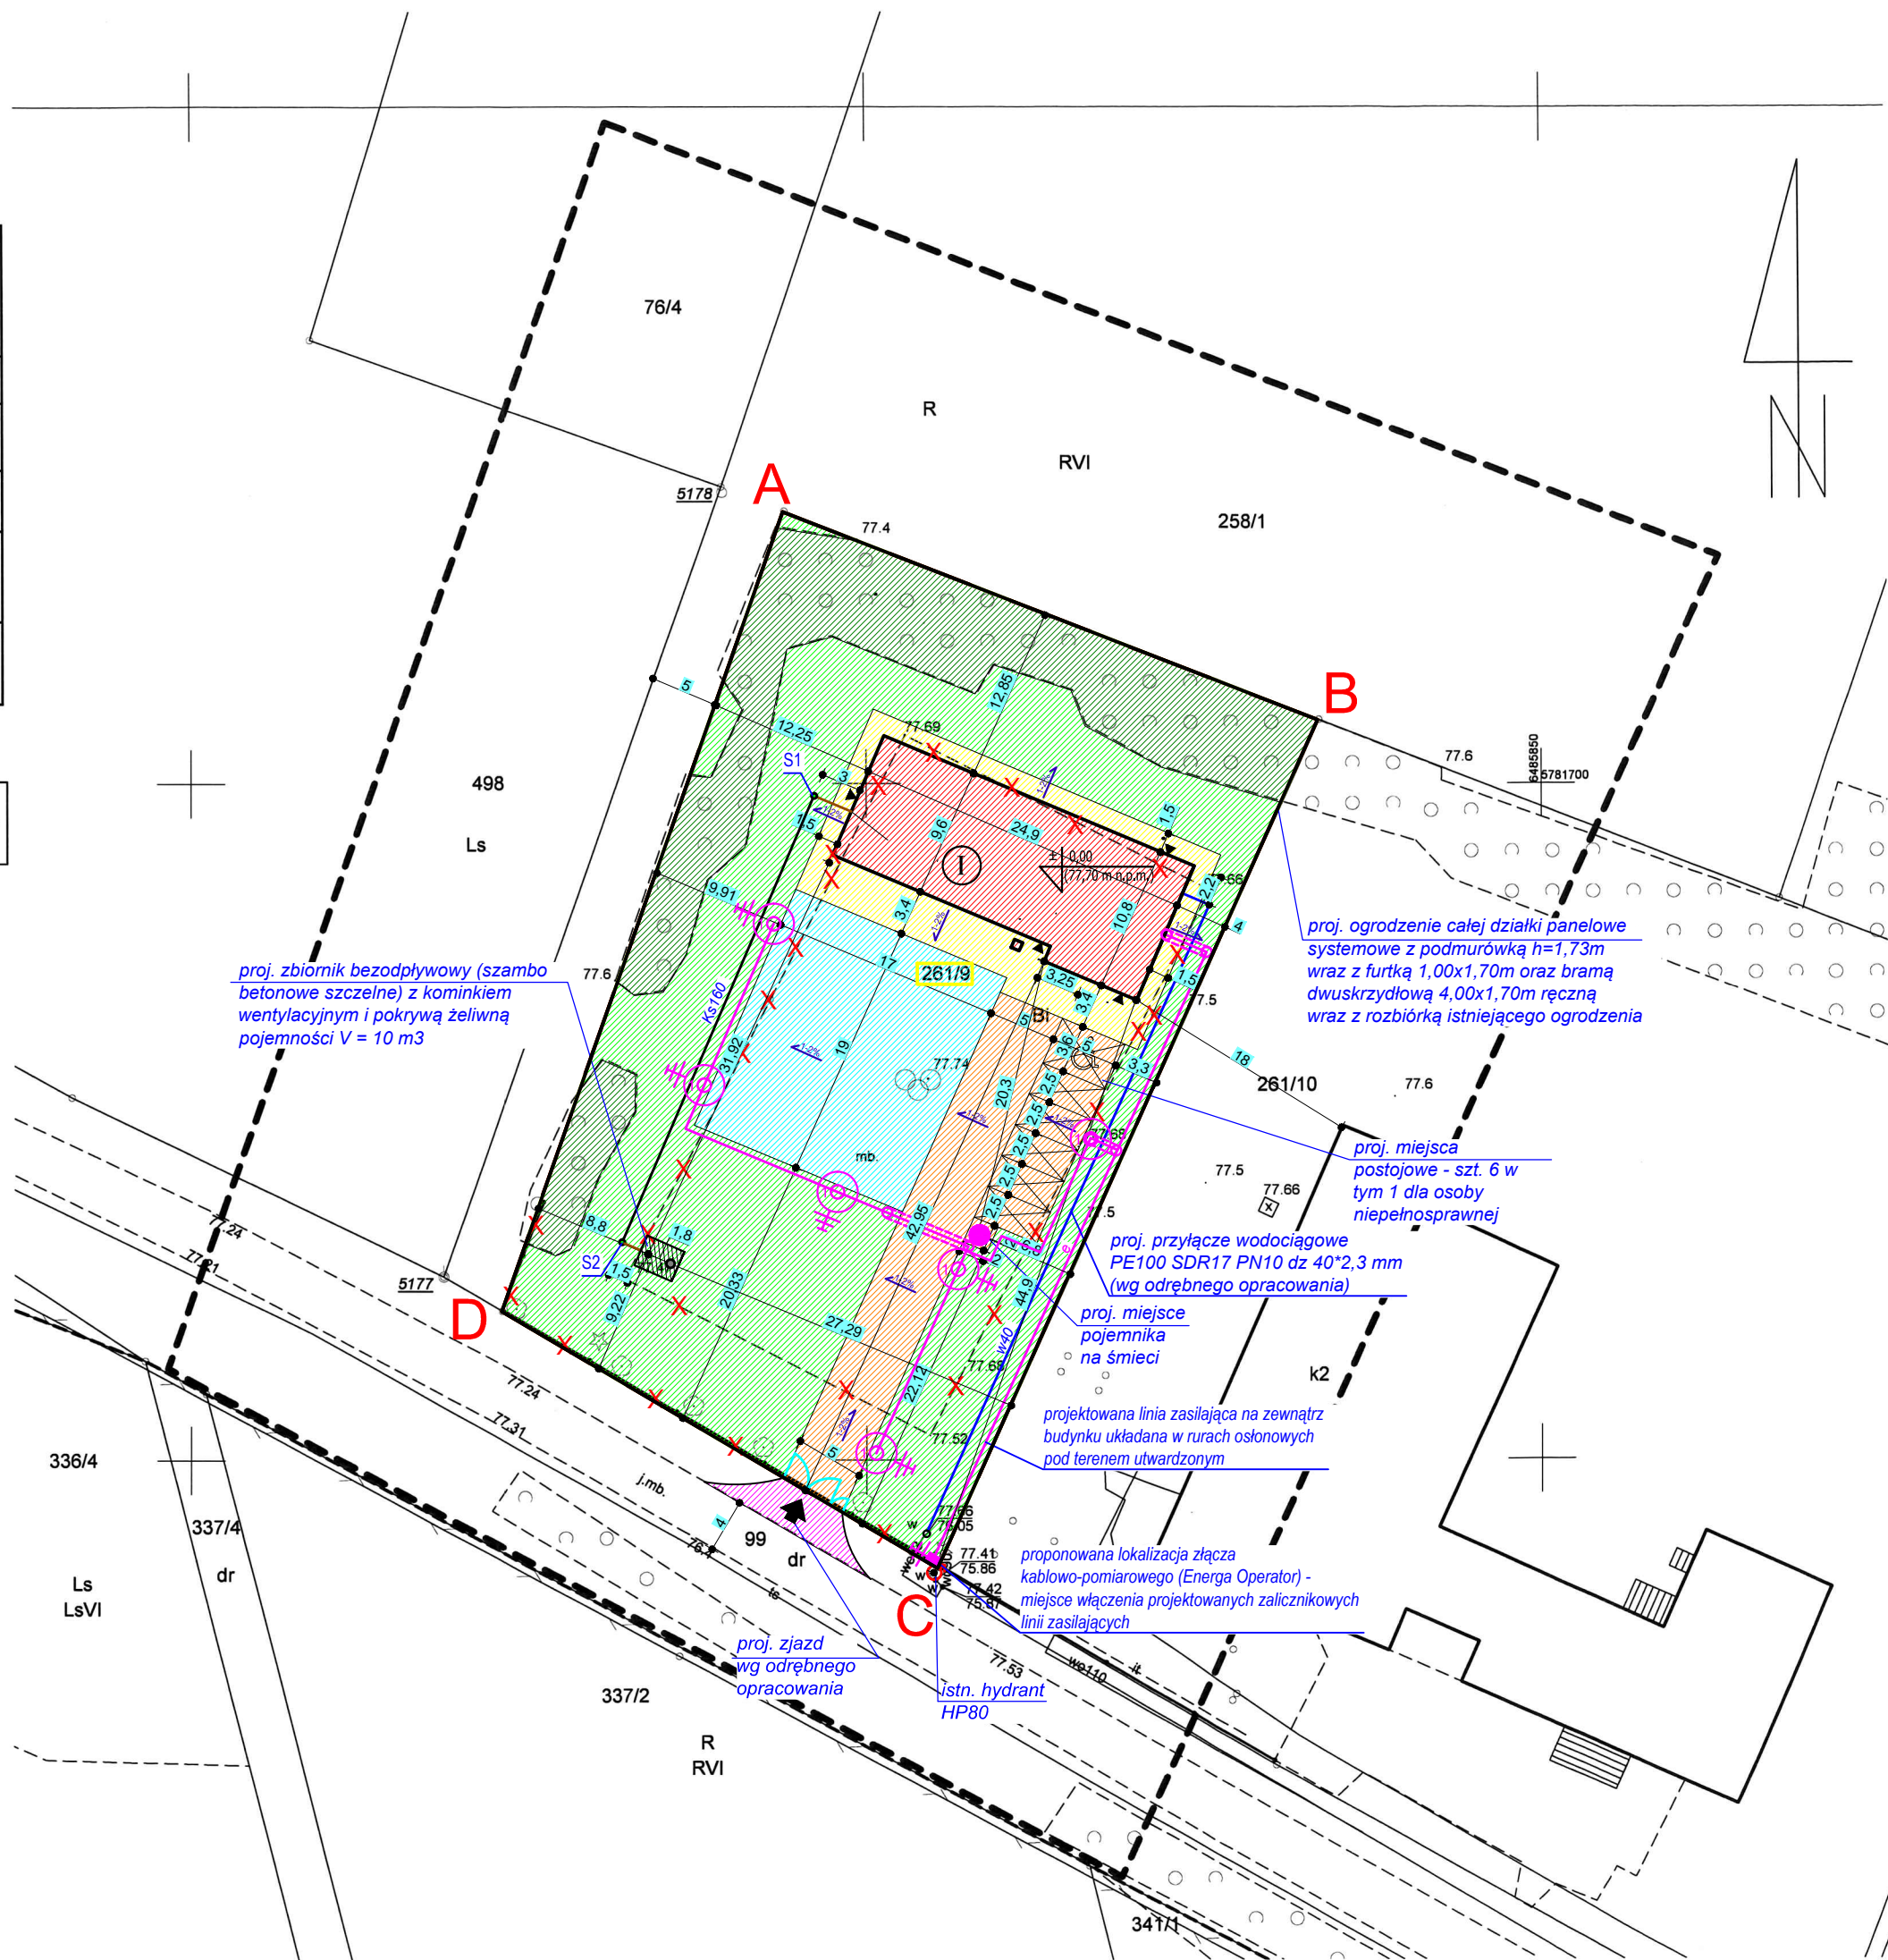

LEGENDA	PROJEKT ZAGOSPODAROWANIA TERENU	skala 1:500
teren działki o nr geod. 261/9 należącej do Inwestora		
A,B,C,D teren inwestycji - działka o nr geod. 261/9 należąca do Inwestora		
	proj. budynku świetlicy wiejskiej	
	proj. tereny zielone (trawa)	
	istn. tereny zielone (zadrzewienie)	
	proj. teren utwardzony - dojeżdża do kostki brukowej betonowej gr. 6 cm	
	proj. teren utwardzony - dojazdy, miejsca postojowe, teren pod pojemnik na śmieci z kostki brukowej betonowej gr. 8 cm	
	proj. miejsce pojemnika na śmieci dla świetlicy	
	istn. hydrant HP80	
	proj. ogrodzenie całej działki panelowe systemowe z podmurówką h=1,73m wraz z furtką 1,00x1,70m oraz bramą dwuskrzydłową 4,00x1,70m ręczną L=212 mb	
	proj. rozbiórka boiska asfaltowego z osprzętem i ogrodzenia L=46 mb na działce	
	proj. teren utwardzony - plac przed świetlicą z kostki brukowej betonowej gr. 6 cm	
	proj. trasy kablowe L=128 mb (w rurach osłonowych pod terenem utwardzonym)	
	proj. uziom R<10Ω	
	proj. złącze kablowe (wg opracowania Energa Operator)	
	proj. oprawa LED zewn. moc 24,6W ze słupem oświetleniowym wys. 5m szt. 6	
	proj. spadek terenu utwardzonego	
	proj. przyłącze wodociągowe PE100 SDR17 PN10 dz 40*2,3 mm L=53 mb (wg odrębnego opracowania)	
	proj. kanalizacja sanitarna zewnętrzna PVC-U SN8 SDR34 dz160*4,7 mm L=40,5 mb	
	proj. studzienka kanalizacji sanitarnej zewnętrznej z tworzywa sztucznego przykryta pokrywą żeliwną A15 - sztuk 2	
	proj. zbiornik bezodpływowy (szambo szczelne) o pojemności V=10 m3	

Nazwa obiektu budowlanego:	BUDOWA ŚWIETLICY WIEJSKIEJ W MIEJSCOWOŚCI WRĄBCZYNKOWSKIE HOLENDRY		
Adres obiektu budowlanego:	62-311 Wrąbczynkowskie Holendry, gm. Pyzdry, dz. nr geod. 261/9		
Tytuł (nazwa) rysunku:	Projekt zagospodarowania terenu	Skala rysunku	1:500
Funkcja:	Imię, nazwisko i specjalność	Nr upr. bud.	Podpis i data
Projektant: branża: architektoniczna	mgr inż. arch. Przemysław Sturgólewski specjalność: architektoniczna	393/70	
Sprawdzający: branża: architektoniczna	mgr inż. arch. Tomasz Gorzelany specjalność: architektoniczna	UAN-8386 /86/84	
Projektant: branża: elektryczna	mgr inż. Adam Kurzawski specjalność: instalacyjno-inżynieryjna	495/88/ UW	
Sprawdzający: branża: elektryczna	mgr inż. Bartłomiej Pauś specjalność: instalacyjna	WKP/0439/ POOE/16	
Projektant: branża: sanitarna	mgr inż. Marek Licznarski specjalność: instalacyjna	40/98	
Sprawdzający: branża: sanitarna	tech. Jan Jurdziak specjalność: instalacyjno-inżynieryjna	UAN-8386-123/90 122/90	

30.01.2026