


Rzut parteru
światlica wiejska
skala 1:100

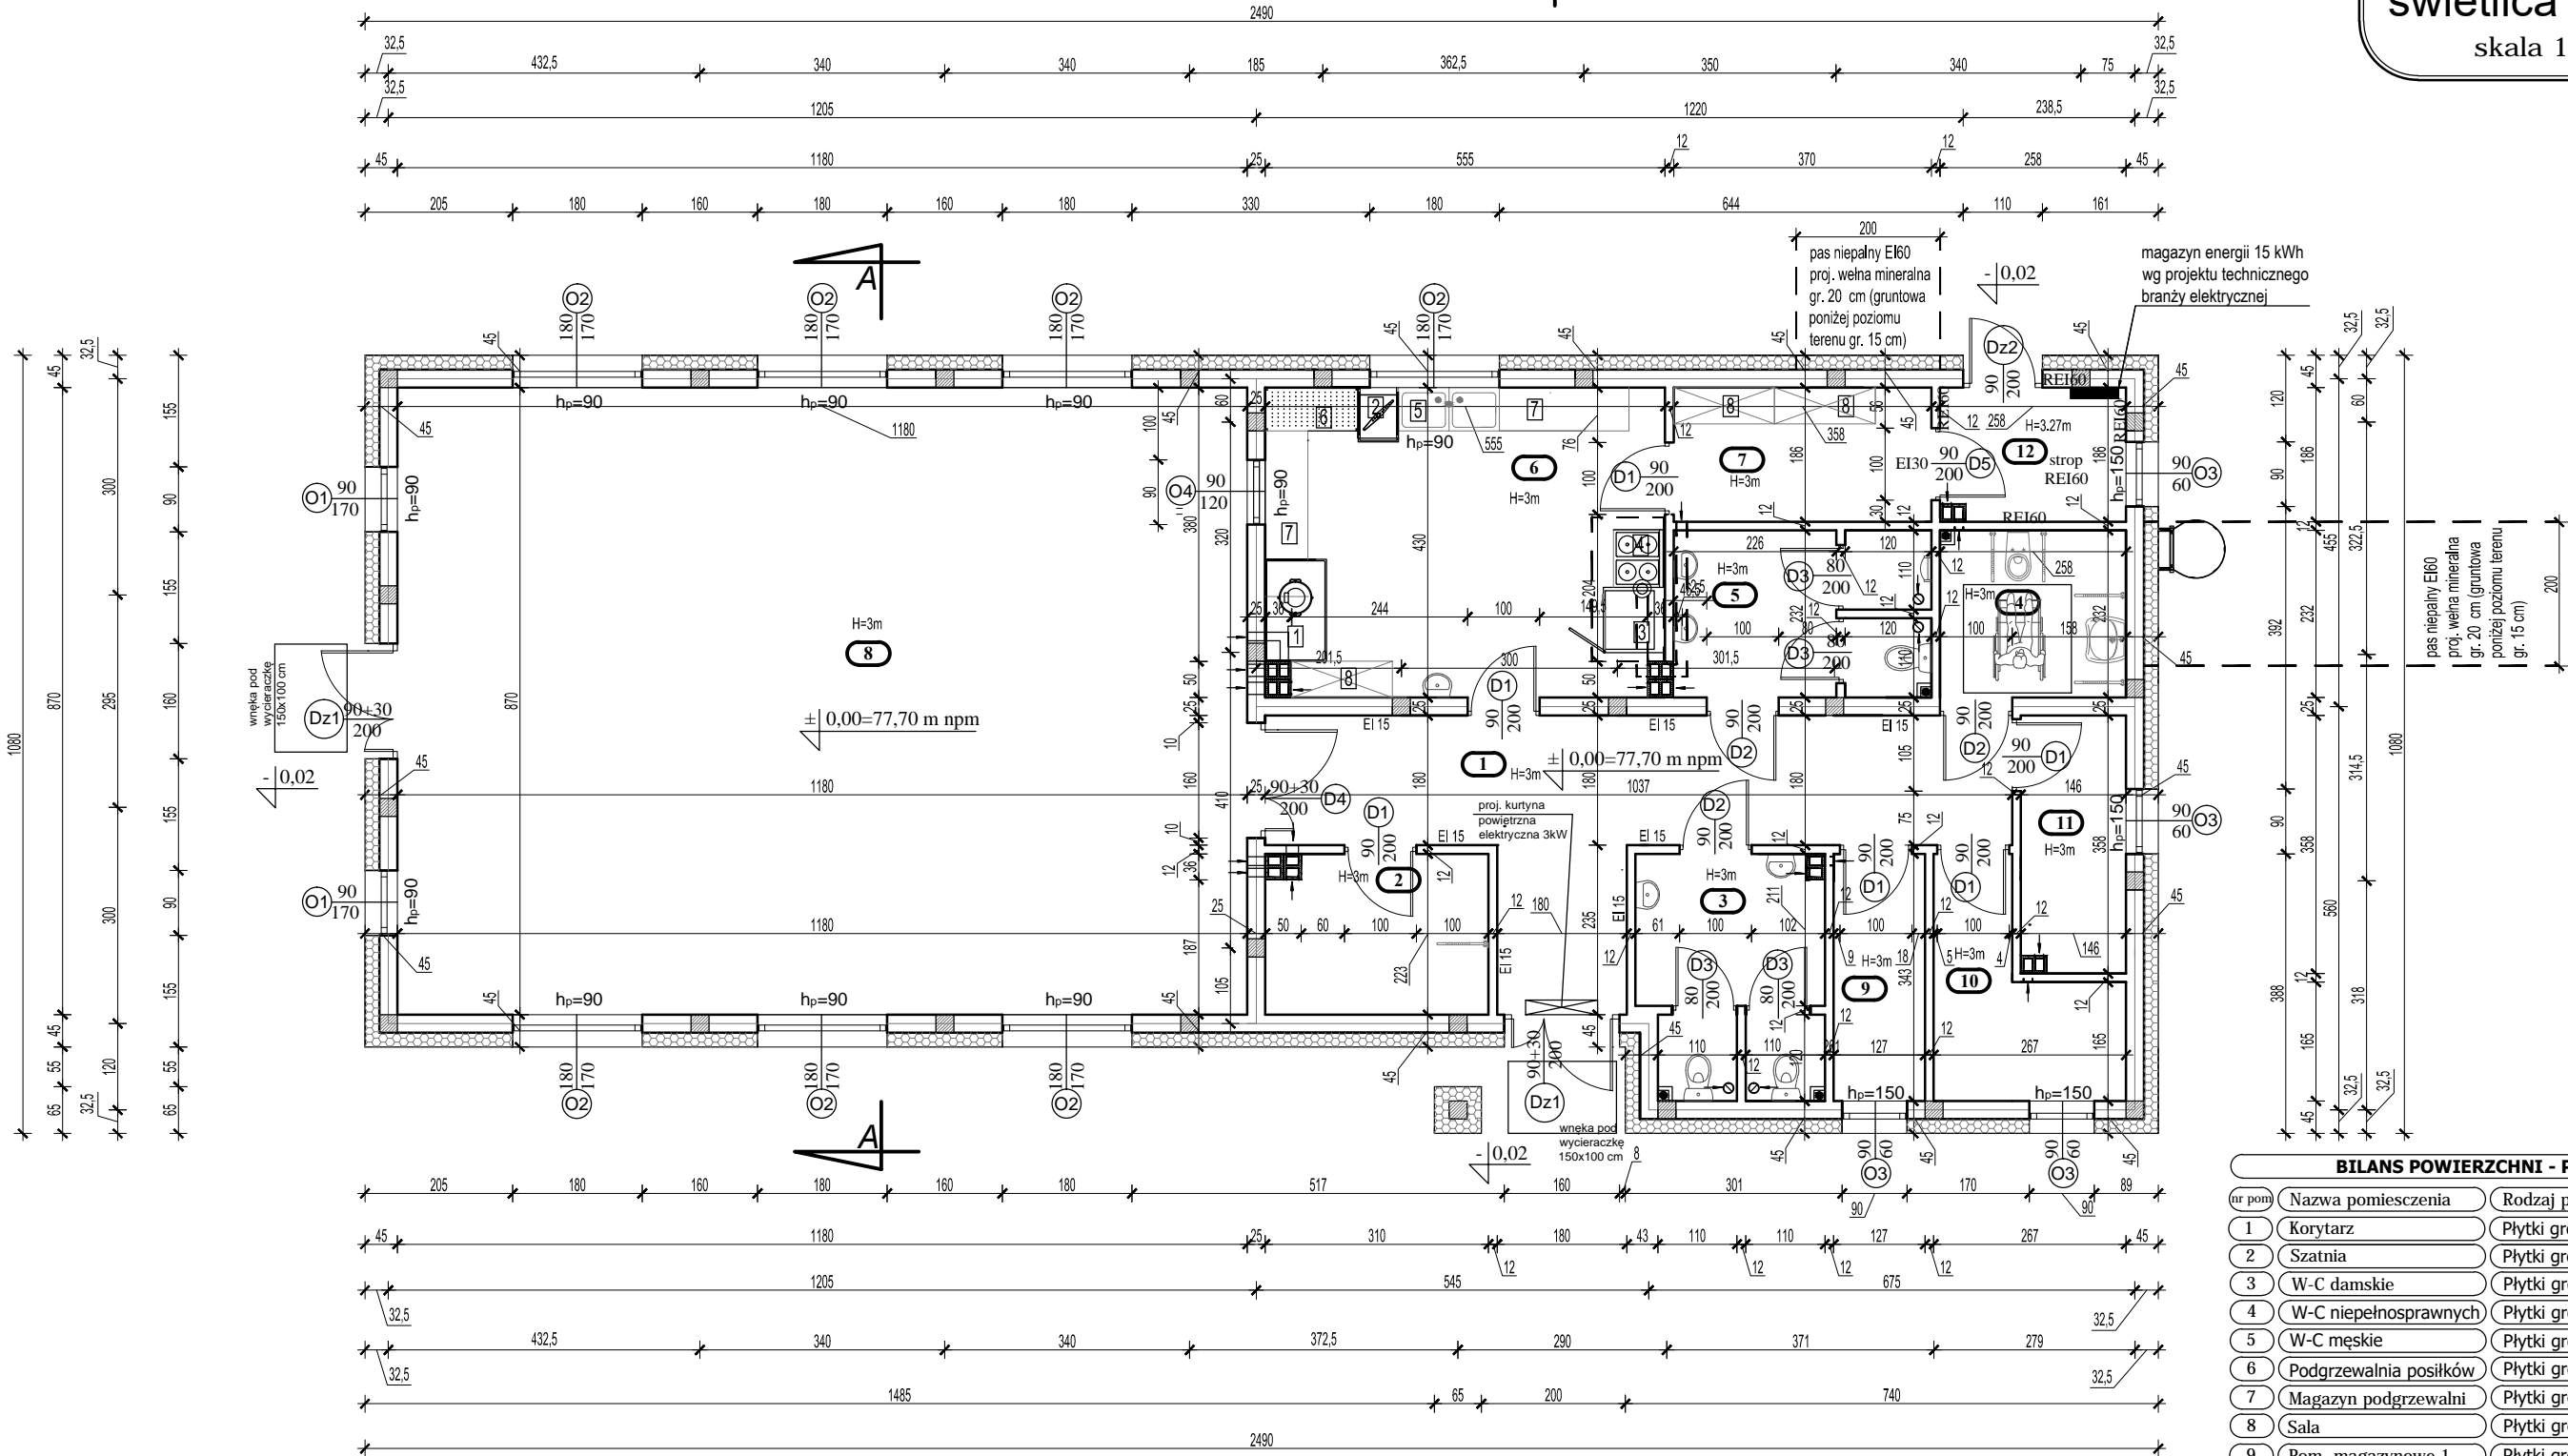

Wyposażenie podgrzewalni posiłków i magazynu (dostawa i montaż):	Wyposażenie WC (dostawa i montaż):
1. Szafa chłodnicza 2-drzwiowa - szt 1	Dozownik mydła w płynie ze stali nierdzewnej - szt 5
2. Zmywarko-wyparzarka - szt 1	Pojemnik na ręczniki papierowe ZZ ze stali nierdzewnej - szt 3
3. Piec konwekcyjny - szt 1	Pojemnik na papier toaletowy ze stali nierdzewnej - szt 4
4. Kuchnia elektryczna z piekarnikiem - szt 1	Lustro łazienkowe fazowane 40x60 cm nad umywalką - szt 5
5. Zlewozmywak dwukomorowy ze stali nierdzewnej z szafką - szt 1	
6. Regał ociekowy ze stali nierdzewnej - szt 1	
7. Stół roboczy ze stali nierdzewnej z szafką - szt 2	
8. Regał magazynowy ze stali nierdzewnej - szt 3	

BILANS POWIERZCHNI - Parter			
nr pom	Nazwa pomieszczenia	Rodzaj posadzki	Pow. m²
1	Korytarz	Płytki gresowe	22,89
2	Szatnia	Płytki gresowe	6,73
3	W-C damskie	Płytki gresowe	8,10
4	W-C niepełnosprawnych	Płytki gresowe	5,98
5	W-C męskie	Płytki gresowe	7,88
6	Podgrzewalnia posiłków	Płytki gresowe	23,55
7	Magazyn podgrzewalni	Płytki gresowe	6,65
8	Sala	Płytki gresowe	102,66
9	Pom. magazynowe 1	Płytki gresowe	4,35
10	Pom. magazynowe 2	Płytki gresowe	6,34
11	Pom. magazynowe 3	Płytki gresowe	5,13
12	Pom. techniczne	Płytki gresowe	4,70
Razem			204,96

Nazwa obiektu budowlanego:	BUDOWA ŚWIETLICY WIEJSKIEJ W MIEJSCOWOŚCI WRĄBCZYŃKOWSKIE HOLENDRY		
Adres obiektu budowlanego:	62-311 Wrąbczyńkowskie Holendry, gm. Pyszdy, dz. nr geod. 261/9		
Tytuł (nazwa) rysunku:	Rzut parteru		Skala rysunku 1:100
			Numer rysunku 1
Funkcja:	Imię, nazwisko i specjalność	Nr upr. bud.	Podpis i data
Projektant:	mgr inż. arch. Przemysław Sturgólewski specjalność: architektoniczna	393/70	30.01. 2026
Sprawdzający:	mgr inż. arch. Tomasz Gorzelany specjalność: architektoniczna	UAN-8386 /86/84	