


Rzut dachu
światlica wiejska
skala 1: 100

580Wp

Moduł PV wg projektu
technicznego branży
elektrycznej

UWAGA:
Moc projektowanych paneli fotowoltaicznych 26 x 580Wp = 15,08 kWp.
Dla paneli PV należy zastosować optymalizatory.

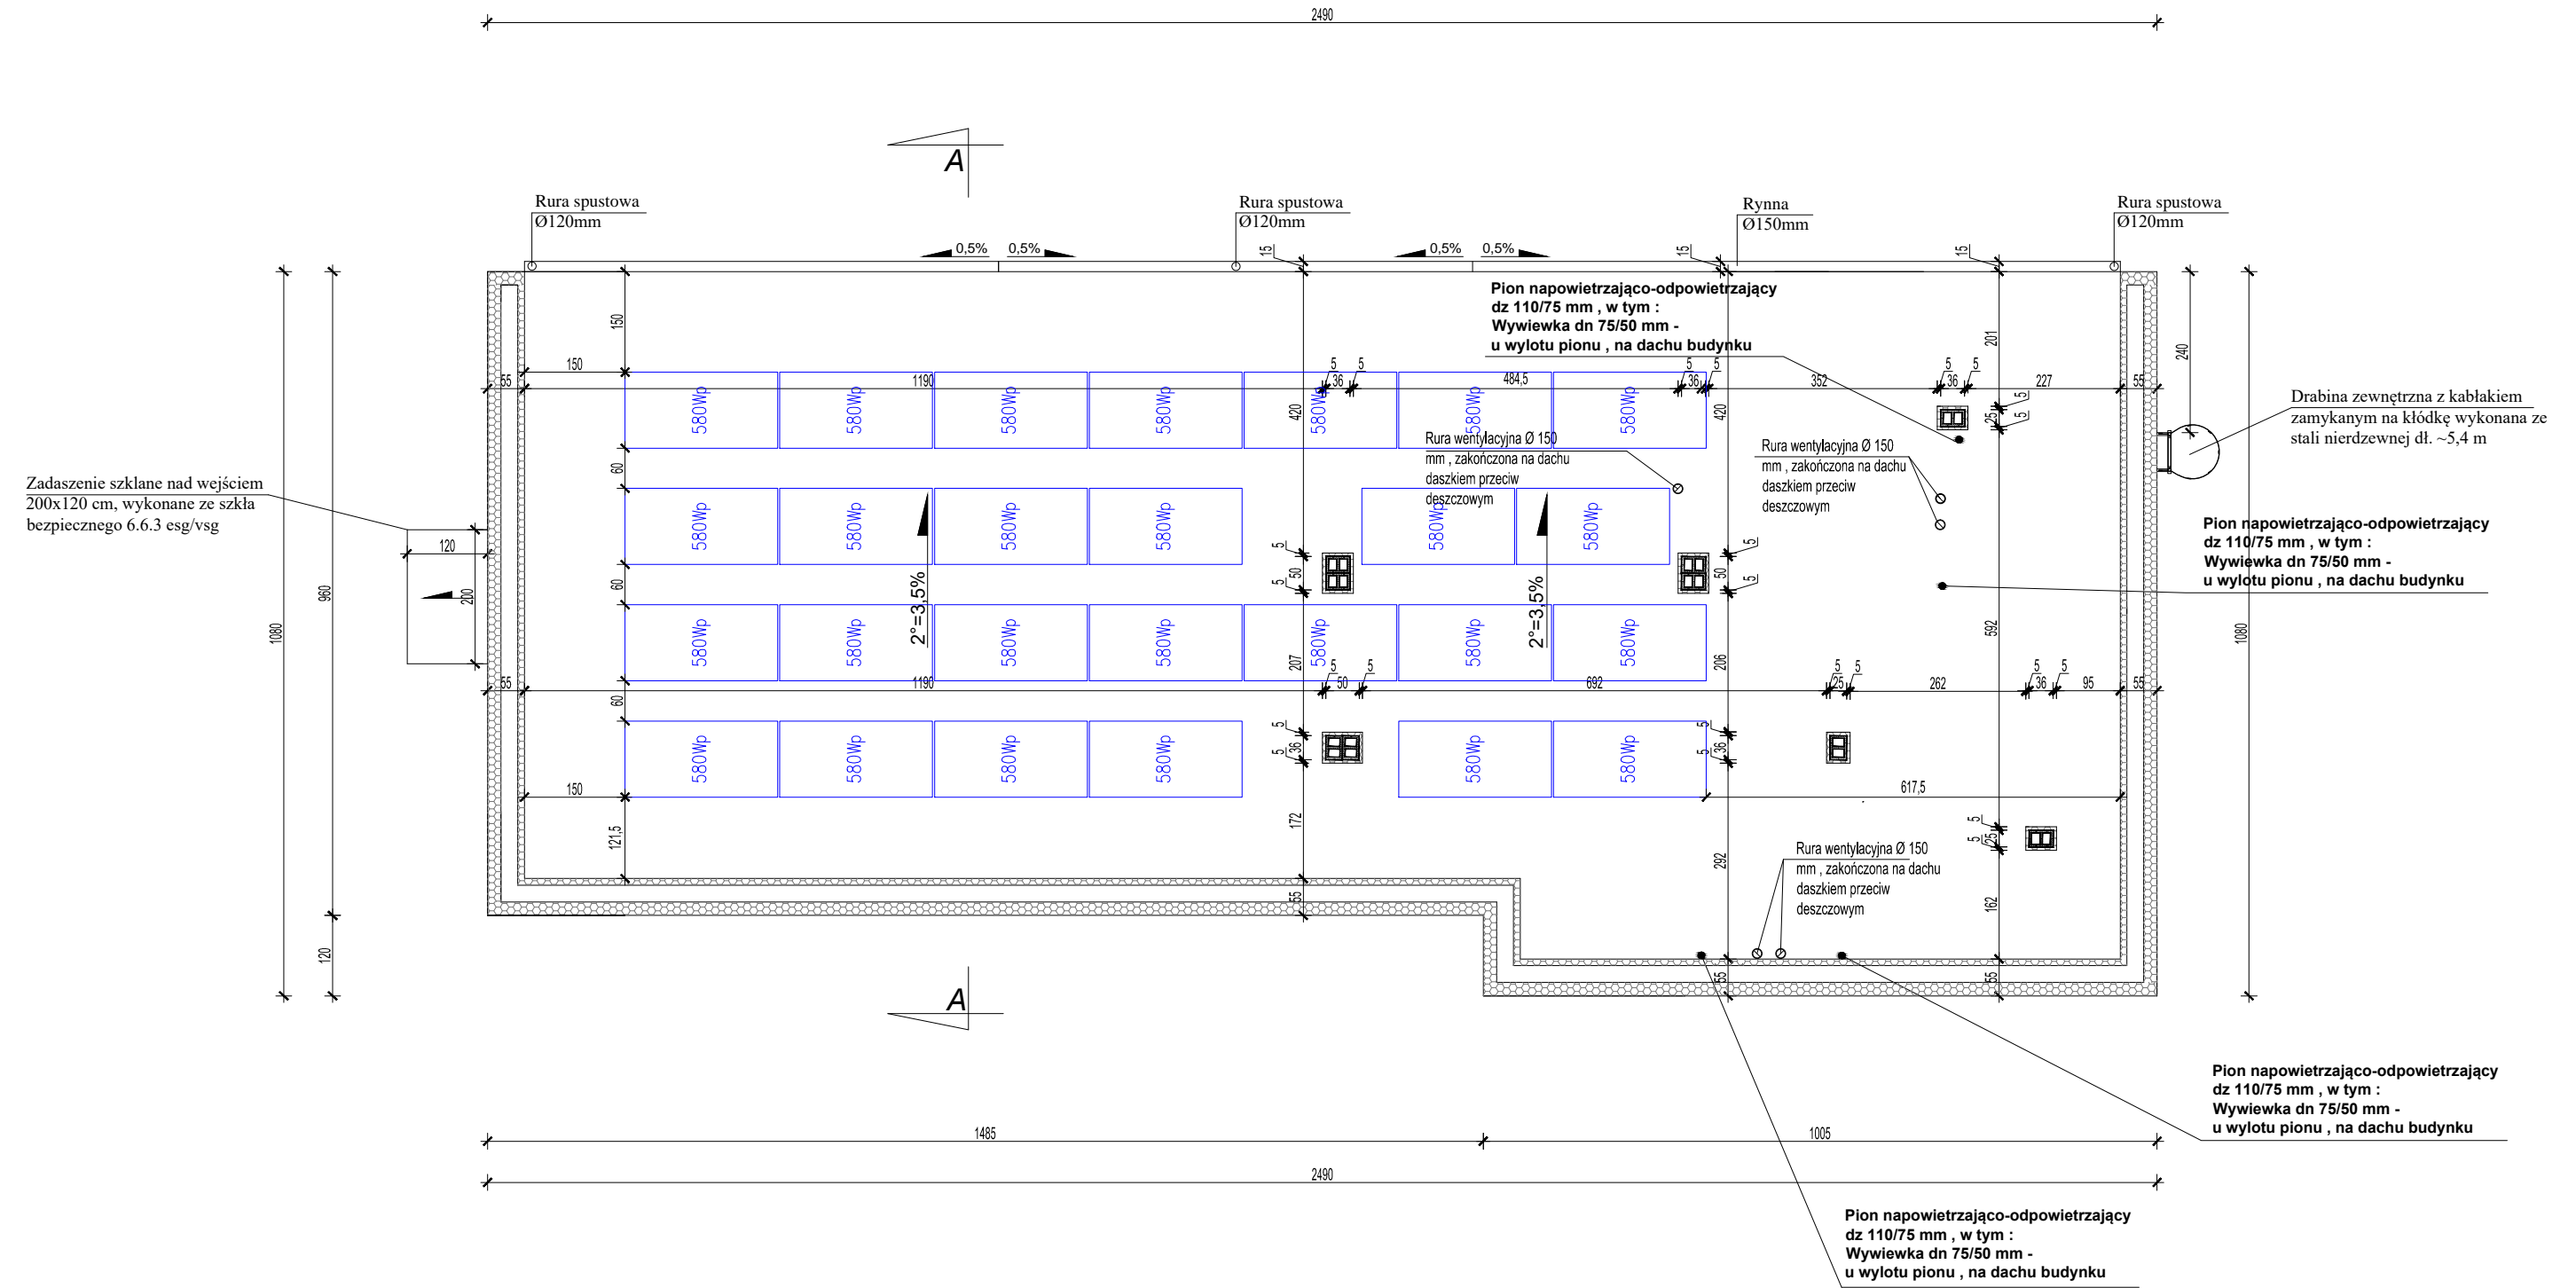

Nazwa obiektu budowlanego:	BUDOWA ŚWIETLICY WIEJSKIEJ W MIEJSCOWOŚCI WRĄBCZYŃKOWSKIE HOLENDRY			
Adres obiektu budowlanego:	62-311 Wrąbczyńskie Holendry, gm. Pызdry, dz. nr geod. 261/9			
Tytuł (nazwa) rysunku:	Rzut dachu	Skala rysunku	1:100	
		Numer rysunku	2	
Funkcja:	Imię, nazwisko i specjalność	Nr upr. bud.	Podpis i data	
Projektant:	mgr inż. arch. Przemysław Sturgólewski specjalność: architektoniczna	393/70	30.01. 2026	
Sprawdzający:	mgr inż. arch. Tomasz Gorzelany specjalność: architektoniczna	UAN-8386 /86/84		