


Rzut parteru
światlica wiejska
skala 1:100

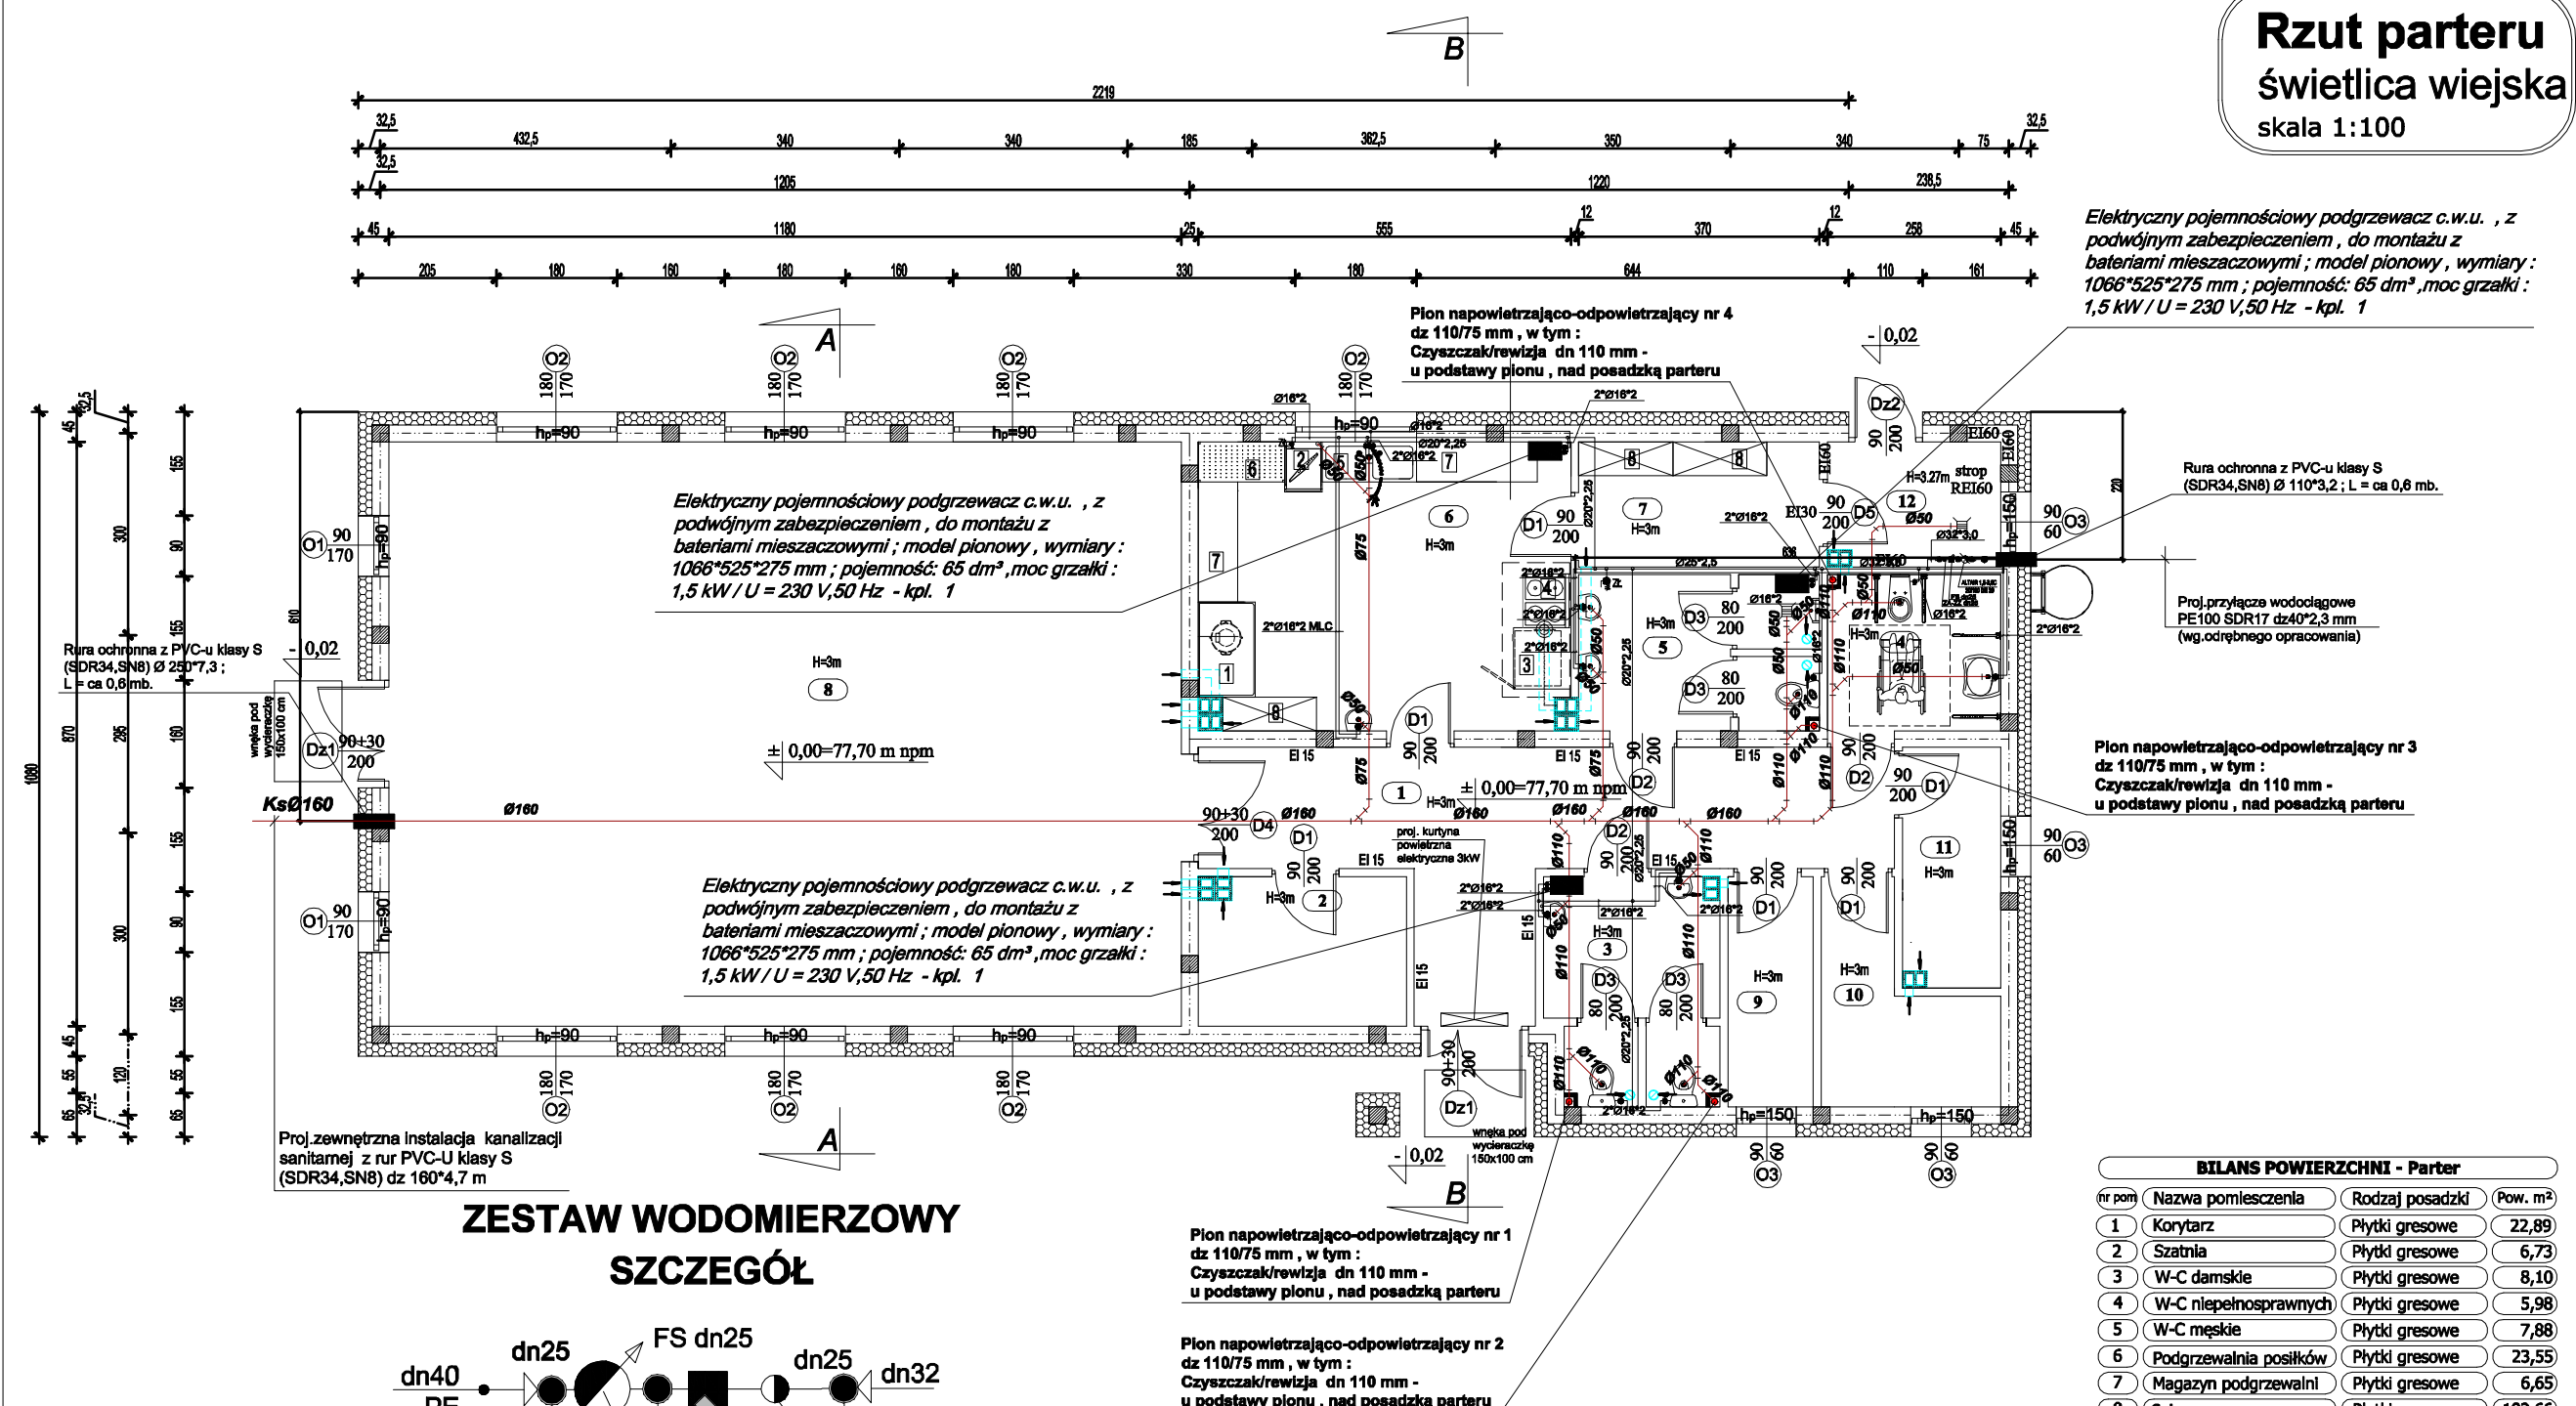

Wypożyczenie podgrzewalni posiłków i magazynu (dostawa i montaż):	Wypożyczenie WC (dostawa i montaż):
1. Szafa chłodnicza 2-drzwiowa - szt 1	Dozownik mydła w płynie ze stali nierdzewnej - szt 5
2. Zmywarko-wyparzarka - szt 1	Pojemnik na ręczniki papierowe ZZ ze stali nierdzewnej - szt 3
3. Piec konwekcyjny - szt 1	Pojemnik na papier toaletowy ze stali nierdzewnej - szt 4
4. Kuchnia elektryczna z piekarnikiem - szt 1	Lustro łazienkowe fazonowane 40x60 cm nad umywalką - szt 5
5. Zlewozmywak dwukomorowy ze stali nierdzewnej z szafką - szt 1	
6. Regał odciekowy ze stali nierdzewnej - szt 1	
7. Stół roboczy ze stali nierdzewnej z szafką - szt 2	
8. Regał magazynowy ze stali nierdzewnej - szt 3	

Nazwa obiektu budowlanego:	BUDOWA ŚWIETLICY WIEJSKIEJ W MIEJSCOWOŚCI WRĄBCZYŃKOWSKIE HOLENDRY		
Adres obiektu budowlanego:	62-311 Wrąbczyńskie Holendry, gm. Pyzdry, dz. nr geod. 261/9		
Tytuł (nazwa) rysunku:	Instalacja wewnętrzna wod.-kan. i CWU	Skala rysunku	1:100
	Rzut parteru	Numer rysunku	S4
Funkcja:	Imię, nazwisko i specjalność	Nr upr. bud.	Podpis i data
Projektant:	mgr inż. Marek Licznarski	393/70	30.01.2026
Sprawdzający:	tech. Jan Jurdziak	UAN-8386 /86/84	
	specjalność: Instalacyjno-Inżynierska		