
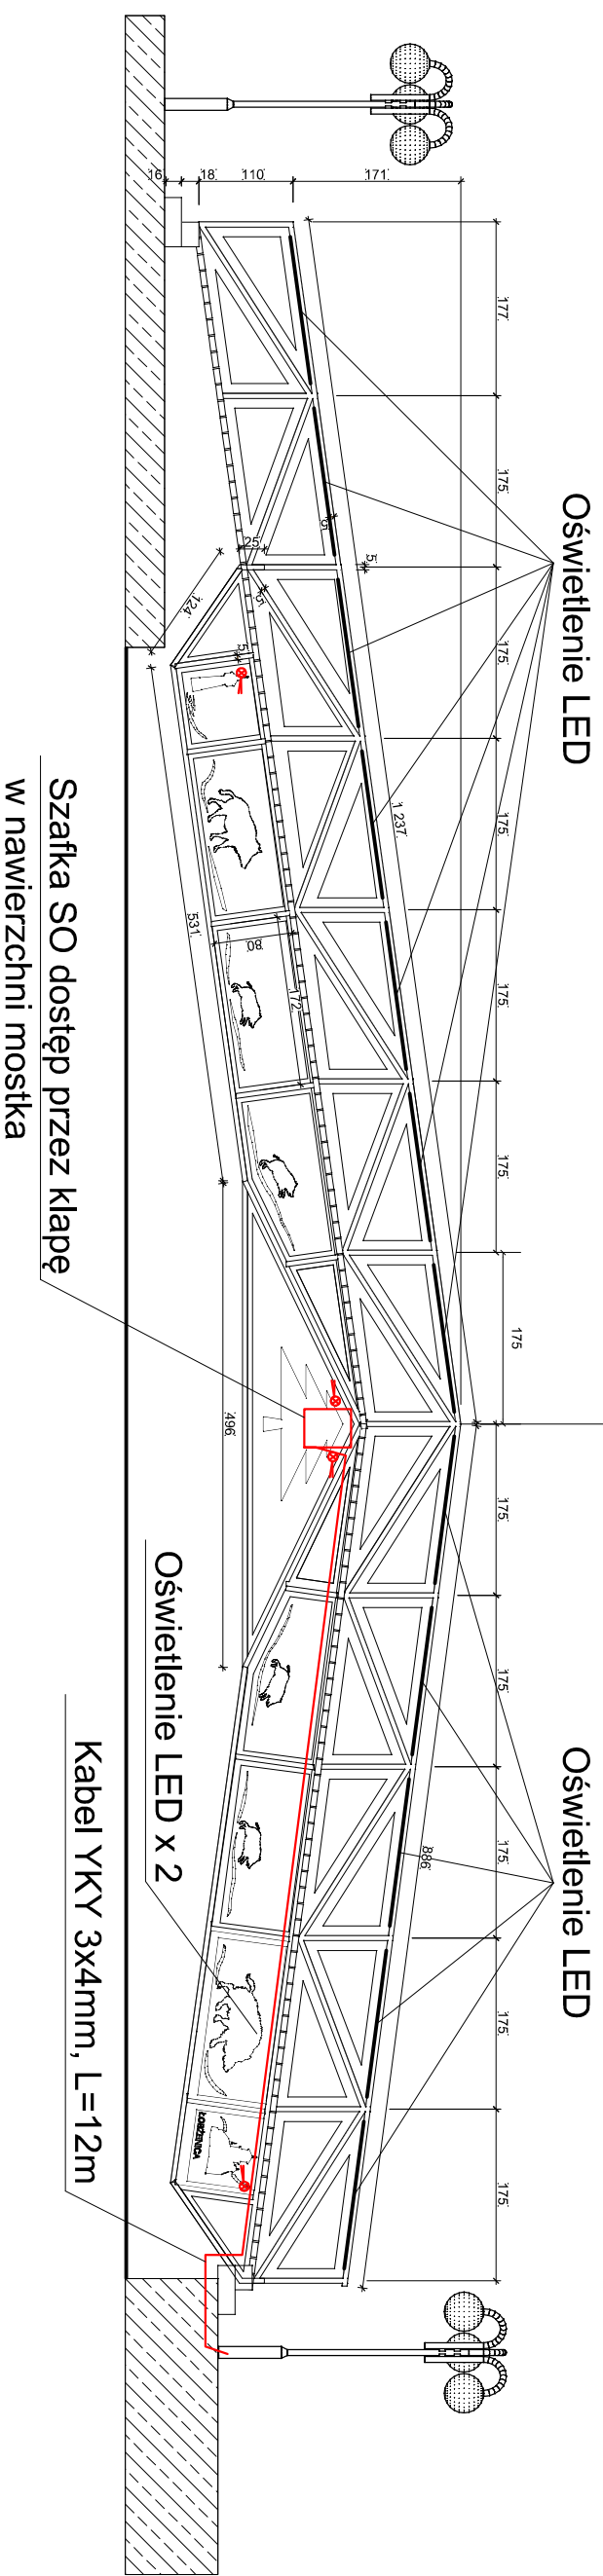


Rzut mostka

Szafka oświetleniowa - dostęp przez klapę w nawierzchni mostka

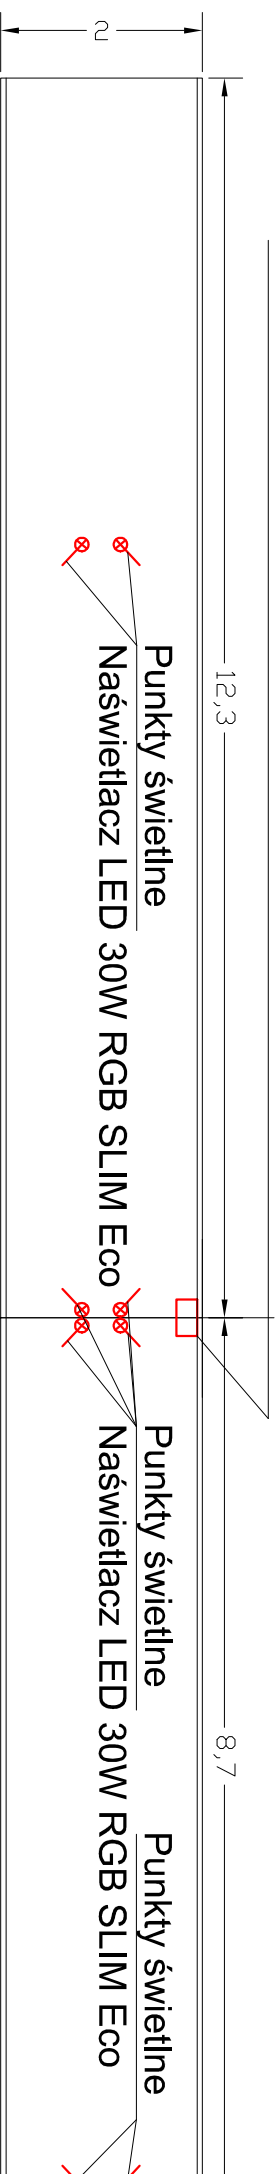

UWAGI:

Przed wykonaniem elementów należy zweryfikować wymiary w projekcie z rzeczywistymi pomiarami z natury

Temat opracowania: REMONT MOSTKU NAD RZEKĄ ŁOBŻONKĄ NA DZ. NR 555 OBR. ŁOBŻENICA, GM. ŁOBŻENICA	
Temat rysunku: SCHEMAT OŚWIETLENIA	
Inwestor: GMINA ŁOBŻENICA UL. SIKORSKIEGO 7 89-310 ŁOBŻENICA	
Projektował: Inż. Andrzej Polkowski Uprawnienia Budowlane do projektowania bez ograniczeń w specjalności Instalacyjno-Instalacyjnej w instalacji elektrycznych nr ewid. WBPB-4B-72103683	
Data: 25.08.2024	Branaż: INSTALACJE ELEKTRYCZNE
Nr rys.: E-02	
Skala: 1:75	