
 

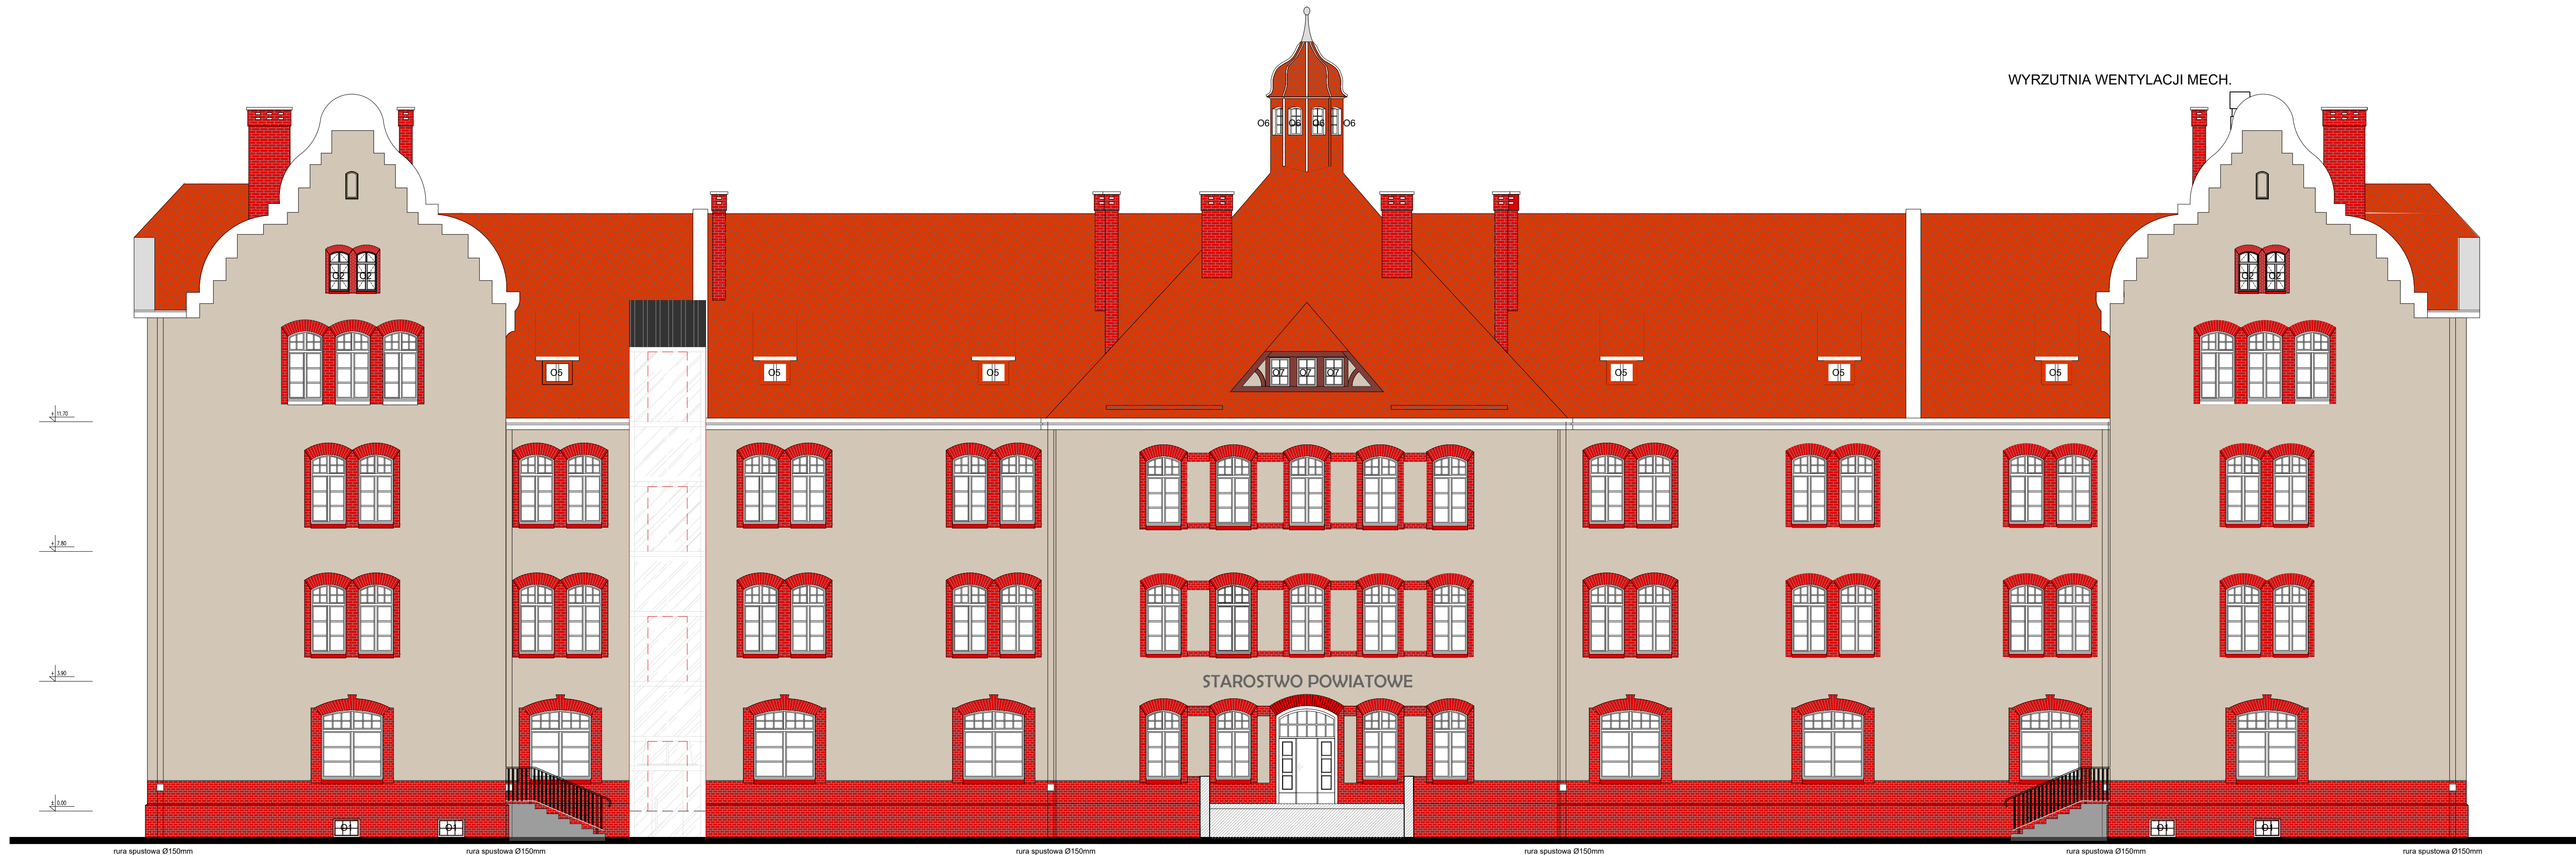



-  budynek objęty opracowaniem
-  utwardzenie terenu pod agregat
-  rura spustowa z osadnikiem deszczowym

inwestor	Powiat Głogowski ul. Gen. Wł. Sikorskiego 21, 67 – 200 Głogów		
grupa projektowa	Pracownia Architektoniczna EXIGO Marek Kozieł, ul. Kołłątaja 26 / 9, 24-100 Puławy e-mail: exigo.architekt@gmail.com		
projekt	Przebudowa i remont budynku, montaż instalacji fotowoltaicznej, odgromowej, wentylacji, wymiana instalacji CO w ramach zadania inwestycyjnego pn. „Termomodernizacja budynku Starostwa Powiatowego w Głogowie”		
stadium	PROJEKT WYKONAWCZY		
adres	ul. Gen. Wł. Sikorskiego 21, 67 – 200 Głogów dz. nr 61, obr. 4 Chrobry, jedn. ewid. miasto Głogów, ident. 020301_1.0004.61		
projektant	mgr inż.arch. Marek Kozieł	nr upr. upr. do projektowanie w spec. architektonicznej bez ogr. 16DSOKK2012	podpis
projektant	mgr inż.arch. Łukasz Reszka	nr upr. upr. do projektowanie w spec. architektonicznej bez ogr. 272010D01A	podpis
data		17.03.2025	skala
rysunek		SYTUACJA BUDYNKU	1:500
		A	0



- LEGENDA
- RYNOK CIEPŁOCHRONNY
R:210 G:198 B:182 HBW 57
 - RENOWACJA CEGŁY I KOMINÓW
 - DACHÓWKA KARPIÓWKA
KOLOR NATURALNY
 - BLACHA STALOWA OCYNK.
KOLOR DACHÓWKI
 - OBRÓBKA - TYTAN CYNK
KOLOR NATURALNY
 - CZYSZCZENIE/HYDROFOBIZACJA
KOLOR NATURALNY KAMienia
 - BETON RENOWACJA WG OPISU

OSADNIK DESZCZOWY			
inwestor	Powiat Głogowski ul. Gen. Wł. Sikorskiego 21, 67 – 200 Głogów		
projekt	Pracownia Architektoniczna EXIGO Marek Kozieł, ul. Kollątaja 26 / 9, 24-100 Puławy e-mail: exigo.architekt@gmail.com		
opracowanie	Przebudowa i remont budynku, montaż instalacji fotowoltaicznej, odgromowej, wentylacji, wymiana instalacji CO w ramach zadania inwestycyjnego pn. „Termomodernizacja budynku Starostwa Powiatowego w Głogowie”		
stanowisko	PROJEKT WYKONAWCZY		
adres	ul. Gen. Wł. Sikorskiego 21, 67 – 200 Głogów dz. nr 61, obr. 4 Chrobry, jedn. ewid. miasto Głogów, ident. 020301_1.0004.61		
projektant	mgr inż. arch. Marek Kozieł	nr upr. spec. do projektowania w spec. architektonicznej bez dop. 16050K92012	podpis
opracowanie	mgr inż. arch. Łukasz Reszka	nr upr. spec. do projektowania w spec. architektonicznej bez dop. 27721010DOA	podpis
data	17.03.2025		skala 1:100
tytuł	ELEWACJA PÓŁNOCNA		strona 1

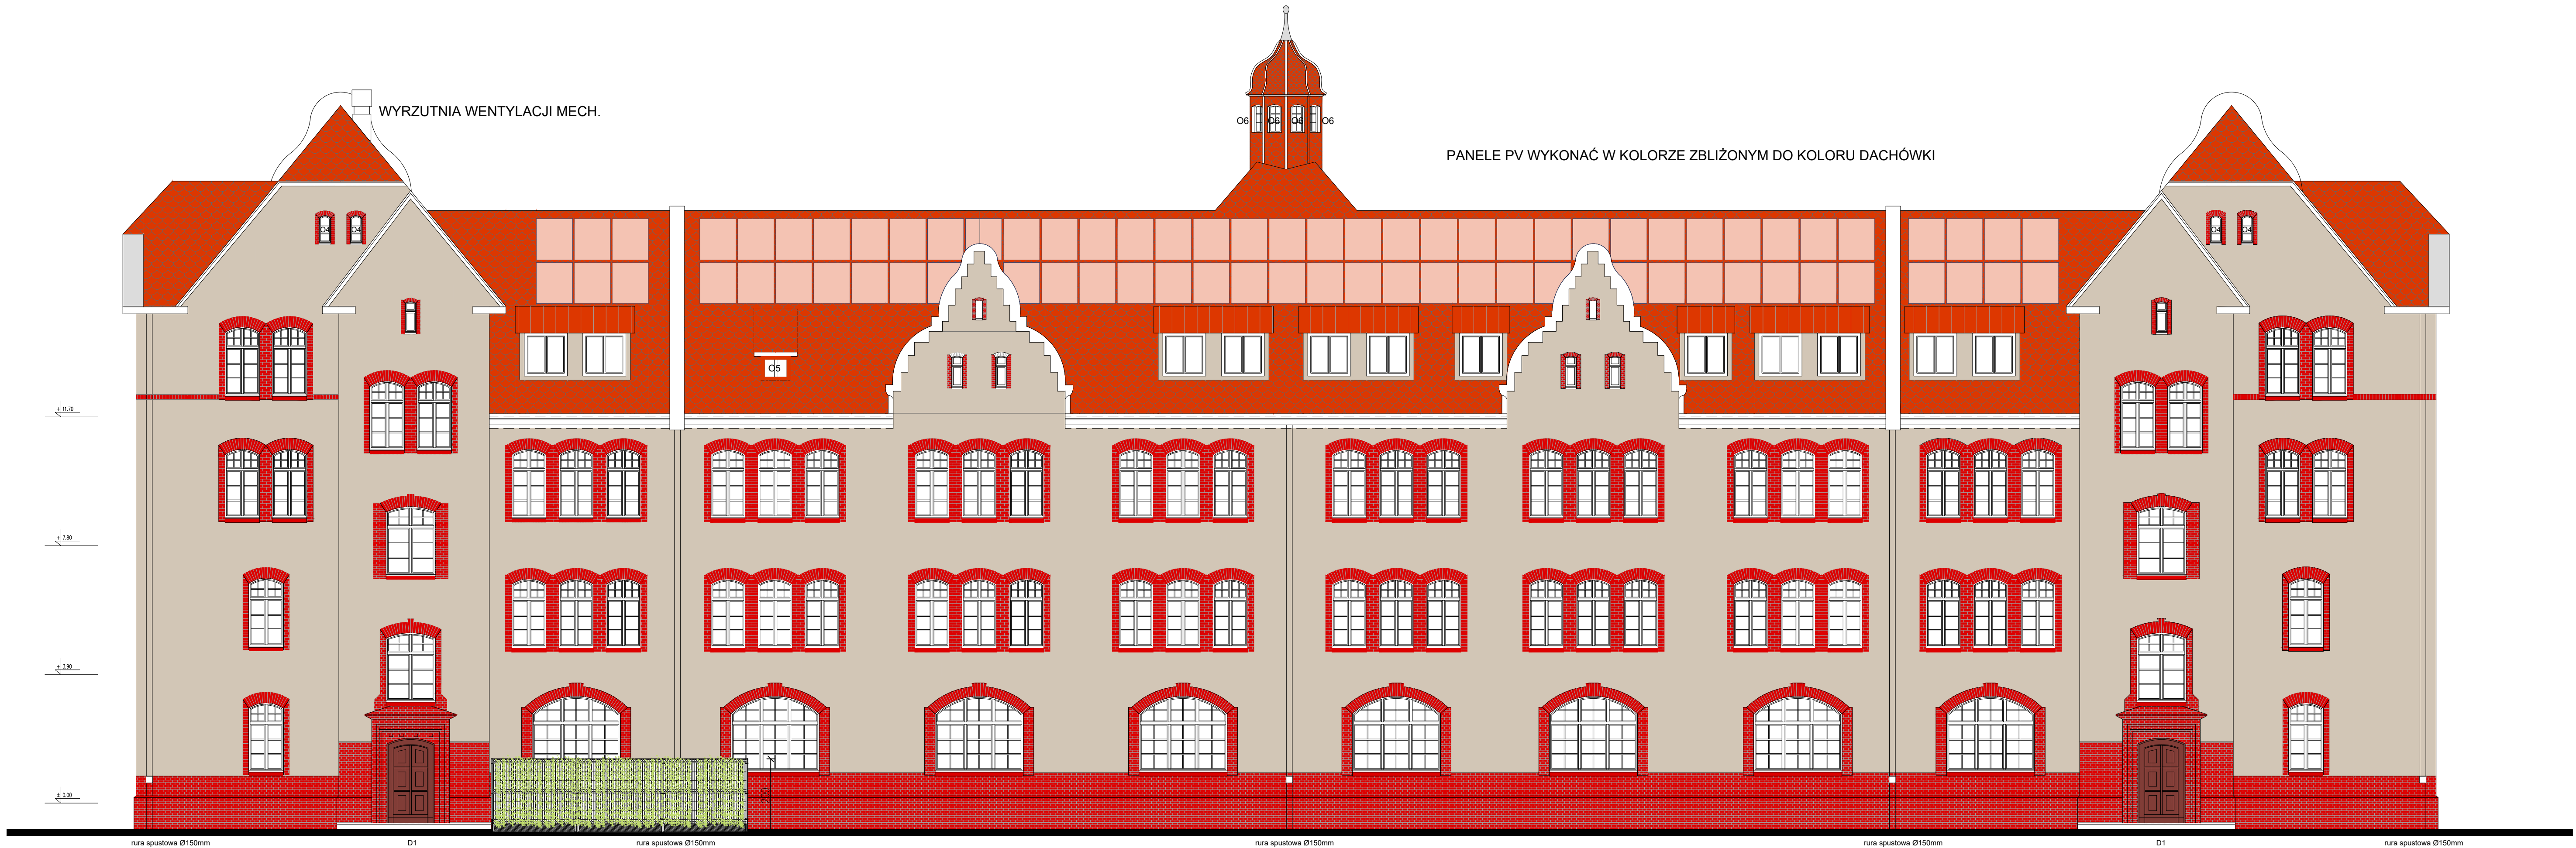

LEGENDA

- TYNK CIEPŁOCHRONNY
R:210 G:198 B:182 HBW 57
- RENOWACJA CEGŁY I KOMINÓW
- DACHÓWKA KARPÍÓWKA
KOLOR NATURALNY
- BLACHA STALOWA OCYNK.
KOLOR DACHÓWKI
- OBRÓBKA - TYTAN CYNK
KOLOR NATURALNY
- CZYSZCZENIE/HYDROFOBIZACJA
KOLOR NATURALNY KAMENIA
- BETON RENOWACJA WG OPISU







OSADNIK DESZCZOWY

inwestor	Powiat Głogowski ul. Gen. Wł. Sikorskiego 21, 67 – 200 Głogów		
projektant	Pracownia Architektoniczna EXIGO Marek Kozieł, ul. Kollątaja 26 / 9, 24-100 Puławy e-mail: exigo.architekt@gmail.com		
projekt	Przebudowa i remont budynku, montaż instalacji fotowoltaicznej, odgromowej, wentylacji, wymiana instalacji CO w ramach zadania inwestycyjnego pn. „Termomodernizacja budynku Starostwa Powiatowego w Głogowie”		
stanowisko	PROJEKT WYKONAWCZY		
adres	ul. Gen. Wł. Sikorskiego 21, 67 – 200 Głogów dz. nr 61, obr. 4 Chrobry, jedn. ewid. miasto Głogów, ident. 020301_1.0004.61		
projektant	mgr inż. arch. Marek Kozieł	nr upr. spec. do projektowania w spec. architektonicznej bez ogp. 16DSOKK2012	podpis
oprac.	mgr inż. arch. Łukasz Reszka	nr upr. spec. do projektowania w spec. architektonicznej bez ogp. 27/2010/DGA	podpis
data	17.03.2025		skala
rysunek	ELEWACJA POŁUDNIOWA		1:100



 CZERPNIĄ WENTYLACJI MECH.

LEGENDA

-  TYNK CIEPŁOCHRONNY
R:210 G:198 B:182 HBW 57
-  RENOWACJA CEGŁY I KOMINÓW
-  DACHÓWKA KARPIÓWKA
KOLOR NATURALNY
-  BLACHA STAŁOWA OCYNK.
KOLOR DACHÓWKI
-  OBRÓBKA - TYTAN CYNK
KOLOR NATURALNY
-  CZYSZCZENIE/HYDROFOBIZACJA
KOLOR NATURALNY KAMIENIA
-  BETON RENOWACJA WG OPISU

OSADNIK DESZCZOWY

inwestor	Powiat Głogowski ul. Gen. Wł. Sikorskiego 21, 67 – 200 Głogów		
grupa projektowa	Pracownia Architektoniczna EXIGO Marek Kozieł, ul. Kołłątaja 26 / 9, 24-100 Puławy e-mail: exigo.architekt@gmail.com		
projekt	Przebudowa i remont budynku, montaż instalacji fotowoltaicznej, odgromowej, wentylacji, wymiana instalacji CO w ramach zadania inwestycyjnego pn. „Termomodernizacja budynku Starostwa Powiatowego w Głogowie”		
stadium	PROJEKT WYKONAWCZY		
adres	ul. Gen. Wł. Sikorskiego 21, 67 – 200 Głogów dz. nr 61, obr. 4 Chrobry, jedn. ewid. miasto Głogów, ident. 020301_1.0004.61		
projektant	mgr inż.arch. Marek Kozieł	nr upr. upr. do projektowania w spec. architektonicznej bez ogr. 16DSOKK2012	podpis
sprawy	mgr inż. arch. Łukasz Reszka	nr upr. upr. do projektowania w spec. architektonicznej bez ogr. 272010DCIA	podpis
data	17.03.2025		skala 1:100
rysunek	ELEWACJA WSCHODNIA		arkusz A 3




LEGENDA


- TYNK CIEPŁOCHRONNY**
R:210 G:198 B:182 HBW 57
- RENOWACJA CEGŁY I KOMINÓW**
- DACHÓWKA KARPIÓWKA**
KOLOR NATURALNY
- BLACHA STALOWA OCYNK.**
KOLOR DACHÓWKI
- OBRÓBKA - TYTAN CYNK**
KOLOR NATURALNY
- CZYSZCZENIE/HYDROFOBIZACJA**
KOLOR NATURALNY KAMIENIA
- BETON RENOWACJA WG OPISU**

OSADNIK DESZCZOWY


inwestor	Powiat Głogowski ul. Gen. Wł. Sikorskiego 21, 67 – 200 Głogów		
grupa projektowa	Pracownia Architektoniczna EXIGO Marek Kozieł, ul. Kołłątaja 26 / 9, 24-100 Puławy e-mail: exigo.architekt@gmail.com		
projekt	Przebudowa i remont budynku, montaż instalacji fotowoltaicznej, odgromowej, wentylacji, wymiana instalacji CO w ramach zadania inwestycyjnego pn. „Termomodernizacja budynku Starostwa Powiatowego w Głogowie”		
stadium	PROJEKT WYKONAWCZY		
adres	ul. Gen. Wł. Sikorskiego 21, 67 – 200 Głogów dz. nr 61, obr. 4 Chrobry, jedn. ewid. miasto Głogów, ident. 020301_1.0004.61		
projektant	mgr inż.arch. Marek Kozieł	nr upr. upr. do projektowanie w spec. architektonicznej bez ogr. 16DSOKK2012	podpis
spraw.	mgr inż. arch. Łukasz Reszka	nr upr. upr. do projektowanie w spec. architektonicznej bez ogr. 272010DCIA	podpis
data	17.03.2025		skala 1:100
rysunek	ELEWACJA ZACHODNIA		arkusz A 4

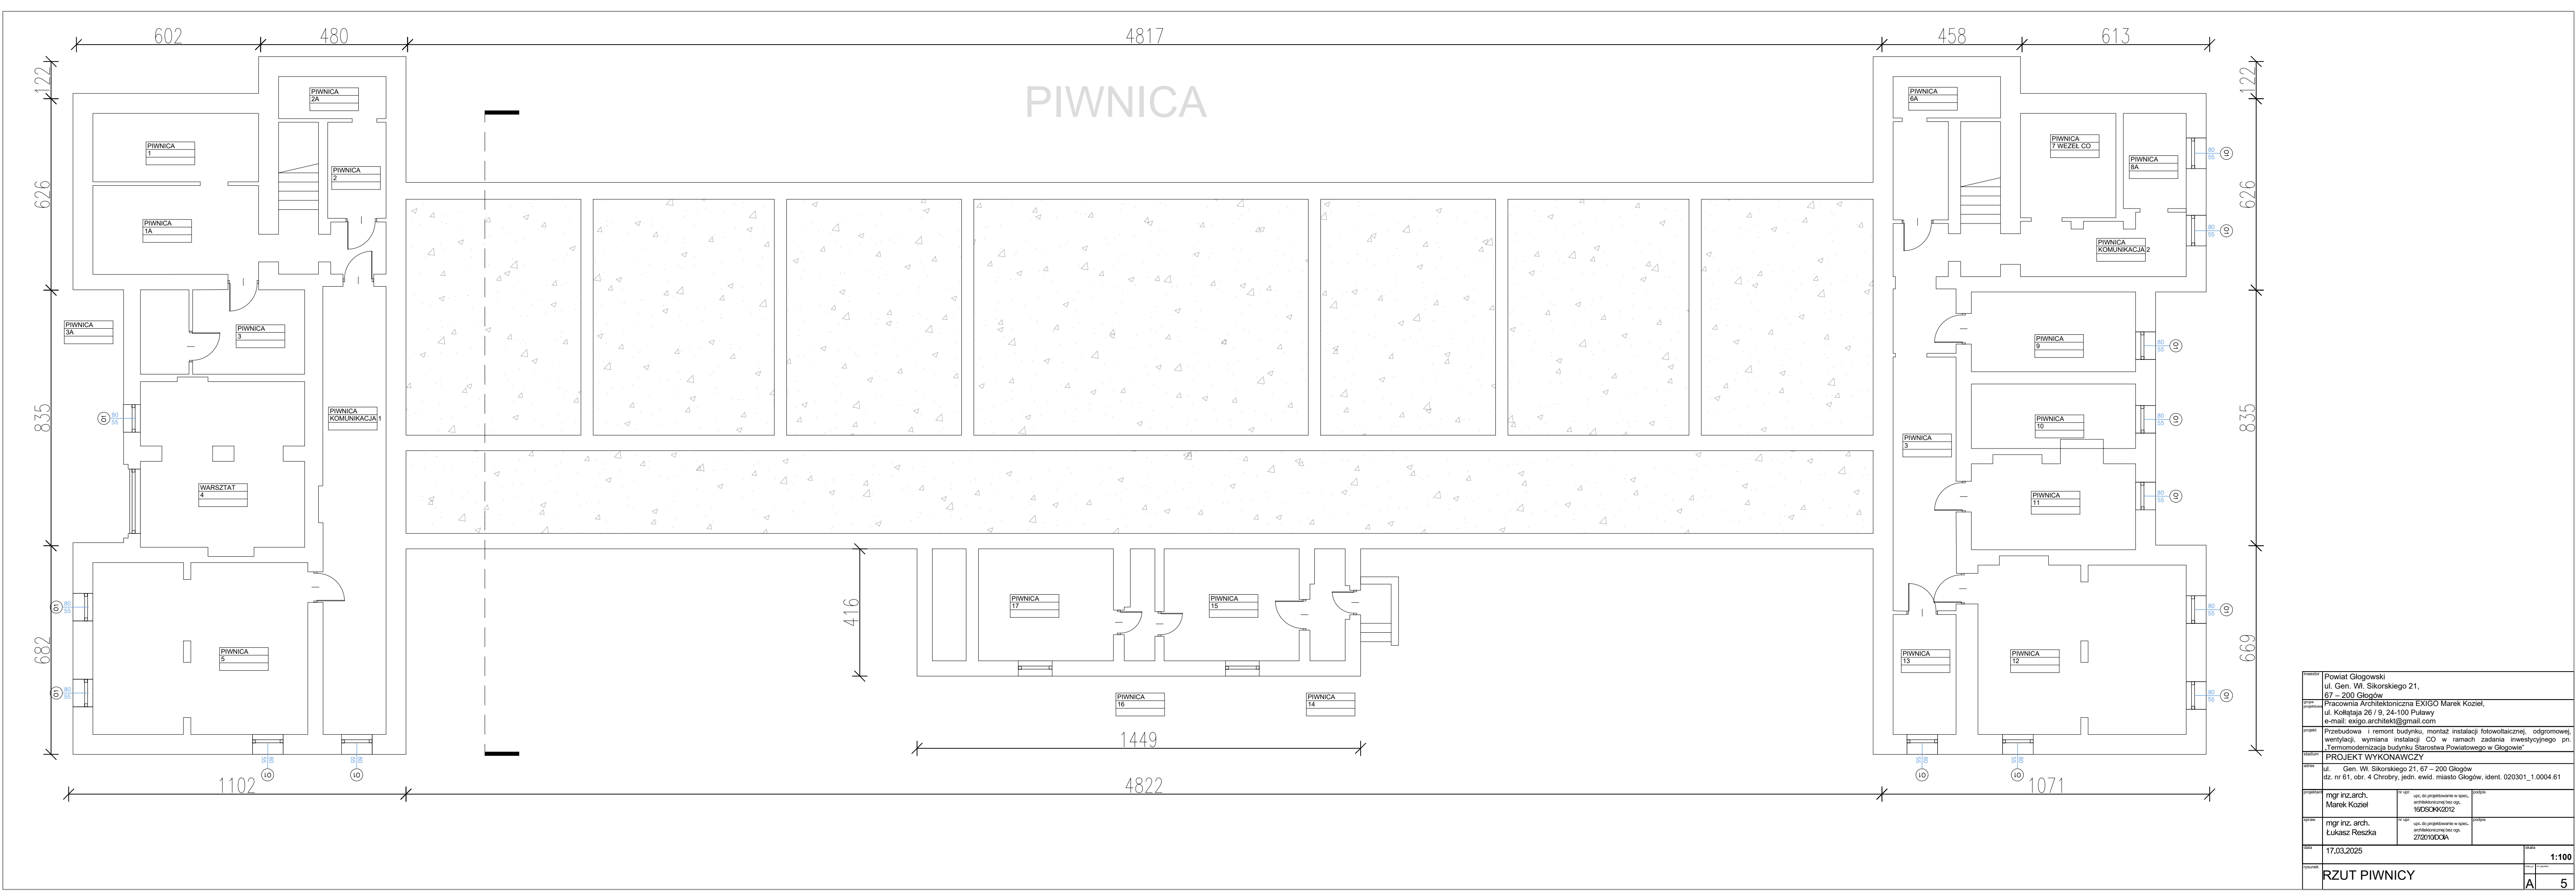

inwestor	Powiat Głogowski ul. Gen. Wł. Sikorskiego 21, 67 – 200 Głogów		
projektant	Pracownia Architektoniczna EXIGO Marek Kozieł, ul. Koliątaja 26 / 9, 24-100 Puławy e-mail: exigo.architekt@gmail.com		
projekt	Przebudowa i remont budynku, montaż instalacji fotowoltaicznej, odgromowej, wentylacji, wymiana instalacji CO w ramach zadania inwestycyjnego pn. „Termomodernizacja budynku Starostwa Powiatowego w Głogowie”		
stadium	PROJEKT WYKONAWCZY		
adres	ul. Gen. Wł. Sikorskiego 21, 67 – 200 Głogów dz. nr 61, obr. 4 Chrobry, jedn. ewid. miasto Głogów, ident. 020301_1.0004.61		
projektant	mgr inż. arch. Marek Kozieł	nr upr. do projektowania w spec. architektonicznej bez ogr. 16050KK/2012	podpis
oprac.	mgr inż. arch. Łukasz Reszka	nr upr. do projektowania w spec. architektonicznej bez ogr. 272010D00A	podpis
data	17.03.2025		skala 1:100
rysunek	RZUT PIWNICY		5

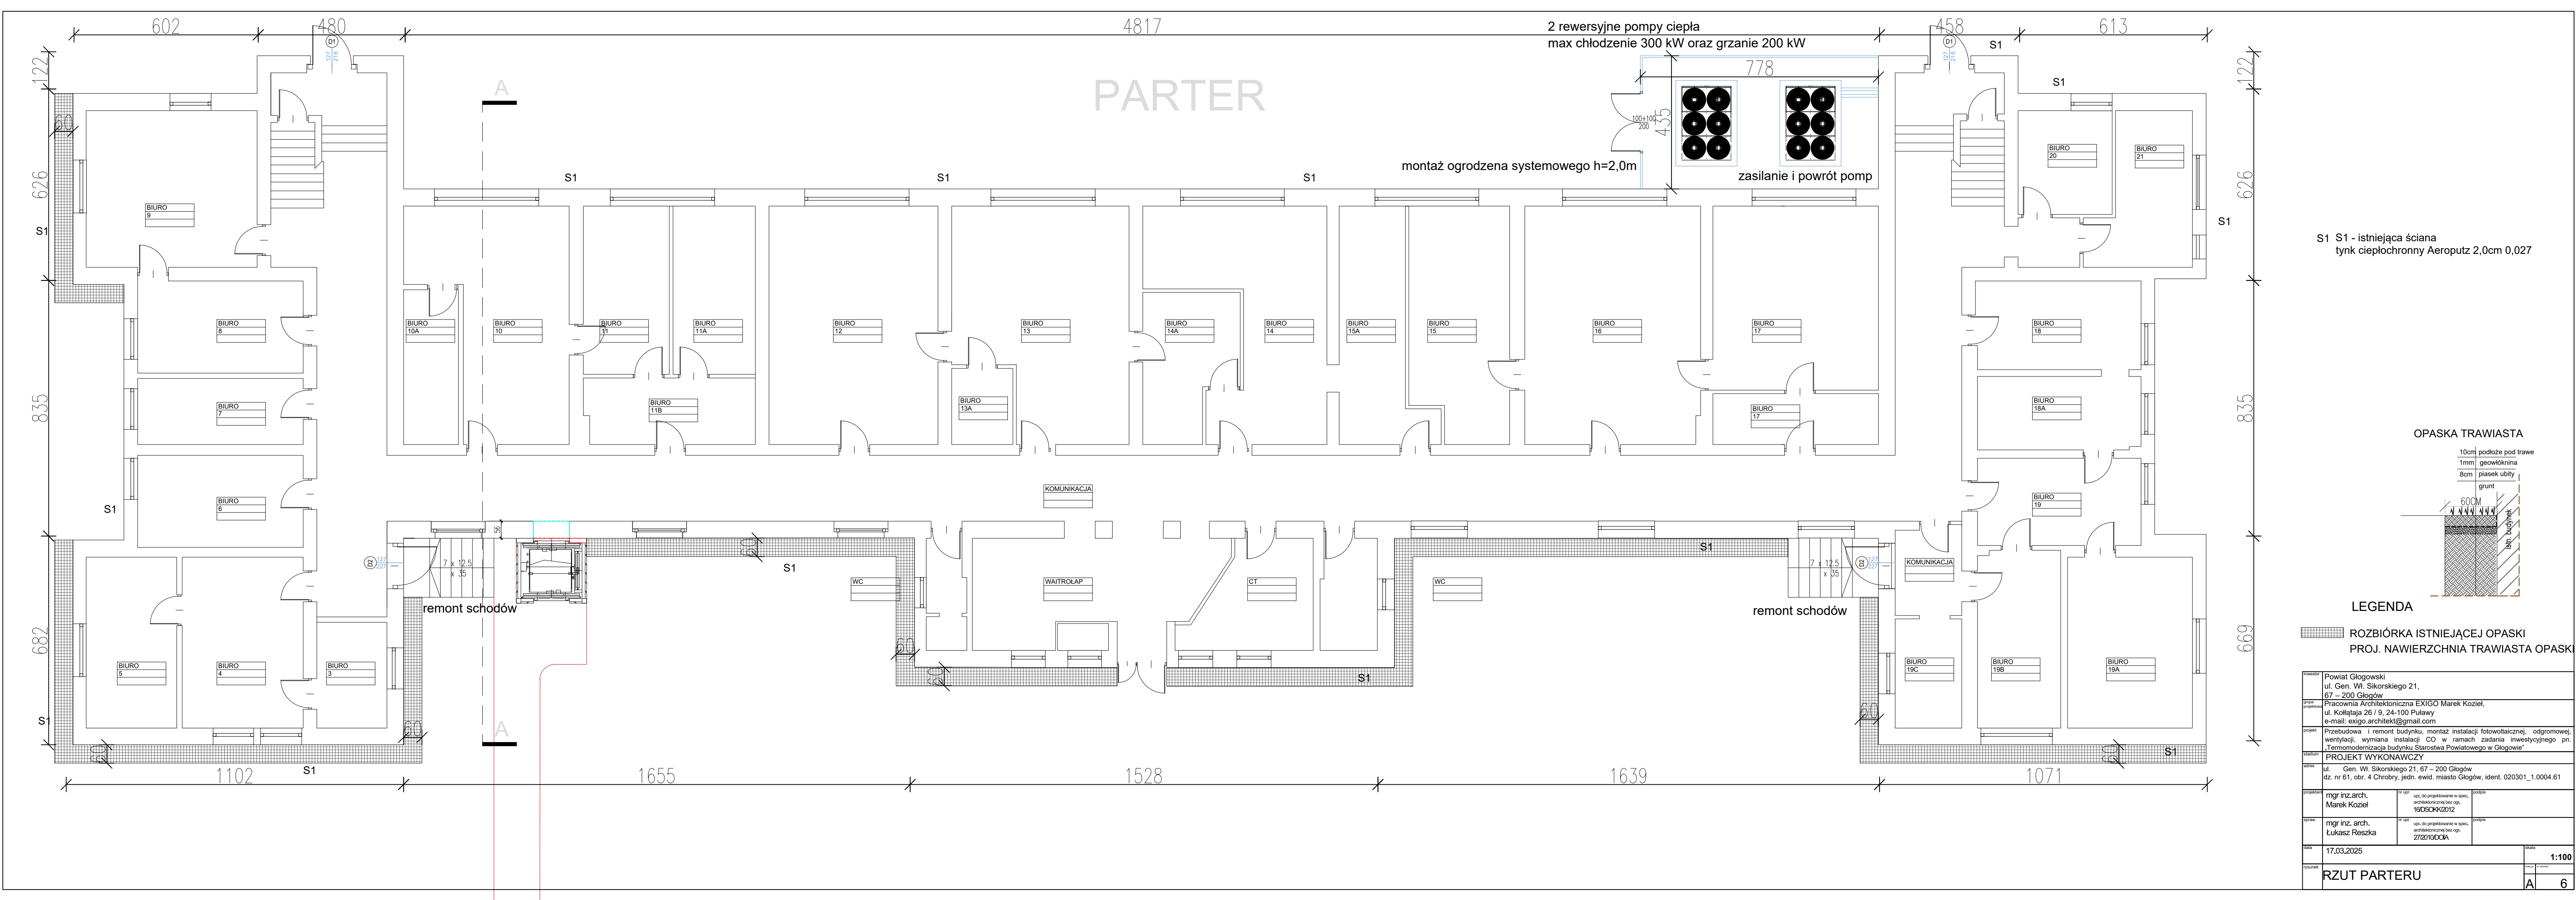


S1 S1 - istniejąca ściana
tynk ciepłochronny Aeroputz 2,0cm 0,027

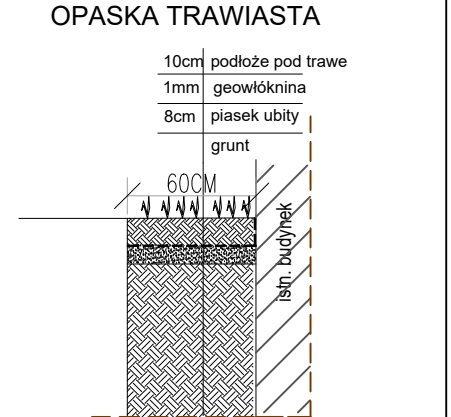


LEGENDA
ROZBÍÓRKA ISTNIEJĄCEJ OPASKI
PROJ. NAWIERZCHNIA TRAWIASTA OPASKI

inwestor	Powiat Głogowski ul. Gen. Wł. Sikorskiego 21, 67 – 200 Głogów		
projektant	Pracownia Architektoniczna EXIGO Marek Kozieł, ul. Koliątaja 26 / 9, 24-100 Puławy e-mail: exigo.architekt@gmail.com		
projekt	Przebudowa i remont budynku, montaż instalacji fotowoltaicznej, odgromowej, wentylacji, wymiana instalacji CO w ramach zadania inwestycyjnego pn. „Termomodernizacja budynku Starostwa Powiatowego w Głogowie”		
stadium	PROJEKT WYKONAWCZY		
adres	ul. Gen. Wł. Sikorskiego 21, 67 – 200 Głogów dz. nr 61, obr. 4 Chrobry, jedn. ewid. miasto Głogów, ident. 020301_1.0004.61		
projektant	mgr inż. arch. Marek Kozieł	nr upr. do projektowania w spec. architektonicznej bez ogr. 16050KK/2012	podpis
projektant	mgr inż. arch. Łukasz Reszka	nr upr. do projektowania w spec. architektonicznej bez ogr. 272010DCA	podpis
data	17.03.2025		skala 1:100
tytuł	RZUT PARTERU		6

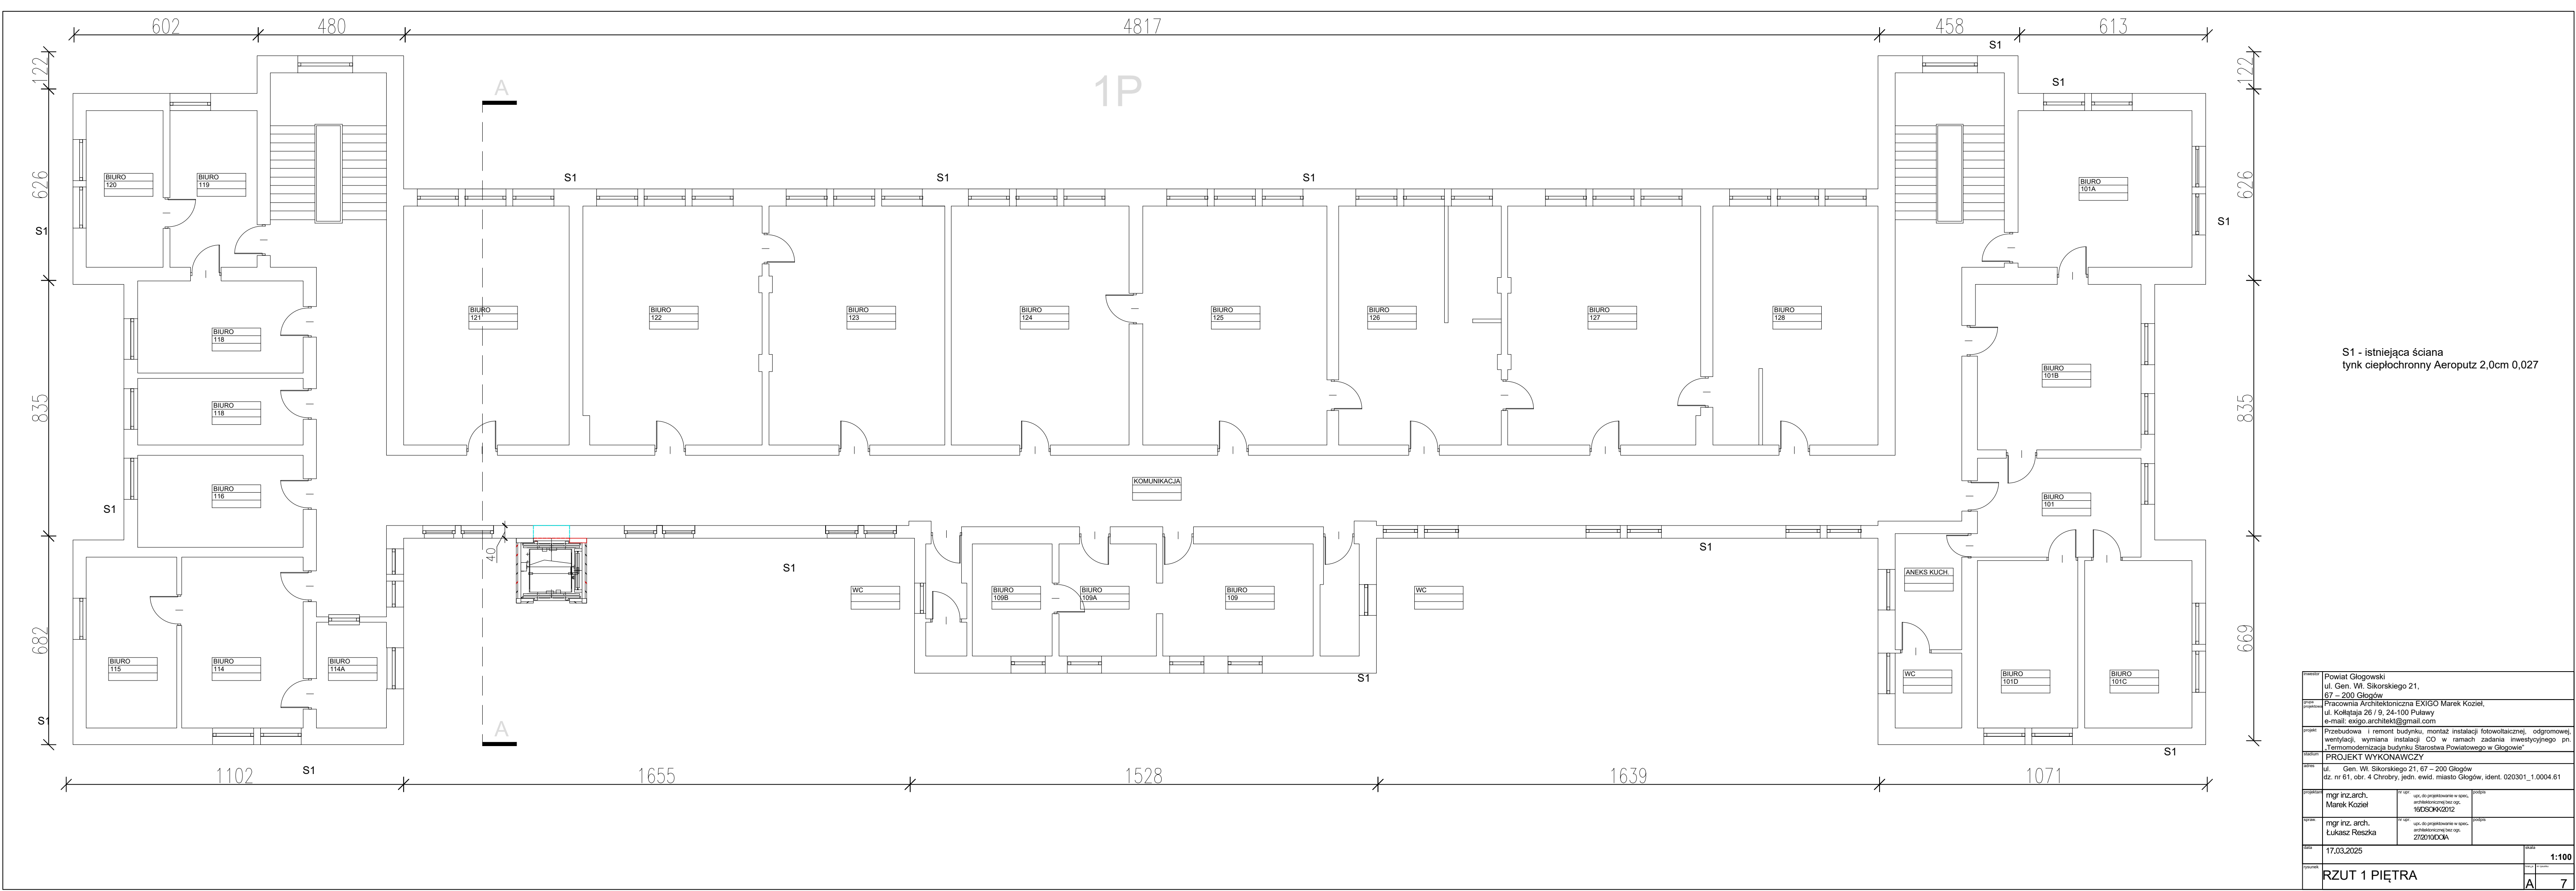


S1 - istniejąca ściana
tynk ciepłochronny Aeroputz 2,0cm 0,027

inwestor	Powiat Głogowski ul. Gen. Wł. Sikorskiego 21, 67 – 200 Głogów		
projektant	Pracownia Architektoniczna EXIGO Marek Kozieł, ul. Koliątaja 26 / 9, 24-100 Puławy e-mail: exigo.architekt@gmail.com		
projekt	Przebudowa i remont budynku, montaż instalacji fotowoltaicznej, odgromowej, wentylacji, wymiana instalacji CO w ramach zadania inwestycyjnego pn. „Termomodernizacja budynku Starostwa Powiatowego w Głogowie”		
stadium	PROJEKT WYKONAWCZY		
adres	ul. Gen. Wł. Sikorskiego 21, 67 – 200 Głogów dz. nr 61, obr. 4 Chrobry, jedn. ewid. miasto Głogów, ident. 020301_1.0004.61		
projektant	mgr inż. arch. Marek Kozieł	nr upr. do projektowania w spec. architektonicznej bez ogr. 16050KK/2012	podpis
oprac.	mgr inż. arch. Łukasz Reszka	nr upr. do projektowania w spec. architektonicznej bez ogr. 272010D00A	podpis
data	17.03.2025		skala 1:100
rysunek	RZUT 1 PIĘTRA		7

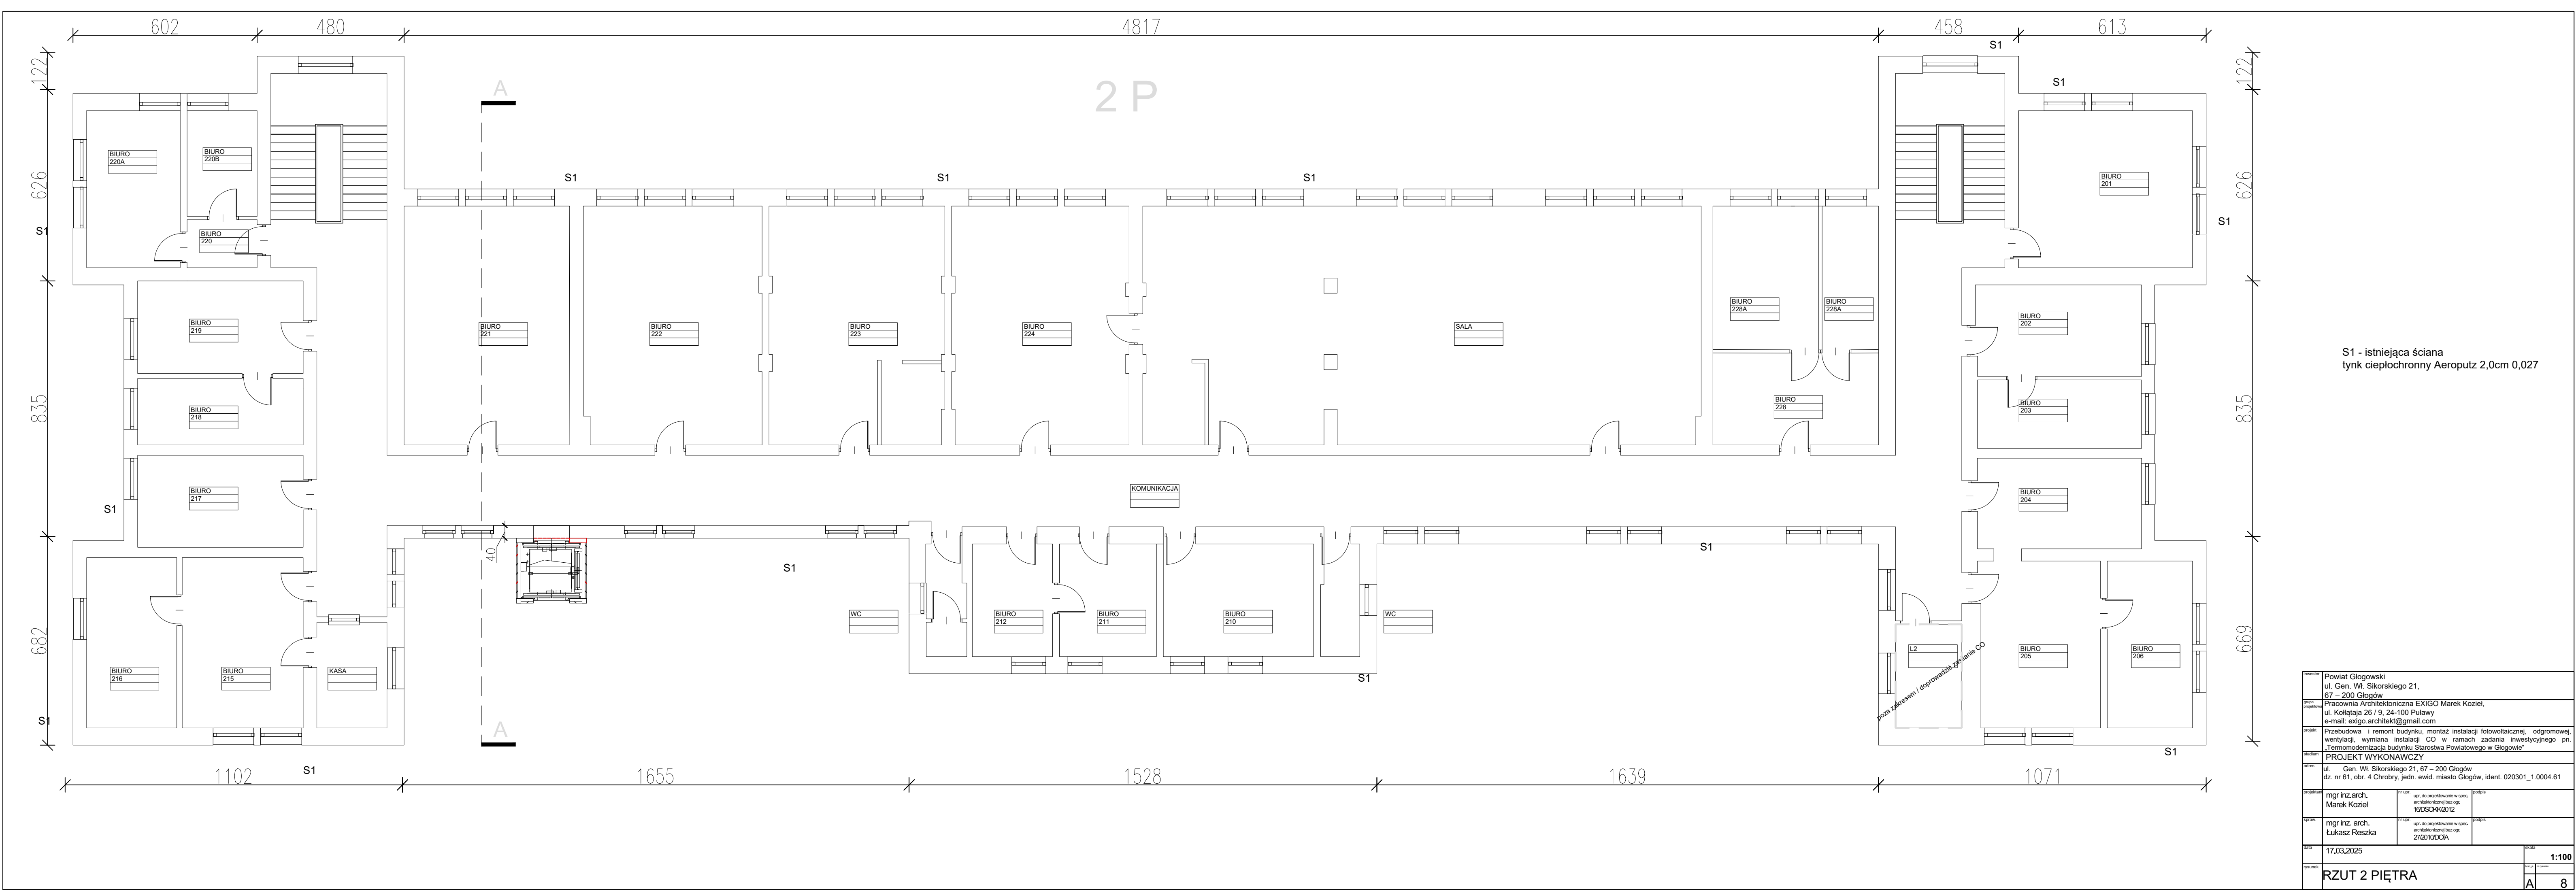

S1 - istniejąca ściana
tynk ciepłochronny Aeroputz 2,0cm 0,027


inwestor	Powiat Głogowski ul. Gen. Wł. Sikorskiego 21, 67 – 200 Głogów		
projektant	Pracownia Architektoniczna EXIGO Marek Kozieł, ul. Koliątaja 26 / 9, 24-100 Puławy e-mail: exigo.architekt@gmail.com		
projekt	Przebudowa i remont budynku, montaż instalacji fotowoltaicznej, odgromowej, wentylacji, wymiana instalacji CO w ramach zadania inwestycyjnego pn. „Termomodernizacja budynku Starostwa Powiatowego w Głogowie”		
stadium	PROJEKT WYKONAWCZY		
adres	ul. Gen. Wł. Sikorskiego 21, 67 – 200 Głogów dz. nr 61, obr. 4 Chrobry, jedn. ewid. miasto Głogów, ident. 020301_1.0004.61		
projektant	mgr inż. arch. Marek Kozieł	nr upr. do projektowania w spec. architektonicznej bez ogr. 16050KK/2012	podpis
oprac.	mgr inż. arch. Łukasz Reszka	nr upr. do projektowania w spec. architektonicznej bez ogr. 272010D00A	podpis
data	17.03.2025		skala 1:100
rysunek	RZUT 2 PIĘTRA		8

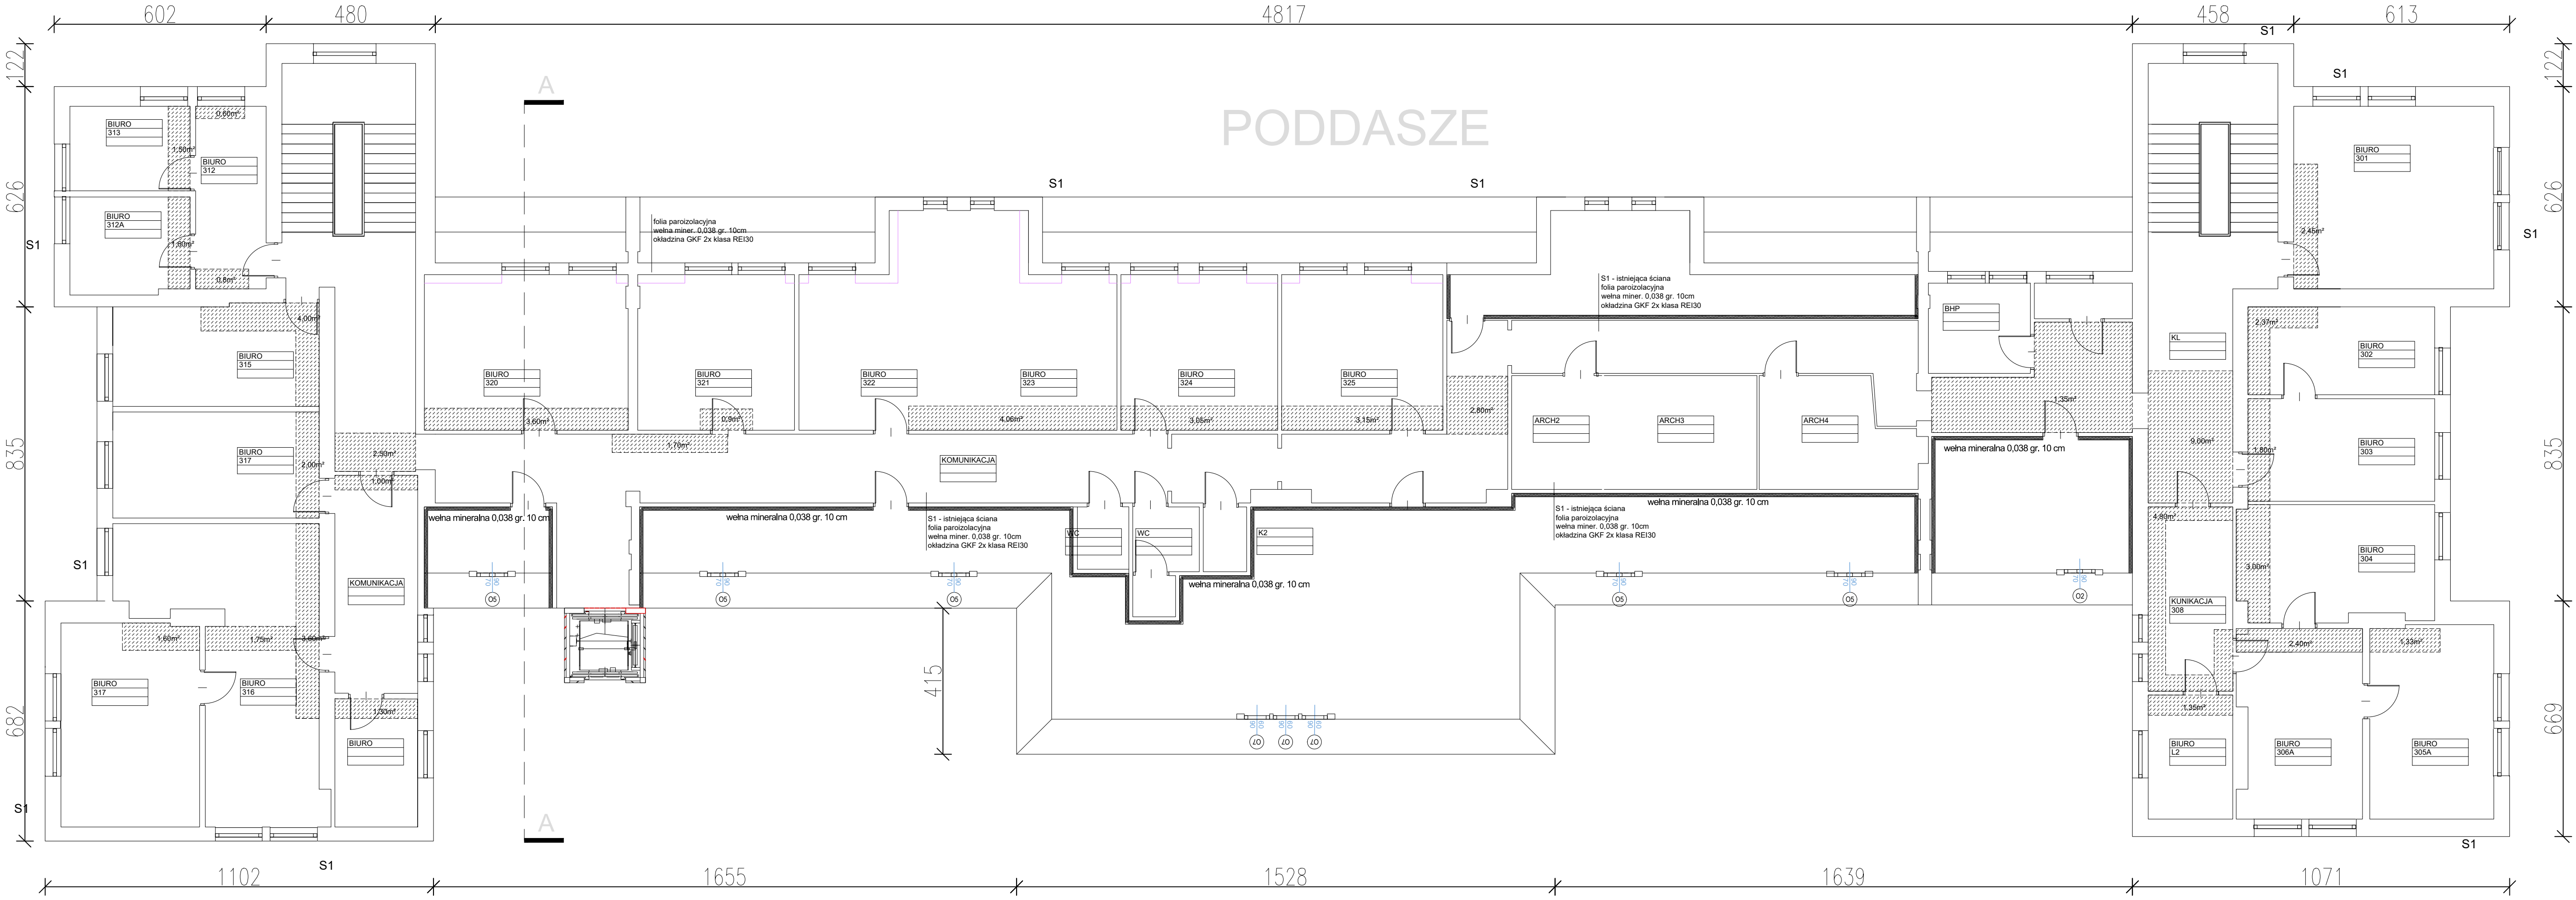

S1 - istniejąca ściana
tynk ciepłochronny Aeroputz 2,0cm 0,027


zabudowa gk kanałów wentylacyjnych

inwestor	Powiat Głogowski ul. Gen. Wł. Sikorskiego 21, 67 – 200 Głogów		
projektant	Pracownia Architektoniczna EXIGO Marek Kozieł, ul. Koliątaja 26 / 9, 24-100 Puławy e-mail: exigo.architekt@gmail.com		
projekt	Przebudowa i remont budynku, montaż instalacji fotowoltaicznej, odgromowej, wentylacji, wymiana instalacji CO w ramach zadania inwestycyjnego pn. „Termomodernizacja budynku Starostwa Powiatowego w Głogowie”		
stadium	PROJEKT WYKONAWCZY		
adres	ul. Gen. Wł. Sikorskiego 21, 67 – 200 Głogów dz. nr 61, obr. 4 Chrobry, jedn. ewid. miasto Głogów, ident. 020301_1.0004.61		
projektant	mgr inż. arch. Marek Kozieł	nr upr. do projektowania w spec. architektonicznej bez ogr. 16050KK/2012	podpis
oprac.	mgr inż. arch. Łukasz Reszka	nr upr. do projektowania w spec. architektonicznej bez ogr. 272010D00A	podpis
data	17.03.2025		skala 1:100
rysunek	RZUT PODDASZA		9

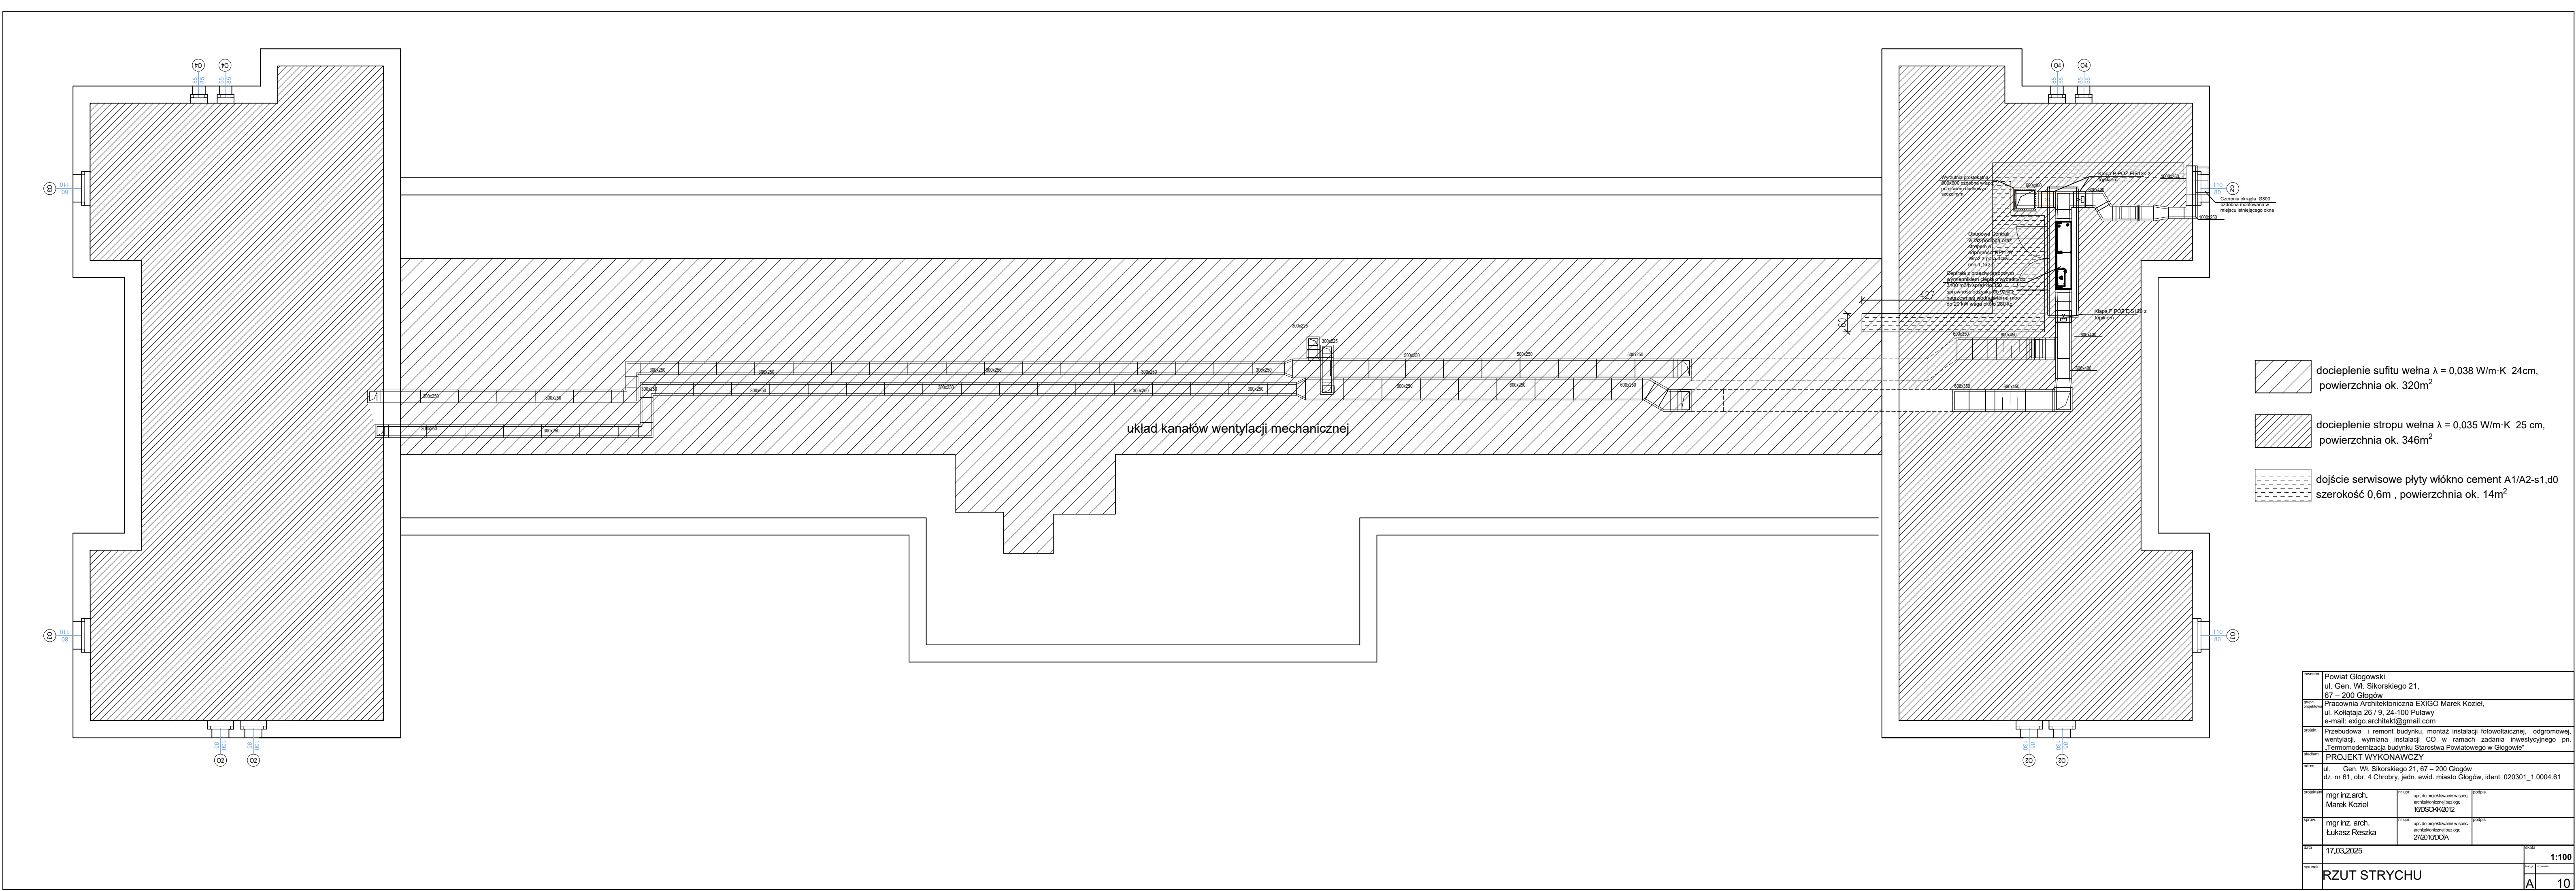

- docieplenie sufitu wełna $\lambda = 0,038 \text{ W/m}\cdot\text{K}$ 24cm, powierzchnia ok. 320m²
- docieplenie stropu wełna $\lambda = 0,035 \text{ W/m}\cdot\text{K}$ 25 cm, powierzchnia ok. 346m²
- dojście serwisowe płyty włókno cement A1/A2-s1,d0 szerokość 0,6m , powierzchnia ok. 14m²

inwestor	Powiat Głogowski ul. Gen. Wł. Sikorskiego 21, 67 – 200 Głogów		
projektant	Pracownia Architektoniczna EXIGO Marek Kozieł, ul. Koliątaja 26 / 9, 24-100 Puławy e-mail: exigo.architekt@gmail.com		
projekt	Przebudowa i remont budynku, montaż instalacji fotowoltaicznej, odgromowej, wentylacji, wymiana instalacji CO w ramach zadania inwestycyjnego pn. „Termomodernizacja budynku Starostwa Powiatowego w Głogowie”		
stadium	PROJEKT WYKONAWCZY		
adres	ul. Gen. Wł. Sikorskiego 21, 67 – 200 Głogów dz. nr 61, obr. 4 Chrobry, jedn. ewid. miasto Głogów, ident. 020301_1.0004.61		
projektant	mgr inż. arch. Marek Kozieł	nr upr. do projektowania w spec. architektonicznej bez ogr. 16050K/2012	podpis
oprac.	mgr inż. arch. Łukasz Reszka	nr upr. do projektowania w spec. architektonicznej bez ogr. 272010000A	podpis
data	17.03.2025		skala 1:100
tytuł	RZUT STRYCHU		10

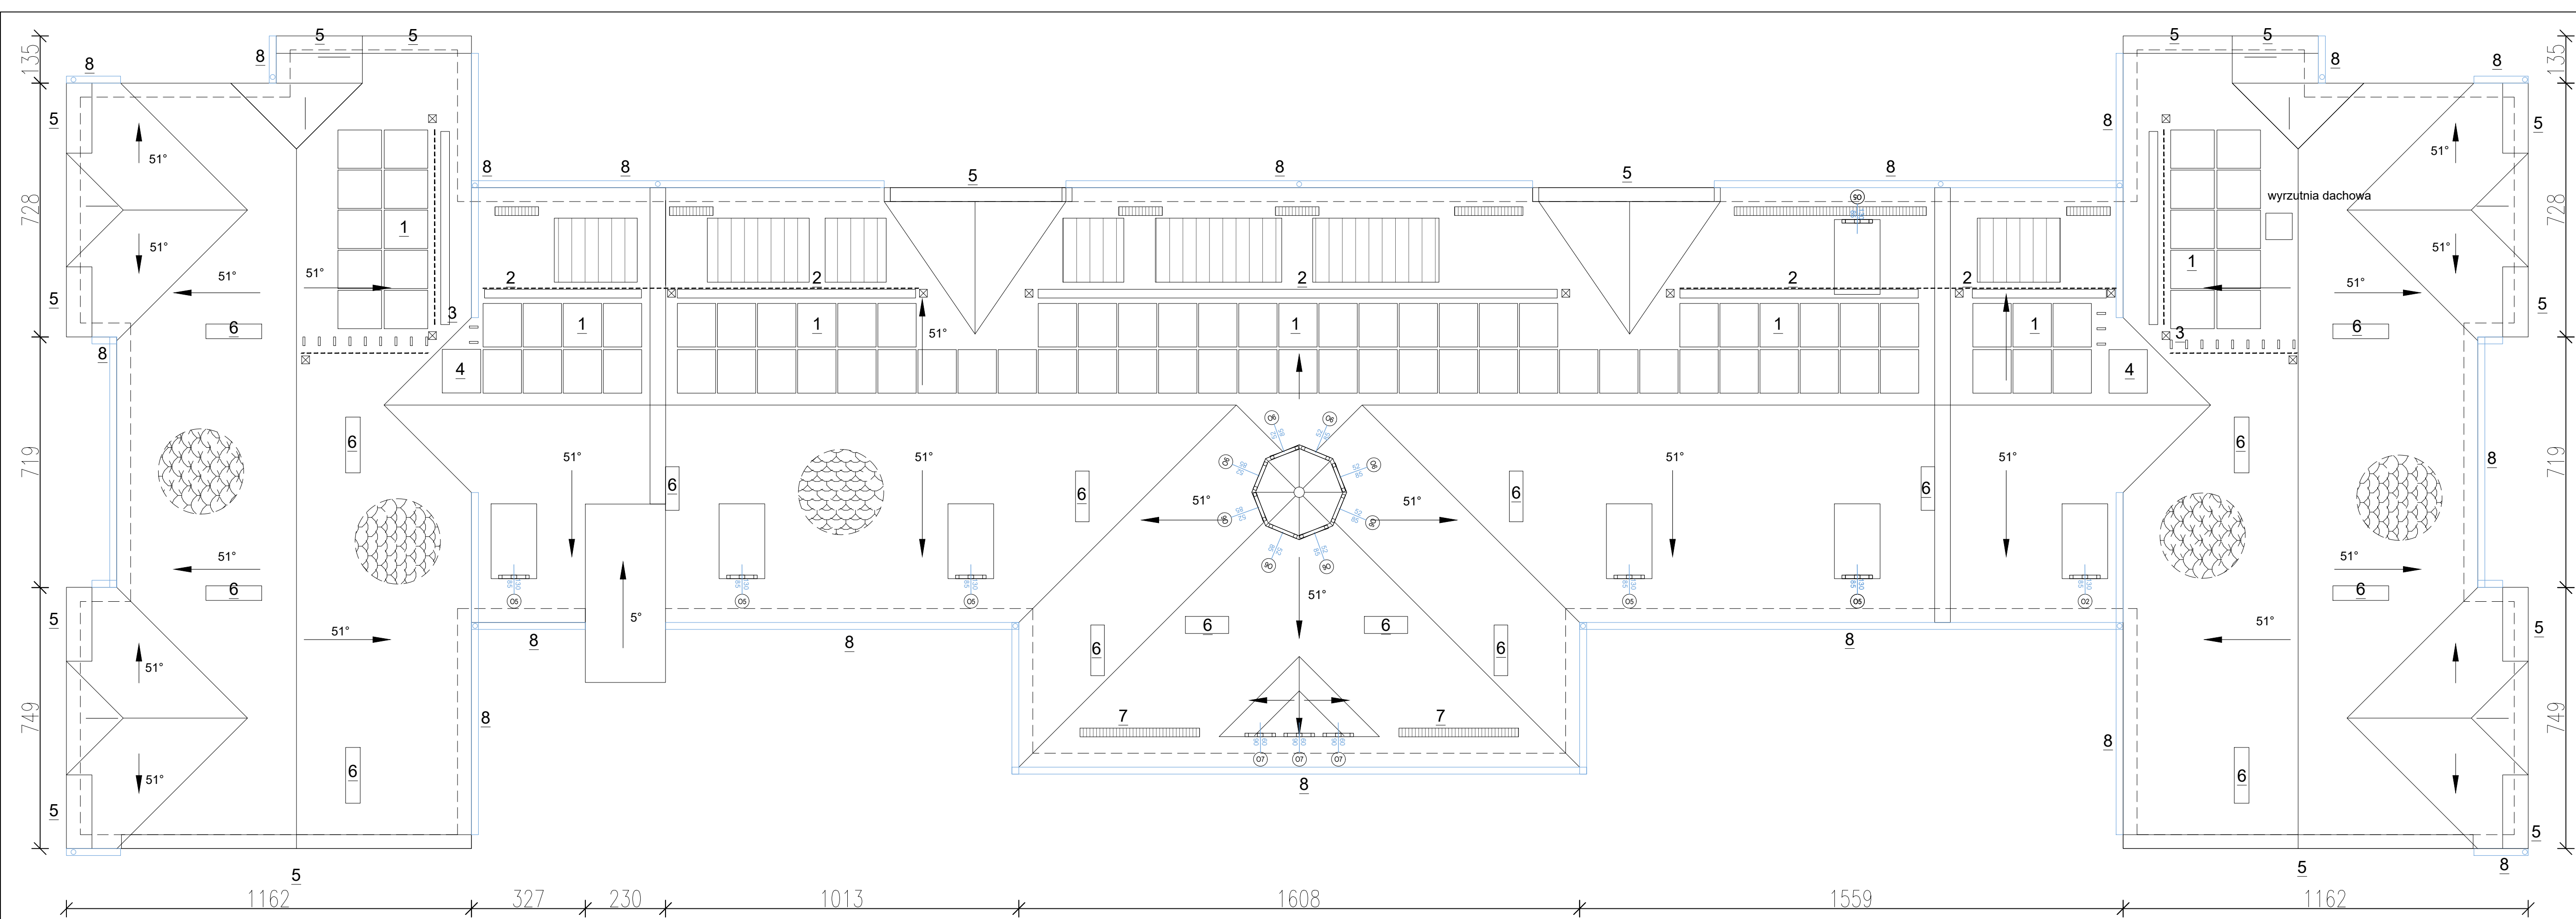


blacha płaska, kolor czerwony

dachówka karpiówka, kolor czerwony

- 1. projektowana panele PV
- 2. ława kominarska w kolorze dachówki
- 3. stopnie kominarskie
- 4. wyłaz dachowy
- 5. wymiana obróbek tytan cynk
- 6. istniejące kominy
- 7. płatek śniegowy
- 8. wymiana rynien tytan cynk 180mm
- 9. wymiana rur spustowych tytan cynk 150mm
- 10.system asekuracji punktowy
- 11.system asekuracji liniowy


inwestor	Powiat Głogowski ul. Gen. Wł. Sikorskiego 21, 67 – 200 Głogów		
projektant	Pracownia Architektoniczna EXIGO Marek Kozieł, ul. Koliątaja 26 / 9, 24-100 Puławy e-mail: exigo.architekt@gmail.com		
projekt	Przebudowa i remont budynku, montaż instalacji fotowoltaicznej, odgromowej, wentylacji, wymiana instalacji CO w ramach zadania inwestycyjnego pn. „Termomodernizacja budynku Starostwa Powiatowego w Głogowie”		
stadium	PROJEKT WYKONAWCZY		
adres	ul. Gen. Wł. Sikorskiego 21, 67 – 200 Głogów dz. nr 61, obr. 4 Chrobry, jedn. ewid. miasto Głogów, ident. 020301_1.0004.61		
projektant	mgr inż. arch. Marek Kozieł	nr upr. do projektowania w spec. architektonicznej bez opg. 16050K/2012	podpis
projektant	mgr inż. arch. Łukasz Reszka	nr upr. do projektowania w spec. architektonicznej bez opg. 272010DCA	podpis
data	17.03.2025		skala
rysunek	RZUT DACHU		1:100
			11

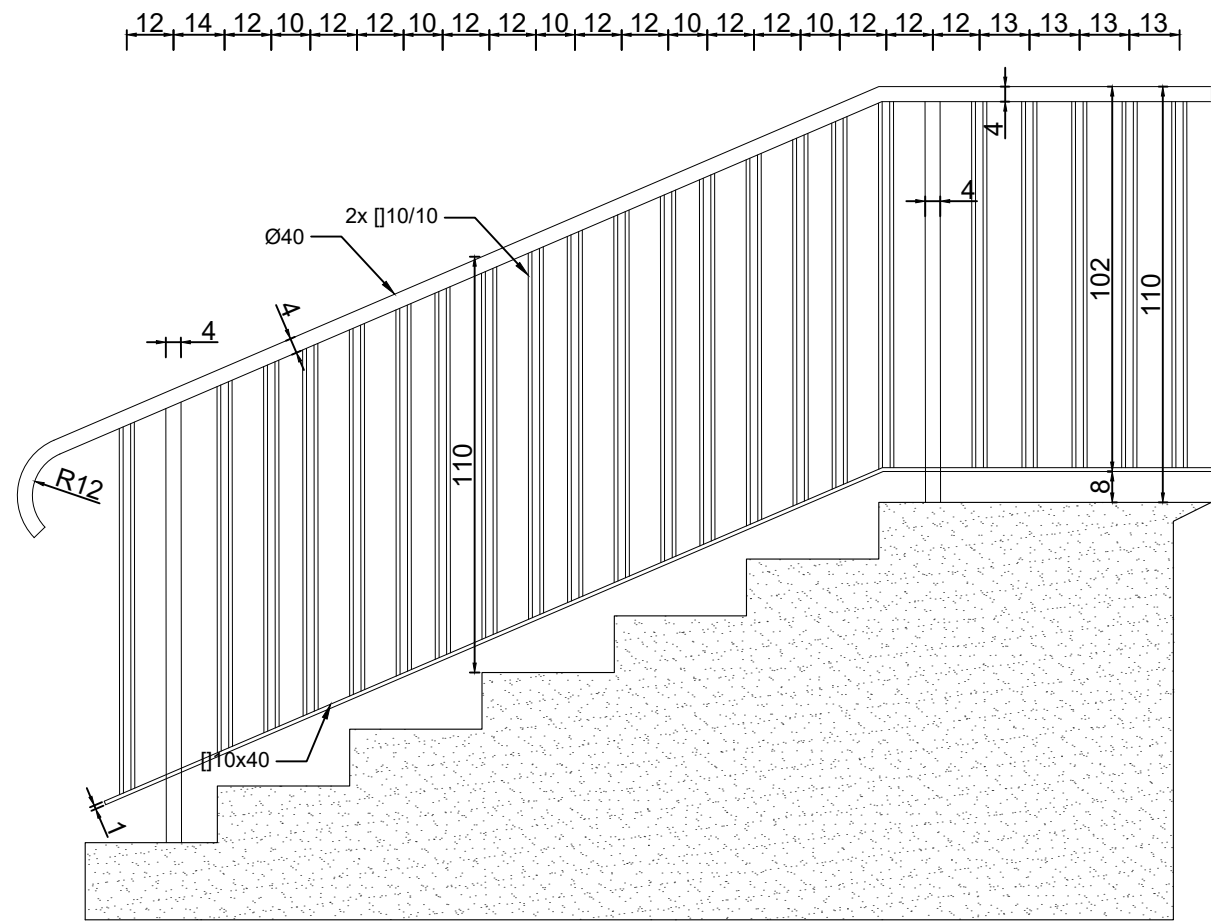

inwestor	Powiat Głogowski ul. Gen. Wł. Sikorskiego 21, 67 – 200 Głogów		
grupa projektowa	Pracownia Architektoniczna EXIGO Marek Kozieł, ul. Kollątaja 26 / 9, 24-100 Puławy e-mail: exigoo.architekt@gmail.com		
projekt	Przebudowa i remont budynku, montaż instalacji fotowoltaicznej, odgromowej, wentylacji, wymiana instalacji CO w ramach zadania inwestycyjnego pn. „Termomodernizacja budynku Starostwa Powiatowego w Głogowie”		
stadium	PROJEKT WYKONAWCZY		
adres	ul. Gen. Wł. Sikorskiego 21, 67 – 200 Głogów dz. nr 61, obr. 4 Chrobry, jedn. ewid. miasto Głogów, ident. 020301_1.0004.61		
projektant	mgr inż.arch. Marek Kozieł	nr upr. upr. do projektowanie w spec. architektonicznej bez ogr. 16DSOKK/2012	podpis
data	17.03.2025		skala 1:20
rysunek	SCHODY BOCZNE		13

OZNACZENIE		O1	O2	O3	O4	O5	O6	O7
SCHEMAT WIDOKU OD ZEWNĄTRZ								
WYMIAR W ŚWIETLE MURU So x Ho (mm)		80x55	85X130	110X80	55X85	90X70	52X85	60X90
OPIS		OKNO DREWNIANE DLA CAŁEGO OKNA Umax. 0,9 W/m2k KOLOR BIAŁY	OKNO DREWNIANE DLA CAŁEGO OKNA Umax. 0,9 W/m2k	OKNO DREWNIANE DLA CAŁEGO OKNA Umax. 0,9 W/m2k	OKNO DREWNIANE DLA CAŁEGO OKNA Umax. 0,9 W/m2k	OKNO DREWNIANE DLA CAŁEGO OKNA Umax. 0,9 W/m2k	OKNO DREWNIANE DLA CAŁEGO OKNA Umax. 0,9 W/m2k	OKNO DREWNIANE DLA CAŁEGO OKNA Umax. 0,9 W/m2k
ILOŚĆ	PIWNICA	14	-	-	-	-	-	-
	STRYCH	-	4	3	4	7	8	3
RAZEM		14	4	3	4	7	8	3



UWAGI : PRZED ZAMÓWIENIEM STOLARKI WYMIARY SPRAWDZIĆ W NATURZE

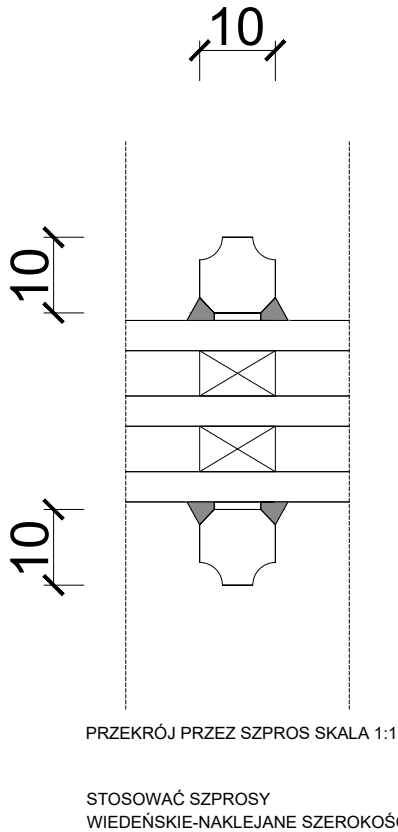

OZNACZENIE		CZ
SCHEMAT WIDOKU OD ZEWNĄTRZ		
WYMIAR W ŚWIETLE MURU So x Ho (mm)		110X80
OPIS		ŻALUZJA W KOLORZE ELEWACJI
ILOŚĆ	PIWNICA	-
	STRYCH	1
RAZEM		1

UWAGI : PRZED ZAMÓWIENIEM STOLARKI WYMIARY SPRAWDZIĆ W NATURZE




inwestor	Powiat Głogowski ul. Gen. Wł. Sikorskiego 21, 67 – 200 Głogów		
grupa projektowa	Pracownia Architektoniczna EXIGO Marek Kozieł, ul. Kołłątaja 26 / 9, 24-100 Puławy e-mail: exigo.architekt@gmail.com		
projekt	Przebudowa i remont budynku, montaż instalacji fotowoltaicznej, odgromowej, wentylacji, wymiana instalacji CO w ramach zadania inwestycyjnego pn. „Termomodernizacja budynku Starostwa Powiatowego w Głogowie”		
stadium	PROJEKT WYKONAWCZY		
adres	ul. Gen. Wł. Sikorskiego 21, 67 – 200 Głogów dz. nr 61, obr. 4 Chrobry, jedn. ewid. miasto Głogów, ident. 020301_1.0004.61		
projektant	mgr inż.arch. Marek Kozieł	nr upr. upr. do projektowania w spec. architektonicznej bez ogr. 16DSOKK/2012	podpis
data	17.03.2025		skala 1:50
rysunek	ZESTAWIENIE STOLARKI OKIENNEJ		strona 14

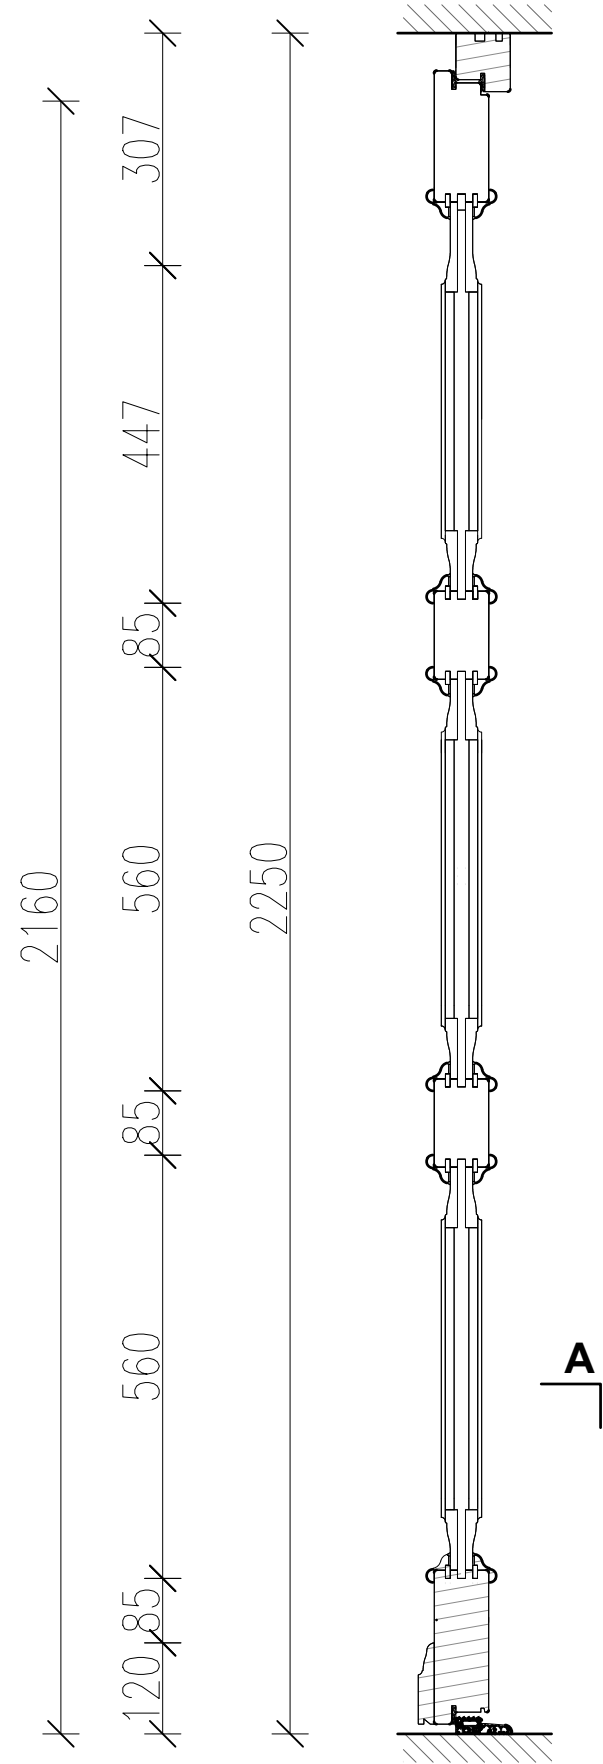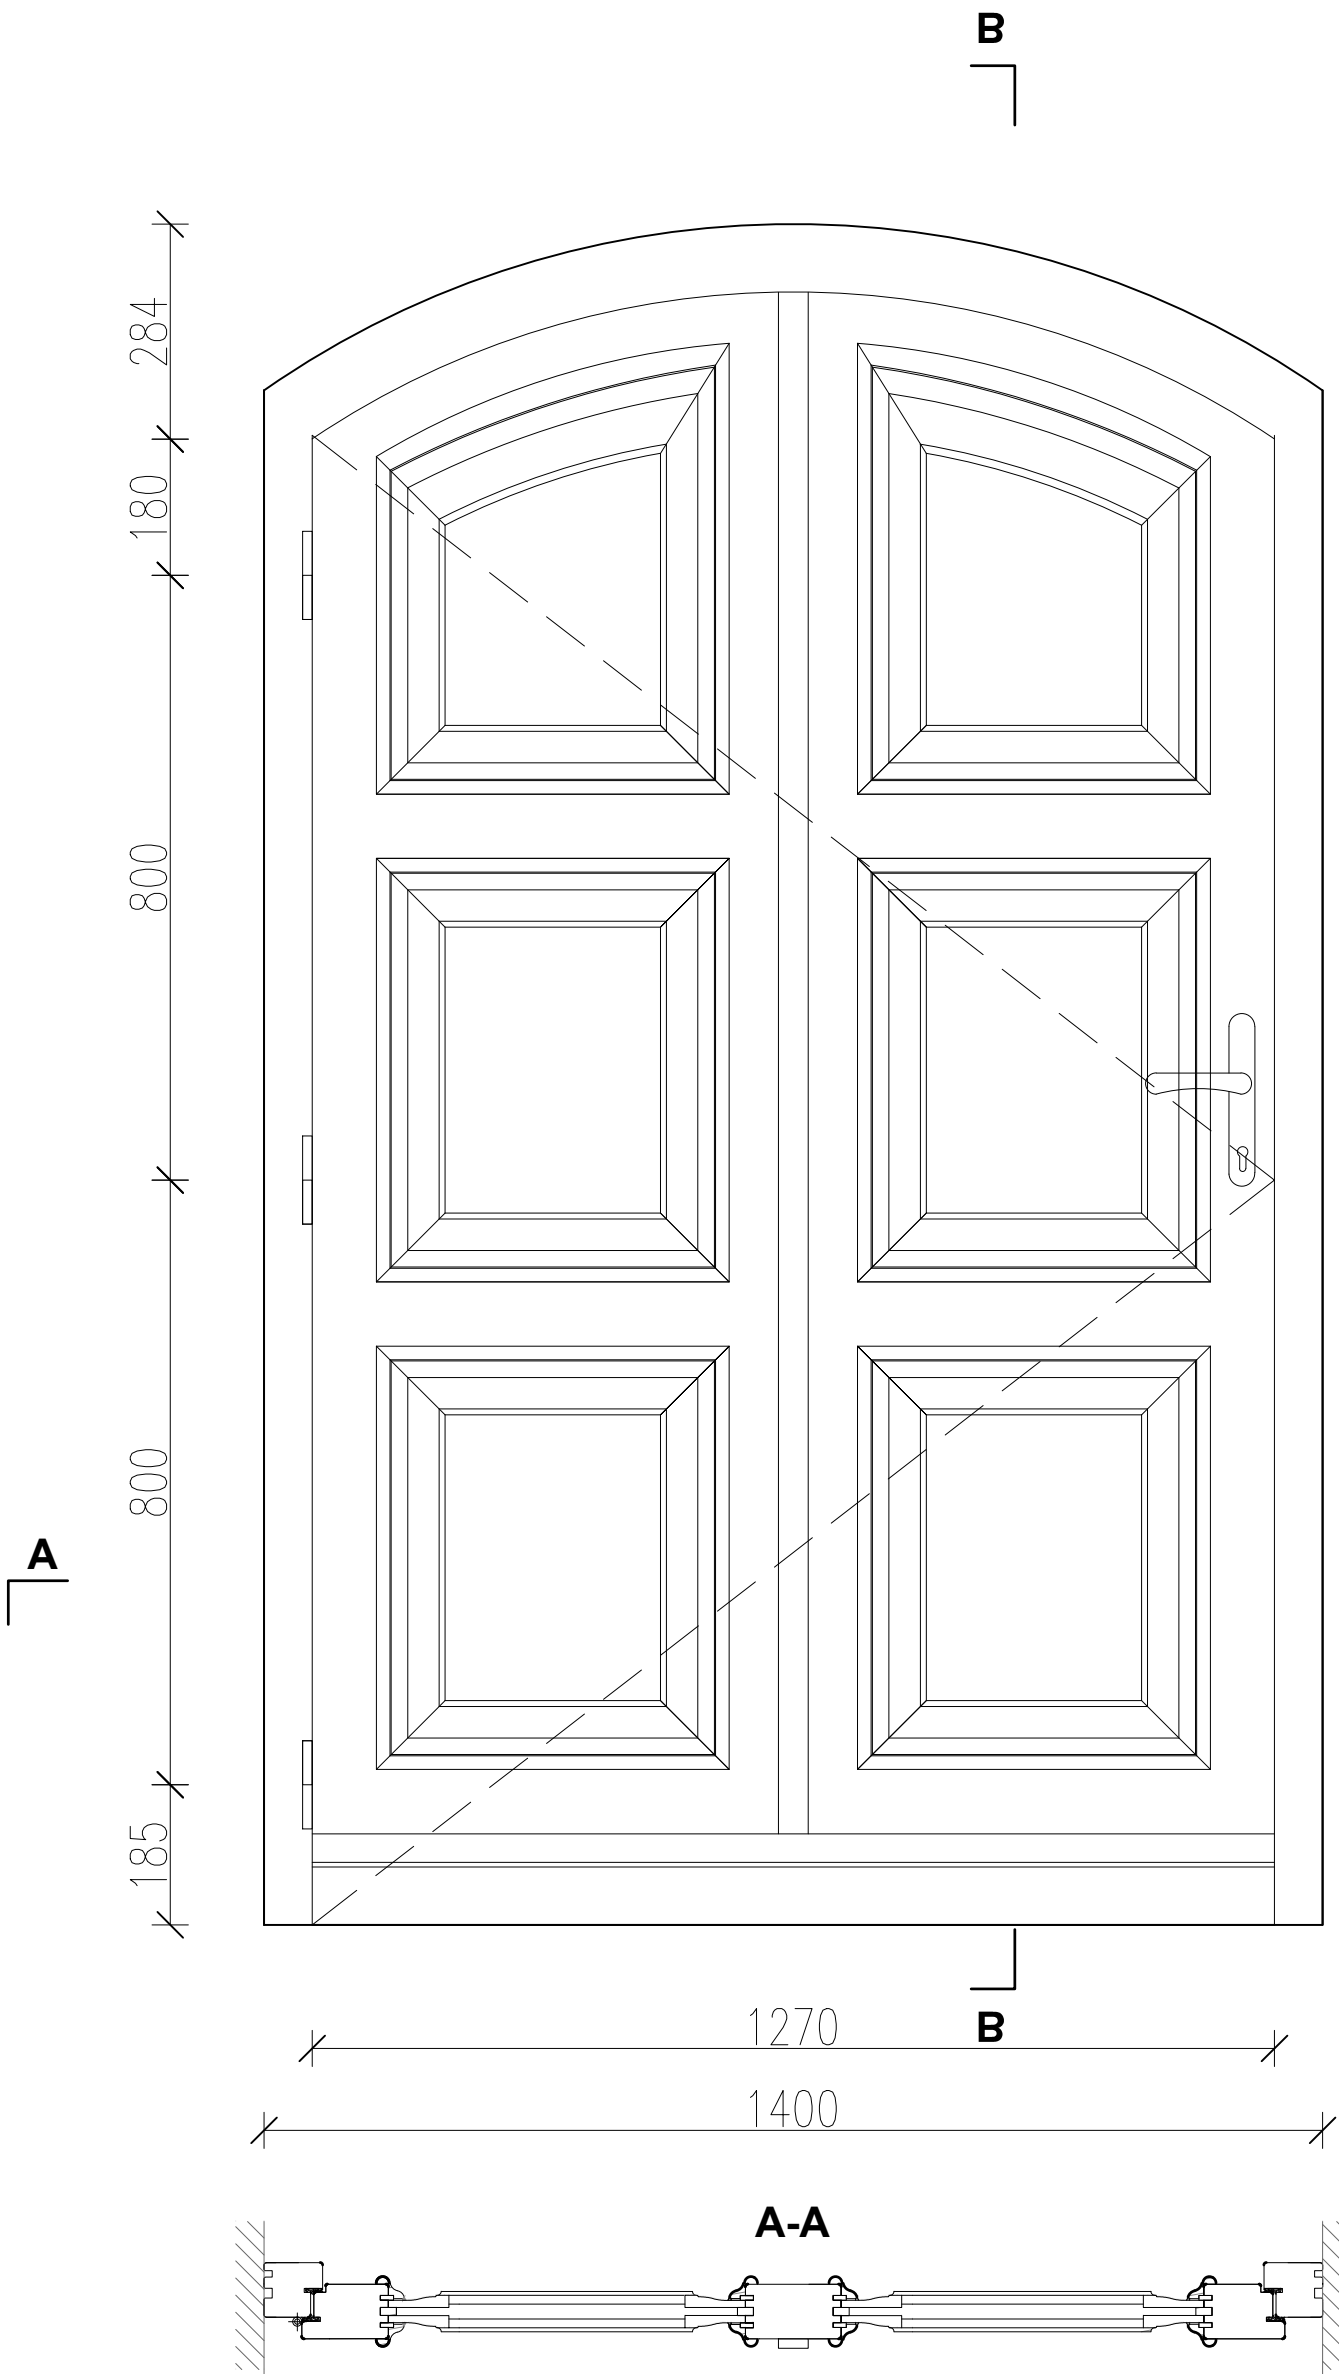

materiał: drewniane, kolor RAL 8014 Sepia
współczynnik U: nie gorszy niż 1,3 W/m2K
wyposażenie: klamka wkładka, 2 zamki patentowe

PRZED ZAMÓWIENIEM STOALRKI WYMIARY ZWERYFIKOWAĆ NA BUDOWIE


inwestor	Powiat Głogowski ul. Gen. Wł. Sikorskiego 21, 67 – 200 Głogów		
grupa projektowa	Pracownia Architektoniczna EXIGO Marek Kozieł, ul. Kołłątaja 26 / 9, 24-100 Puławy e-mail: exigo.architekt@gmail.com		
projekt	Przebudowa i remont budynku, montaż instalacji fotowoltaicznej, odgromowej, wentylacji, wymiana instalacji CO w ramach zadania inwestycyjnego pn. „Termomodernizacja budynku Starostwa Powiatowego w Głogowie”		
stadium	PROJEKT WYKONAWCZY		
adres	ul. Gen. Wł. Sikorskiego 21, 67 – 200 Głogów dz. nr 61, obr. 4 Chrobry, jedn. ewid. miasto Głogów, ident. 020301_1.0004.61		
projektant	mgr inż.arch. Marek Kozieł	nr upr. upr. do projektowania w spec. architektonicznej bez ogr. 16DSOKK/2012	podpis
data	17.03.2025		skala 1:10
rysunek	DRZWI D1		strona A 15

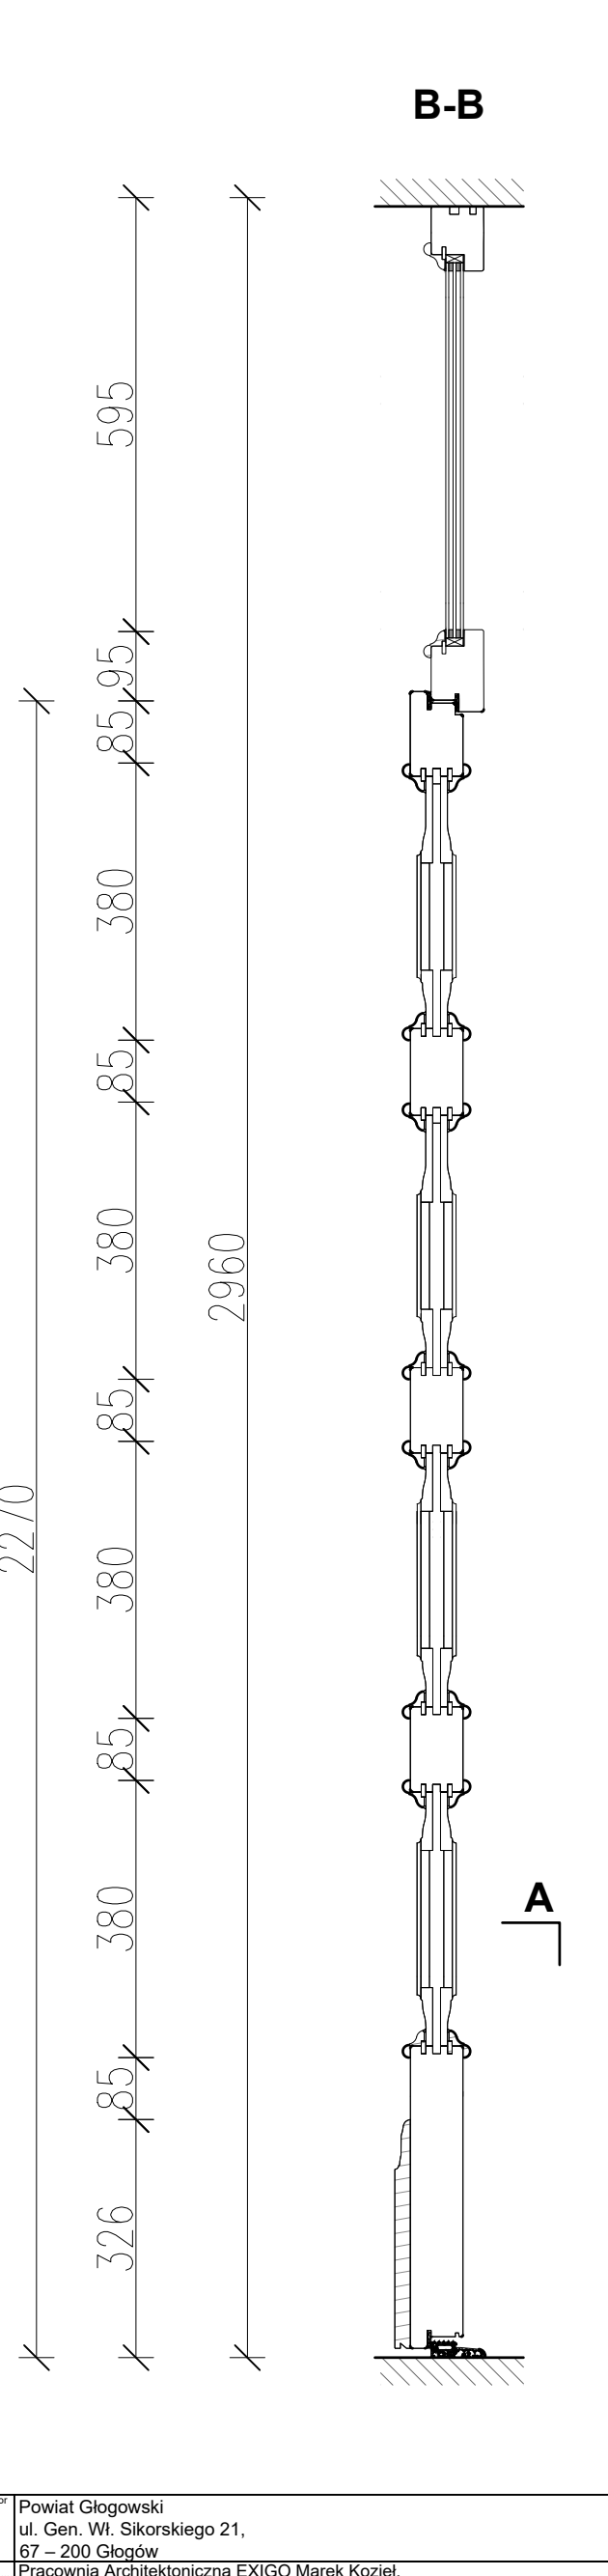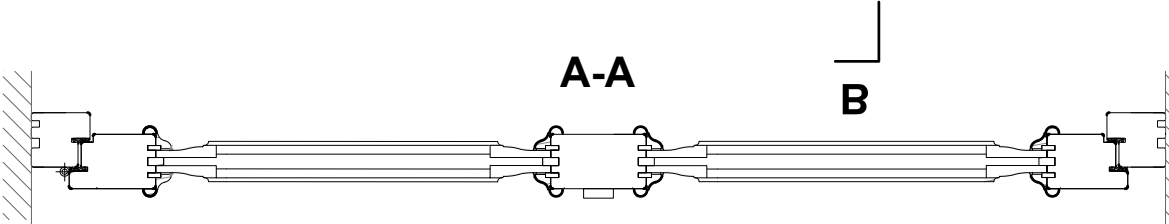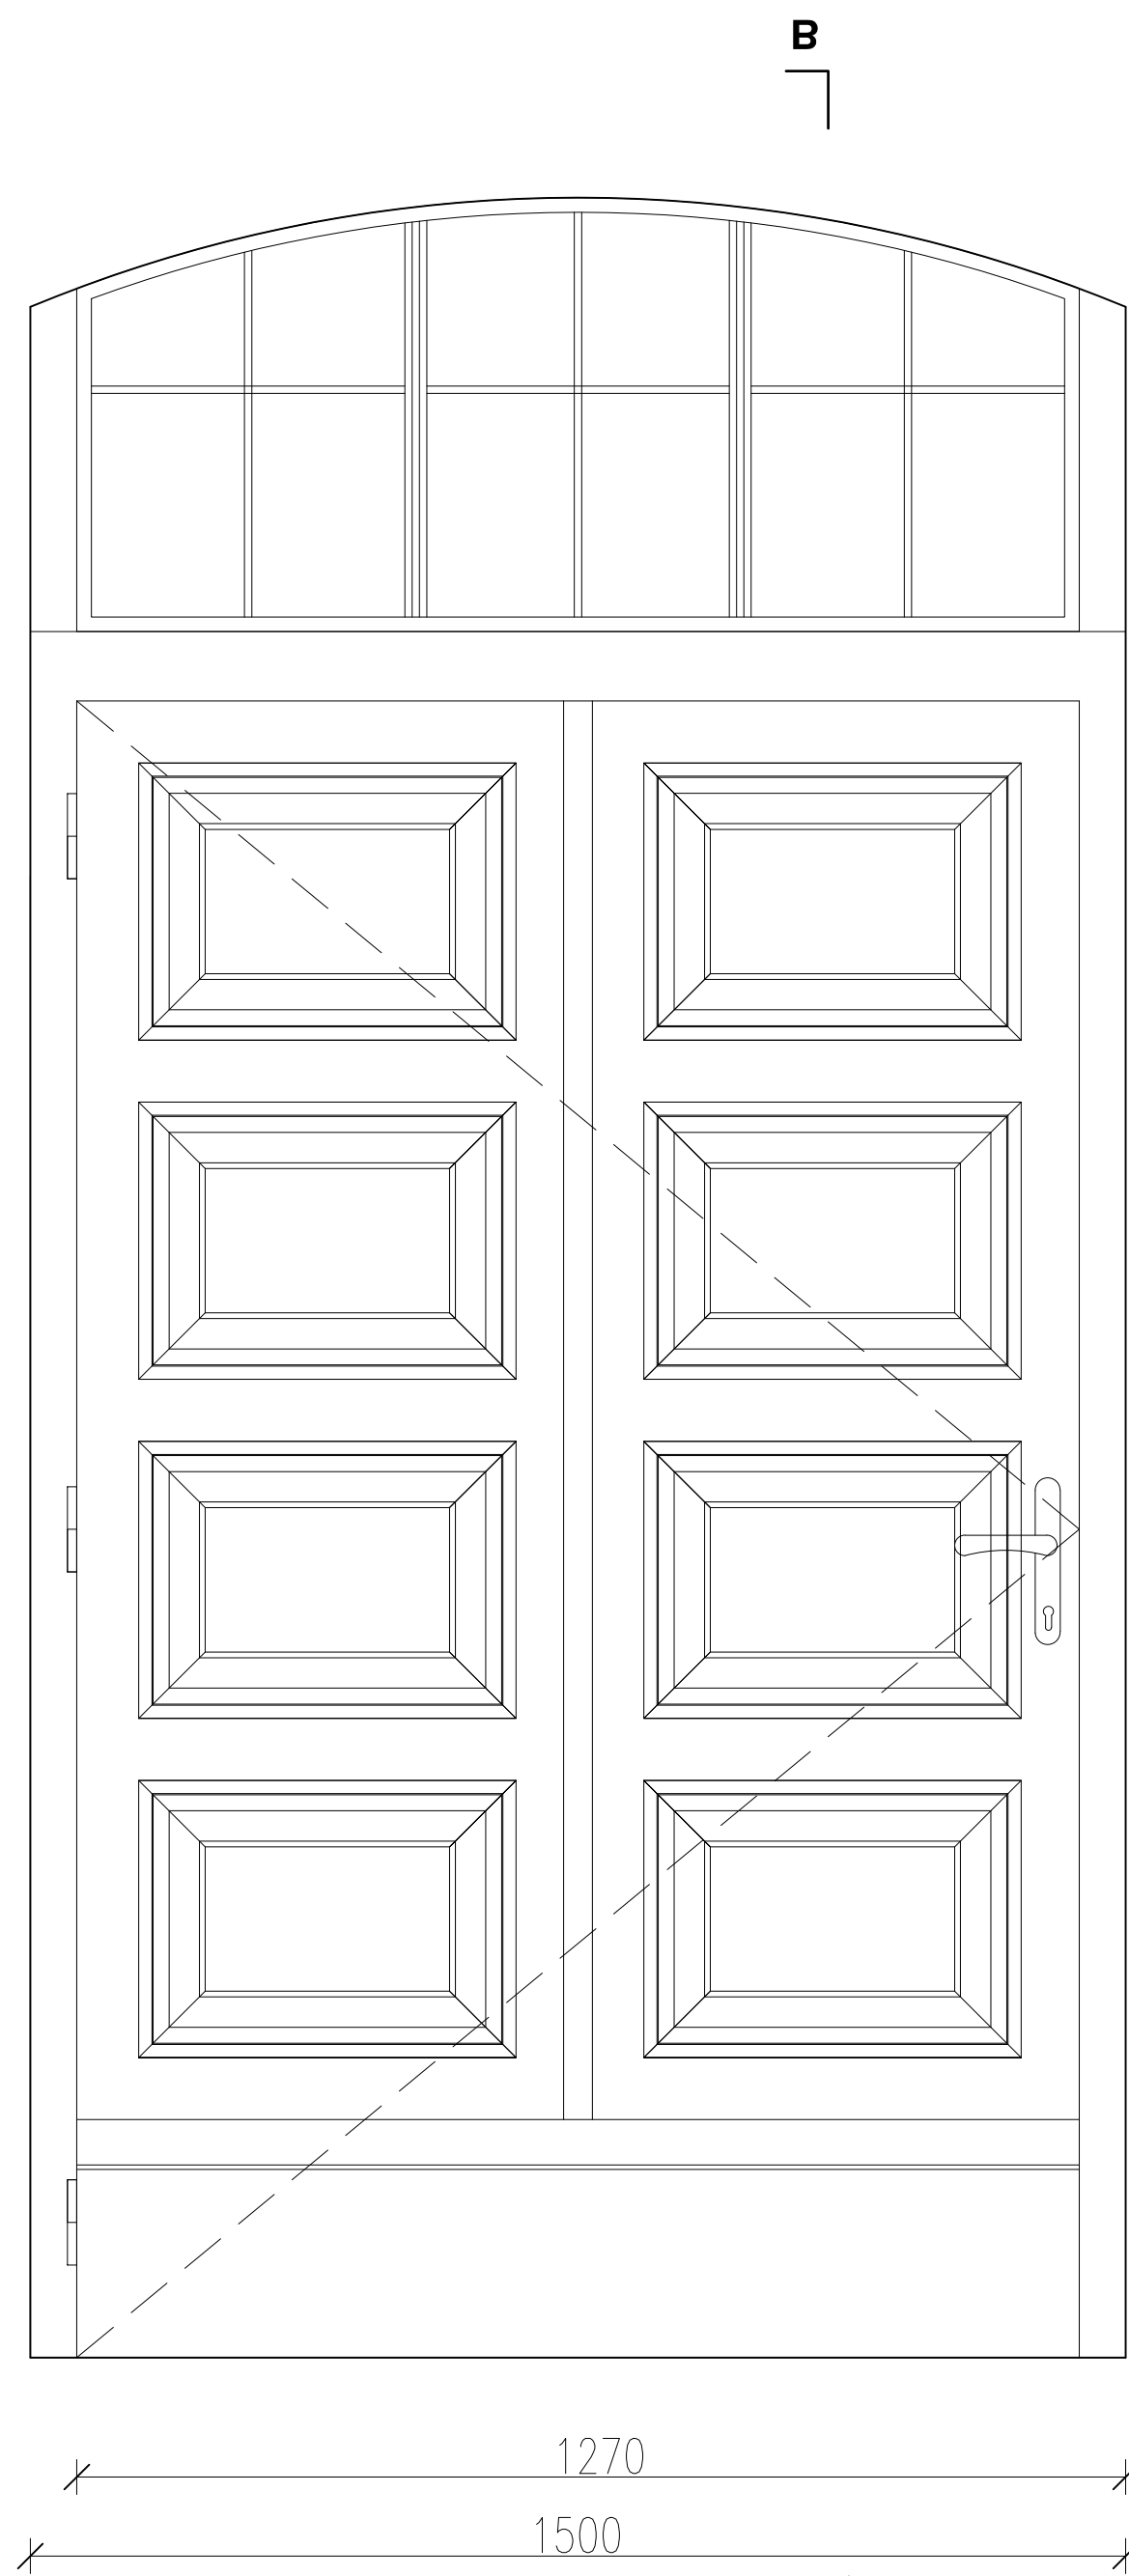


materiał: drewniane, kolor RAL 8014 Sepia
współczynnik U: nie gorszy niż 1,3 W/m2K
wyposażenie: klamka wkładka, 2 zamki patentowe

PRZED ZAMÓWIENIEM STOALRKI WYMIARY ZWERYFIKOWAĆ NA BUDOWIE


inwestor	Powiat Głogowski ul. Gen. Wł. Sikorskiego 21, 67 – 200 Głogów		
grupa projektowa	Pracownia Architektoniczna EXIGO Marek Kozieł, ul. Kołtąta 26 / 9, 24-100 Puławy e-mail: exigo.architekt@gmail.com		
projekt	Przebudowa i remont budynku, montaż instalacji fotowoltaicznej, odgromowej, wentylacji, wymiana instalacji CO w ramach zadania inwestycyjnego pn. „Termomodernizacja budynku Starostwa Powiatowego w Głogowie”		
stadium	PROJEKT WYKONAWCZY		
adres	ul. Gen. Wł. Sikorskiego 21, 67 – 200 Głogów dz. nr 61, obr. 4 Chrobry, jedn. ewid. miasto Głogów, ident. 020301_1.0004.61		
projektant	mgr inż.arch. Marek Kozieł	nr upr. upr. do projektowania w spec. architektonicznej bez ogr. 16DSOKK/2012	podpis
data	17.03.2025		skala 1:100
rysunek	DRZWI D2		Wariant A
		W rysunku	16

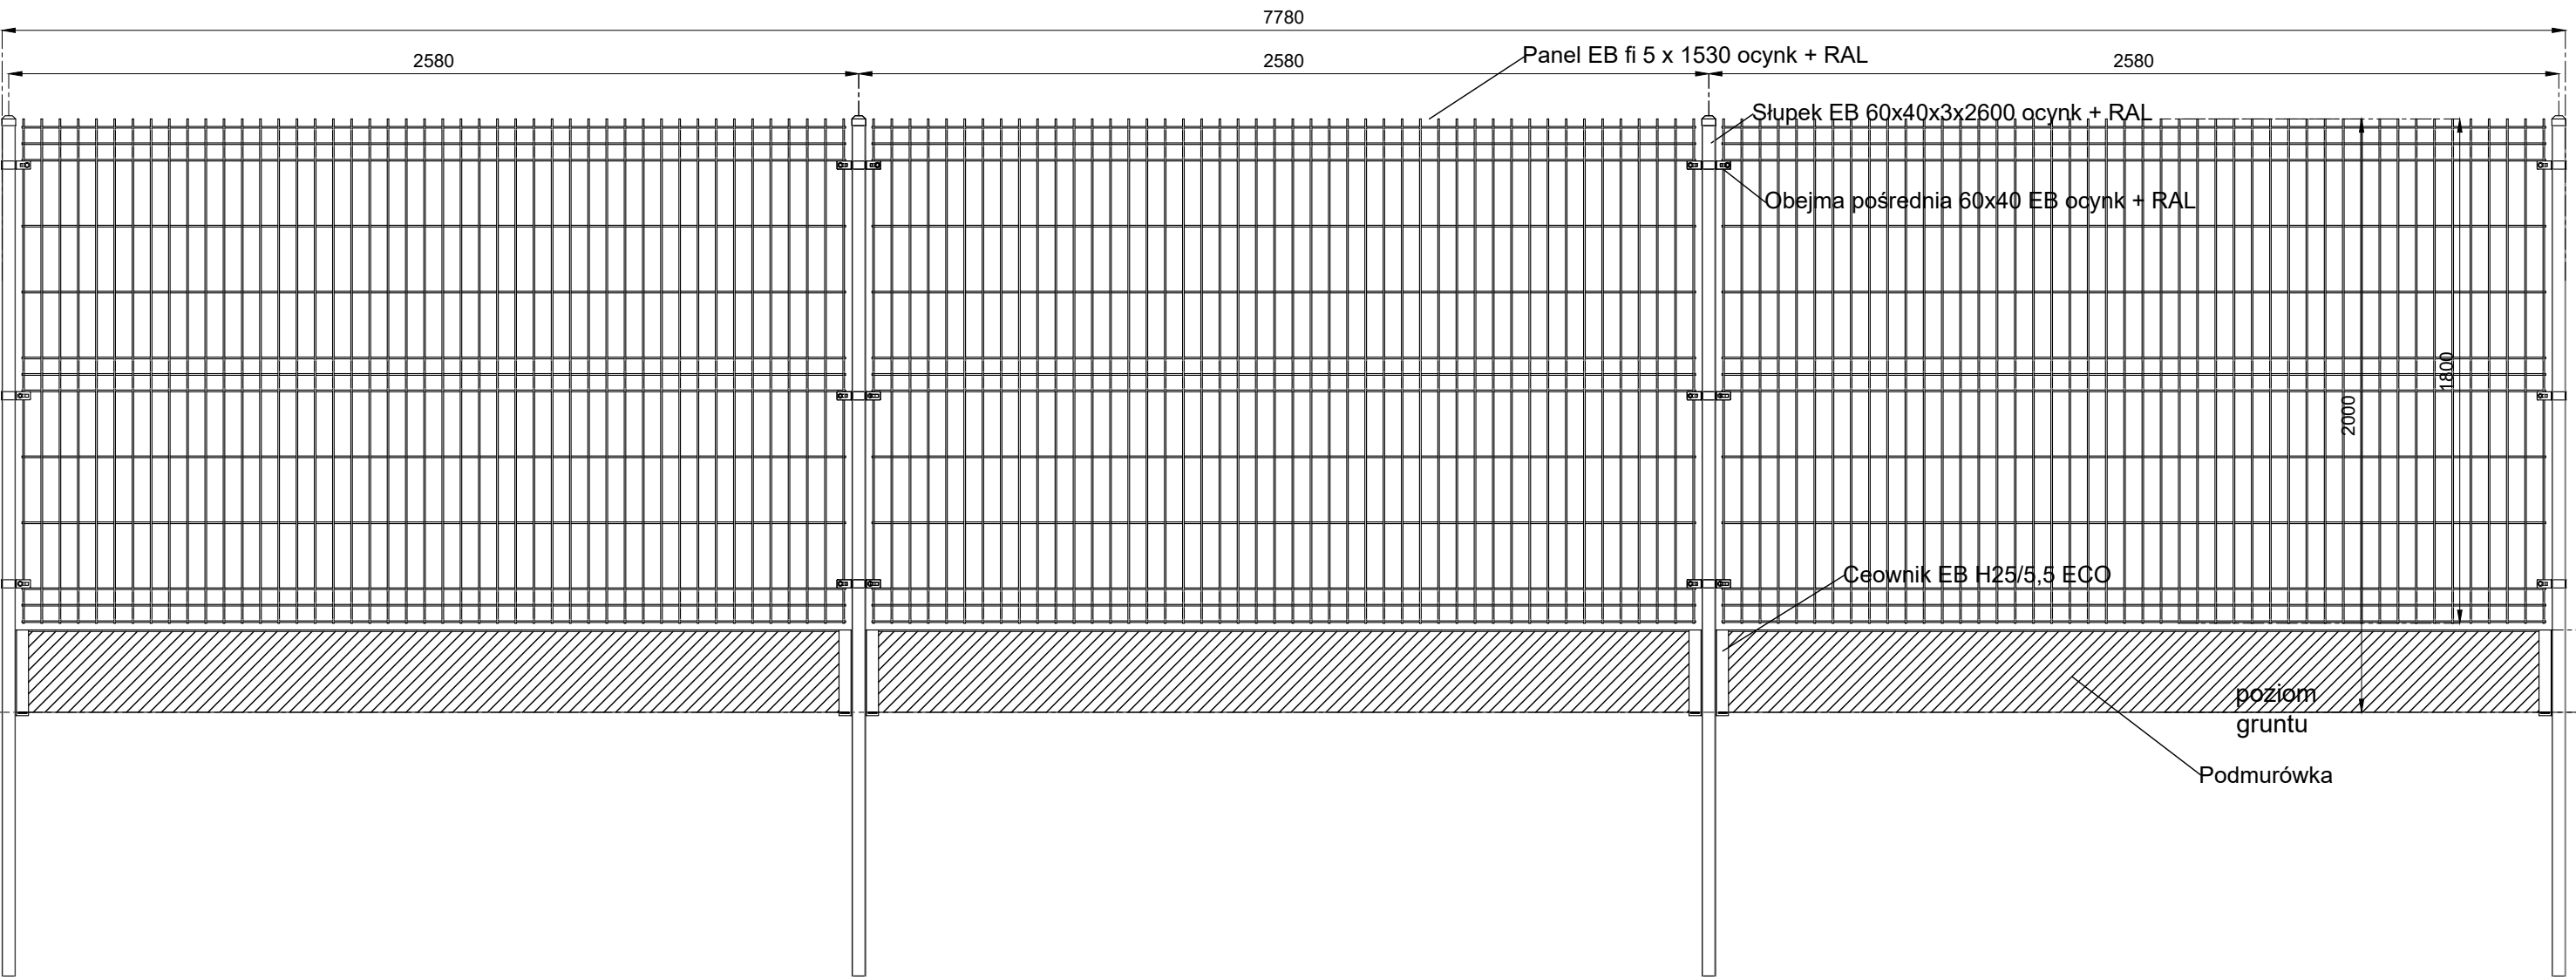

inwestor	Powiat Głogowski ul. Gen. Wł. Sikorskiego 21, 67 – 200 Głogów		
grupa projektowa	Pracownia Architektoniczna EXIGO Marek Kozieł, ul. Kołłątaja 26 / 9, 24-100 Puławy e-mail: exigo.architekt@gmail.com		
projekt	Przebudowa i remont budynku, montaż instalacji fotowoltaicznej, odgromowej, wentylacji, wymiana instalacji CO w ramach zadania inwestycyjnego pn. „Termomodernizacja budynku Starostwa Powiatowego w Głogowie”		
stadium	PROJEKT WYKONAWCZY		
adres	ul. Gen. Wł. Sikorskiego 21, 67 – 200 Głogów dz. nr 61, obr. 4 Chrobry, jedn. ewid. miasto Głogów, ident. 020301_1.0004.61		
projektant	mgr inż.arch. Marek Kozieł	nr upr. upr. do projektowanie w spec. architektonicznej bez ogr. 16DSOKK/2012	podpis
data	17.03.2025		skala 1:20
rysunek	WIDOK OGRODZENIA		numer rysunku A 17

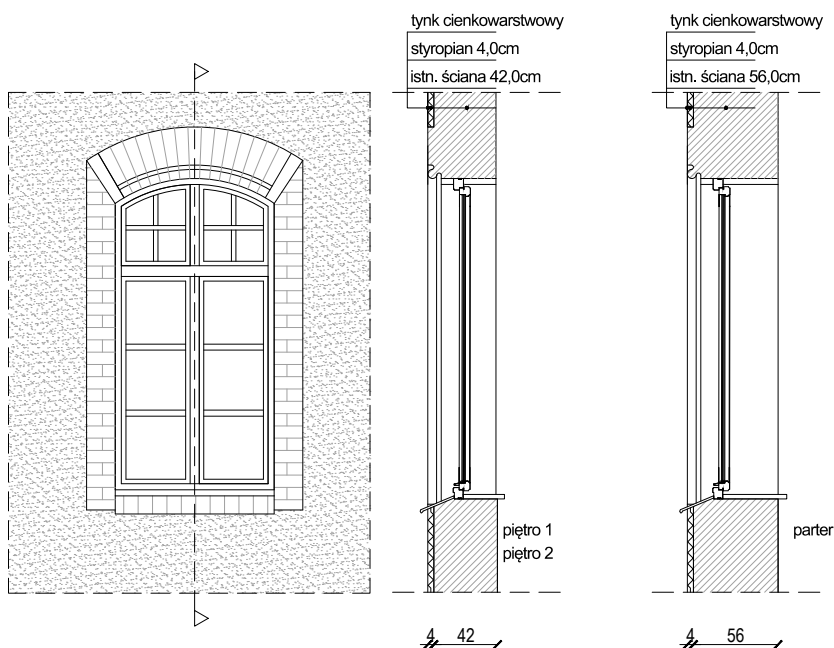

stan istniejący

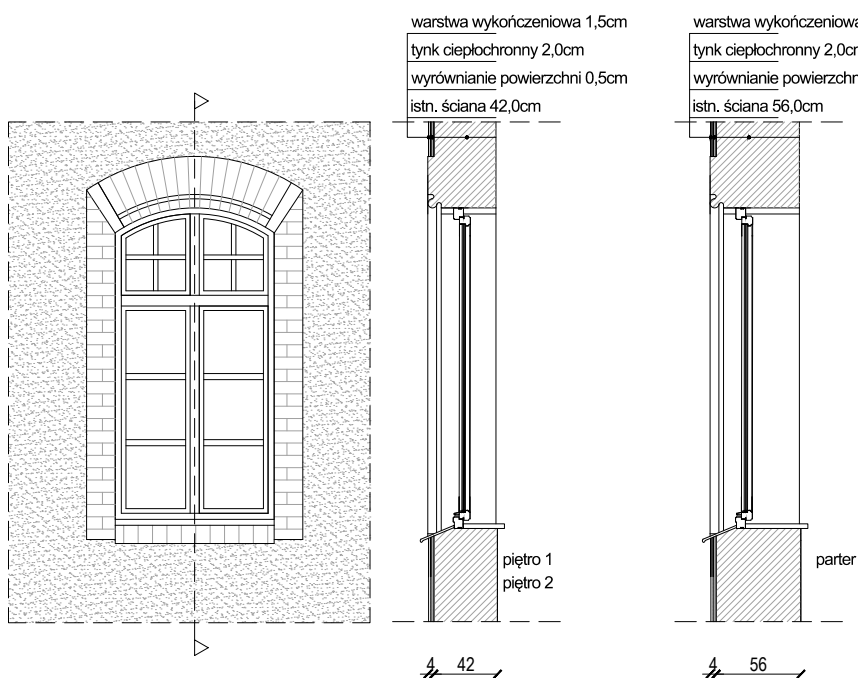

stan projektowany

inwestor	Powiat Głogowski ul. Gen. Wł. Sikorskiego 21, 67 – 200 Głogów		
grupa projektowa	Pracownia Architektoniczna EXIGO Marek Kozieł, ul. Kołłątaja 26 / 9, 24-100 Puławy e-mail: exigo.architekt@gmail.com		
projekt	Przebudowa i remont budynku, montaż instalacji fotowoltaicznej, odgromowej, wentylacji, wymiana instalacji CO w ramach zadania inwestycyjnego pn. „Termomodernizacja budynku Starostwa Powiatowego w Głogowie”		
stadium	PROJEKT WYKONAWCZY		
adres	ul. Gen. Wł. Sikorskiego 21, 67 – 200 Głogów dz. nr 61, obr. 4 Chrobry, jedn. ewid. miasto Głogów, ident. 020301_1.0004.61		
projektant	mgr inż.arch. Marek Kozieł	nr upr. upr. do projektowania w spec. architektonicznej bez ogr. 16/DSOKK/2012	podpis
data	17.03.2025		skala 1:50
rysunek	WARSTWY ŚCIAN		tytuł A 18