


RZUT PARTERU

Skala 1:50

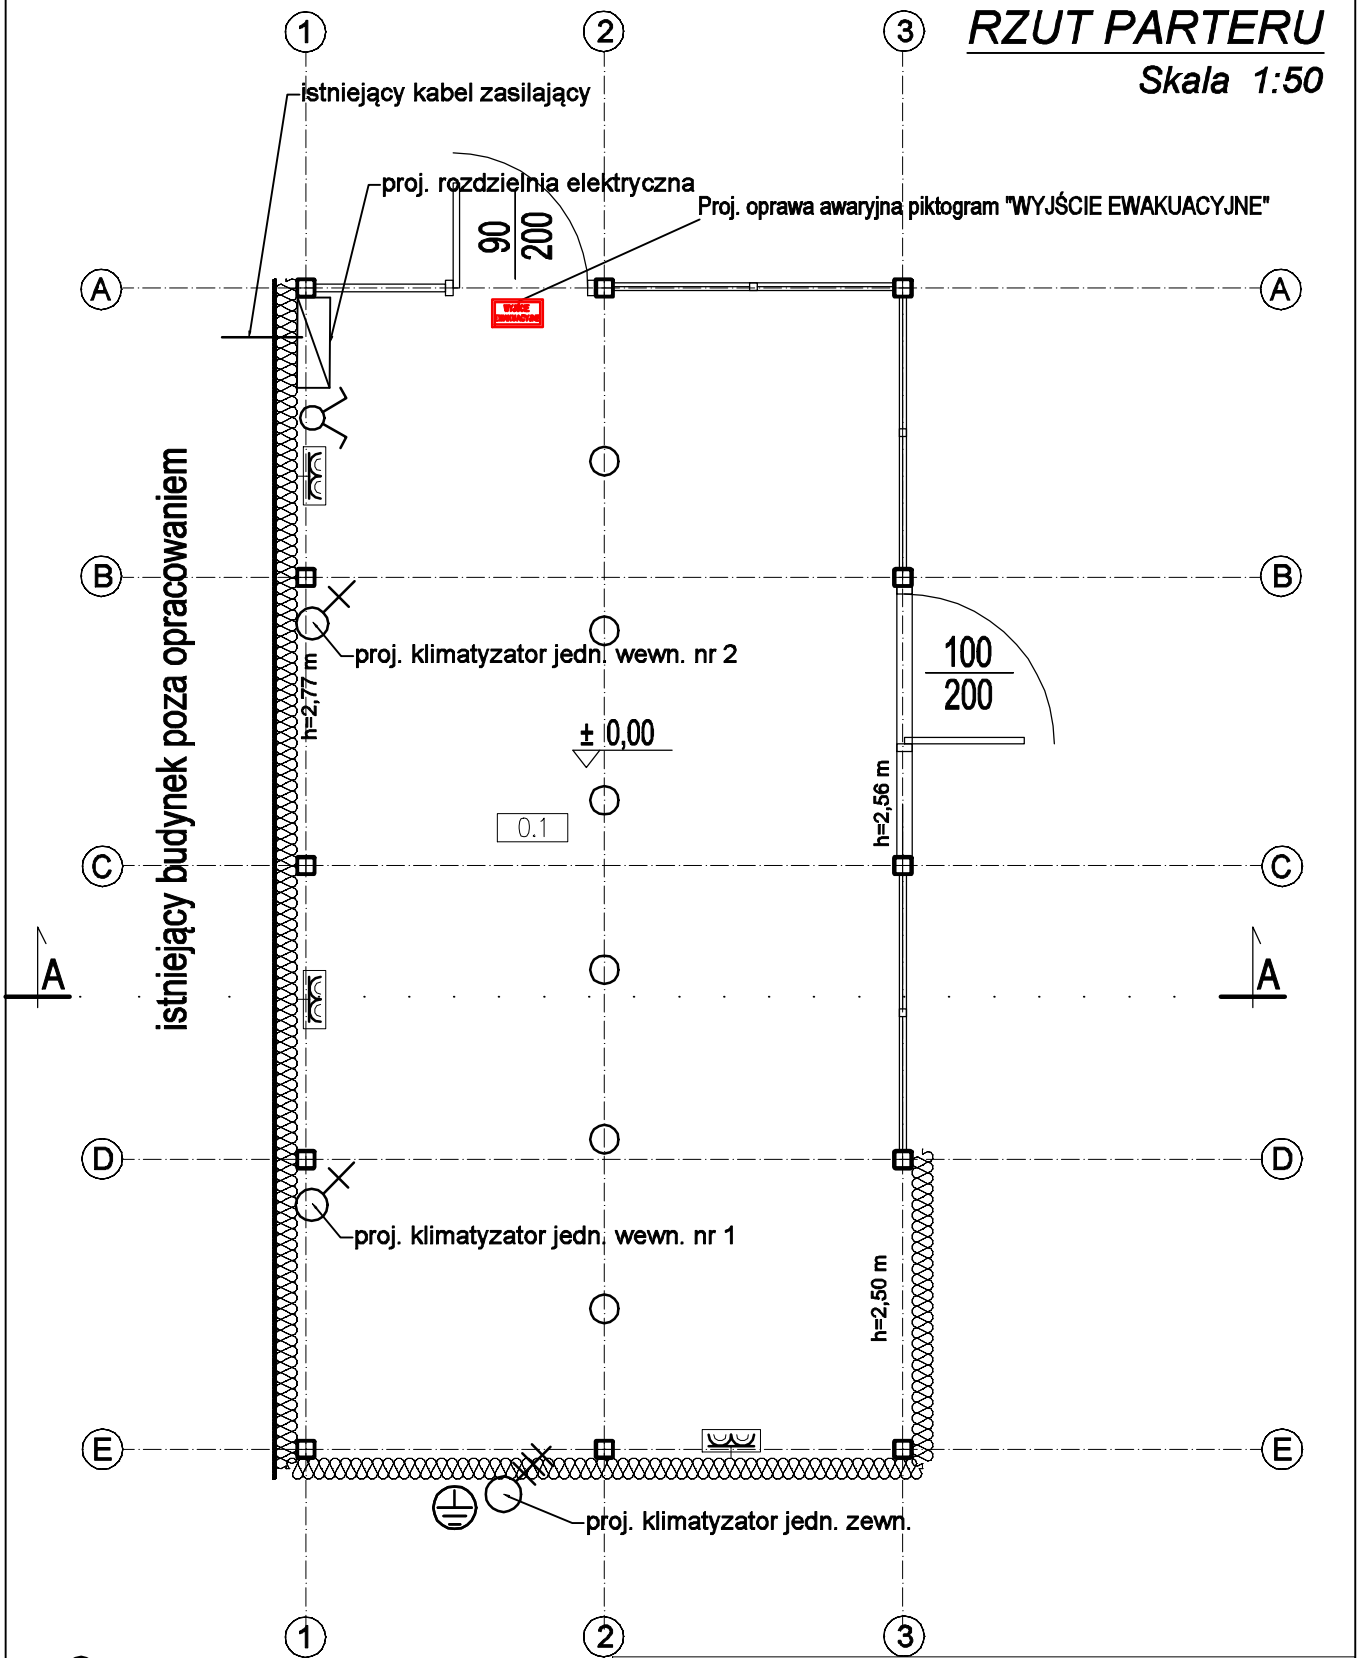

Oprawa LED IP44 15W



Gniazdo bryzgoszczelne IP 44 16A 230V



Łącznik Seryjny 230V, 10A



Przyłącze 1f, 230V L,N,PE
zakończone puszką łączeniową



Przyłącze 3f, 400V L1,L2,L3,N,PE
zakończone puszką łączeniową



Punkt połączeń wyrównawczych

Instalacja natynkowa

		Nr rysunku
		E1
BRANŻA	ELEKTRYCZNA	DATA
RYSUNEK	RZUT PARTERU	27.11.2025
INWESTYCJA	Budowa ogrodu zimowego na potrzeby zespołu szkół centrum kształcenia rolniczego przy ul. Filmowej 1 w Bydgoszczy, dz. 15/21, obr. 199	
INWESTOR	Zespół Szkół Centrum Kształcenia Rolniczego w Bydgoszczy, ul. Filmowa 1 85-836 Bydgoszcz	PT
FUNKCJA	IMIĘ I NAZWISKO	SKALA
PROJEKTANT	mgr inż. Mirosław Siołkowski	1:50
	NR UPRAWNIEN GP-KZ-7342/261/92	
Opracował	mgr inż. Marcin Japiński	