


SG

LEGENDA:

- proj. rurociąg stalowy czarny bez szwu
- istn. szafka gazomierzowa

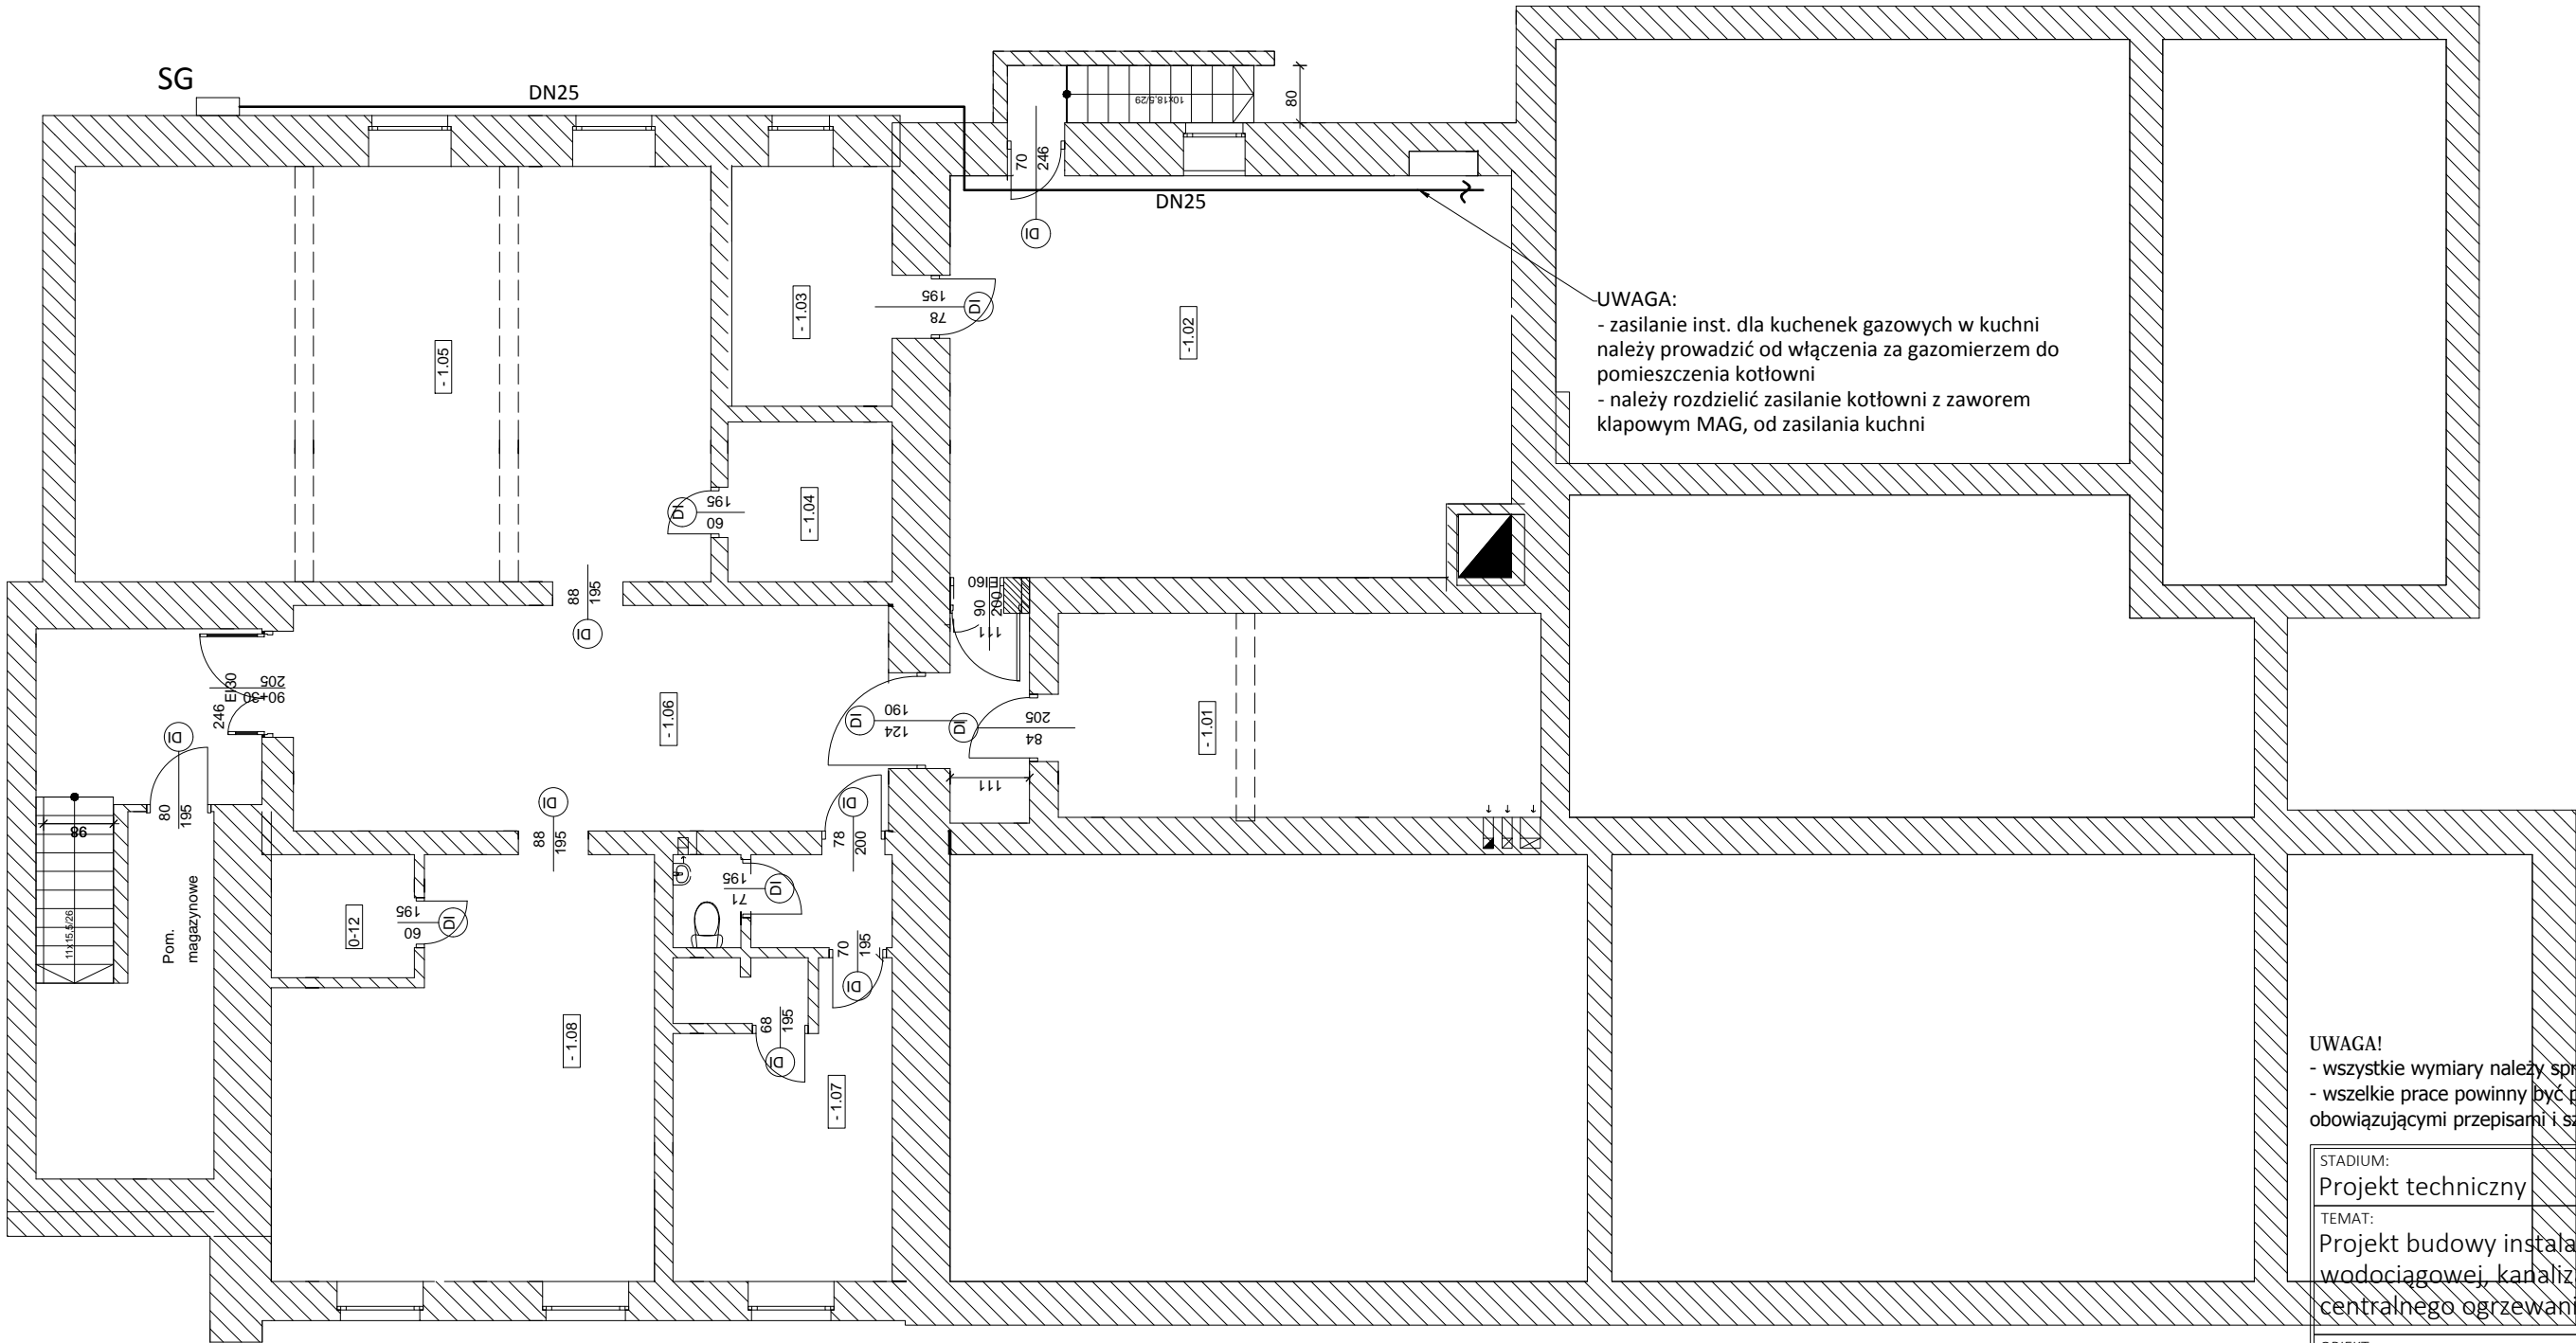

UWAGA!

- wszystkie wymiary należy sprawdzić na budowie
- wszelkie prace powinny być prowadzone zgodnie z obowiązującymi przepisami i sztuką budowlaną

STADIUM:
Projekt techniczny

TEMAT:
Projekt budowy instalacji wewnętrznych:
wodociągowej, kanalizacji sanitarnej, gazowej,
centralnego ogrzewania

OBIEKT:
Budynek zespołu szkolno-przedszkolnego
Zalasowa, dz. nr 1674
Gmina Ryglice

PRZEDMIOT RYSUNKU:
Instalacja gazowa
Rzut piwnicy

PROJEKTANT:
Mgr Inż. Kamil Czernecki
NR UPR: MAP/0224/PWOS/14
SPECJALNOŚĆ: SANITARNA

DATA/PODPIS:
09.2025

DATA:
09.2025

SKALA:
1:100

NR RYS:
S-06