


SG

LEGENDA:

- proj. rurociąg stalowy czarny bez szwu
- istn. szafka gazomierzowa

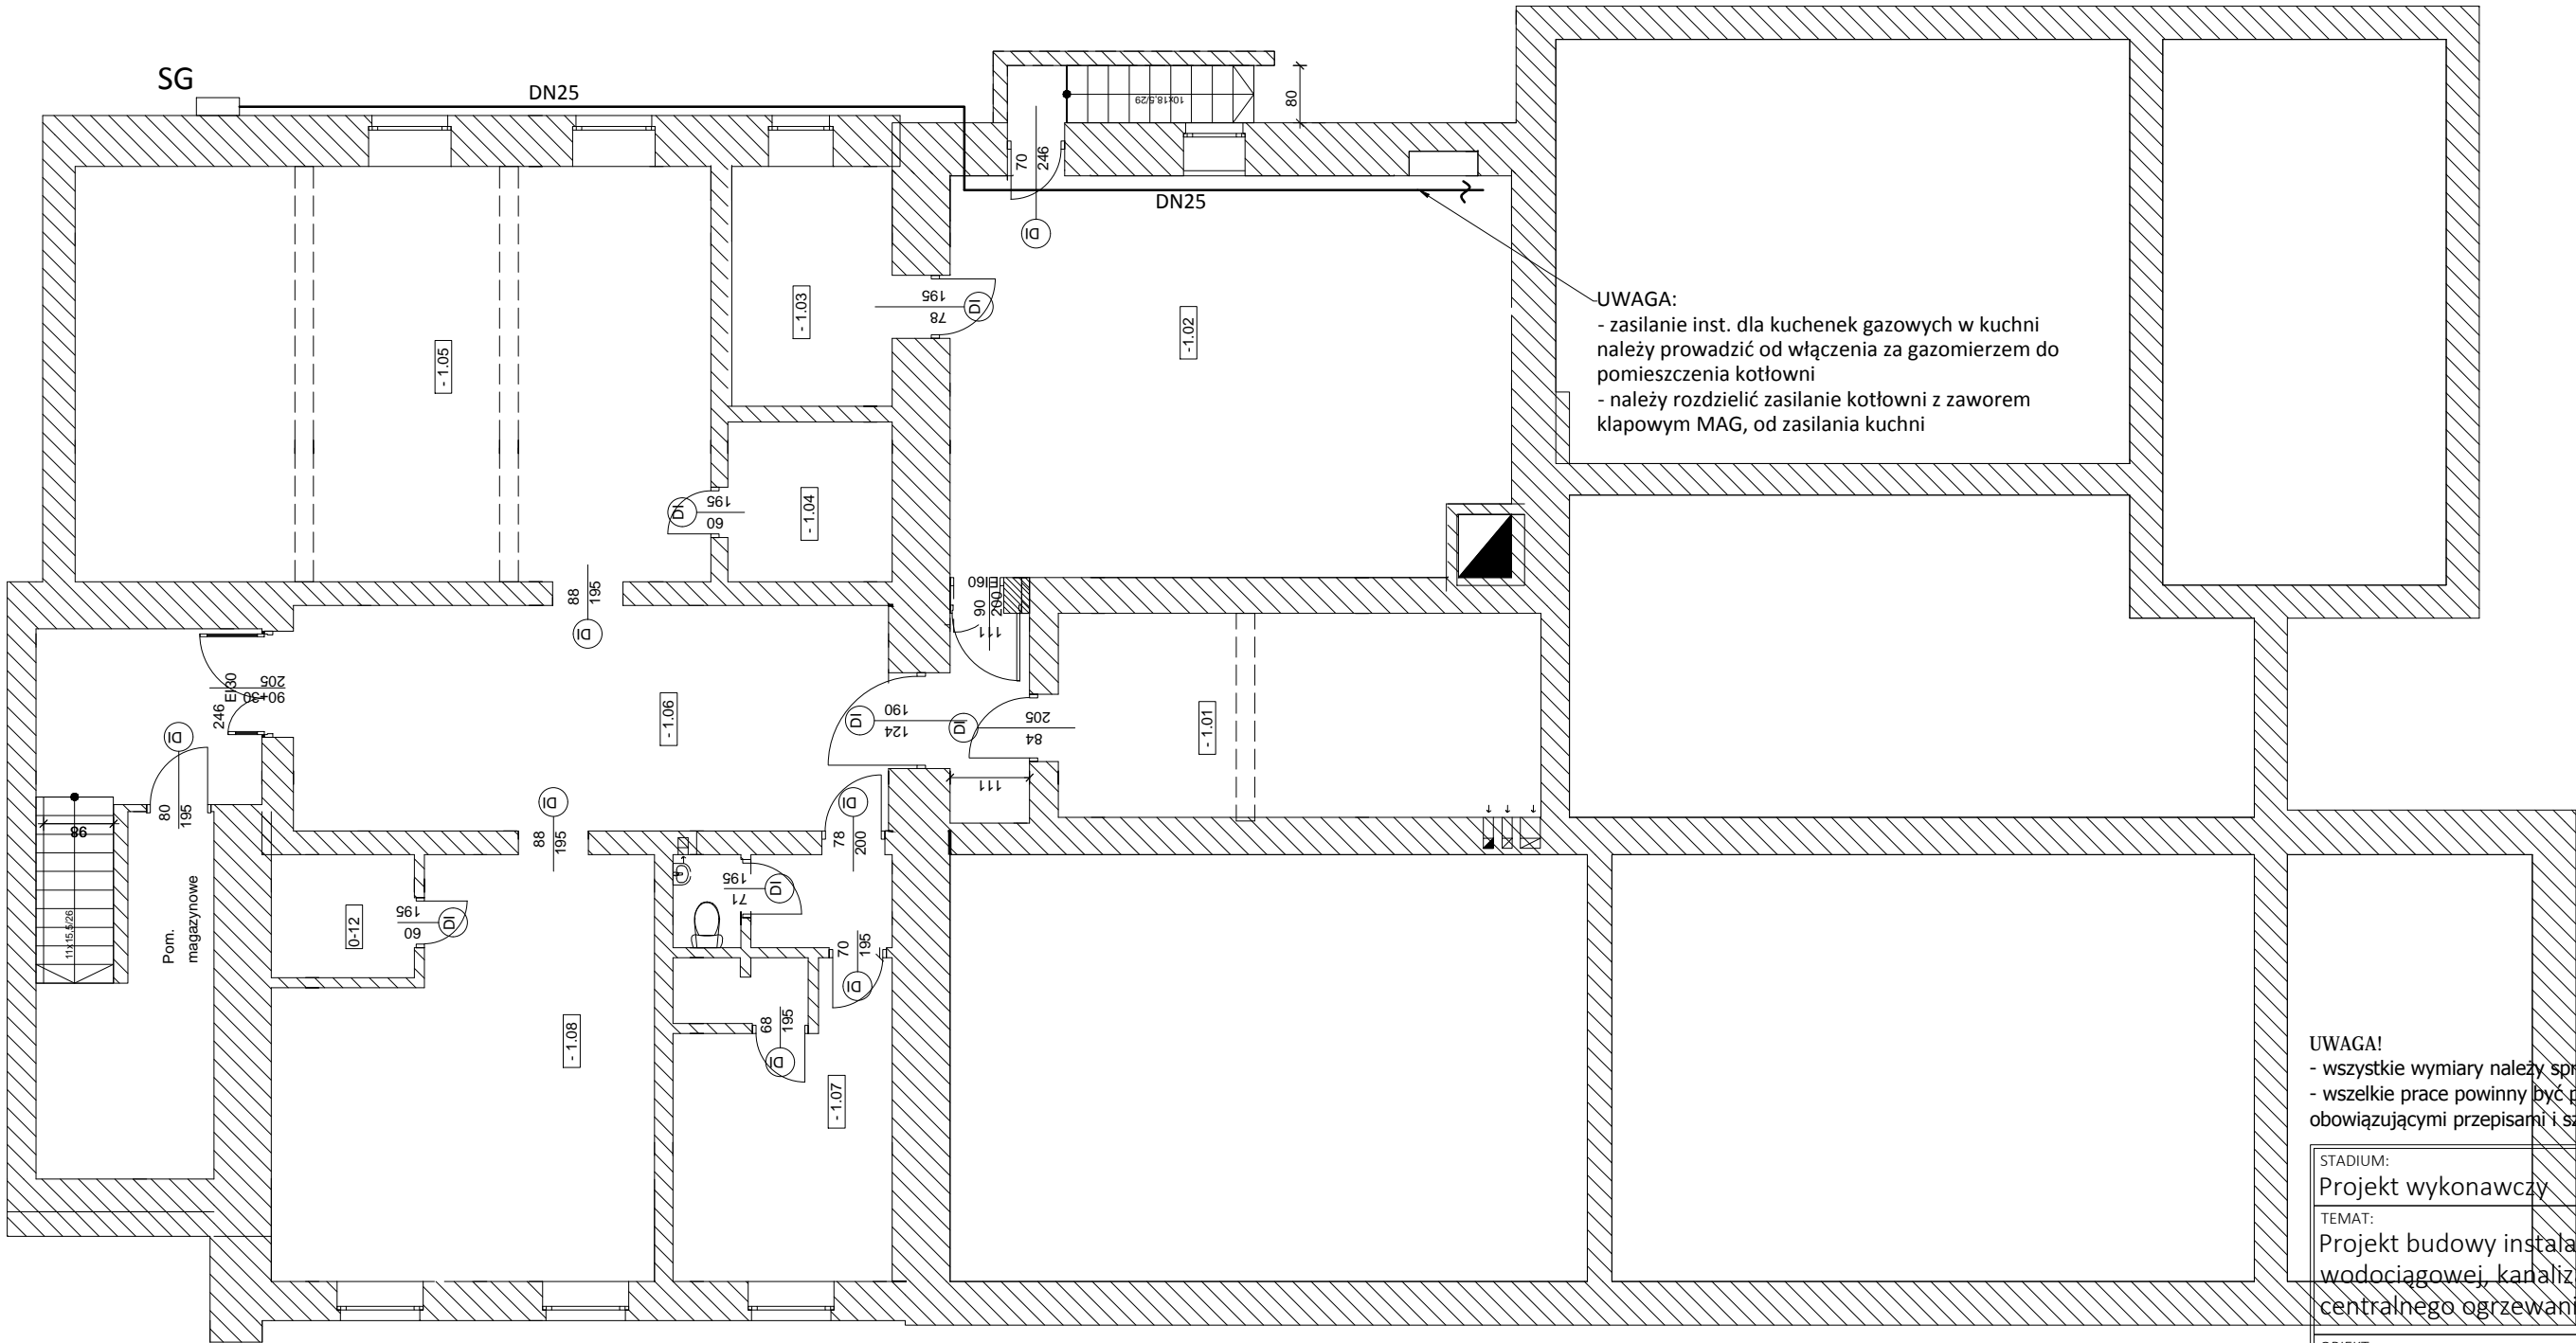

UWAGA! - wszystkie wymiary należy sprawdzić na budowie - wszelkie prace powinny być prowadzone zgodnie z obowiązującymi przepisami i sztuką budowlaną		
STADIUM: Projekt wykonawczy		
TEMAT: Projekt budowy instalacji wewnętrznych: wodociągowej, kanalizacji sanitarnej, gazowej, centralnego ogrzewania		
OBIEKT: Budynek zespołu szkolno-przedszkolnego Zalasowa, dz. nr 1674 Gmina Ryglice		
PRZEDMIOT RYSUNKU: Instalacja gazowa Rzut piwnicy		
PROJEKTANT: Mgr Inż. Kamil Czernecki NR UPR: MAP/0224/PWOS/14 SPECJALNOŚĆ: SANITARNA		DATA/PODPIS: 09.2025
DATA: 09.2025	SKALA: 1:100	NR RYS: S-06