


LEGENDA:

— - proj. sieć wodociągowa

Poświadczam, że niniejszy dokument został opracowany w wyniku prac geodezyjnych i kartograficznych, których rezultaty zawiera operat techniczny pozytywnie zweryfikowany. Jednocześnie informuję, że jestem świadomy odpowiedzialności karnej za złożenie fałszywego oświadczenia. (Ustawa Prawo Geodezyjne i Kartograficzne Dz.U. 2024 poz. 1151)	
Identyfikator zgłoszenia prac geodezyjnych	6640.2394.2025
Organ służby geodezyjnej, który otrzymał zgłoszenie	Starosta Zgierski
Wykonawca prac geodezyjnych	Biuro Usług Geodezyjnych i Kartograficznych "Geo-Alex" s.c. B. Ziabka, M. Kowalski
Nr i data sporządzenia dokumentu zawierającego wynik pozytywnej weryfikacji	Protokół weryfikacji nr 6640.2394.2025_79527 z dnia 21.05.2025r.
Nr operatu technicznego	P.1020.2025.2291
Imię i nazwisko oraz nr uprawnień zawodowych kierownika prac	mgr inż. Mateusz Kowalski geodeta uprawniony Nr 21952

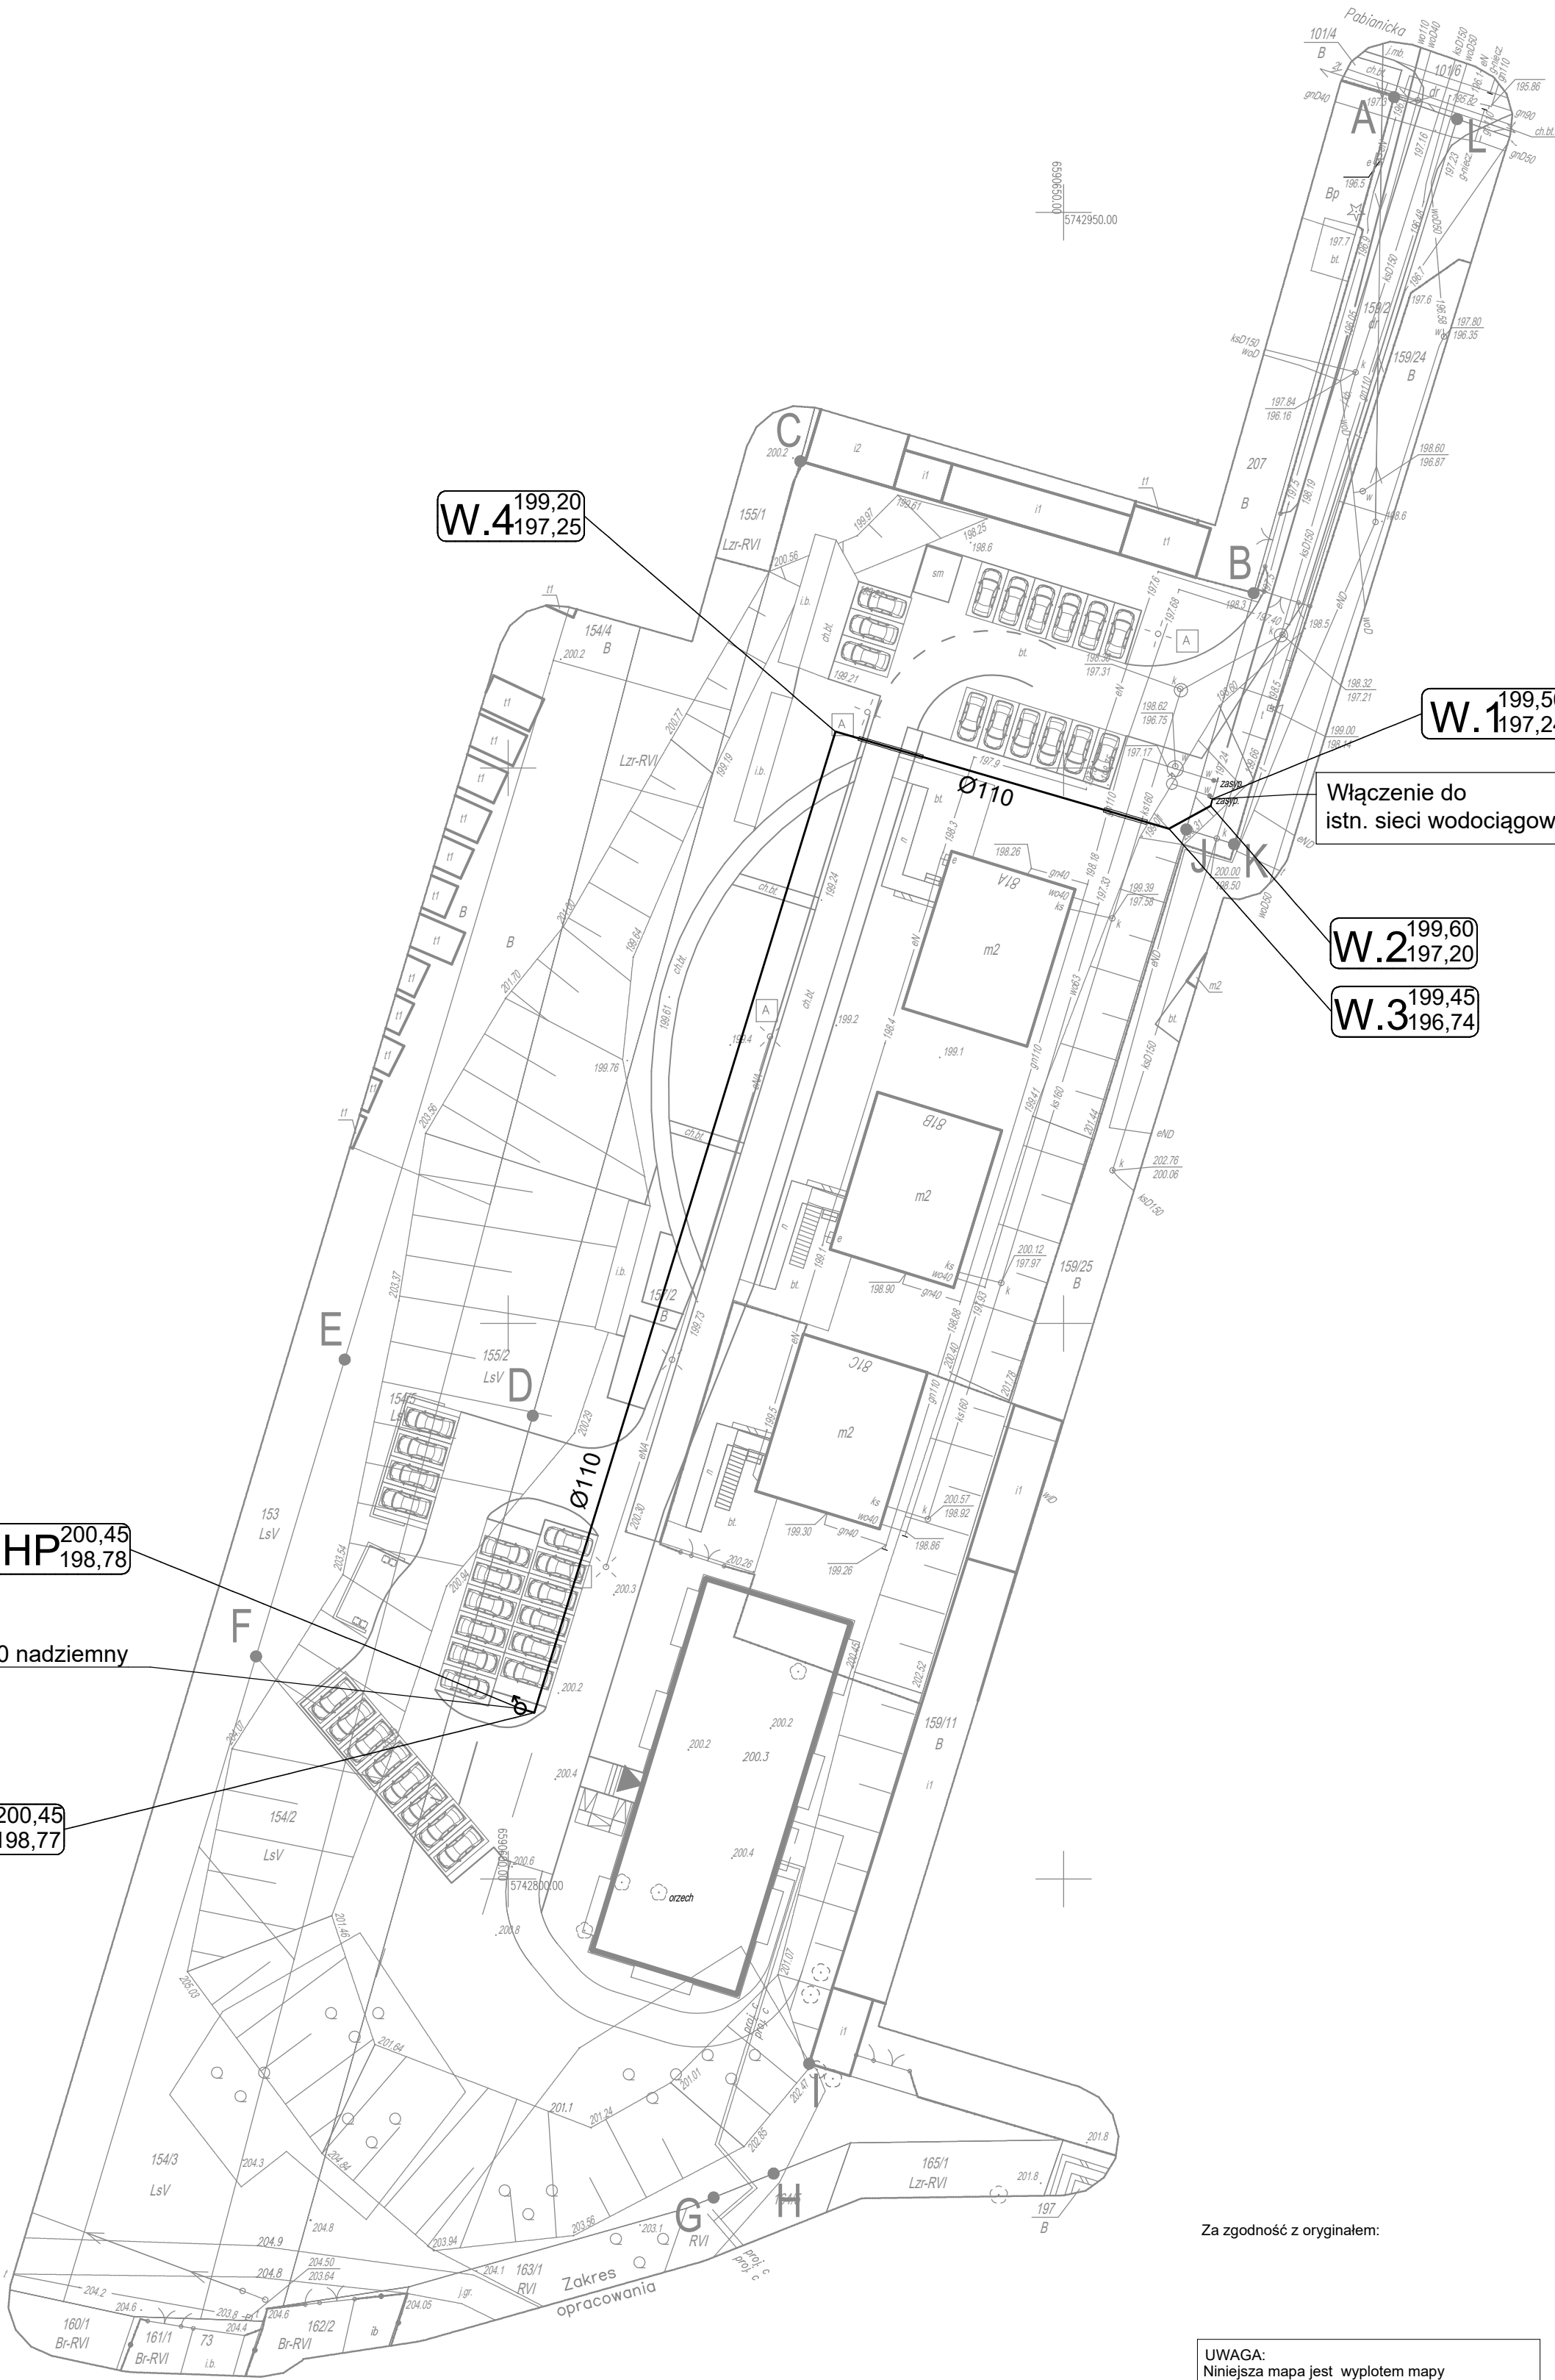

Za zgodność z oryginałem:

UWAGA:
Niniejsza mapa jest wypłotem mapy do celów projektowych zaewidencjonowanej w Powiatowym Ośrodku Dokumentacji Geodezyjnej i Kartograficznej w Zgierzu pod nr 6640.2394.2025 dnia 2025.05.21.

Uwaga!

Nie wyklucza się istnienia w terenie innych przewodów, o których brak informacji. Wynika to z zaszczerstości historycznych lub niedopełnienia przepisów zgłoszenia do inwentaryzacji. (Ustawa Prawo Geodezyjne i Kartograficzne Dz.U. 2024 poz. 1151)

Układ współrzędnych „2000/6,,
Układ wysokościowy „Kronsztadt'60,,

A - Podłączenia nie ustalono

Uwaga: Mapa do celów projektowych została wykonana bez ustalenia obciążeń służebnościami gruntowymi.

woj. łódzkie
pow. zgierski
m. Aleksandrów Łódzki 102004_4
obręb: A-5, 102004_4.0005
działki nr 154/2, 154/3, 154/5
155/2, 157/2, 159/2
ulica: Pabianicka

Mapa do celów projektowych

skala 1 : 500

Mapę niniejszą wykonano na podstawie mapy zasadniczej sekcja: 6.164.32.12.2.1 oraz wywiadu terenowego z maja 2025 roku.

Biuro Usług Geodezyjnych i Kartograficznych
„ Geo - Alex „, s. c.
Aleksandrów Łódzki ul. Konopnickiej 17
tel. (042) 712-37-94
www.geoalex.pl

Wykonawca:
mgr inż. Mateusz Kowalski
geodeta uprawniony nr 21952

Id zgłoszenia: 6640.2394.2025

dn. 12.05.2025r.

ERMS

Sp. z o.o.

ERMS Sp. z o.o.
ul. Zmartychwańców 8a/2, 61-501 Poznań
tel: 609 509 904, 609 282 609

NAZWA OBIEKTU BUDOWLANEGO	BUDYNEK WIELORODZINNY		
TYTUŁ RYSUNKU	SIEĆ WODOCIĄGOWA PLAN ZAGOSPODAROWANIA TERENU		
PROJEKTANT	mgr inż. Przemysław MACIEJEWSKI		
NR UPRAWNIEŃ BUDOWLANÝCH OPRACOWANIE	ŁOD/0705/PWOS/07 mgr inż. Grzegorz OLEJNIK		
SPRAWDZAJĄCY	mgr inż. Mirosław CABAN		
NR UPRAWNIEŃ BUDOWLANÝCH NR PROJEKTU	18/97/WŁ		
DATA SPORZĄDZENIA:	05.2025r.	SKALA	1: 500
NR RYS.	IS-01		