


RZUT PIWNIC SKALA 1:100

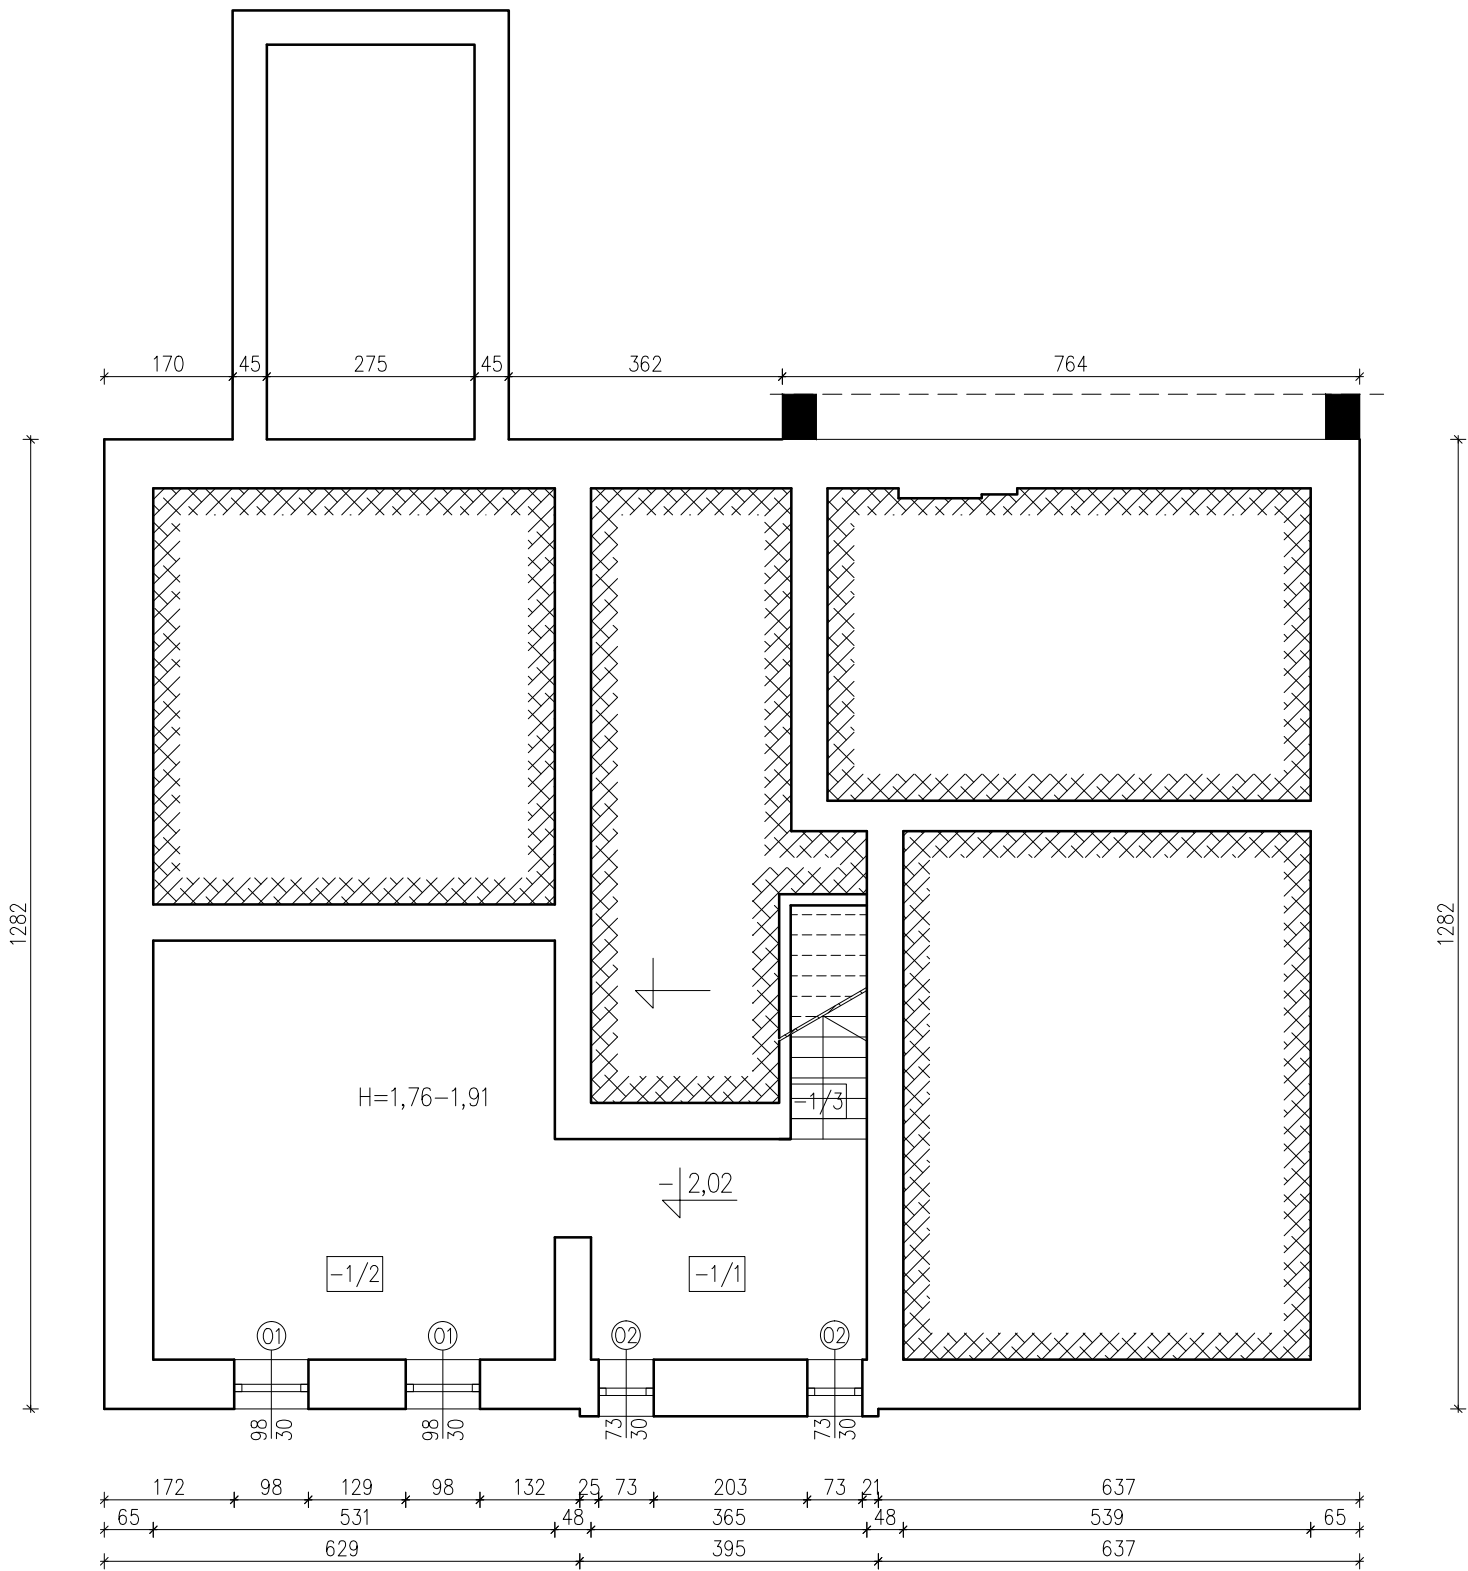

POM.	FUNKCJA	POW. [M2]
-1/1	POM. GOSPODARCZE	10,95
-1/2	POM. GOSPODARCZE	29,73
-1/3	KLATKA SCHODOWA	3,12

Inwestor: Gmina Strzegom Rynek 38 58–150 Strzegom		Branża architektoniczna	
Nazwa inwestycji: Termomodernizacja budynków użyteczności publicznej w Gminie Strzegom – placówki oświatowe. Zadanie Nr 1 – Publiczna Szkoła Podstawowa w Olszanach		Faza: projekt techniczny–wykonawczy	
Adres inwestycji: Publiczna Szkoła Podstawowa w Olszanach Olszany 33 58–150 Strzegom		Data: 02.01.2024	
Wykonawca: Biuro Projektów Audytów i Analiz Sp. z o. o. ul. Zemborzycka 53 20–445 Lublin tel. 664 566 191			
Funkcja	Imię i Nazwisko	Uprawnienia	Podpis
Projektant	mgr inż. arch. Marek Naja	54/LOIA/09 spec.architektoniczna	
Asystent projektanta	Łukasz Łepecki		
Nazwa rysunku Rzut piwnic		Skala 1:100	Nr rysunku A01