


SCHEMAT IDEOWY INSTALACJI FOTOWOLTAIICZNEJ

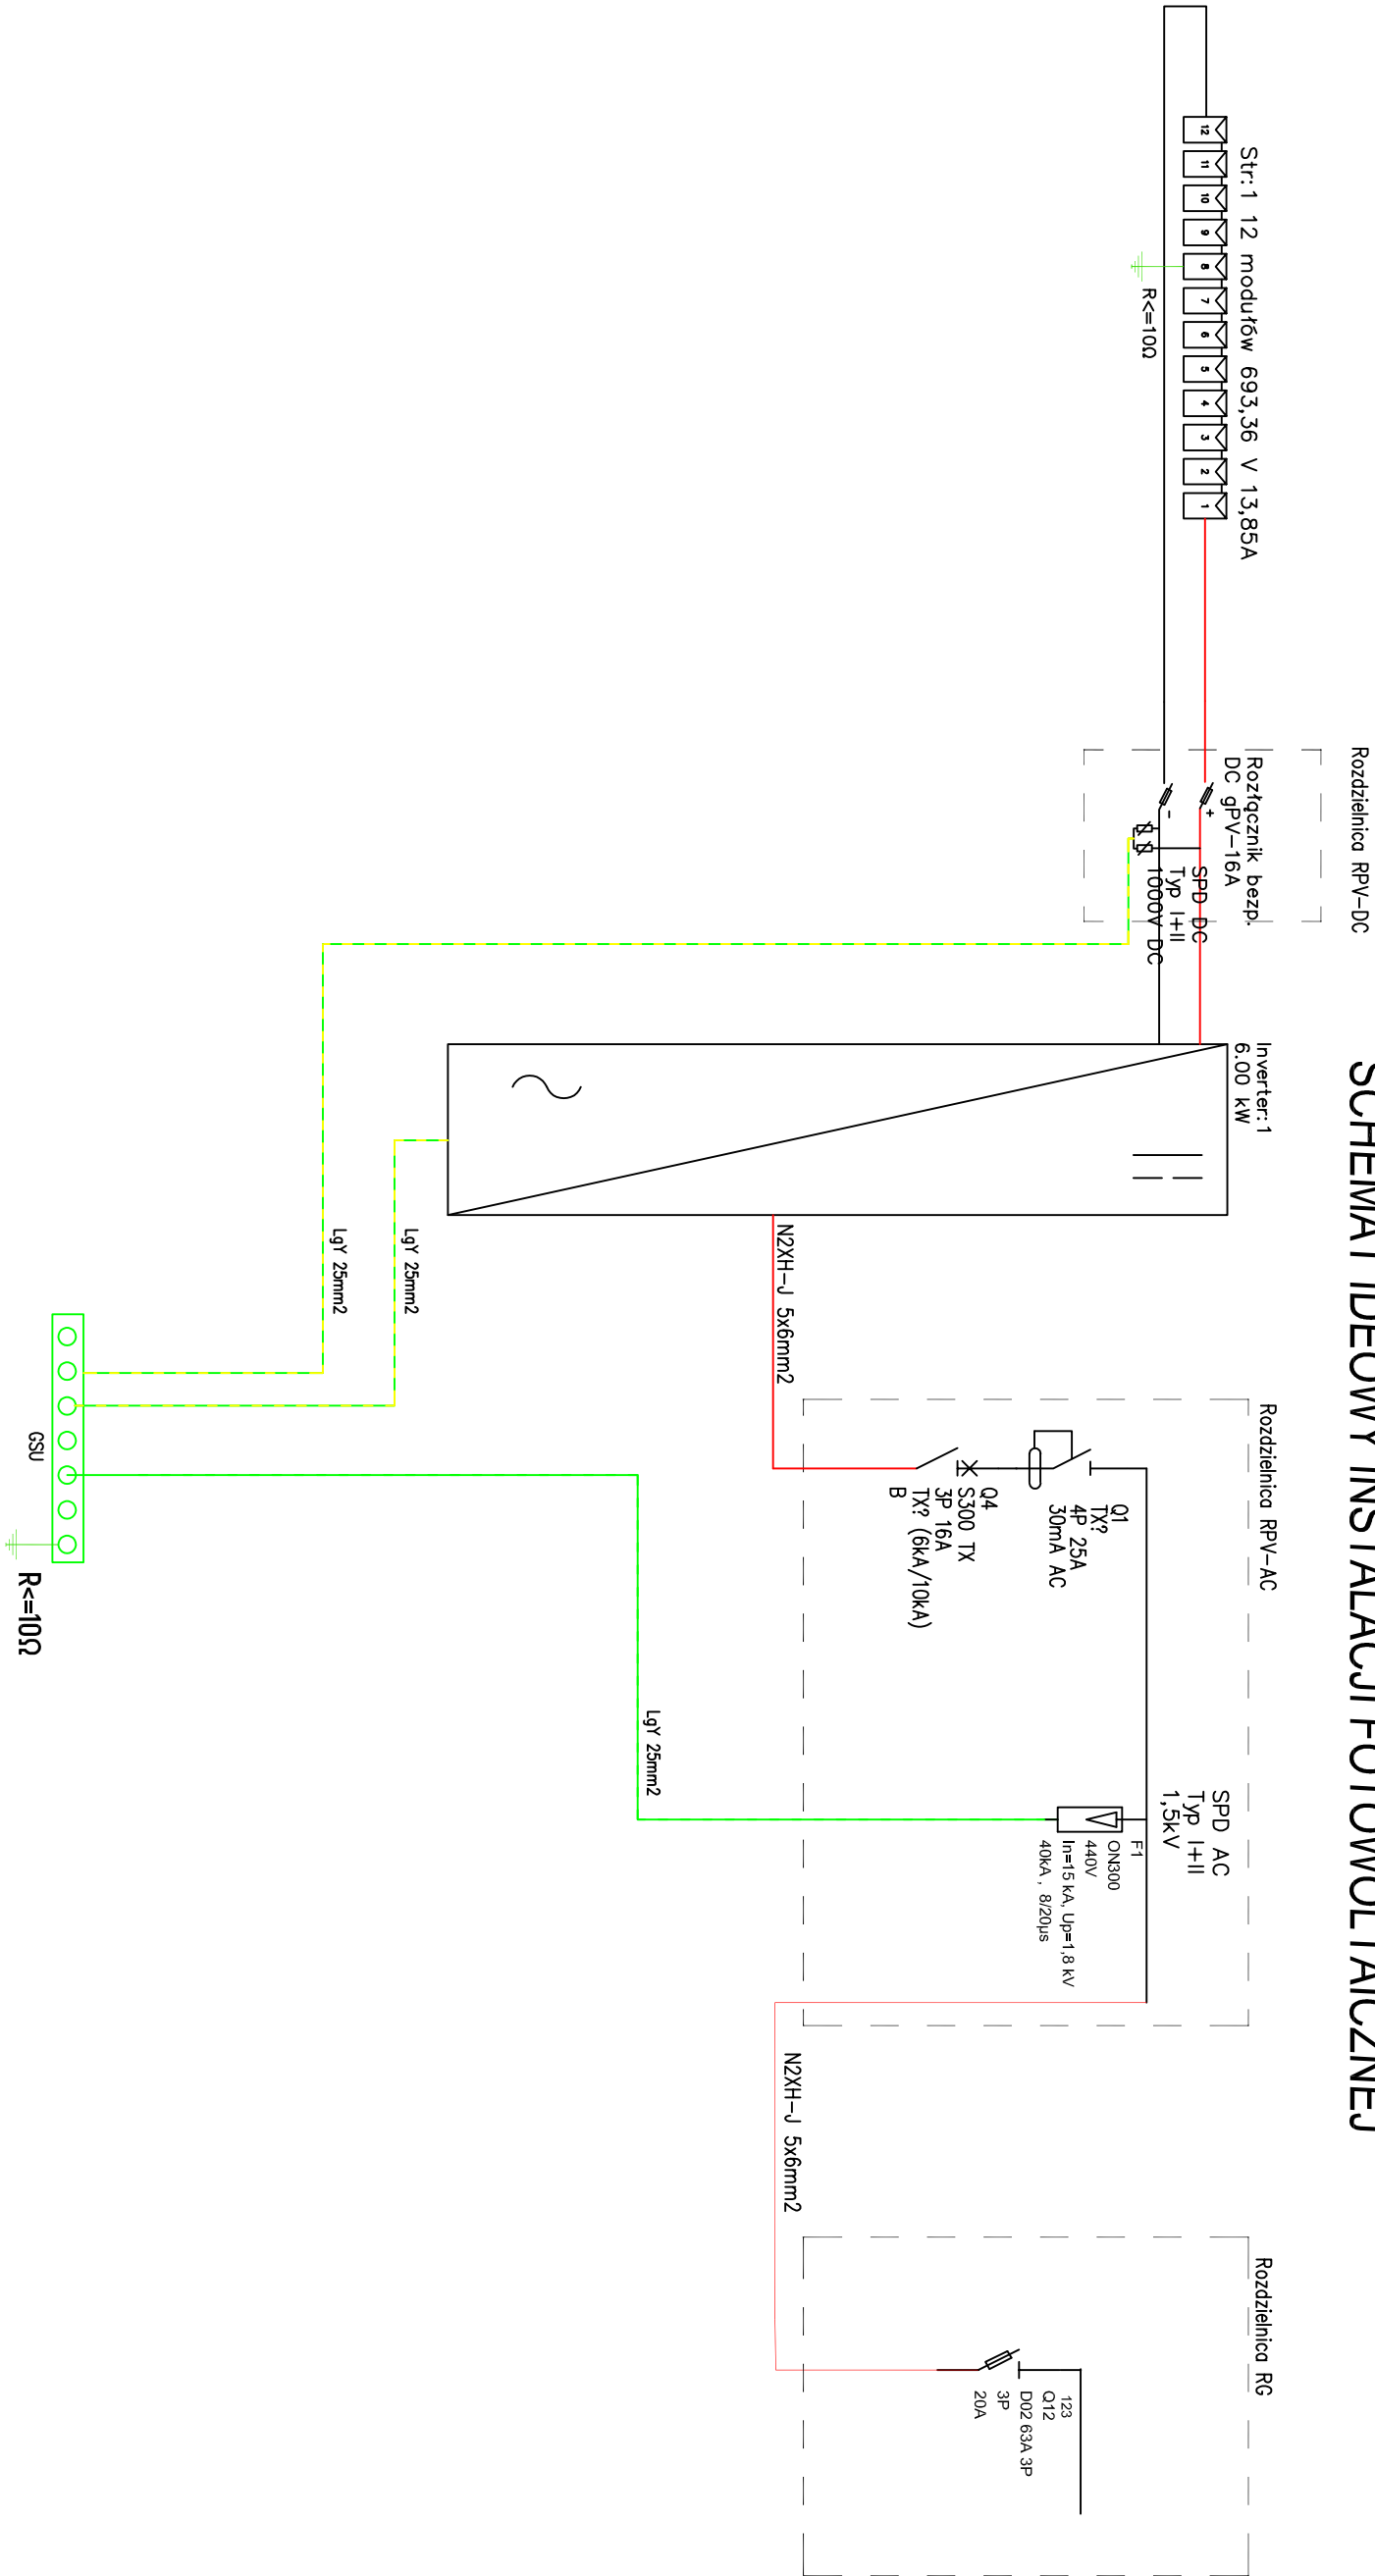

PROJEKTOWANIE I WYKONANSTWO ROBÓT ELEKTRYCZNYCH  
I TELETECHNICZNYCH mgr inż Rafał Kobierowski  
ul. Dworcowa 25/6  
89-600 CHOJNICE  
tel. 791-501-035  
e-mail: rafalkobierowski@o2.pl

Tytuł opracowania: PRZEBUDOWA I ROZBUDOWA BUDYNKU ŚWIE TL CY WIEJSKIEJ W OŚ IEKU	Investor: GMINA KORONOWO PLAC ZAWOJĘ STWA 1 86-010 KORONOWO
--	--

Tytuł rysunku: SCHEMAT INSTALACJI FOTOWOLTAIICZNEJ	Adres: Powiat: Bydgoski Gmina: Koronowo jedn. ewid. : Koronowo-G1040304_5], obręb: Osiek 10018], dz. nr.: 87
---	--

Projektant: mgr inż Rafał Kobierowski upr. bud. do proj. i kier. robotami bud. budowlanymi bez ograniczeń w spec. instalacji w zakresie skł ad instalacji i urządzeń elektrycznych i elektroenergetycznych nr ewid. upr. POW/0181/PV/BE/19	Podpis:	Data: 16.06.2023 r.	Skala: 1:100
Sprawdzający: inż Zenon Trąbala upr. bud. do proj. i kier. robotami bud. budowlanymi bez ograniczeń w spec. instalacji w zakresie skł ad instalacji i urządzeń elektrycznych i elektroenergetycznych nr ewid. upr. NB-220/253/79	Podpis:		