

MAPA DO CELÓW PROJEKTOWYCH
SKALA 1: 500

Obiekt: Gdańsk - ul. Bielańska

Identyfikator i nazwa jednostki ewidencyjnej: 226101_ M. Gdańsk
Identyfikator i nazwa obrębu ewidencyjnego: 0090
Nr sekcji: 6.220.26.02.1.2; 6.221.26.22.3.4
ID : 6640.1.2347.2018

Układ współrzędnych prostokątnych płaskich: 2000 strefa 6
Geodezyjny układ odniesienia: Kronsztadt 86 bis

Imię i nazwisko lub nazwa podmiotu, który wykonał mapę oraz osoby reprezentującej ten podmiot:


Imię i nazwisko, numer świadectwa nadania uprawnień geodety, który sporządził mapę:

LEGENDA:
Dznanie granicy obszaru, który był przedmiotem aktywności

Służebności gruntowych nie badano.

Gdańsk, dnia: 2018.08.27

W dniu 2018.08.22 uzupełniono o treść nakładki RKSPUT Gdańsk
- patrz mapa
Gdańsk, dn. 2018.08.22

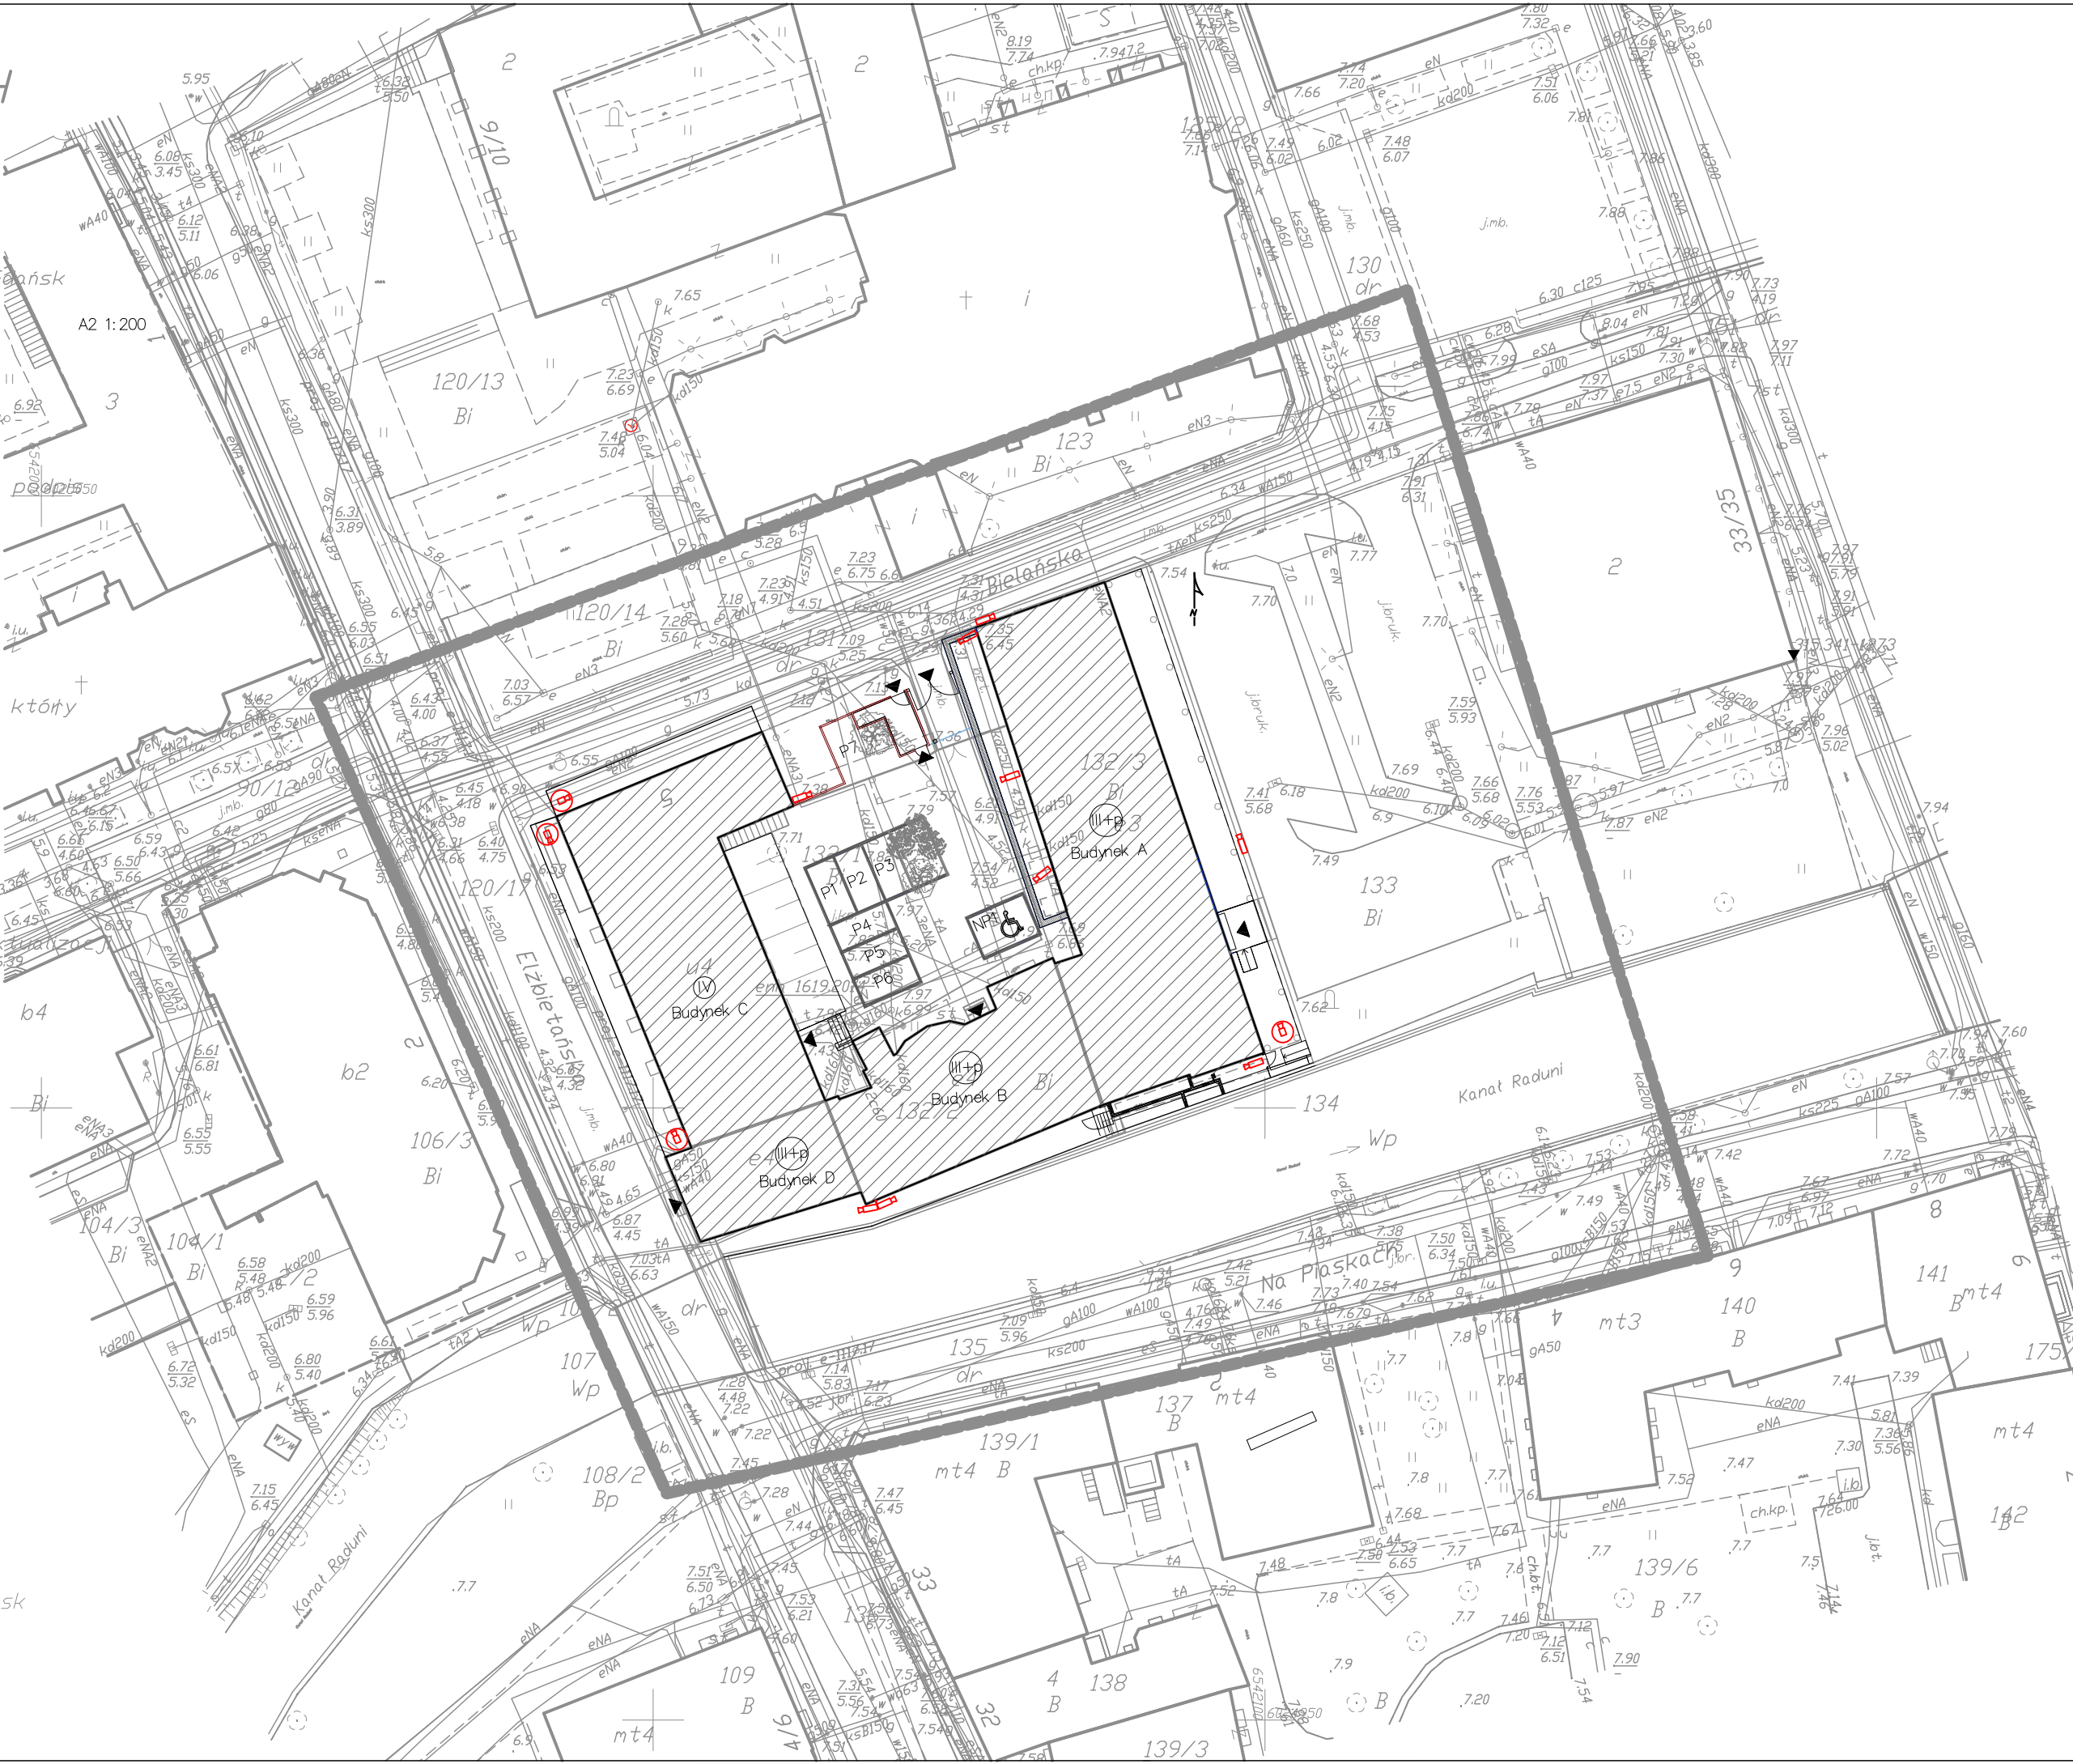

LEGENDA:

Budynki będące przedmiotem opracowania

IV

Ilość kondygnacji budynku

P1

miejsce parkingowe

NP1

miejsce parkingowe dla osób niepełnosprawnych

wejście do budynku

wejście dla służb porządkowych

wejście dla pracowników

wjazd na teren uniwersytetu

LEGENDA

Kamera tulejowa

Kamera kopułkowa

UWAGA: Rysunek należy rozpatrywać łącznie z "opisem technicznym", który jest integralną częścią projektu			
		SZYPEL PROJEKT BIURO PROJEKTOWE SIECI I INSTALACJI ELEKTRYCZNYCH 80-266 Gdańsk; ul.Grunwaldzka 212 tel.585202119; e-mail: szypowicz@szypel.pl	
autor: inż. Andrzej Szypowicz		upr. nr 459 Gd/74 w specjalności instalacyjnej w zakresie sieci, instalacji i urządzeń elektrycznych i elektroenergetycznych	
opracował:			
sprawdził: mgr inż. Łukasz Żelek		upr. nr 185/POM/OKK/14 w specjalności instalacyjnej w zakresie sieci i instalacji i urządzeń telekomunikacyjnych	
temat: ROZBUDOWA SYSTEMU MONITORINGU CCTV Uniwersytet Gdański z siedzibą w Gdańsku- Wydział Historyczny 80-001 Gdańsk, ul.Bieleńska 5 (dz. nr: 132/1, 132/2, 132/3 , obręb 0090)			
inwestor: Uniwersytet Gdański; 80-309 Gdańsk, ul.Bażyńskiego 8			
INSTALACJE TELETECHNICZNE			
stadium: PROJEKT BUDOWLANY		branża: ELEKTRYCZNA	
rysunek:			
PLAN SYTUACYJNY			
nr projektu: -----	Data: LISTOPAD 2025	Skala: ---	Wskazanie: E/Z1
		rew.:	-