



MAPA DO CELÓW PROJEKTOWYCH
SKALA 1:500

Sekcje mapy: 6.183.23.09.3.1; 6.183.23.09.3.2
ID: 6640_1251.2025 Mapa aktualna na dzień 26.04.2025 r.
Układ współrzędnych prostokątnych płaskich: "2000"-18 Układ wysokościowy: "PI-EVRF 2007-NH"
Nie wyklucza się istnienia w terenie innych przewodów podziemnych ułożonych a nie zgłoszonych do inwentaryzacji powykonawczej.
Granice działki posiadają uregulowany stan prawny.

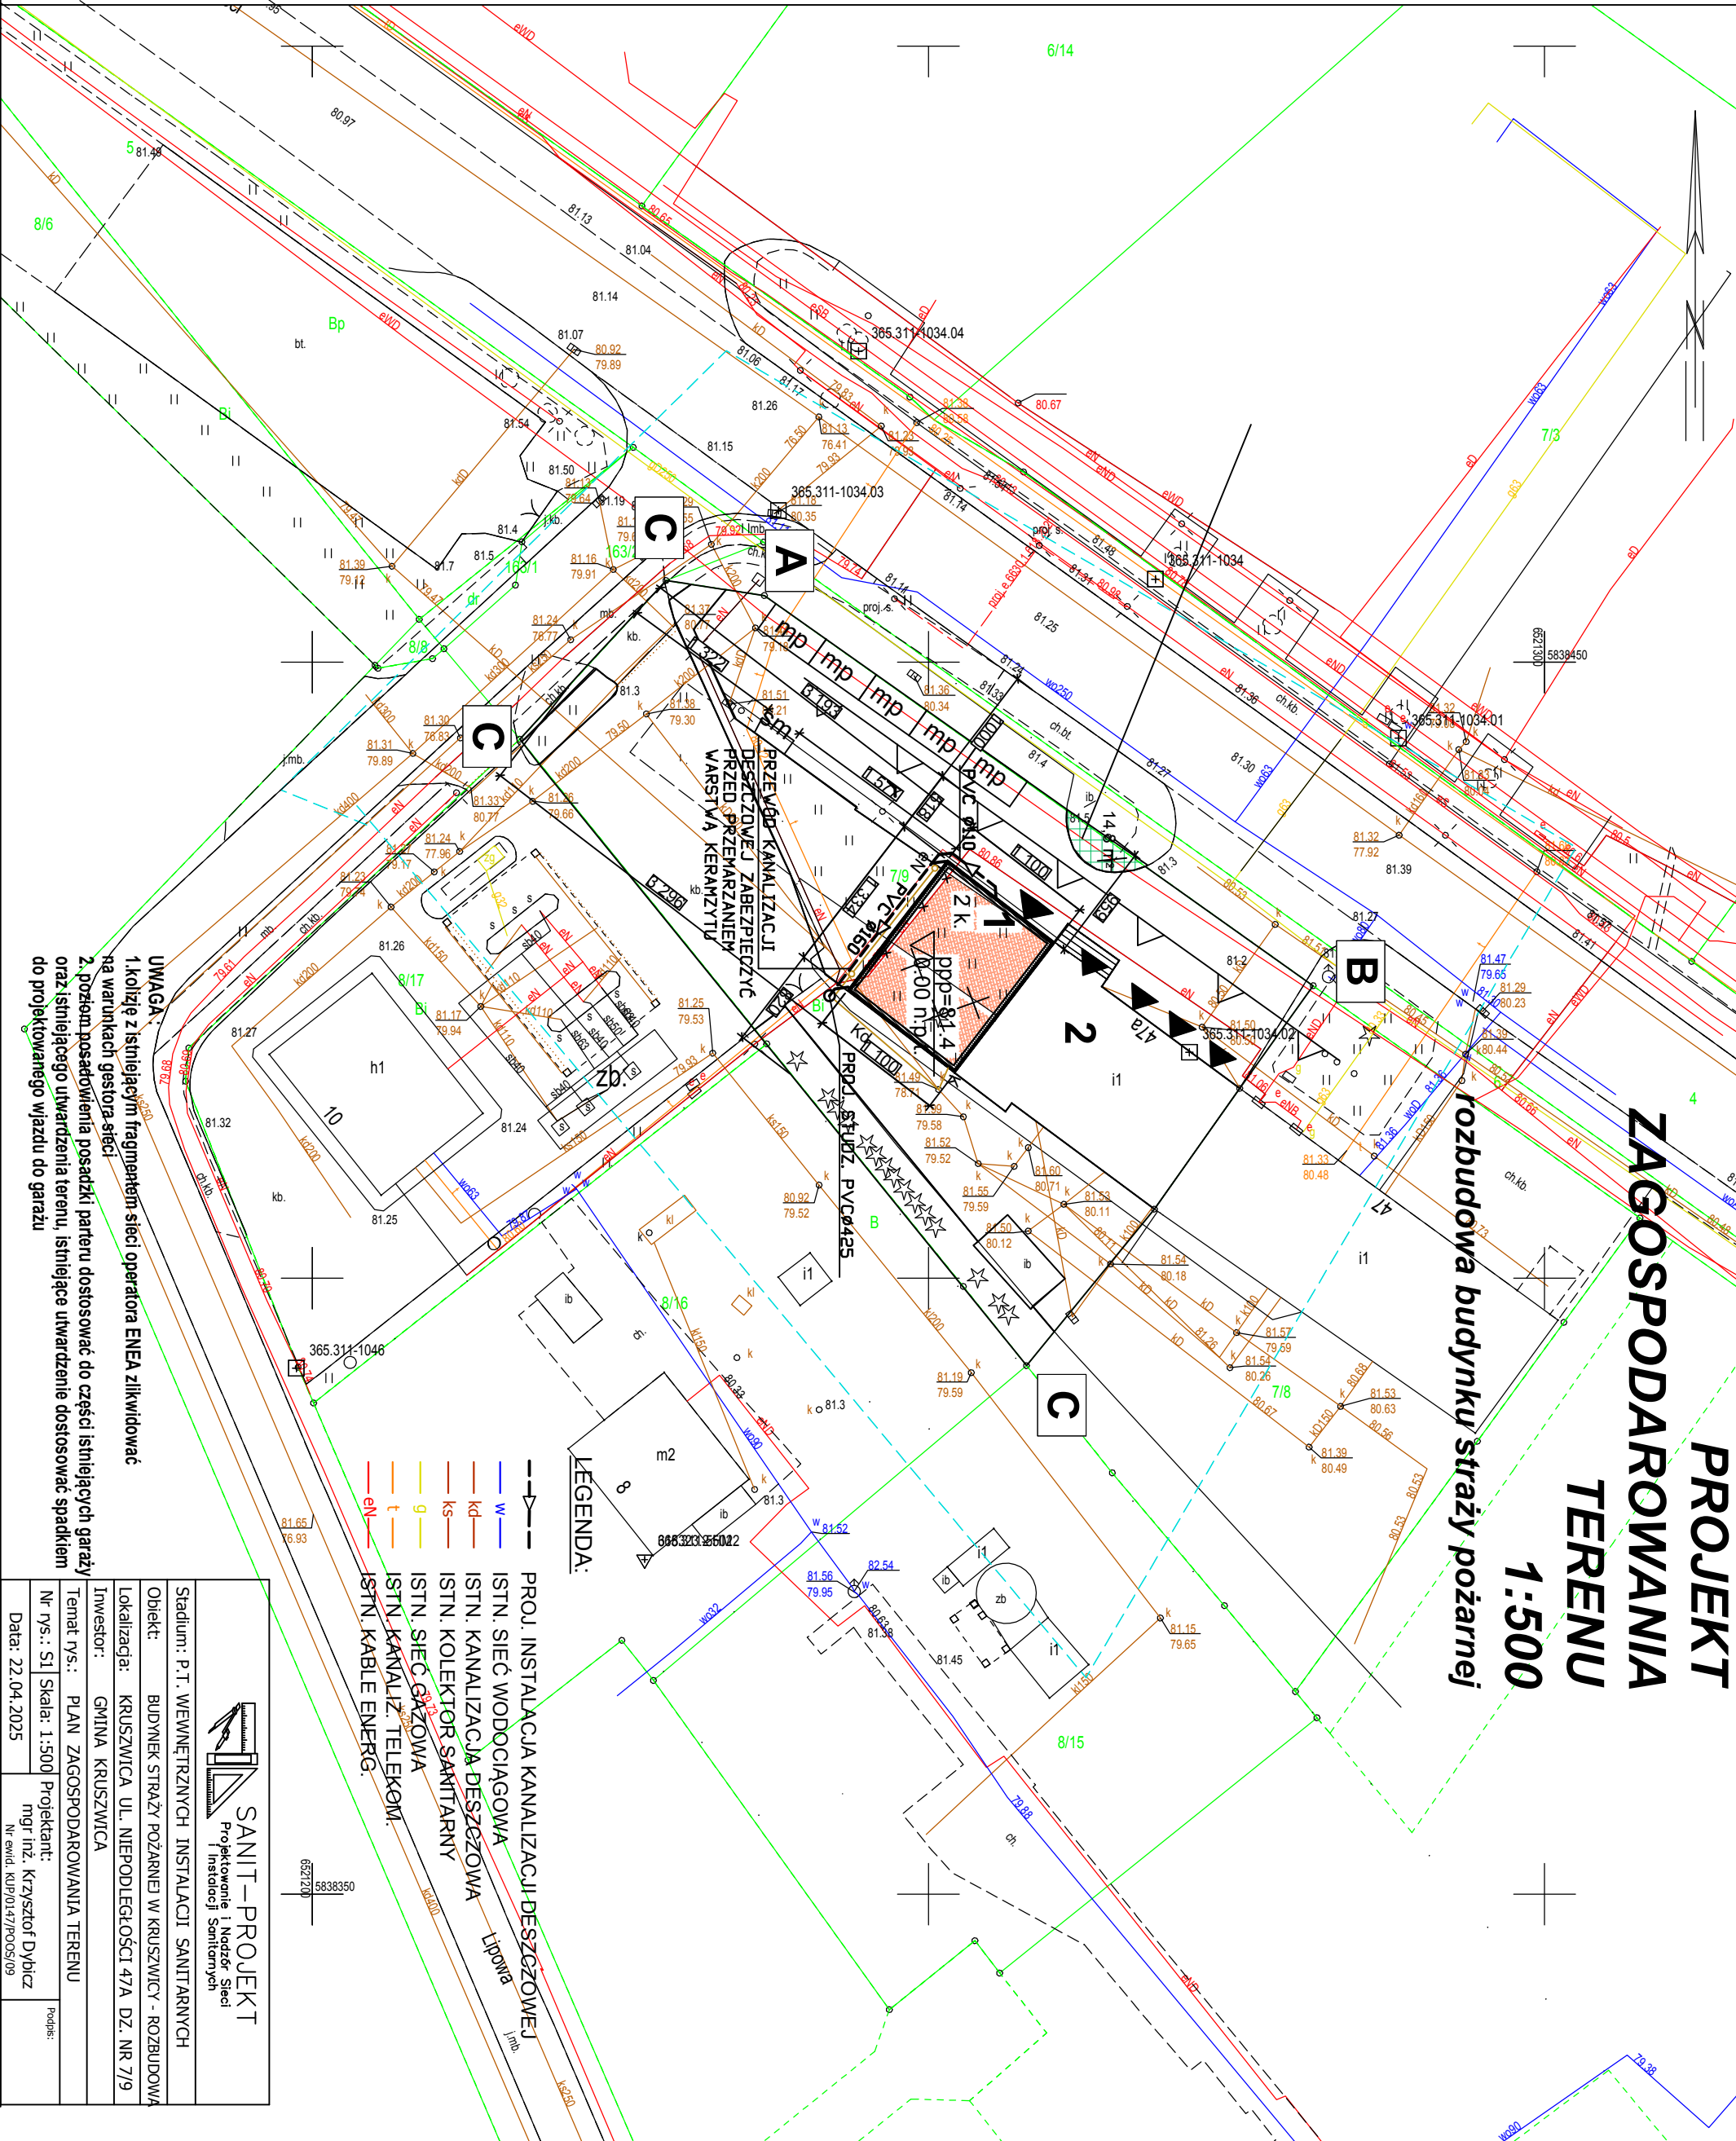

UWAGA:
1. koliduje z istniejącym fragmentem sieci operatora ENEA zlikwidować na warunkach gestora sieci
2. poziom posadowienia posadzki partu dostosować do części istniejących garaży oraz istniejącego utwardzenia terenu, istniejące utwardzenie dostosować spadkiem do projektowanego wjazdu do garażu

| | |
|---|---------------------------------------|
|  SANIT-PROJEKT Projektowanie i Nadzór Sieci i Instalacji Sanitarnych | |
| Stadium: P.T. WEWNĘTRZNYCH INSTALACJI SANITARNYCH | |
| Objekt: BUDYNEK STRAŻY POŻARNEJ W KRUSZWICY - ROZBUDOWA | |
| Lokalizacja: KRUSZWICA UL. NIEPODLEGŁOŚCI 47A DZ. NR 7/9 | |
| Investor: GMINA KRUSZWICA | |
| Temat rys.: PLAN ZAGOSPODAROWANIA TERENU | |
| Nr rys.: S1 Skala: 1:500 | Projektant: mgr inż. Krzysztof Dybicz |
| Data: 22.04.2025 | Nr ewid. KUP/0147/POOS/09 |
| | Podpis: |