





Wycinek Mapy Topograficznej Polski

Skala 1 : 10 000

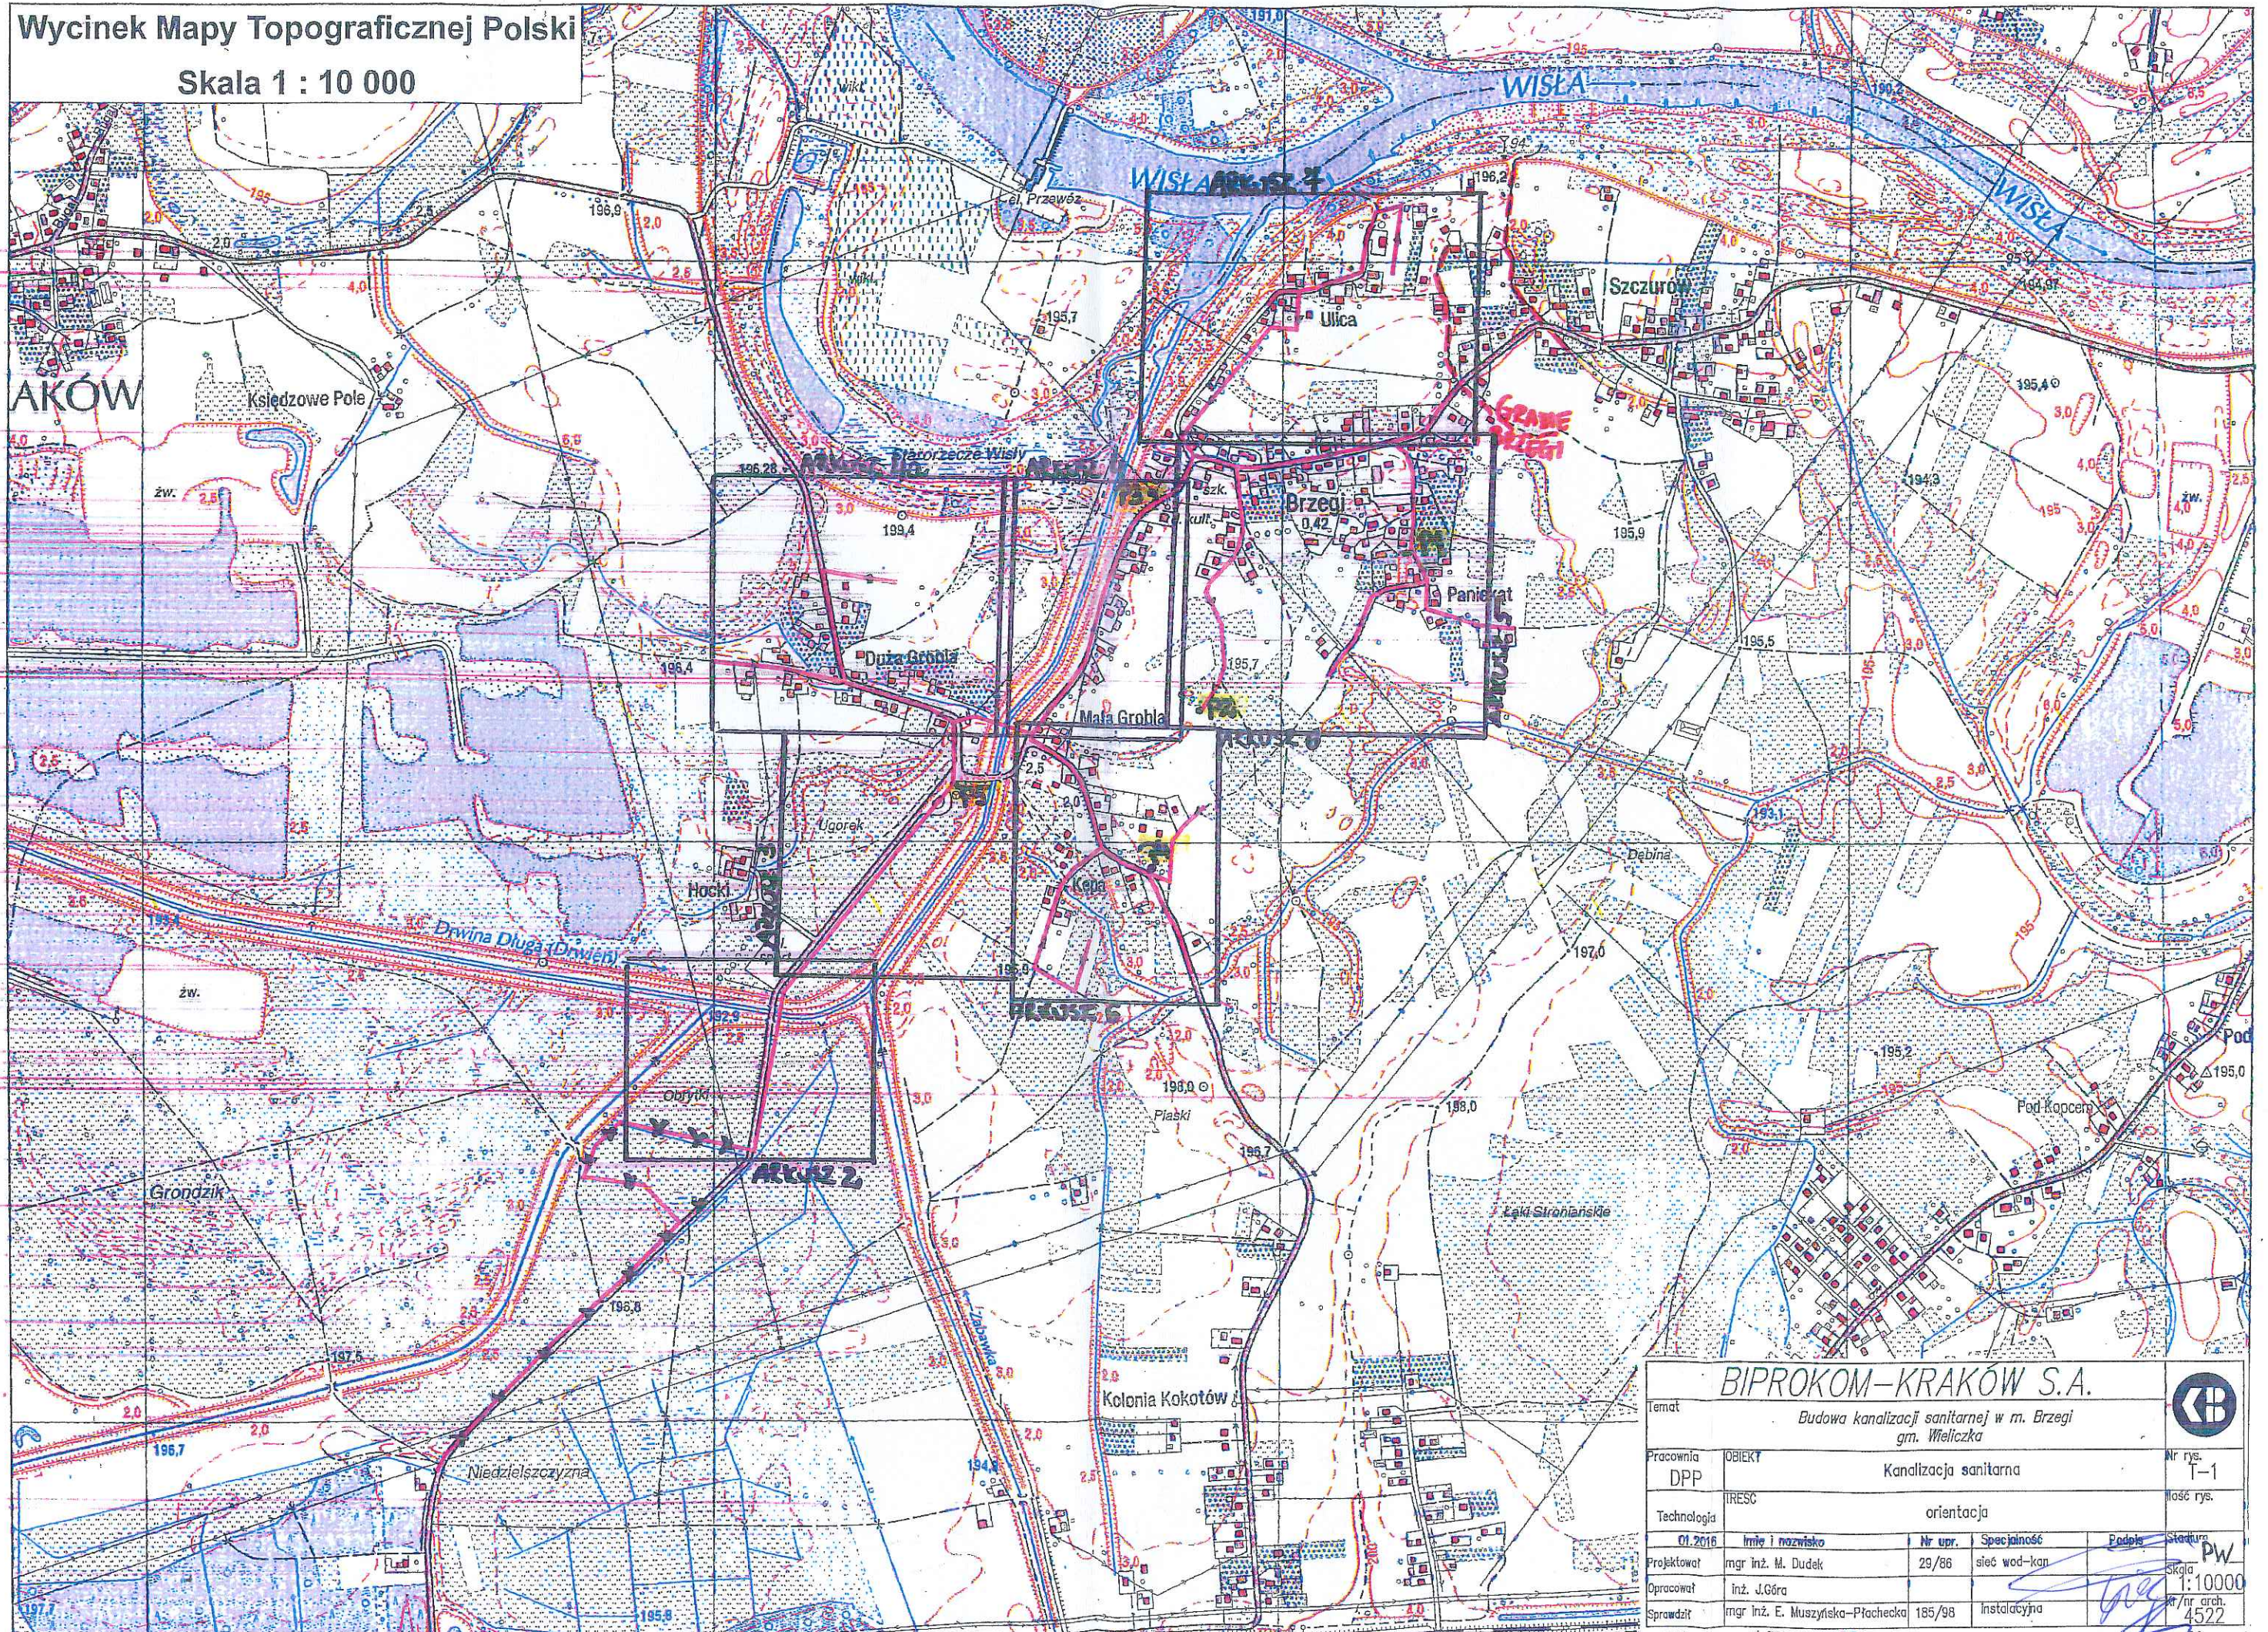

BIPROKOM-KRAKÓW S.A.

Temat	Budowa kanalizacji sanitarnej w m. Brzegi gm. Wieliczka				
Pracownia DPP	OBIEKT	Kanalizacja sanitarna			
Technologia	IRESC	orientacja			Łośc rys.
01.2016	Imię i nazwisko	Nr upr.	Specjalność	Podpis	Stadium PW
Projektował	mgr inż. M. Dudek	29/86	sieć wod-kan		Skala 1:10000
Opracował	inż. J.Góra				4/nr arch. 4522
Sprawdził	mgr inż. E. Muszyńska-Płachecka	185/98	Instalacyjna	