
 


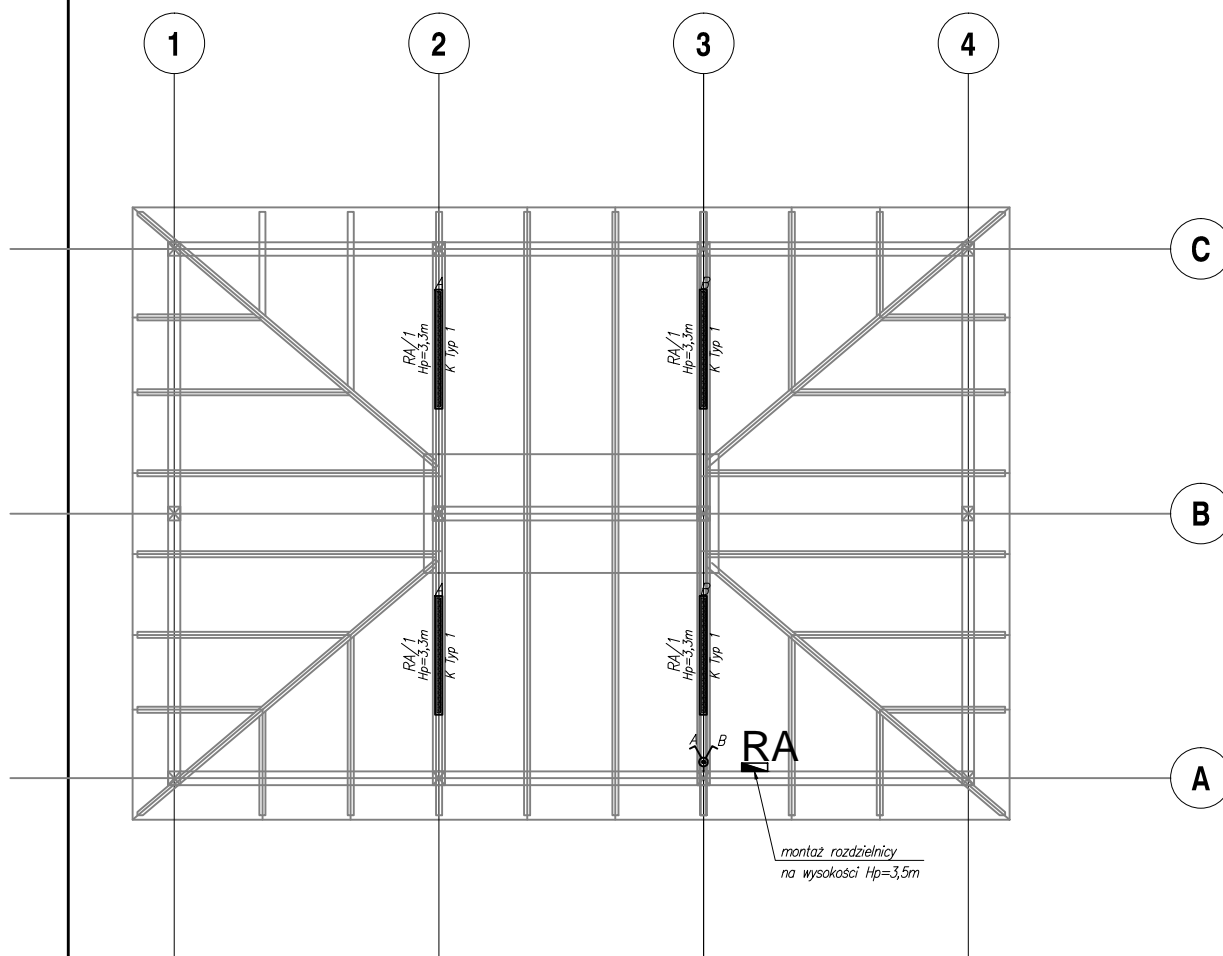

# RZUT ALTANY – INSTALACJE ELEKTRYCZNE



## Legenda opraw:

 – oprawa hermetyczna do montażu nastropowego lub zwieszanego, klosz opalowy zakres temp.  $-40^{\circ}$  do  $50^{\circ}$ , IP66, IK10, źródło światła LED 37W.

## Legenda:

 – łącznik hermetyczny świecznikowy 10A,  
 – rozdzielnica.

Inwestor:		Powiat Leżajski ul. Kopernika 8, 37-300 Leżajsk		<b>BIURO PROJEKTÓW</b> <div>ALDAERA</div> UL. SZAFERA 5/32, 31-543 KRAKÓW		tel. 600-215-743 e-mail: jackbaran@poczta.onet.pl NIP 675-122-23-71 REGON 356912490	
Nazwa obiektu budowlanego: Przebudowa zabytkowego budynku Domu Pomocy Społecznej w Piskorowicach-Mołyniach wraz z altaną - <b>budowa instalacji elektrycznych i niskoprądowych</b>							
Adres obiektu budowlanego:		Miejscowość: Piskorowice		Powiat: leżajski		Województwo: podkarpackie	
Faza:		PROJEKT WYKONAWCZY				SKALA: 1:100	
Branża:		ELEKTRYCZNA					
Funkcja:		Imię, Nazwisko:		Uprawnienia:		Podpis:	
Projektant:		mgr inż. Jacek Baran		MAP/0081/POOE/05			
Sprawdzający:		mgr inż. Paweł Kopyciński		MAP/0378/POOE/08			
Nazwa rys:		Rzut altany - instalacje elektryczne				Nr rys. E-12	
Prawa autorskie zastrzeżone, łącznie z prawem reprodukcji lub udostępniania osobom trzecim niniejszego rysunku lub jego części bez upoważnienia inwestora.				Kraków, październik 2018 r.			