


RZUT PIWNIC - INSTALACJE WOD.-KAN.
SKALA 1:50

LEGENDA

- Przewody wody zimnej
- Przewody wody ciepłej
- Przewody wody cyrkulacyjnej
- Przewody kanalizacji sanitarnej układane w gruncie pod posadzką parteru
- Przewody kanalizacji sanit. pod stropem
- Przewody kanalizacji ciśnieniowej
- Pion instalacji kanalizacji sanitarnej
- Pion instalacji wody zimnej, ciepłej i cyrkulacji

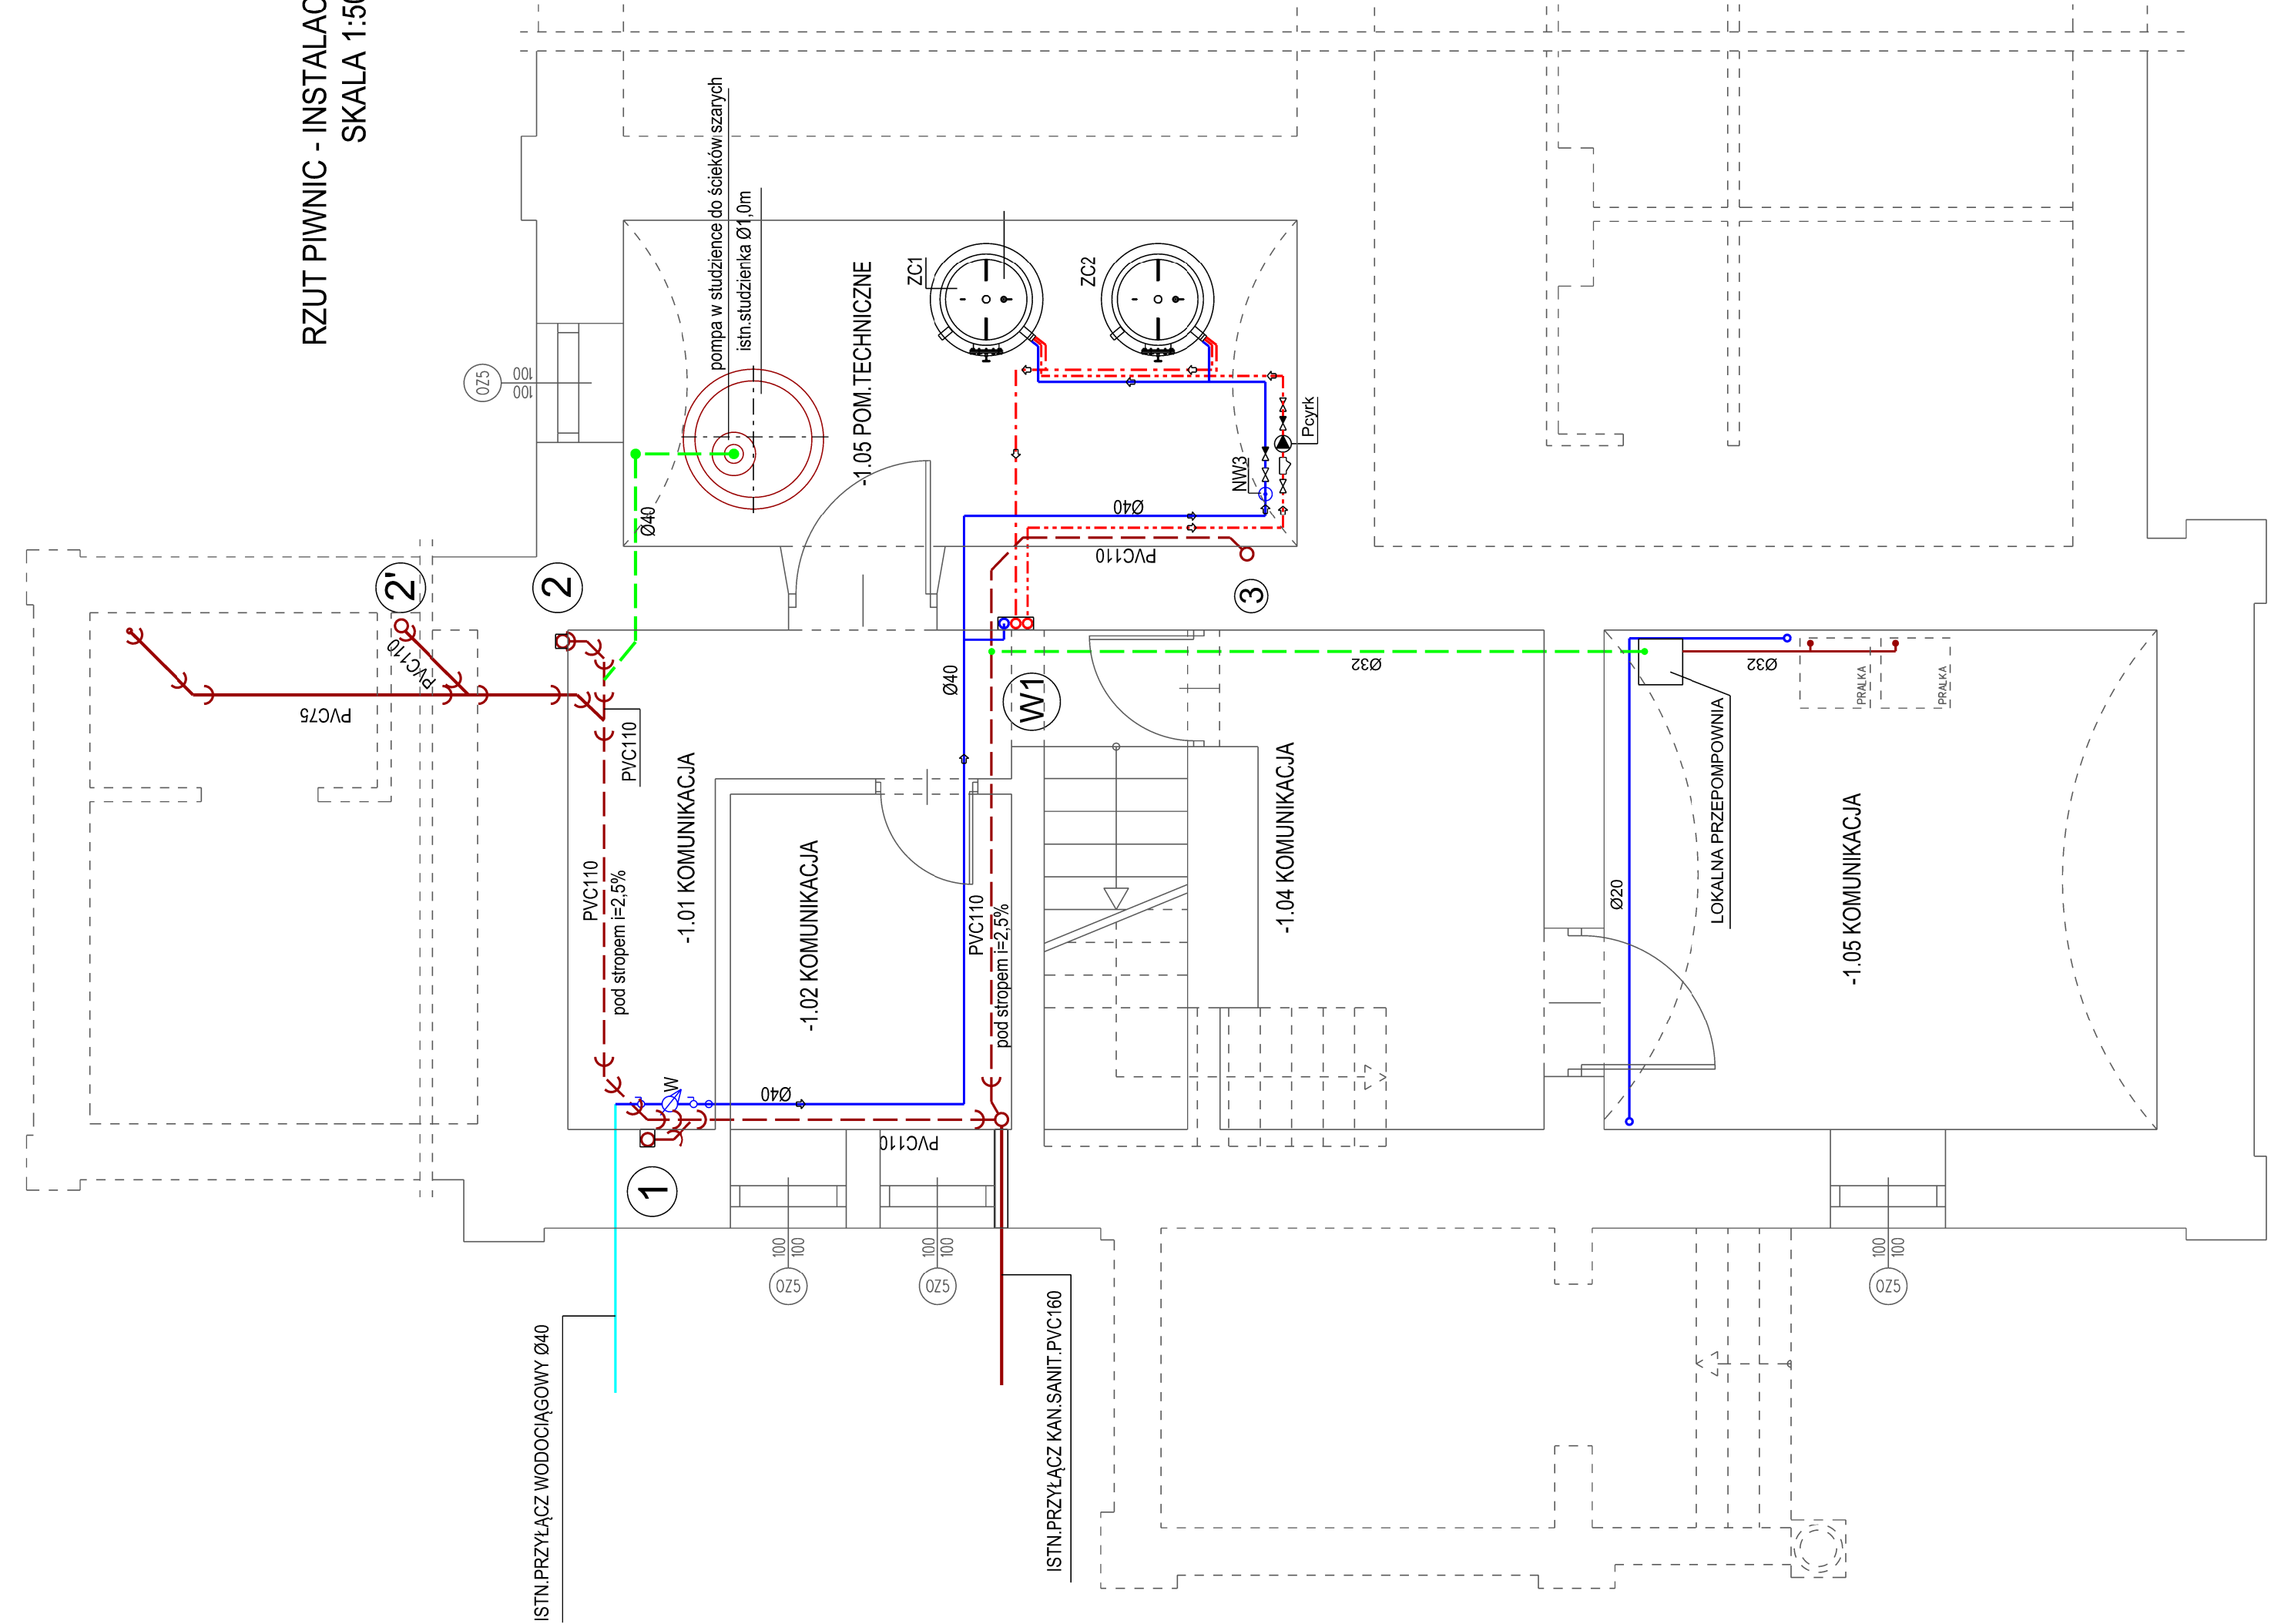

Jednostka projektowa	BIURO PROJEKTÓW TOMASZ MOSKAL
Investor	ul. Bobrzyńskiego 43A/20, 30-348 Kraków, tel.: 608 358 229, Powiat Leżajski
Obiekt	ul. Kopernika 8, 37-300 Leżajsk
Adres	Przebudowa zabytkowego budynku Domu Pomocy Społecznej w Piskorowicach-Mołyniach wraz z altaną oraz kanalizacją deszczową
Branża	Piskorowice 295, działka nr ewid.: 491/2,
Faza	Obręb: 0030 Piskorowice, Jednostka ewid.: 180804_2 Leżajsk
Projektant	instalacje sanitarne
Sprawdzający	mgr inż. Grzegorz Rechter
Data	projekt budowlany
Tytuł rysunku	instalacje sanitarne S-114/76
Skala	instalacje sanitarne PDK071/PWOS06
Numer	październik 2018
	RZUT PIWNIC - INSTALACJE WOD.-KAN.
	1:50
	S-01