



PARTER

LEGENDA:

- WYPUST KABLOWY 1-FAZOWY
WYPUST KABLOWY 3-FAZOWY
OZNACZENIE WYPUSTÓW:
A - WYPUST KABLOWY Z SUFITU
B - WYPUST KABLOWY ZE ŚCIANY
C - WYPUST KABLOWY Z PODŁOGI

- PROJEKTOWANA ROZDZIELNICA ELEKTRYCZNA
WILZ - NZH-J 5x35mm²
TRASA KABLOWA 300mm
TRASA KABLOWA 100mm

NOWA CZĘŚĆ SZKOŁY

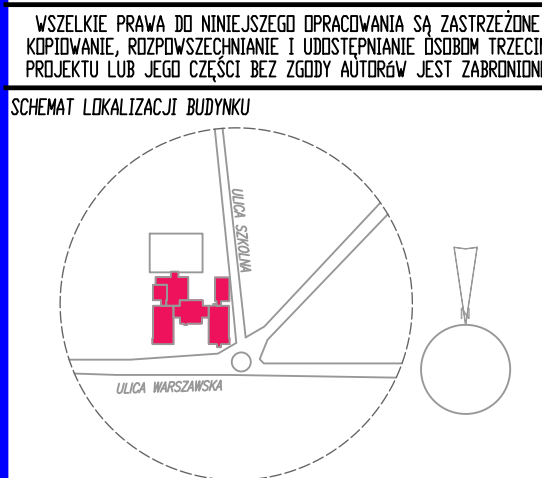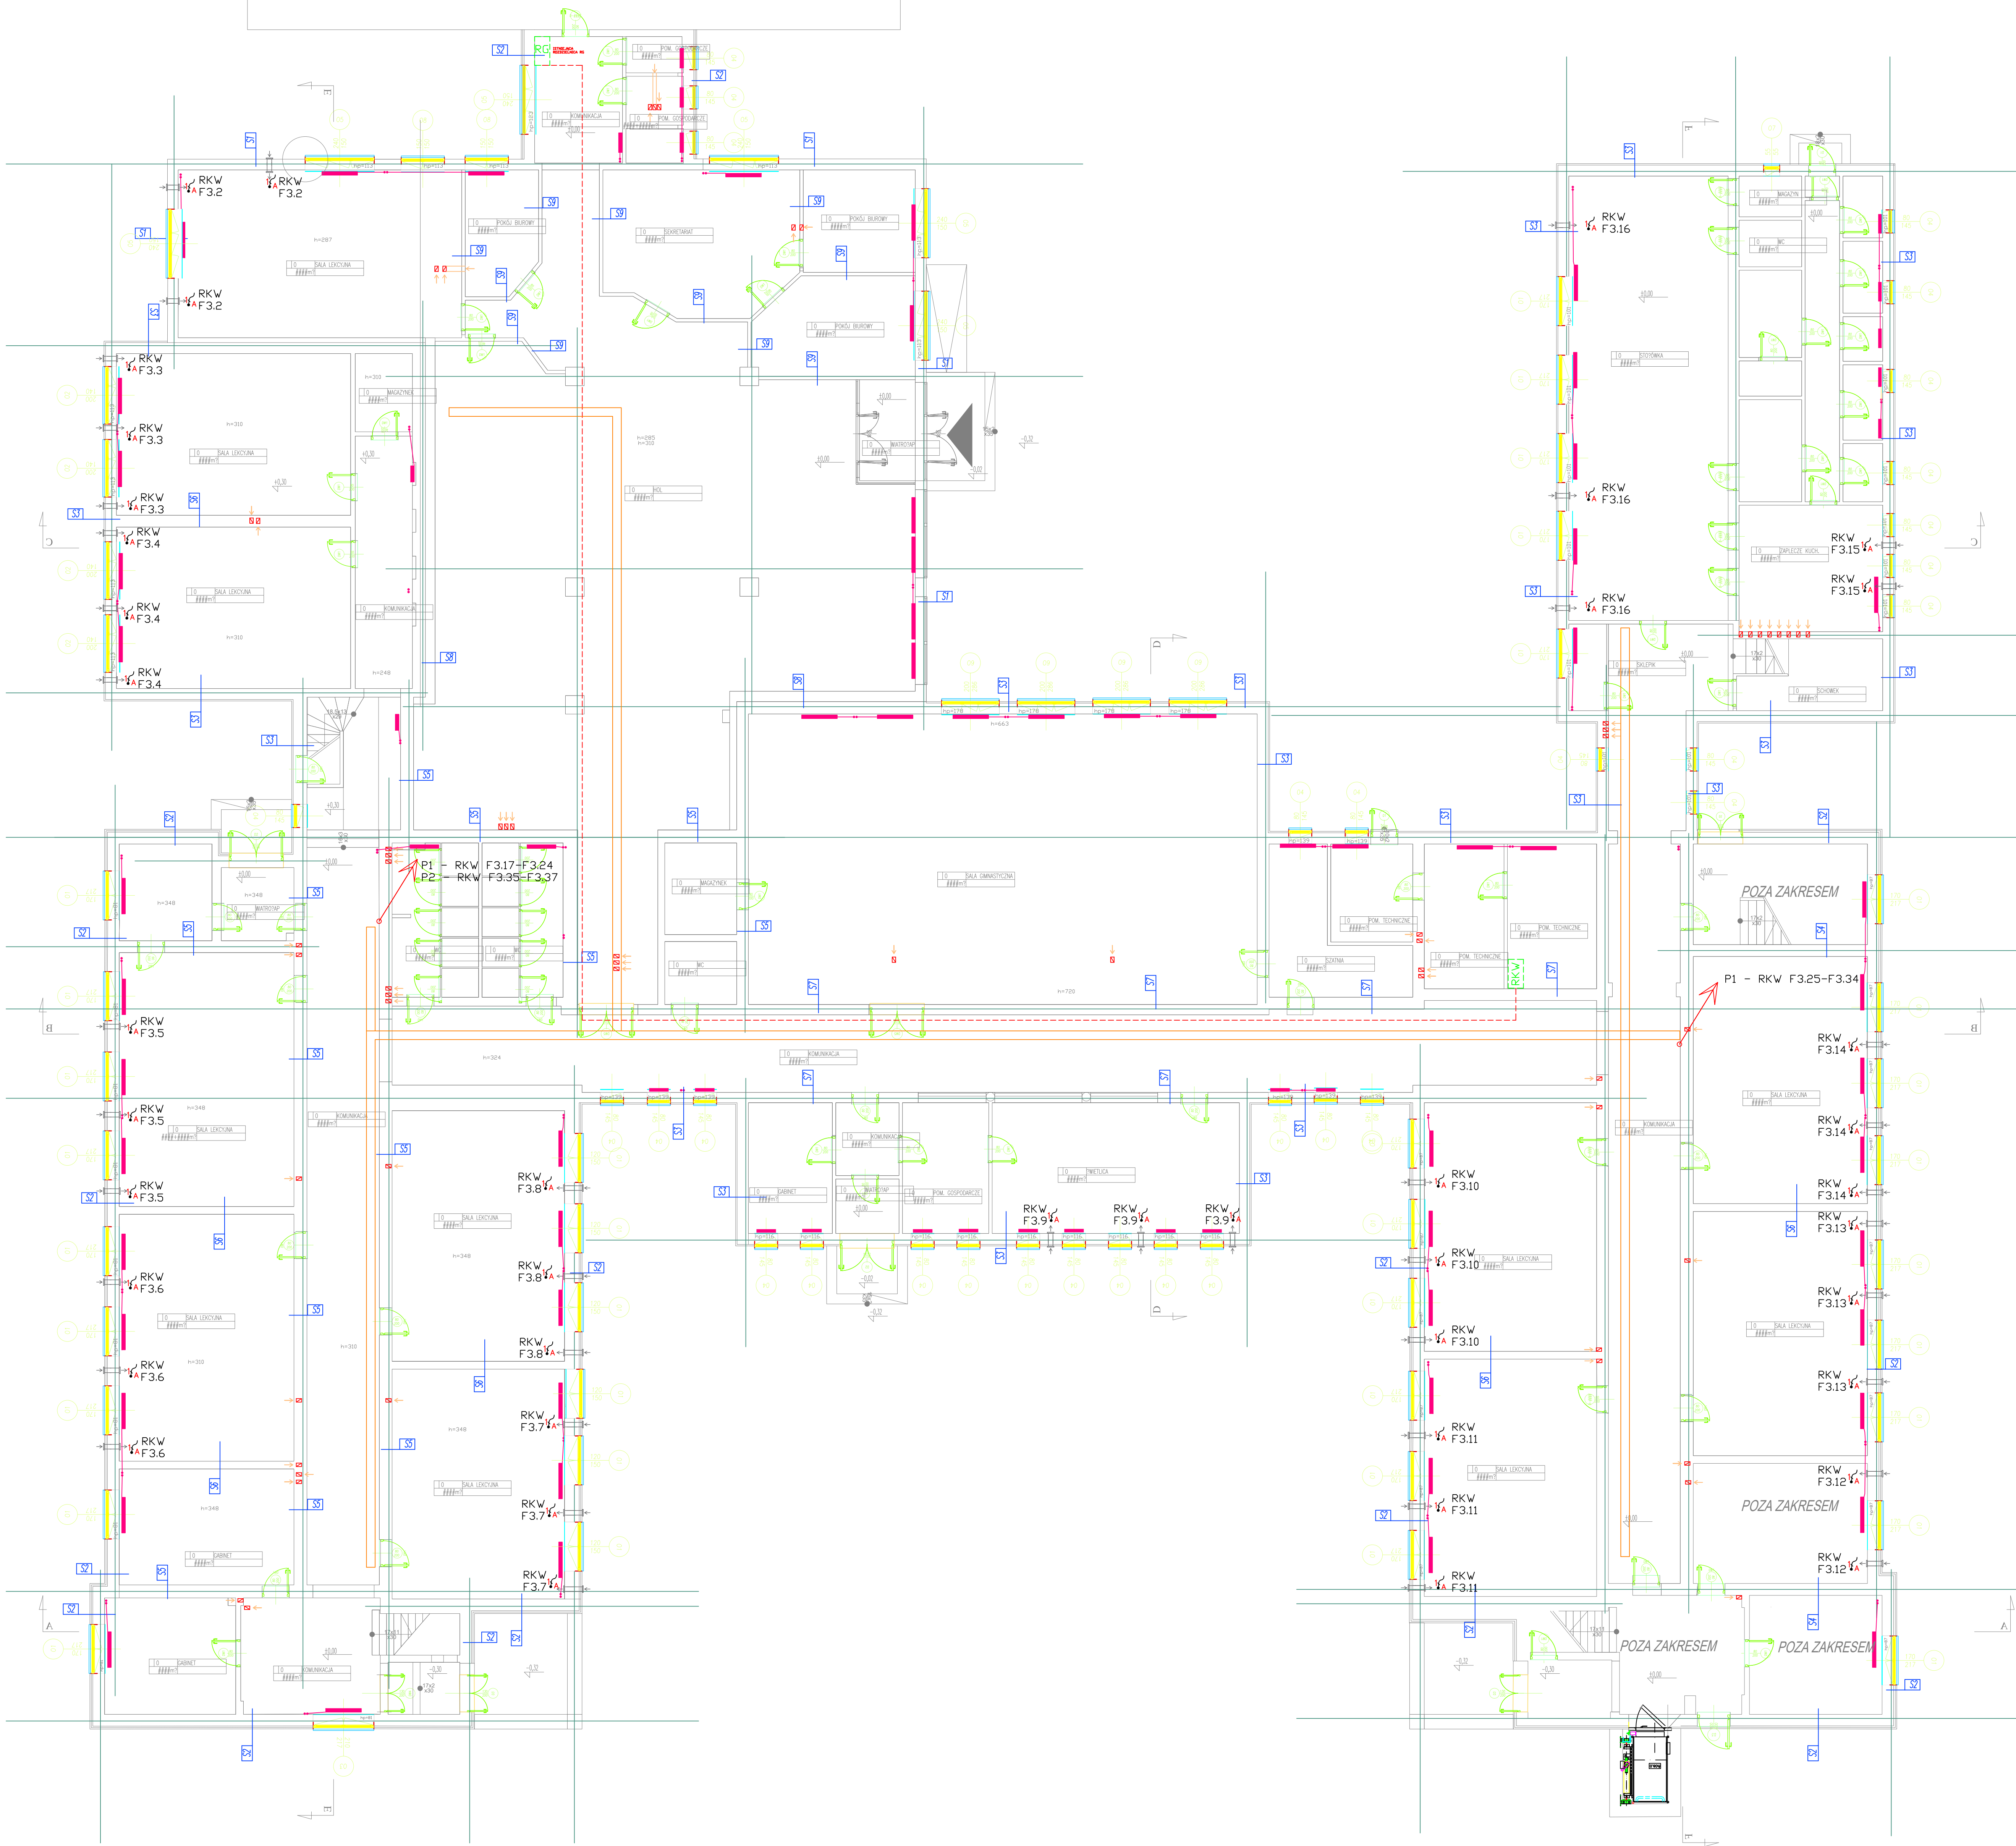

INWESTOR: GMINA Mszczonów Plac Pilsudskiego 1
OPRACZANIU: PROJEKT WYKONAWCZY
BRANŻA: INSTALACJE ELEKTRYCZNE
FUNKCJA: INŻ. I WZWISZKO
PROJEKTOWAŁ: mgr inż. SZYBRY MATYSZEWSKI
OPRAWDZIŁ:
TREŚĆ RYSUNKU: RZUT KONFIGURACJI 1 PARTER
SKALA: 1:100

DATA OPRACOWANIA	DATA
BRANŻA	NR RYSUNKU
E	E01
VERSJA	00