

PIĘTRO 1

LEGENDA:

- WYPUST KABLOWY 1-FAZOWY
WYPUST KABLOWY 3-FAZOWY

- OZNACZENIE WYPUSTÓW:
A - WYPUST KABLOWY Z SUKUTU
B - WYPUST KABLOWY ZE SZRNY
C - WYPUST KABLOWY Z PODŁOGI


RG

PROJEKTOWANA ROZDZIELNICA ELEKTRYCZNA

WLZ - NZXH-J 5x35mm²


TRASA KABLOWA 300mm

TRASA KABLOWA 100mm

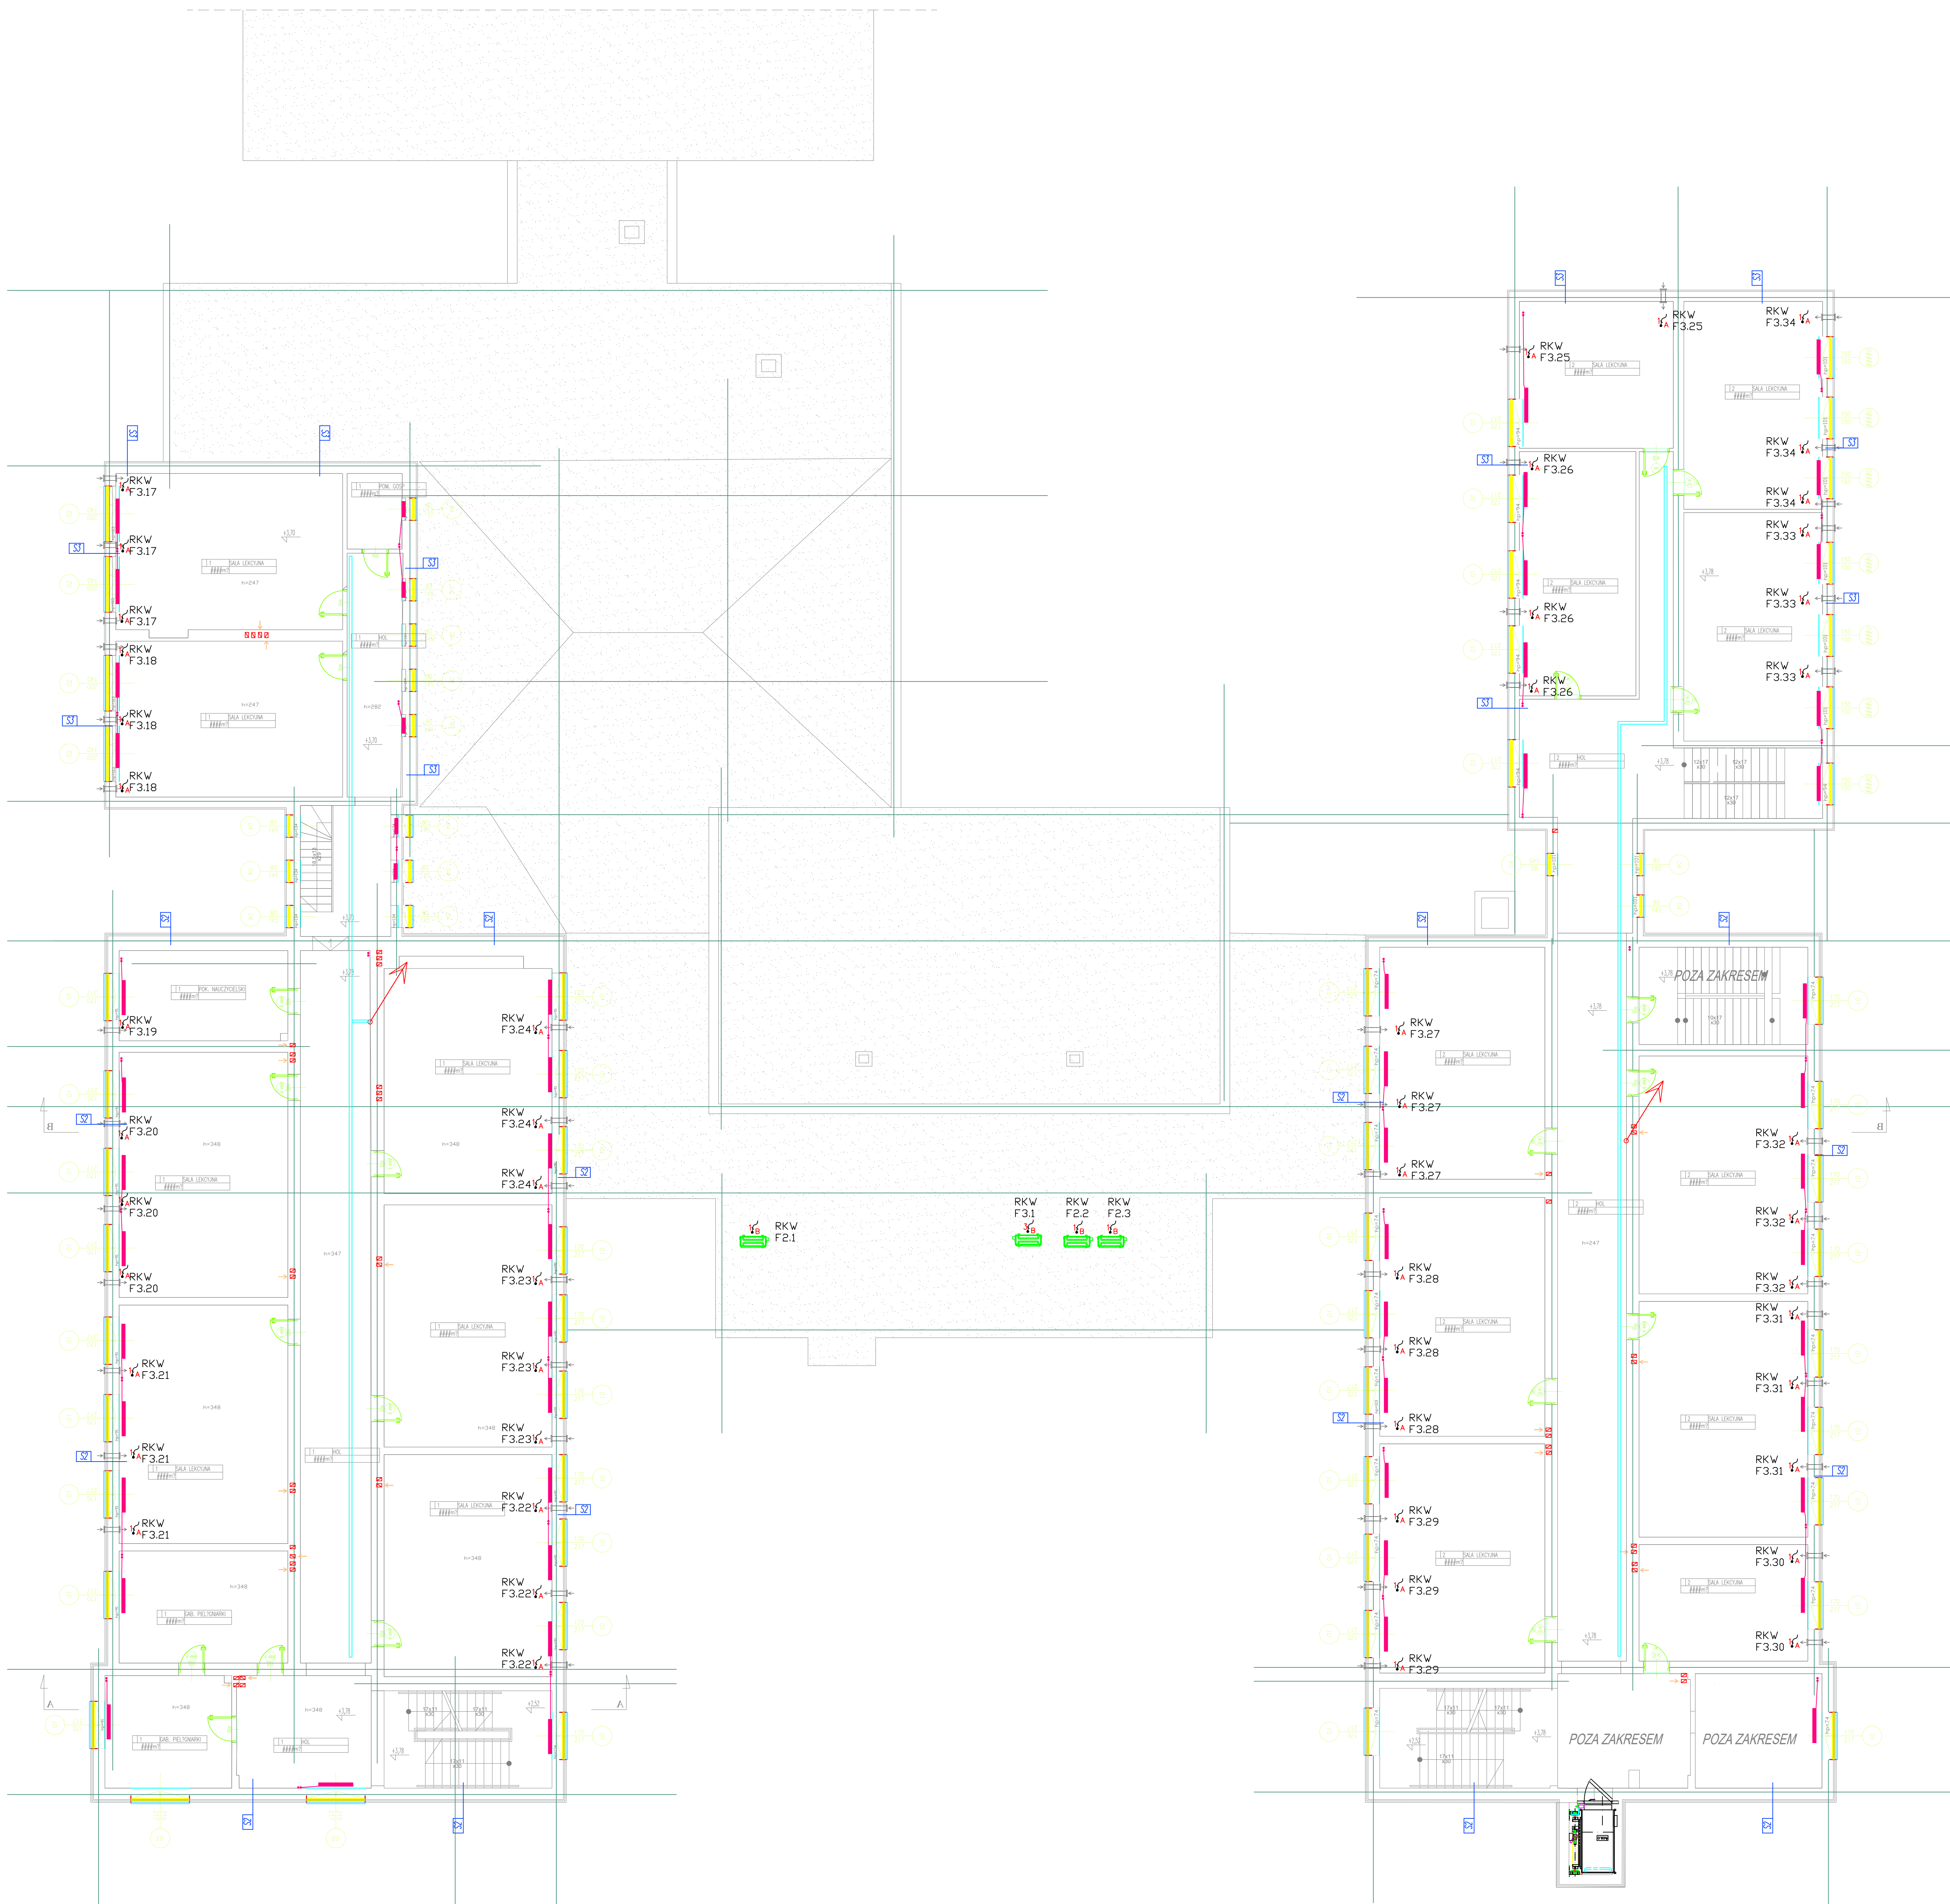

WZGLĘDNE PRAWA DO NIMIE-SZCZEGÓLNE OPISY WZGLĘDNE
KOPLOWANIE, KOPLOWANIE I UPODÓBNIANIE WZGLĘDNE
PROJEKTU LUB JEJ CZĘŚCI BEZ ZOBOWIĄZANIA JEST ZABRONIONE

SOŁENIAT LOKALIZACJA BUDYNKU

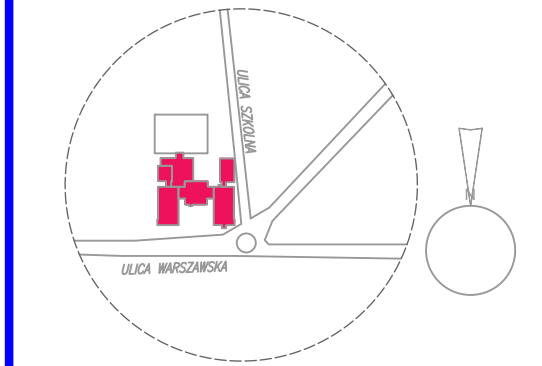

INWESTOR: GMINA Mszczonów Plac Pilsudskiego 1
TERMINOWANIE: BUDOWA BUDYNKU WYKONAWCZY
SZKOLY PODSTAWOWEJ IM. J.A. MAKALAKIEWICZA W
MSZCZONOWIE Ocieplenie zewnętrznych ścian budynków szkoły
wraz z projektem izolacji termicznej i przewodnej fundamentów
budynków, wymiary podłogi na gruncie wraz z jej ociepleniem,
ocieplenie dachów budynków szkoły

ETAP	OPRACOWANIE	PROJEKT WYKONAWCZY
BRANŻA	INSTALACJE ELEKTRYCZNE	
FUNKCJA	IMC, I WZGLĘD	MR. UPK, PEPIS
PROJEKTOWAŁ	mgr inż. CZARZYŃSKI	mgr inż. CZARZYŃSKI
OPRAWIŁ		
WZGLĘD	RZUT KONFIGURACJI 2	SKALA 1:100
PIĘTRO 1		
DATA OPRACOWANIA	DATA	
BRANŻA	NR RYSUNKU	WERSJA
E	E02	00