


RKW

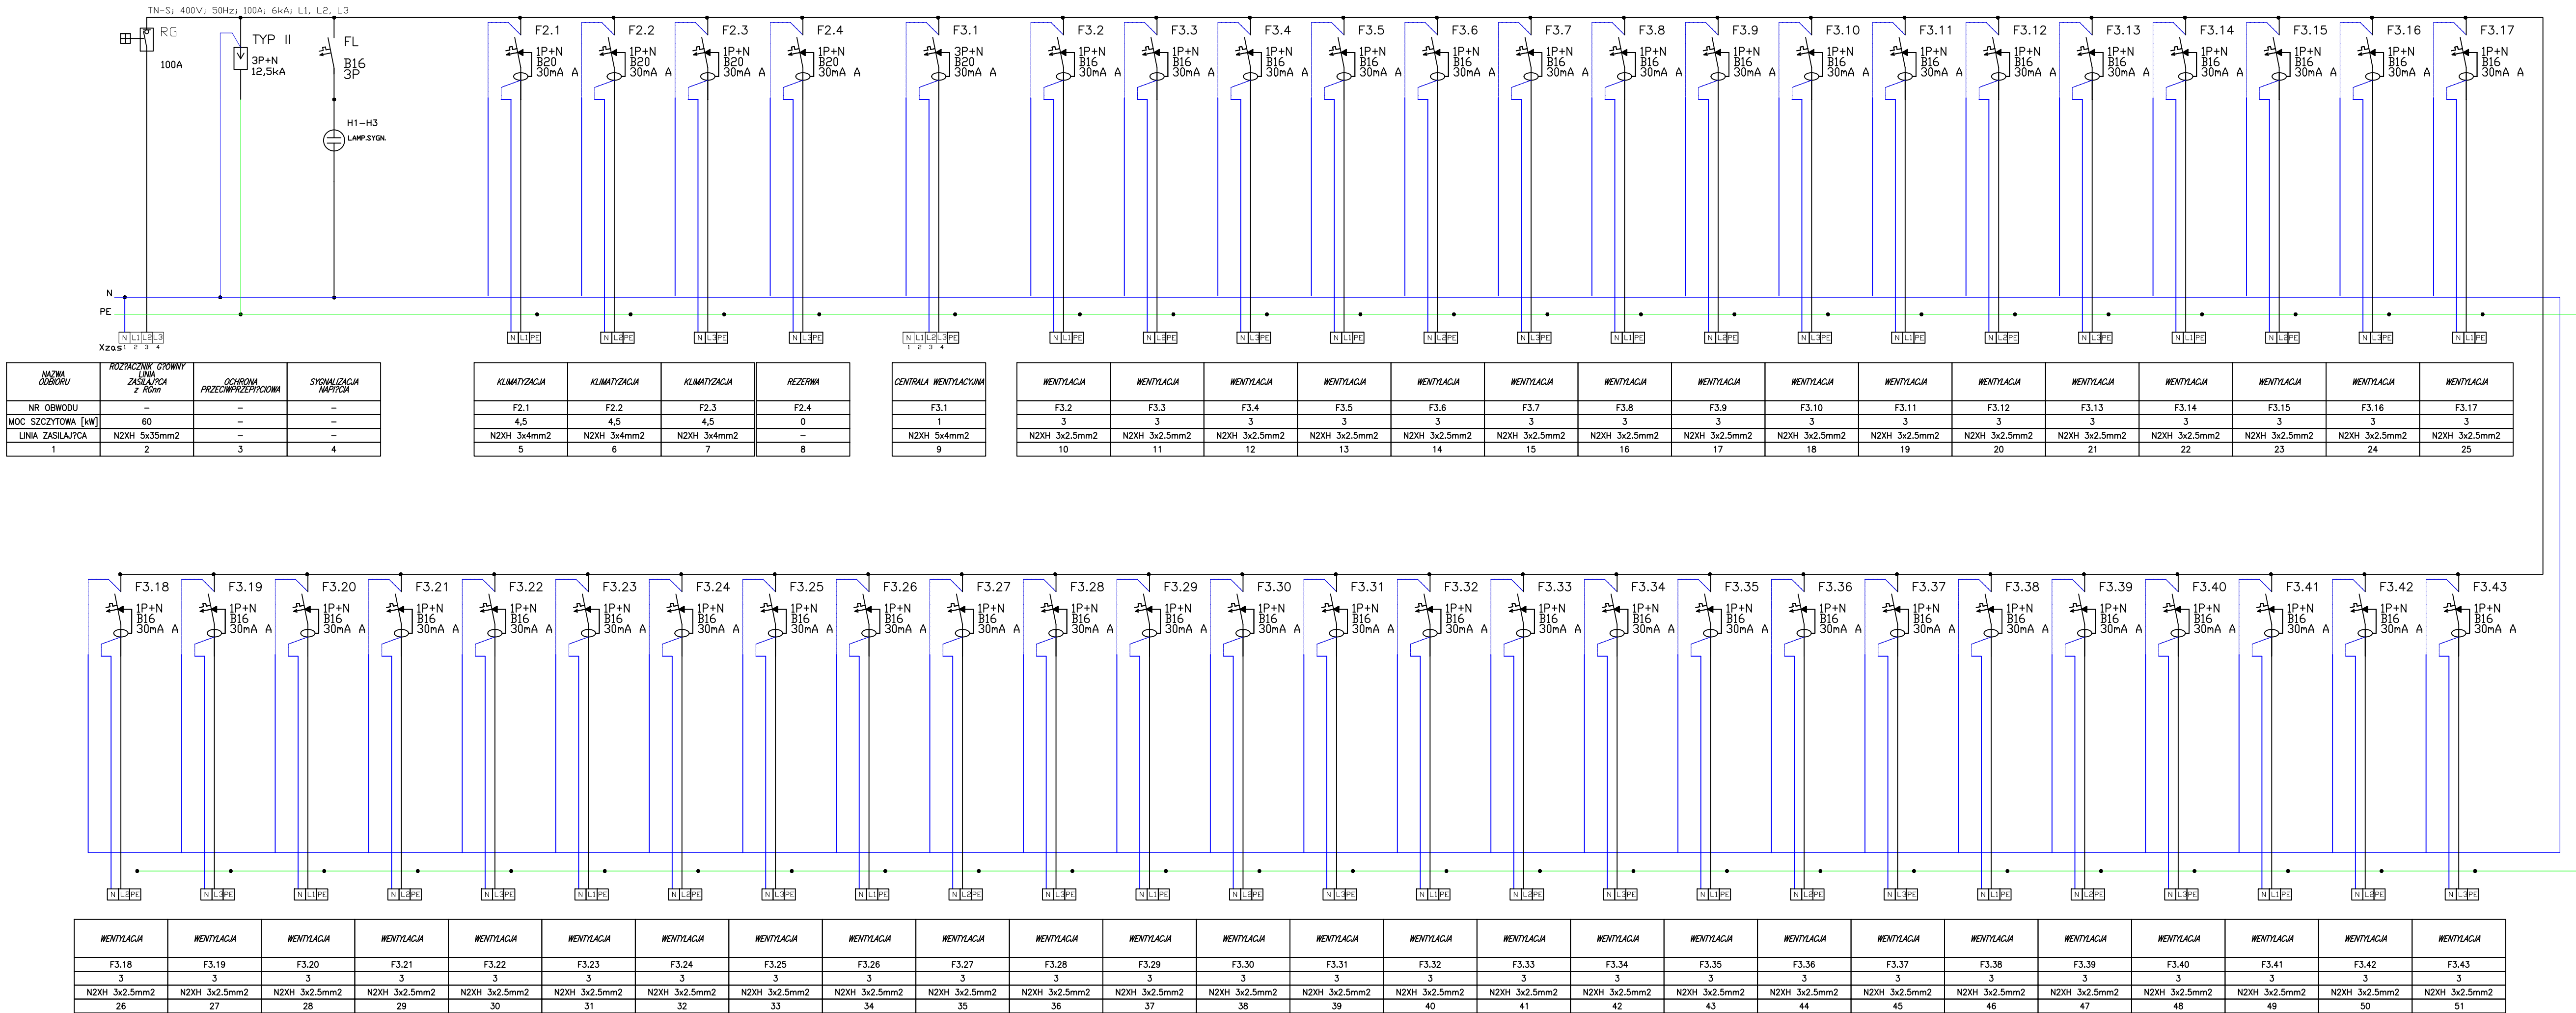

Wszelkie prawa do niniejszego opracowania są zastrzeżone. Kopiowanie, rozpowszechnianie i udostępnianie bez zgody projektanta lub jego części bez zgody autora jest zabronione.

SCHEMAT LOKALIZACJI BUDYNKU

INWESTOR: GMINA Mszczonów Plac Pilsudskiego 1

ETAP: PROJEKT WYKONAWCZY

OPRACZANIWA: INSTALACJE ELEKTRYCZNE

BRANŻA: ELEKTRYCZNA

FUNKCJA: BUDOWA

PROJEKTOWAŁ: mgr inż. SZYMON MATYSZEWSKI

OPRACOWAŁ: mgr inż. SZYMON MATYSZEWSKI

WZGLĘDNY SKALA: 1:100

DATA OPRACOWANIA: 2024-10-27

WERSJA: 00