



RZUT PRZYZIEMIENIA SKALA 1:100
INSTALACJA WOD-KAN

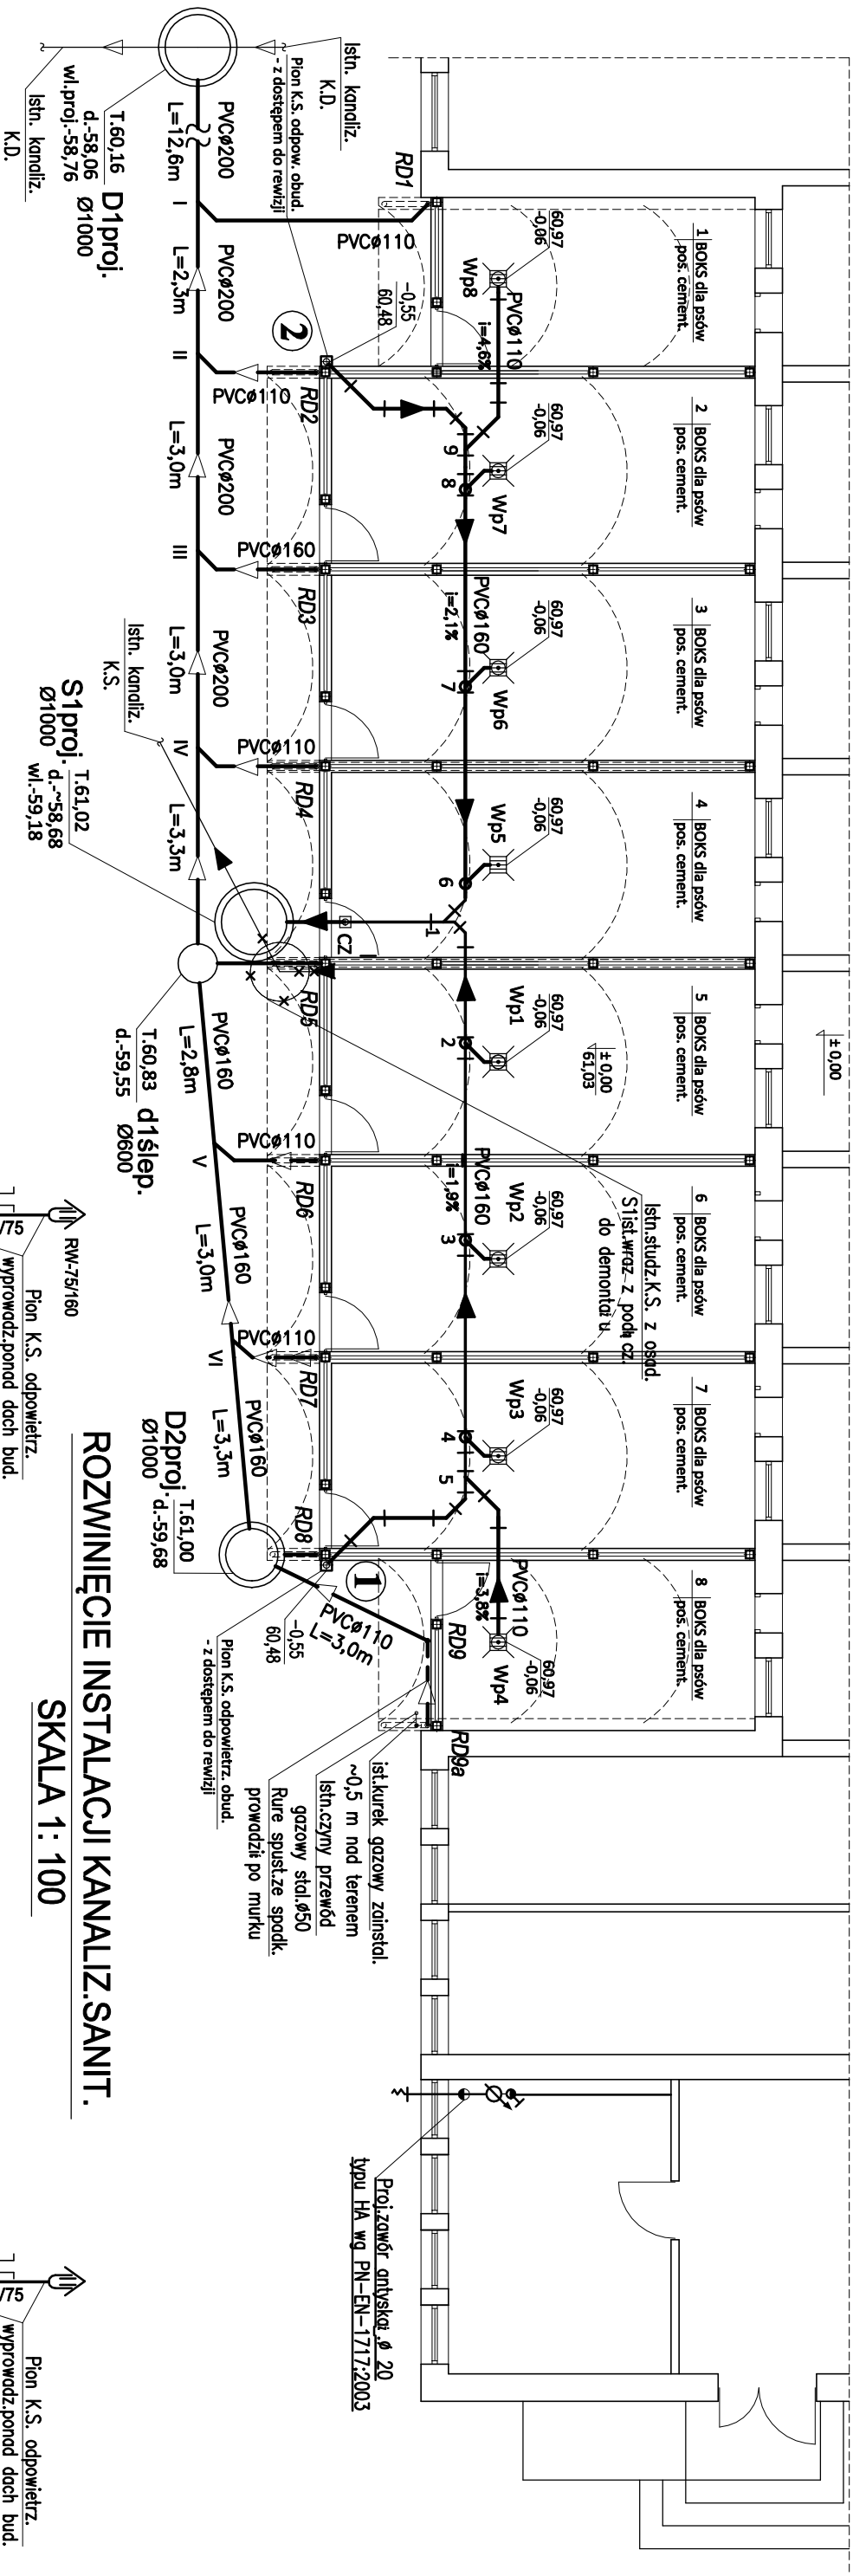

ROZWINIĘCIE INSTALACJI KANALIZ.SANIT.

SKALA 1: 100

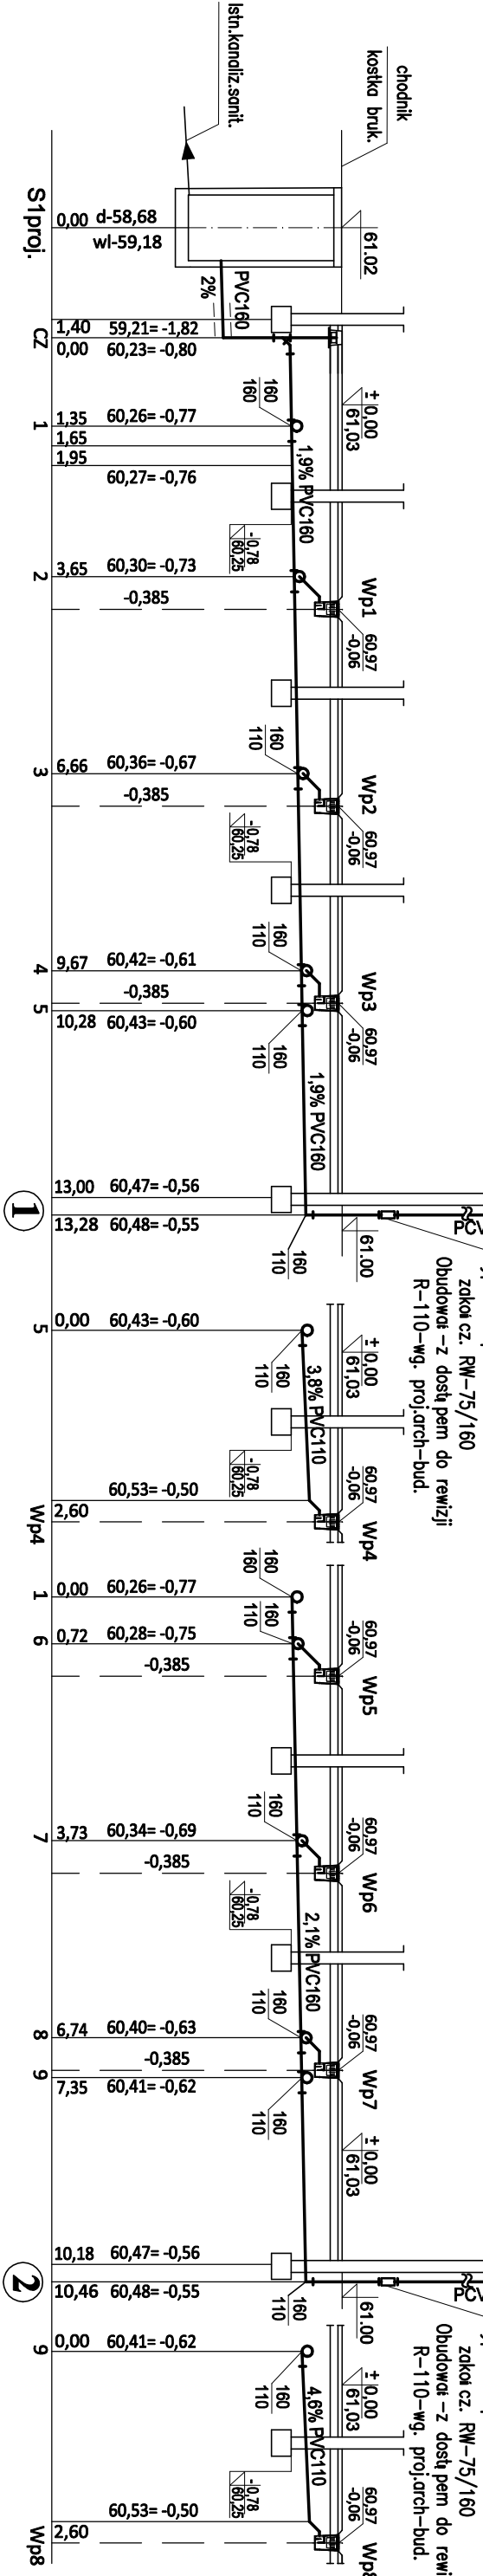

LEGENDA BRANŻY WOD-KAN

- PROJ.WEW. I ZEW.NIHAL.KANALIZ.SANIT.
- ISTN.KANALIZ. SANIT. DO DEMONTA U
- PROJ.PIION ODPWIEIIZAJĄCY KANALIZ. SANIT
- PROJ.WPUST DN 100 Z WADREM Z RUSZTJ.EL. 25x25CM.
- PROJ. ZEW.NIHAL.KANALIZ.DESZCZOWEJ

NAZWA I ADRES OBIEKTU BUDOWLANEGO		VENTIROOF	
PRZEBUDOWA BOKSÓW DLA PSÓW		SP. Z O.O.	
PRZY SCHRONISKU DLA ZWIERZĄT W BYDGOSZCZY		ul. Atołowa 3/12,	
UL. GRUNWALDZKA 298, 85-435 BYDGOSZCZ		85-435 Osowiec	
DZ. NR EW. 13/4, 13/6, 14/7, obr.316 BYDGOSZCZ		tel. 792 701 280	
TREŚĆ RYSUNKU		RZUT PRZYZIEMIENIA, INSTALACJA W-K:	
ROZWINIĘCIE WEW. INSTAL. KANALIZ.SANIT.		DATA	
PROJEKTOWAŁ		mgr inż. arch. Małgorzata Andrzejewska - Słosecka	
WOD-KAN		UPR. BUD. DO PROJEKT. BEZ OGRANICZEŃ W SPEC.	
OPRACOWAŁ		Alina Stełmachowska	
WOD-KAN		UPR. BUD. DO PROJEKT. Z OGRANICZEŃ W SPEC.	
SPRAWDZIŁ		SKALA	
		1:100	
		BRANŻA	
		W-K	
		NR RYSUNKU	
		W-K/1	