
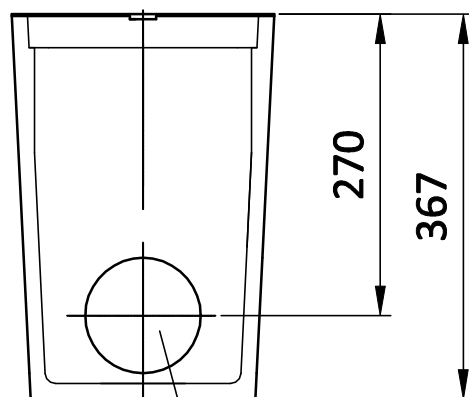
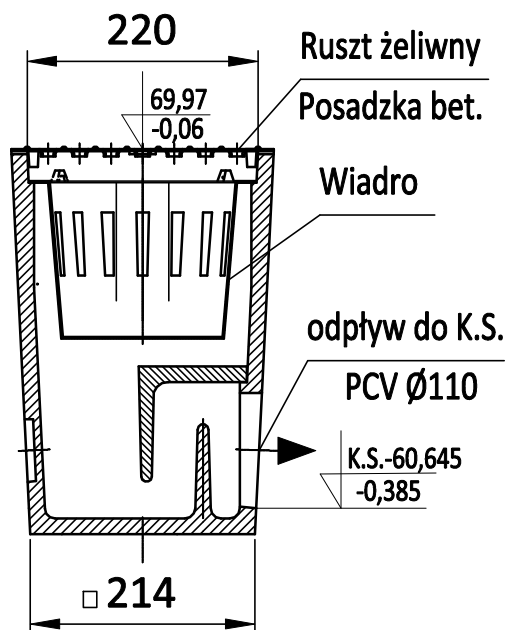


PROJ.WPUSTY Wp -W BOKSACH DLA PSÓW

Wpust z rusztem żeliwnym

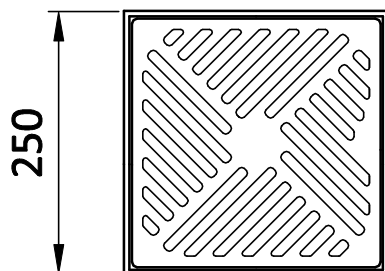

Otwór do podłączenia rury PCV Ø110

NAZWA I ADRES OBIEKTU BUDOWLANEGO PRZEBUDOWA BOKSÓW DLA PSÓW PRZY SCHRONISKU DLA ZWIERZĄT W BYDGOSZCZY UL. GRUNWALDZKA 298, 85-435 BYDGOSZCZ DZ. NR EW. 13/4, 13/6, 14/7, obr.316 BYDGOSZCZ		VENTIROOF SP. Z O.O. ul. Atolowa 3/12, 85-435 Osówiec tel. 792 701 280
TREŚĆ RYSUNKU WPUSTY W BOKSACH DLA PSÓW		
PROJEKTOWAŁ WOD-KAN	mgr inż. arch. Maria Andrzejewska - Słosecka UPR. BUD. DO PROJEKT. BEZ OGRANICZEŃ W SPEC. ARCHITEKT. NR 198/71 Bg	DATA 20.11.2025
OPRACOWAŁ WOD-KAN	Alina Stelmachowska UPR. BUD. DO PROJEKT. Z OGRANICZEŃ W SPEC. SANIT. NR WRR-I-7131-23/2002 <i>Stel</i>	SKALA 1:100
SPRAWDZIŁ		BRANŻA W-K
		NR RYSUNKU W-K/4