


## LEGENDA




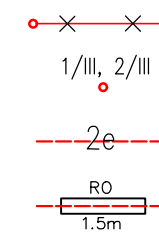

Istn. odcinek linii napowietrznej Al 4x50+25 mm<sup>2</sup> ze stacji trafo. Korniaków LSW 3 wraz ze słupami do demontażu

Proj. nowe słupy w miejsce istn. zdemontowanych

Proj. 2 kable ziemne 0.4kV

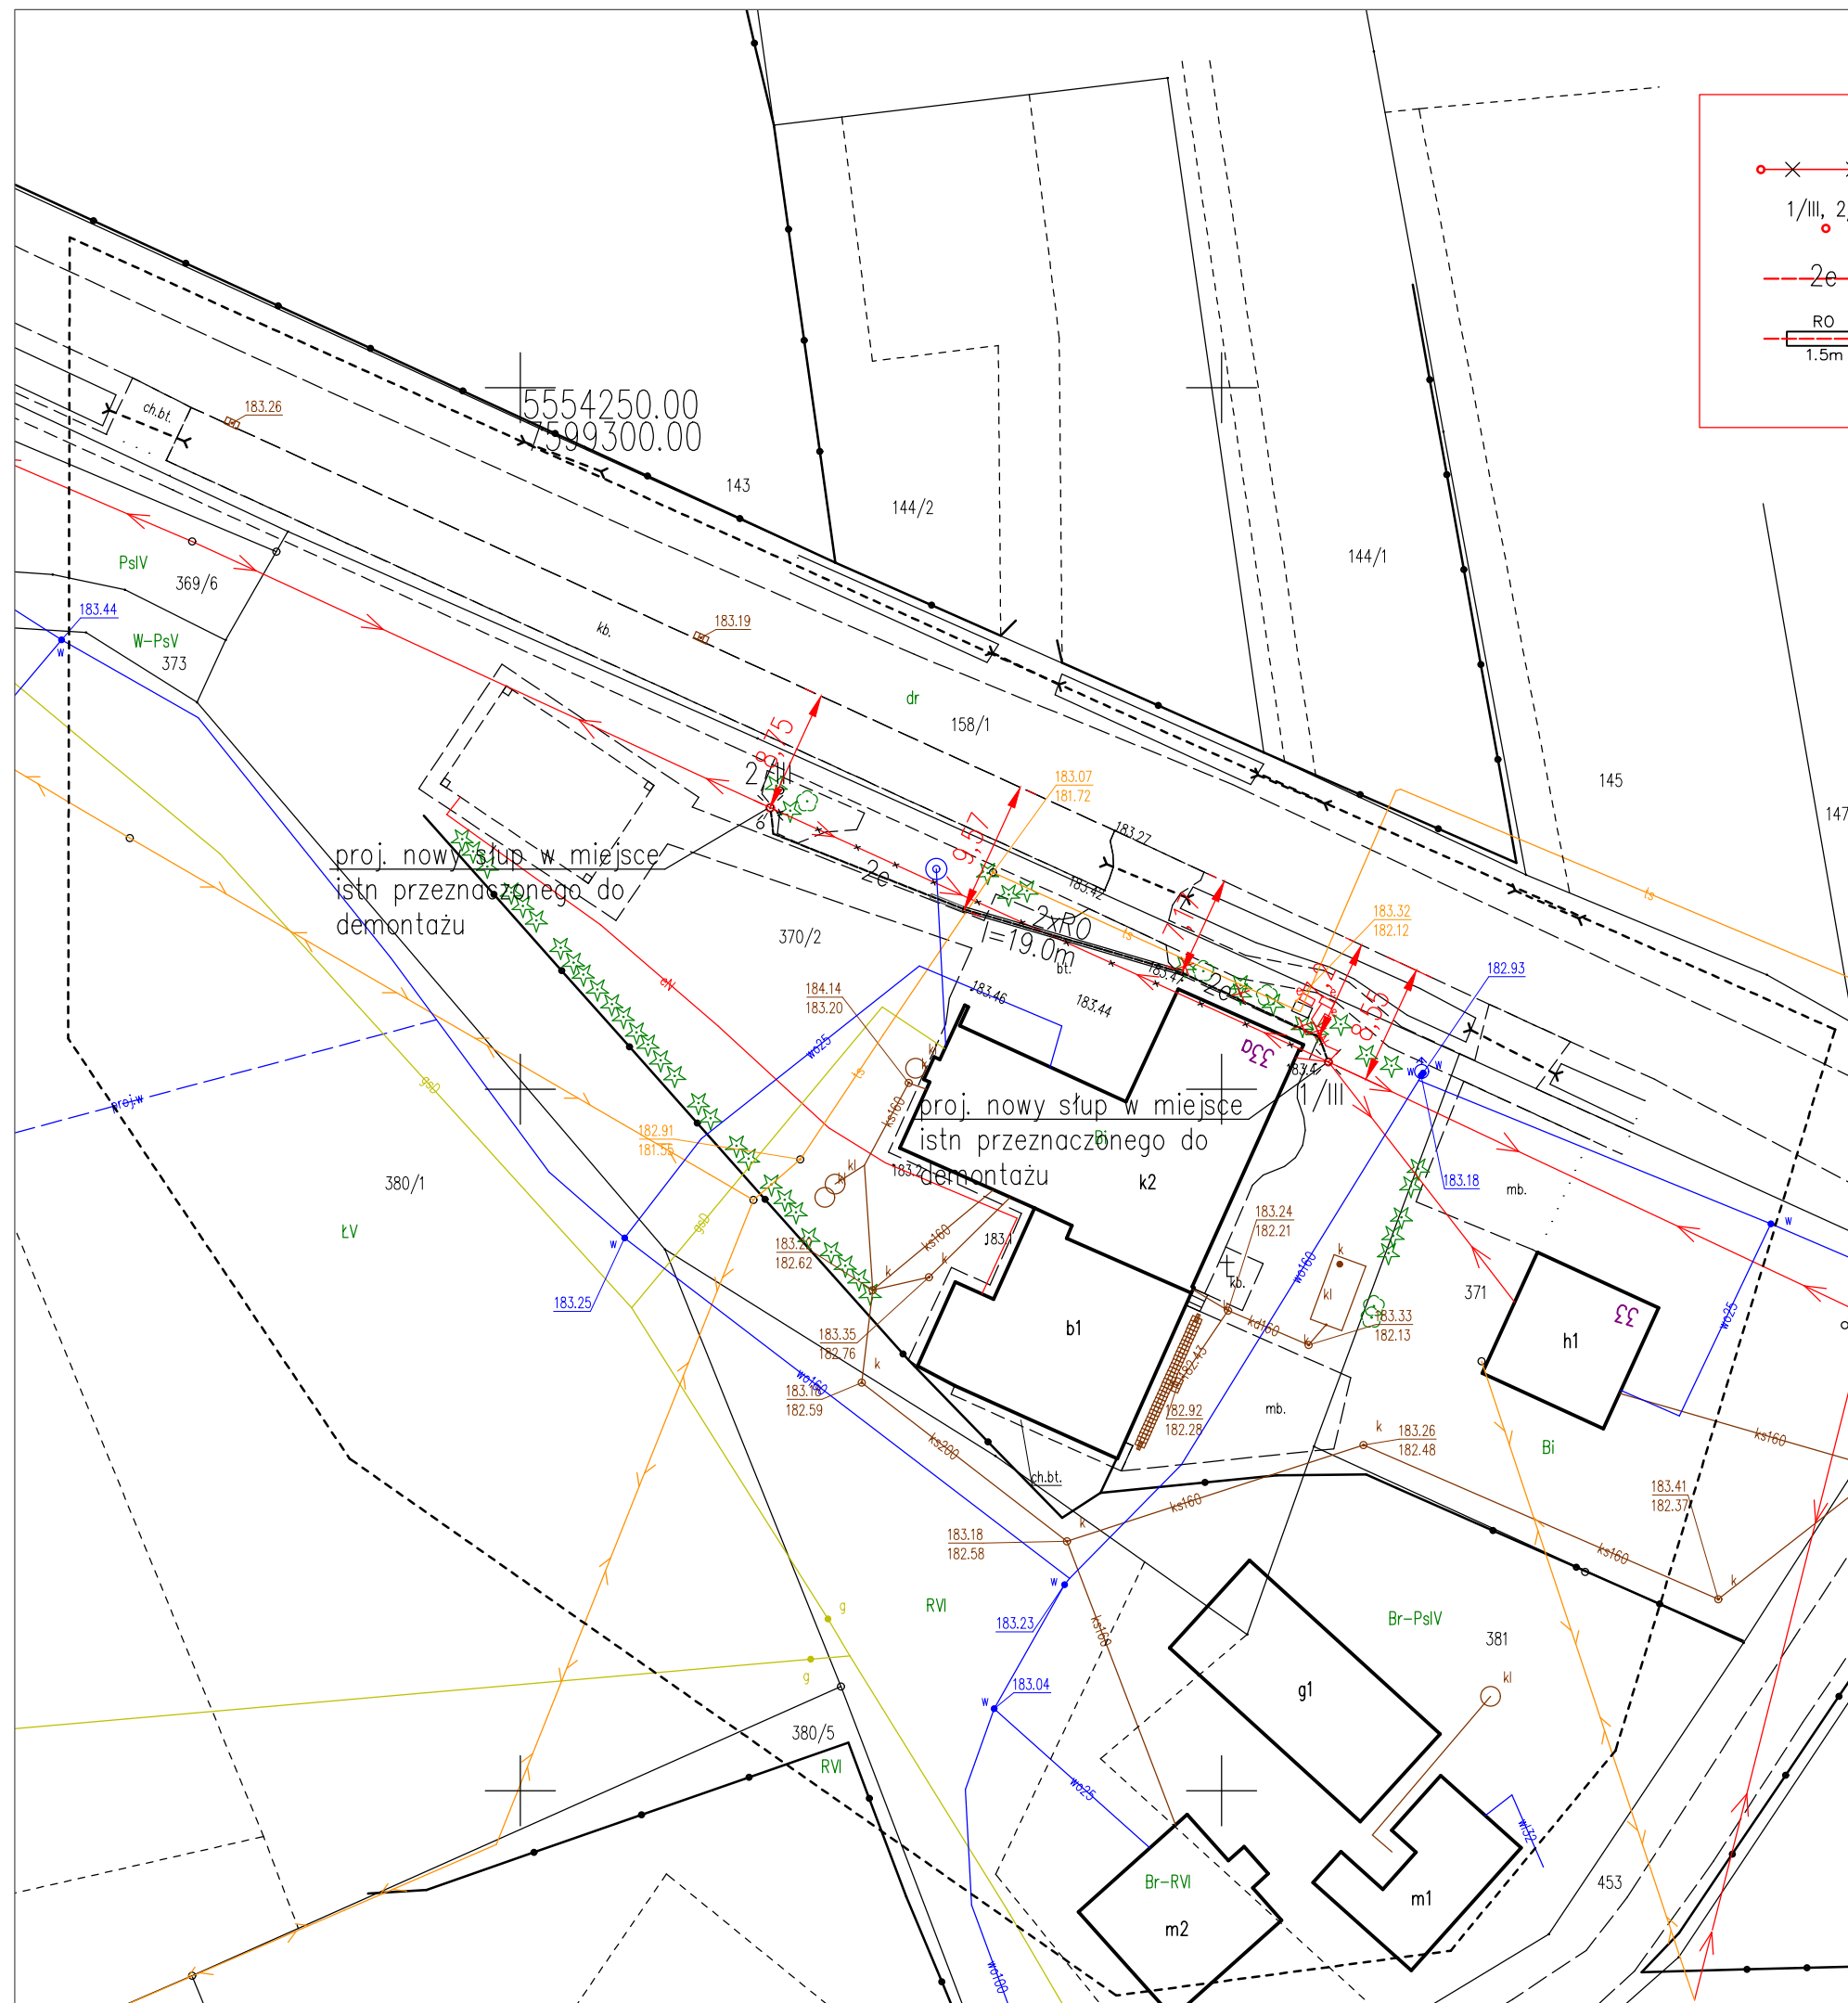Proj. rury ochronne na kablach AROT110



 <b>MBArchitekt</b>		Studio Projektowe MBArchitekt 35-303 Rzeszów, ul. Kuźnia 11/17 tel: 608 558 140, adres e-mail: biuro@mbarchitekt.pl			
OBIEKT:	PRZEBUDOWA LINII NAPOWIETRZNEJ NN				
LOKALIZACJA INWESTYCJI:	Korniaków Północny , dz. nr ewid. 370/2				
INWESTOR:	GMINA BIAŁOBRZEGI 37-114 BIAŁOBRZEGI, BIAŁOBRZEGI 4				
FAZA:	PROJEKT TECHNICZNY				
RYSUNEK:	SCHEMAT PRZEBUDOWY ISTNIEJĄCEJ LINII NAPOWIETRZNEJ NN				SKALA: 1:500
	IMIE, NAZWISKO	NR UPR.	DATA	PODPIS	NR RYS:
INSTALACJE ELEKTRYCZNE					 <b>ZT1</b>
PROJEKTOWAŁ:	inż. Jerzy Pacia	E-42/77	01.2026		
inż. Jerzy Pacia		Za zgodność z oryginałem mapy do celów projektowych			