

RZUT PARTERU SKALA 1:50

RZUT PRZYZIEMIA \_PROJEKT

ZESTAWIENIE POWIERZCHNI PARTERU:		
NR	POMIESZCZENIE	PU (m.)
0.1	ŚWIETLICO/JADALNIA	67,86
0.2	ŚWIETLICA/SALA	15,67
0.3	ZMYWALNIA	15,00
0.4	WYDAWALNIA	9,45
0.5	ZAPLECZE	6,32
0.6	KLATKA SCHODOWA	15,41
RAZEM:		130.92

UWAGA:  
KOLEM CZERWONYM OZNACZONO  
POMIESZCZENIA NOWO PROJEKTOWANE

LEGENDA DO RYSUNKU

SYMBOL	ZNACZENIE
ELEMENTY_ISTNIEJĄCE	
	ISTNIEJĄCE ELEMENTY BUDOWLANE
	ISTNIEJĄCE ŚCIANY / KONSTRUKCJA
	ISTNIEJĄCA STOLARKA OKIENNA
	ISTNIEJĄCA STOLARKA DRZWIOWA
	ISTNIEJĄCE PRZEWODY KOMINOWE
	ISTNIEJĄCE URZĄDZENIA ŁAZIENKOWE
	OZNAKOWANIE POMIESZCZEŃ
ELEMENTY_PROJEKTOWANE	
	PROJEKTOWANE ŚCIANY DZIAŁOWE
	PROJEKTOWANA IZOLACJA TERMICZNA I PRZECIWIŁGOCIOWA ŚCIANY ZEWNĘTRZNEJ PONIŻEJ TERENU
	PROJEKTOWANE ŚCIANY ZEWNĘTRZNEJ KLATKI SCHODOWEJ
	OZNAKOWANIE POMIESZCZEŃ NOWO PROJEKTOWANYCH
	PROJEKTOWANE NADPROŻA
	PROJEKTOWANE ZAMUROWANIA
	PROJEKTOWANA STOLARKA DRZWIOWA
	PROJEKTOWANA STOLARKA OKIENNA
	PROJEKTOWANE DOŚWIETLA PRZYZIEMIA
	PROJEKTOWANE ELEMENTY
	PROJEKTOWANE SYSTEMOWE MURY OPOROWE
	ZABEZPIECZENIE P.POŻ.
	PROJEKTOWANE MAŁOWANIE ŚCIAN I SUFITÓW

D S WPROJEKT SP. Z O. O.

adres: ul. Św. Barbary 14/16, 41-616 Choszczów

e-mail: [biuro@dsprojekt.pl](mailto:biuro@dsprojekt.pl)

telefon: 798 348 005

TEMAT RYSUNKU:

RZUT PARTERU

ZAMIERZENIE BUDOWLANE:  
MODERNIZACJA I DOSTOSOWANIE DO OBOWIĄZUJĄCYCH PRZEPISÓW SANITARNYCH  
KUCHNI I ZAPLECZA KUCHENNEGO W BUDYNKU SZKOŁY PODSTAWOWEJ NR 7

OBIEKT:  
SZKOŁA PODSTAWOWA NR 7 IM. KORNELI MAKUSZYŃSKIEGO  
UL. ZAMKOWA 1, 43-100 MIKOŁÓW

INWESTOR:  
GMINA MIKOŁÓW  
UL. RYNEK 16, 43-100 MIKOŁÓW

ZESPÓŁ PROJEKTOWY:

projektant: mgr inż. arch. MARTA SMOLKA  
projektant: mgr inż. arch. WERONIKA BOWRONIEK  
opracowanie: mgr inż. arch. MAŁGORZATA SZCZOT-GÓRSKA

FAZA:  
PROJEKT TECHNICZNY

 
BRANŻA:  
ARCHITEKTURA

DATA:  
02/02/2025

SKALA:  
1:50


NR RYS:  
A11

NR STR:  
8



PROJEKTOWANE  
WYPOSAŻENIE POMIESZCZEŃ

ZESTAWIENIE WYPOSAŻENIA KUCHNI ( PARTER ) :			
NR	URZĄDZENIE	ILOŚĆ	WYMIARY SZER./GL./WYS. [mm]
PARTER- POMIESZCZENIE 0.1 (JADALNIA)			
1	UMYWALKA NAROŻNA	2	440/400
1A	DOZOWNIK MYDŁA	2	100/ 85/ 285
1B	PODANIK RĘCZNIKÓW PAPIEROWYCH	1	275/ 385/ 105
1C	KOSZ NA RĘCZNIKI PAPIEROWE 30L	1	Ø 240
2	BLAT STOLIKA PŁYTA MDF	8	1200/ 1380/ 690
3	OBUDOWA GRZEJNIKA PŁYTA MDF	4	1000/ 1000/ 100
PARTER- POMIESZCZENIE 0.2 (ŚWIETLICA)			
1	STOLIK Z BLATEM SZEŚCIOKĄTNYM	1	1200/ 1380/ 690
1A	KRZESŁO UCZNIOWSKIE	6	435/ 435/ 770
2	OBUDOWA GRZEJNIKA PŁYTA MDF	1	1000/ 1000/ 100
PARTER- POMIESZCZENIE 0.3 (ZMYWALNIA)			
1	UMYWALKA DO RĄK	1	400/ 400 / 225
1A	ŚCIENNY DOZOWNIK MYDŁA	1	900 / 400 / 1800
1B	ELEKTRYCZNA SUSZARKA DO RĄK	1	285/ 225/ 165
2	STÓŁ WYŁADOWCZO-ODBIORCZY	1	1200/ 700/ 850
3	ZMYWARKA KAPTUROWA	1	780/ 783/ 1485/ 1942
4	OKAP PRZYSIENNY KONDENSACYJNY	1	1000/ 1000/ 450
5	STÓŁ ZE ZLEWEM DWUKONKROWYM + BATERIA STOJĄCA Z WYCIGAŁĄ WYLEWKĄ	2	1200/ 700/ 850
5A	STÓŁ PRZYSIENNY Z PÓŁKĄ	1	400 /700 /850
6	STÓŁ PRZYSIENNY Z OTWOREM NA ODPADKI	1	800/ 700/ 850
7	STÓŁ ROBOCZY PRZYSIENNY Z PÓŁKĄ DOLNĄ I SZAFKĄ BOCZNĄ	1	1900/ 500/ 850
8	SZAFKA PRZELOTOWA	1	1200/ 800/1800
9	STÓŁ WYKŁADOWCZO-ODBIORCZY	1	1200/ 700/ 850
10	PODBIATOWA SCHŁADZARKA NA OPADY 120L	1	1090/ 980/ 1280
PARTER- POMIESZCZENIE 0.4 (WYDAWALNIA)			
1	WÓZEK TRANSPORTOWY	1	600/ 945/ 920
2	UMYWALKA	1	400/ 400/ 225
2A	ŚCIENNY DOZOWNIK MYDŁA	1	81/ 160/ 270
2B	ELEKTRYCZNA SUSZARKA DO RĄK	1	285/ 225/ 165
3	BEMAR ELEKTRYCZNY 3 KOMOROWY	1	1100/ 600/ 850
4	BAR SAŁATKOWY 2 DRZWIOWY	1	910/ 700 /887
G	GAŚNICA PIANOWA	1	3L
PARTER- POMIESZCZENIE 0.5 (ZAPLECZE/PRZEDSIONEK)			
1	HYDRANT NATYNKOWY HYDRANT WYNNIKOWY W KOLORZE ŚCIAŁ RAL 9003(BIAŁY)	1	780 / 1050 /250
2	WIESZAK NA FARTUCHY	1	280/ 40

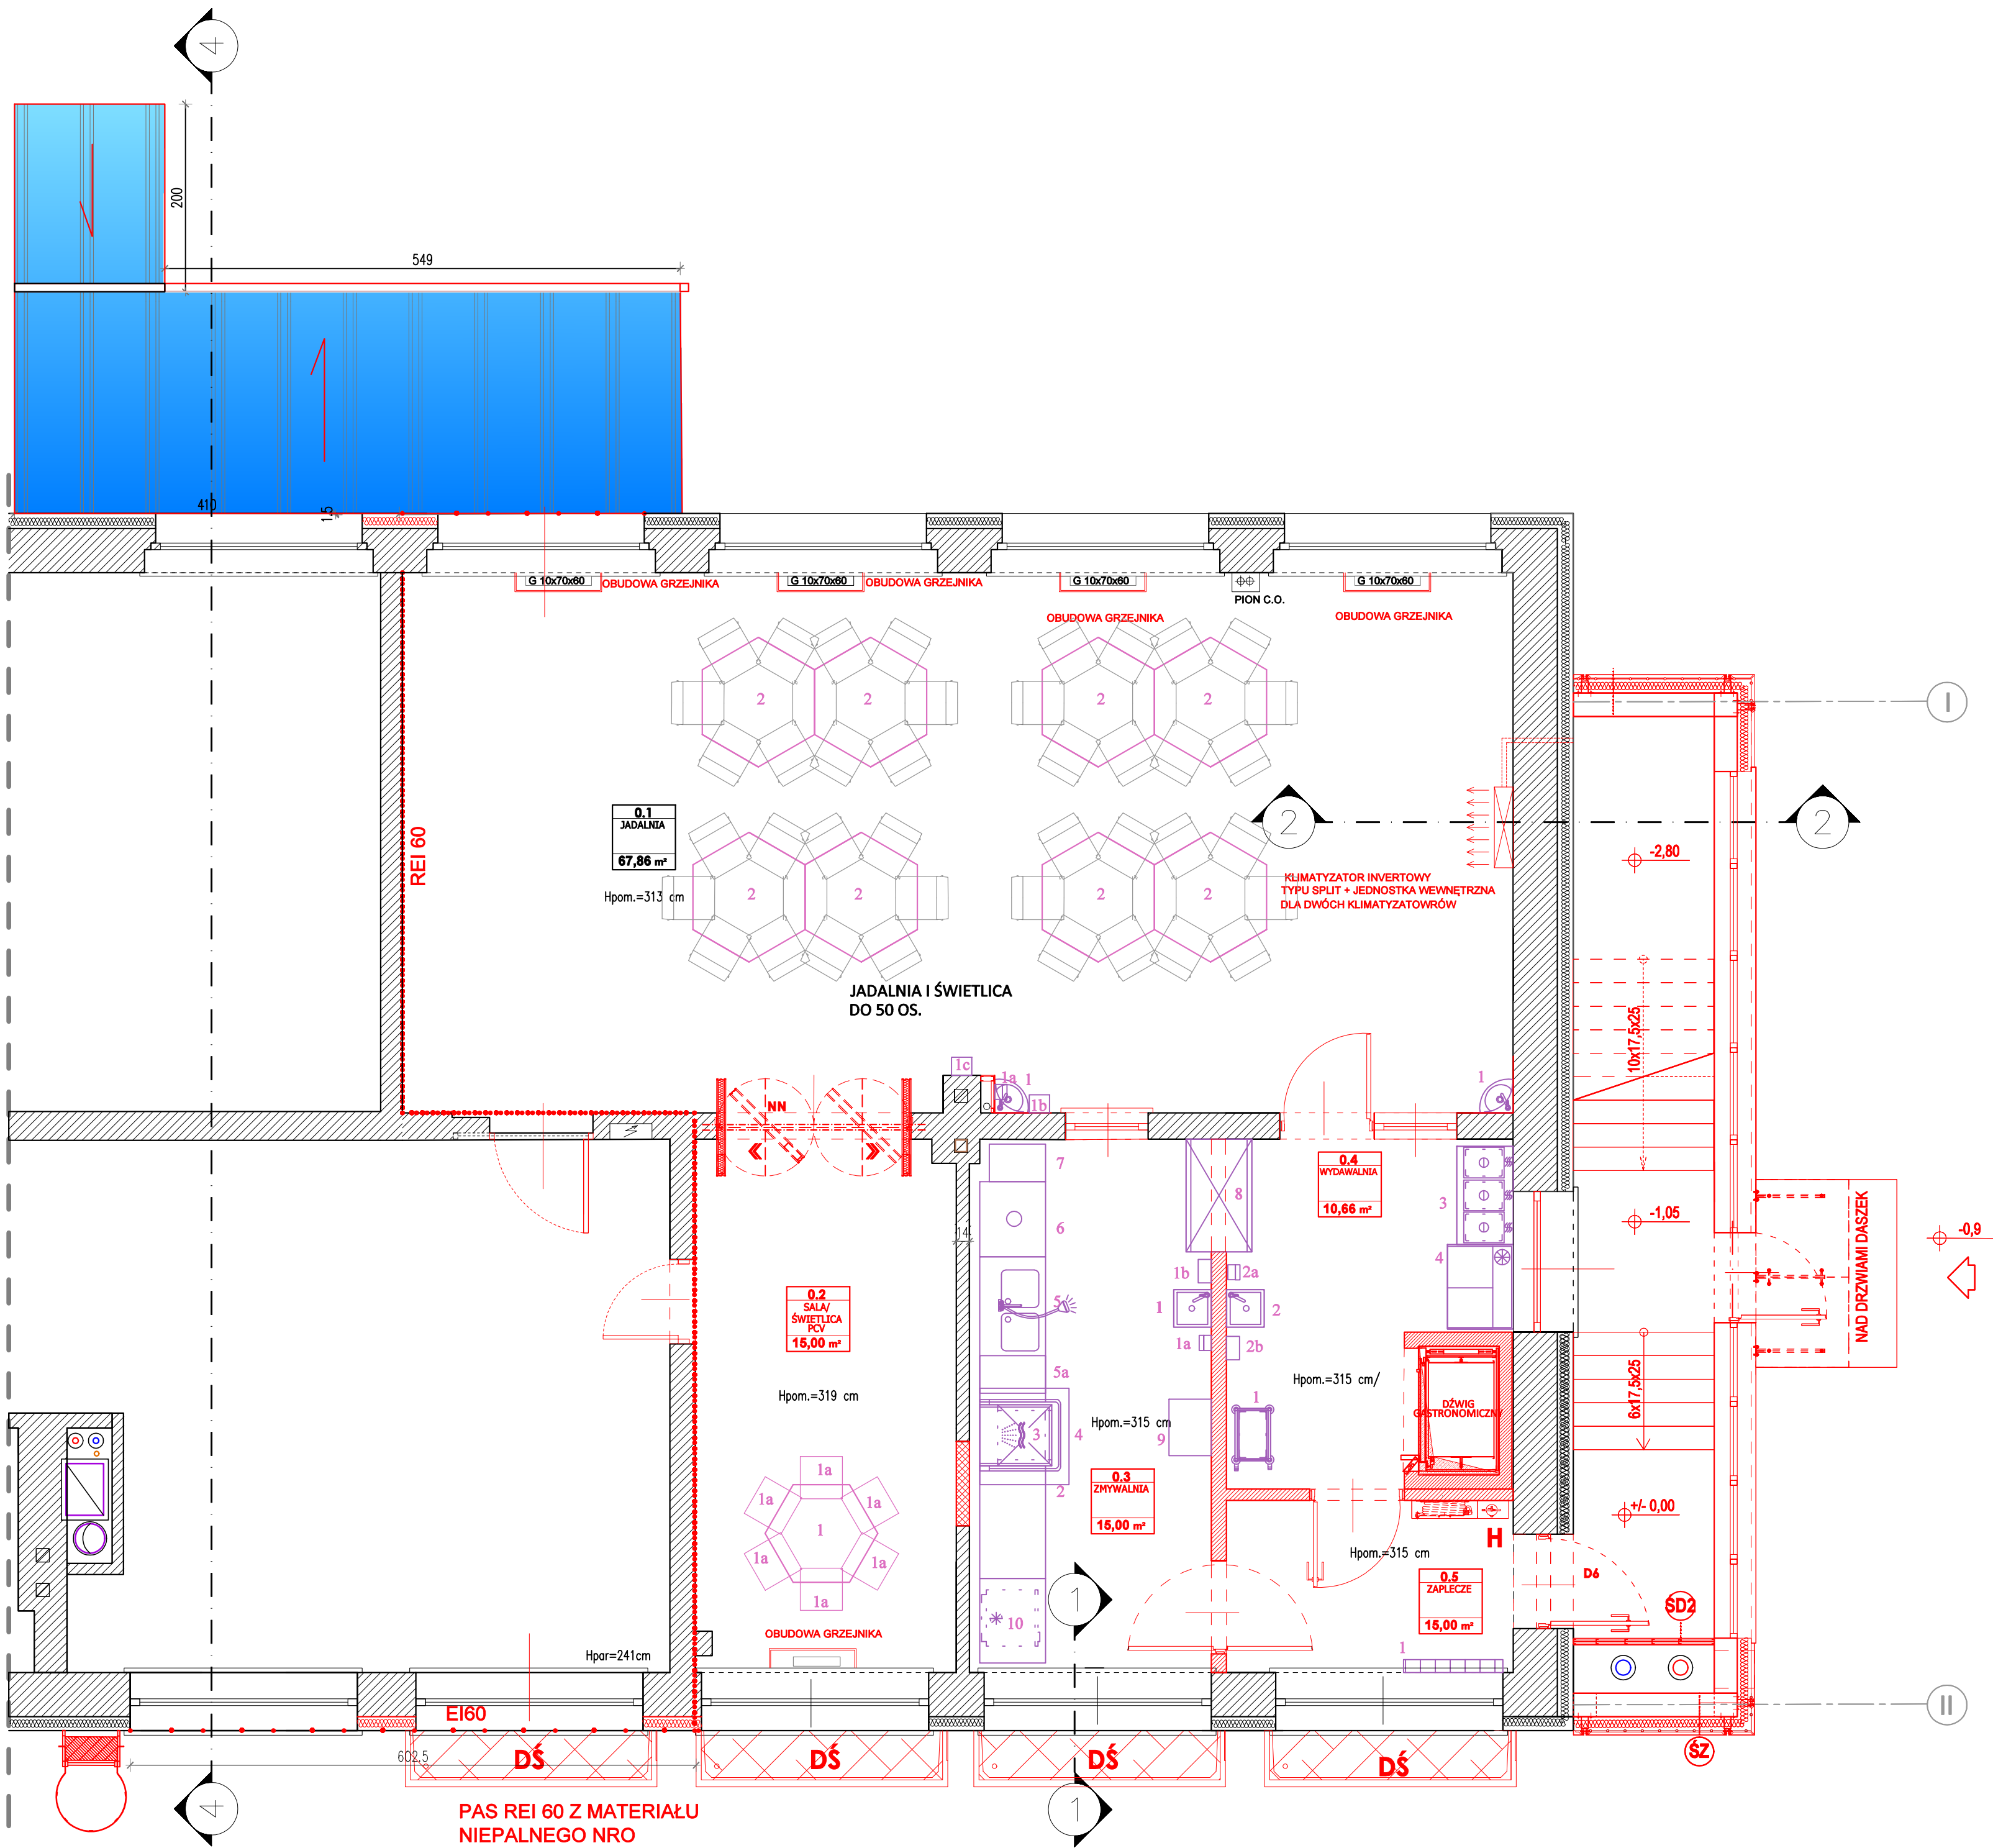

RZUT PARTERU SKALA 1:50

D S WPROJEKT SP. Z O. O.

adres: ul. Św. Barbary 14/90, 41-516 Chorzów

e-mail: [skanslarski@dsprojekt.pl](mailto:skanslarski@dsprojekt.pl)

telefon: 790 340 500

ZAMIERZENIE BUDOWLANE:  
MODERNIZACJA I DOSTOSOWANIE DO OBOWIAZUJĄCYCH PRZEPISÓW SANITARNYCH  
KUCHNI I ZAPLECZA KUCHENNEGO W BUDYNKU SZKOŁY PODSTAWOWEJ NR 7

OBIEKT:  
SZKOŁA PODSTAWOWA NR 7 IM. KORNELA MAKUSZYŃSKIEGO  
UL. ŻAKOWA 1, 45-190 MIKOŁÓW

INWESTOR:  
GMINA MIKOŁÓW  
UL. RYNEK 16, 45-190 MIKOŁÓW

ZESPÓŁ PROJEKTOWY:  
projektant: MGR INŻ. ARCH. MARTA SMOLKA  
branża arch.: upr. nr 2095/OKX/2016  
projektant: DR INŻ. ARCH. WERONIKA SKOWRONIEK  
branża arch.: upr. nr 3395/OKX/2024/II  
opracowanie: MGR INŻ. ARCH. MALGORZATA RZYT-GÓRSKA

TEMAT RYSUNKU:  
  
RZUT  
PRZYZIEMIA  
WYPOSAŻENIE

FAZA:  
PROJEKT TECHNICZNY

BRANŻA:  
ARCHITEKTURA


DATA:  
02/02/2025

SKALA:  
1:50

NR RYS:  
A12

NR STR:



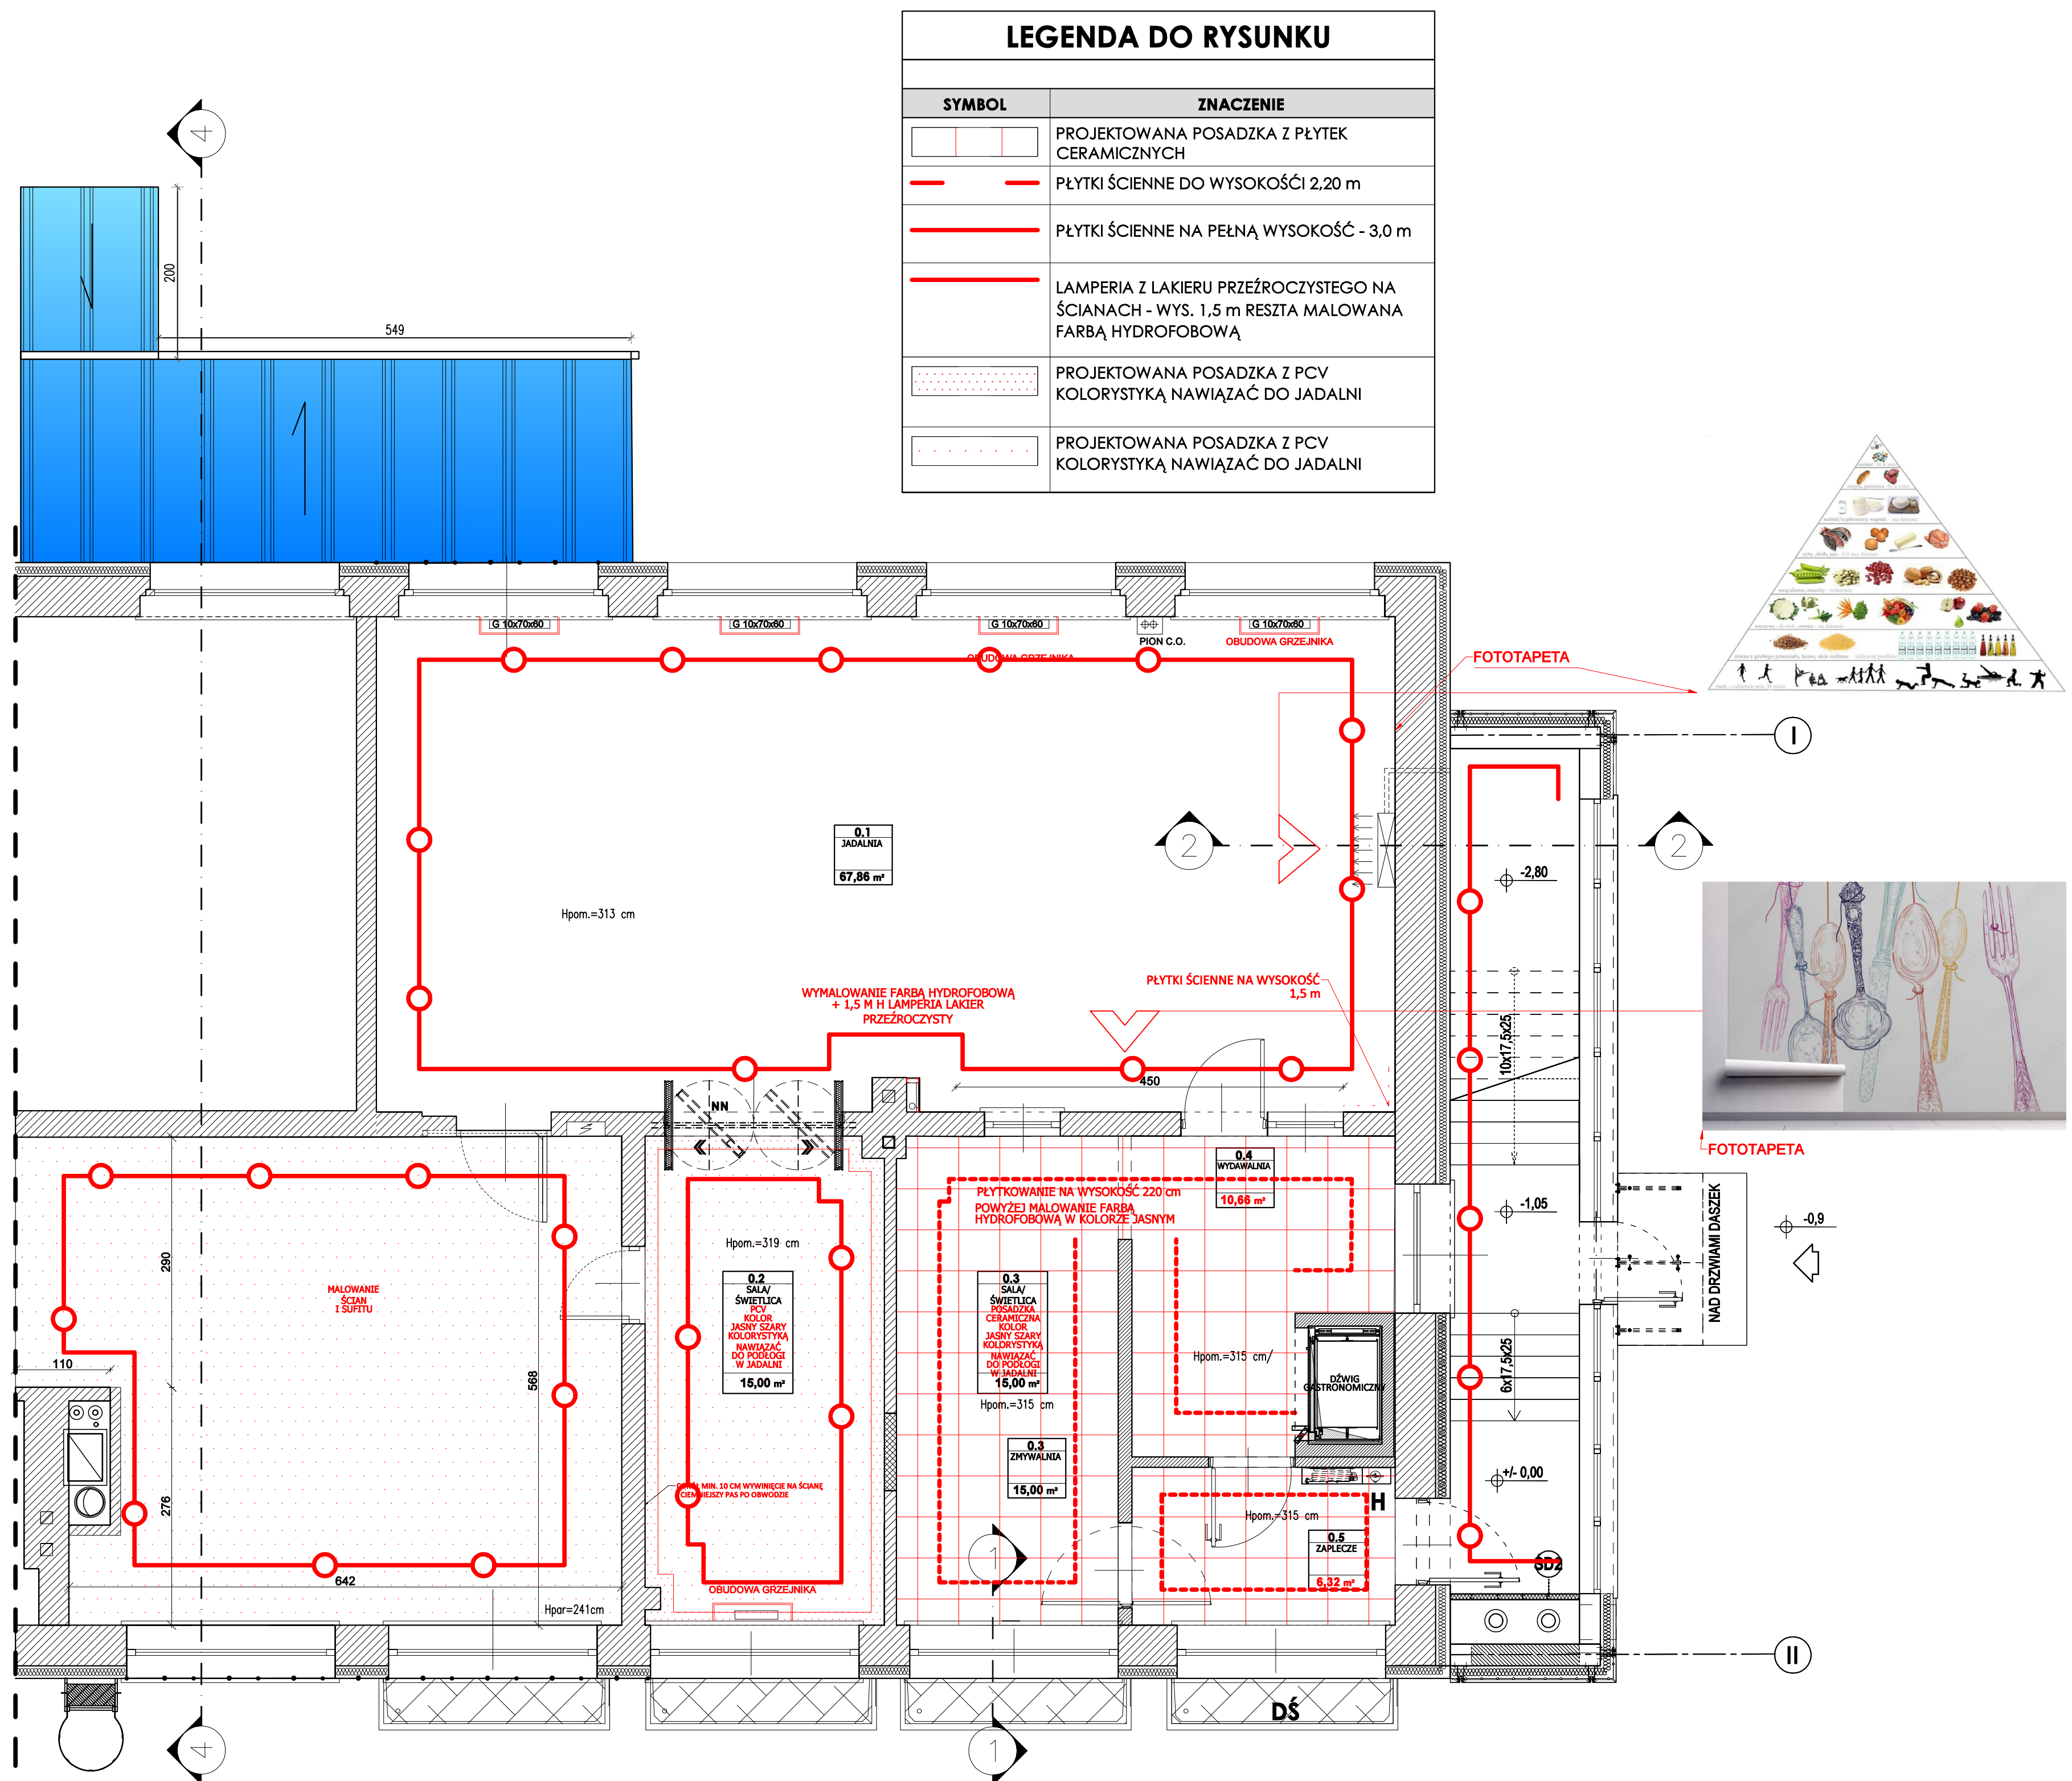

## RZUT PARTERU SKALA 1:50




NOWO PROJEKTOWANE  
ZADASZENIE SCHODÓW ZEWNĘTRZNYCH


PAS REI 60 Z MATERIAŁU  
NIEPALNEGO

ZESTAWIENIE POWIERZCHNI OBUDOWY SUFITU PARTERU:		
NR	POMIESZCZENIE	P SUFITU (m2) +OBUDOWY BOCZNE
0.2	ŚWIETLICA/SALA	9,62
0.3	ZMYWALNIA	12,65
0.4	WYDAWALNIA	6,00
(-1.8)	KLATKA SCHODOWA	15,00
	SZATNIA	6,90
	RAZEM:	50.17


PROJEKTOWANY SUFIT PODWIESZANY-  
METALOWY -PANELE UCHYLENE MONTOWANE NA STYK

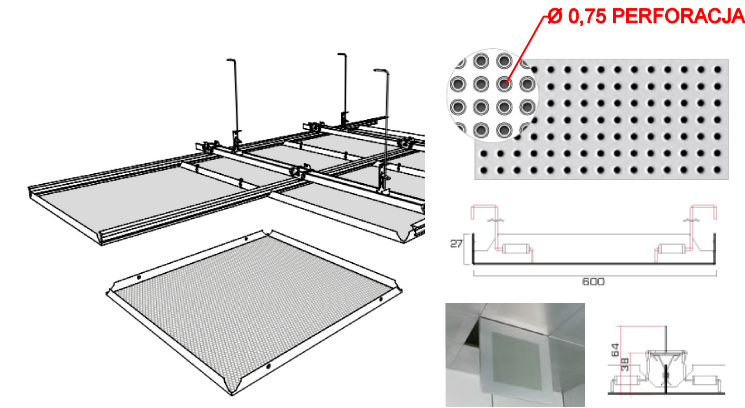


PROJEKTOWANY SYSTEMOWY SUFIT PODWIESZANY

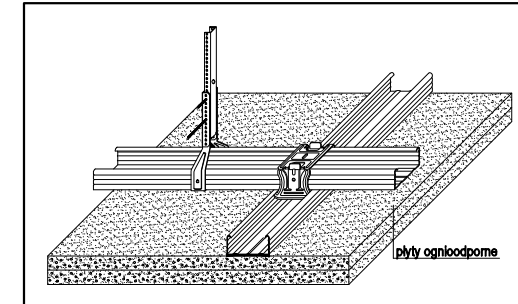


ELEMENTY SYSTEMU

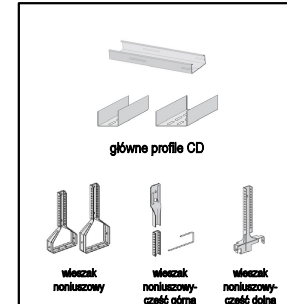

WIDOK PODŁUŻNY

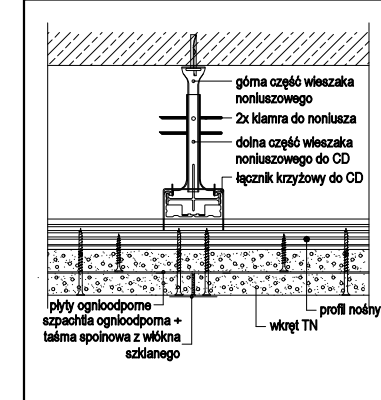


WIDOK POPRZECZNY

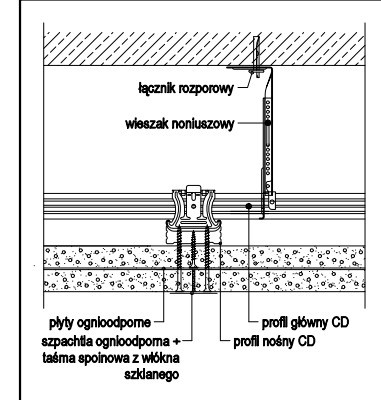

LEGENDA DO RYSUNKU	
SYMBOL	ZNACZENIE
ELEMENTY PROJEKTOWANE	
	PROJEKTOWANY SUFIT PODWIESZANY KASETONOWY METALOWY
	PROJEKTOWANY SUFIT PODWIESZANY KASETONOWY 38 cm METALOWY KASETONOWY
	PROJEKTOWANY SUFIT PODWIESZANY KASETONOWY 38 cm PŁYTA GKR ( F12)
	PROJEKTOWANY SUFIT PODWIESZANY KASETONOWY 38 cm PŁYTA GKR ( F12)
	PROJEKTOWANY SUFIT ZKGR TYP DF NOWO PROJEKTOWANEJ KLATKI
	PROJEKTOWANE OŚWIETLENIE WIDOWE PRACOWNIA BRANŻY ELEKTRYCZNEJ

 D S WPROJEKT SP. Z O. O.  
adres: Ul. Św. Barbary 14/36, 41-516 Chorzów  
e-mail: swowestart@dwoprojekt.pl  
telefon: 736 249 068



TEMAT RYSUNKU:

ZAMIERZENIE BUDOWLANE:  
MODERNIZACJA I DOSTOSOWANIE DO OBOWIAZUJĄCYCH PRZEPISÓW SANITARNYCH  
KUCHNI I ZAPLECZA KUCHENNEGO W BUDYNKU SZKOŁY PODSTAWOWEJ NR 7

OBIĘKT:  
SZKOŁA PODSTAWOWA NR 7 IM. KORNELA MAKUSZYŃSKIEGO  
UL. ZAMKOWA 1, 43-195 MIKOŁÓW

INWESTOR:  
GMINA MIKOŁÓW  
UL. RYNEK 16, 43-190 MIKOŁÓW

ZESPÓŁ PROJEKTOWY:

projektant: MGR INŻ. ARCH. MARTA SMOLKA upr. nr 20/8LOKK/2016  
projektant: DR INŻ. ARCH. WERONIKA SKOWRONEK upr. nr 33/8LOKK/2024/II  
opracowanie: MGR INŻ. ARCH. MAŁGORZATA SZROT-GÓRKA

SUFITY  
PODWIESZANE  
RZUT  
PARTERU

FAZA:

PROJEKT TECHNICZNY

BRANŻA:

ARCHITEKTURA

DATA:

02/02/2026

SKALA:

1:50

NR RYS:

A14

NR STR:

RZUT PARTERU SKALA 1:50








**UWAGA:**  
**KOŁEM CZERWONYM OZNACZONO**  
**POMIESZCZENIA NOWO PROJEKTOWANE**

WYKONAĆ LAMPERIĘ Z LAKIERU PRZEźRO CZYSTEGO  
NA ŚCIANACH - WYS. 1,5 m RESZTA POWIERZCHNI  
MAŁOWANA FARBĄ HYDROFOBOWĄ KOLORYSTYKA  
BIAŁA

**TYNK MALOWANY FARBĄ HYDROFOBOWA**

<b>D S WPROJEKT SP. Z O. O.</b> adresa: UL. Św. Barbary 14/36, 41-516 Choszczów e-mail: sekretariat@dwprojekt.pl telefon: 736 249 068		TEMAT RYUNKUNKU:  <div>    </div>	
<b>ZAMIERZENIE BUDOWLANE:</b> MODERNIZACJA I DOSTOSOWANIE DO OBOWIAZUJĄCYCH PRZEPISÓW SANITARNYCH KUCHNI I ZAPLECZA KUCHENNEGO W BUDYNKU SZKOŁY PODSTAWOWEJ NR 7		<b>RZUT</b>  <b>I-GO PIĘTRA</b>	
<b>OBJEKT:</b> SZKOŁA PODSTAWOWA NR 7 IM. KORNELA MAKUSZYŃSKIEGO UL. ZAMKOWA 1, 43-195 MIKOŁÓW			
<b>INWESTOR:</b> GMINA MIKOŁÓW UL. RYNEK 16, 43-190 MIKOŁÓW			
<b>ZESPÓŁ PROJEKTOWY:</b>  projektant gł.      branża arch.      MGR INŻ. ARCH. MARTA SMOLICA      upr. nr 20/SŁOK/2018 projektant spr.      branża arch.      DR INŻ. ARCH. WERONIKA SKOWRONIEK      upr. nr 33/SŁOK/2024/II opracowanie      branża arch.      MGR INŻ. ARCH. MAŁGORZATA SZROT-GÓRSKA		<b>FAZA:</b> PROJEKT TECHNICZNY  <b>BRANZA:</b> ARCHITEKTURA  <b>DATA:</b> 02/02/2028 <b>SKALA:</b> 1:50 <b>NR RYS:</b> <b>A15</b> <b>NR STR:</b>	