



# RZUT PARTERU - SKALA 1:100

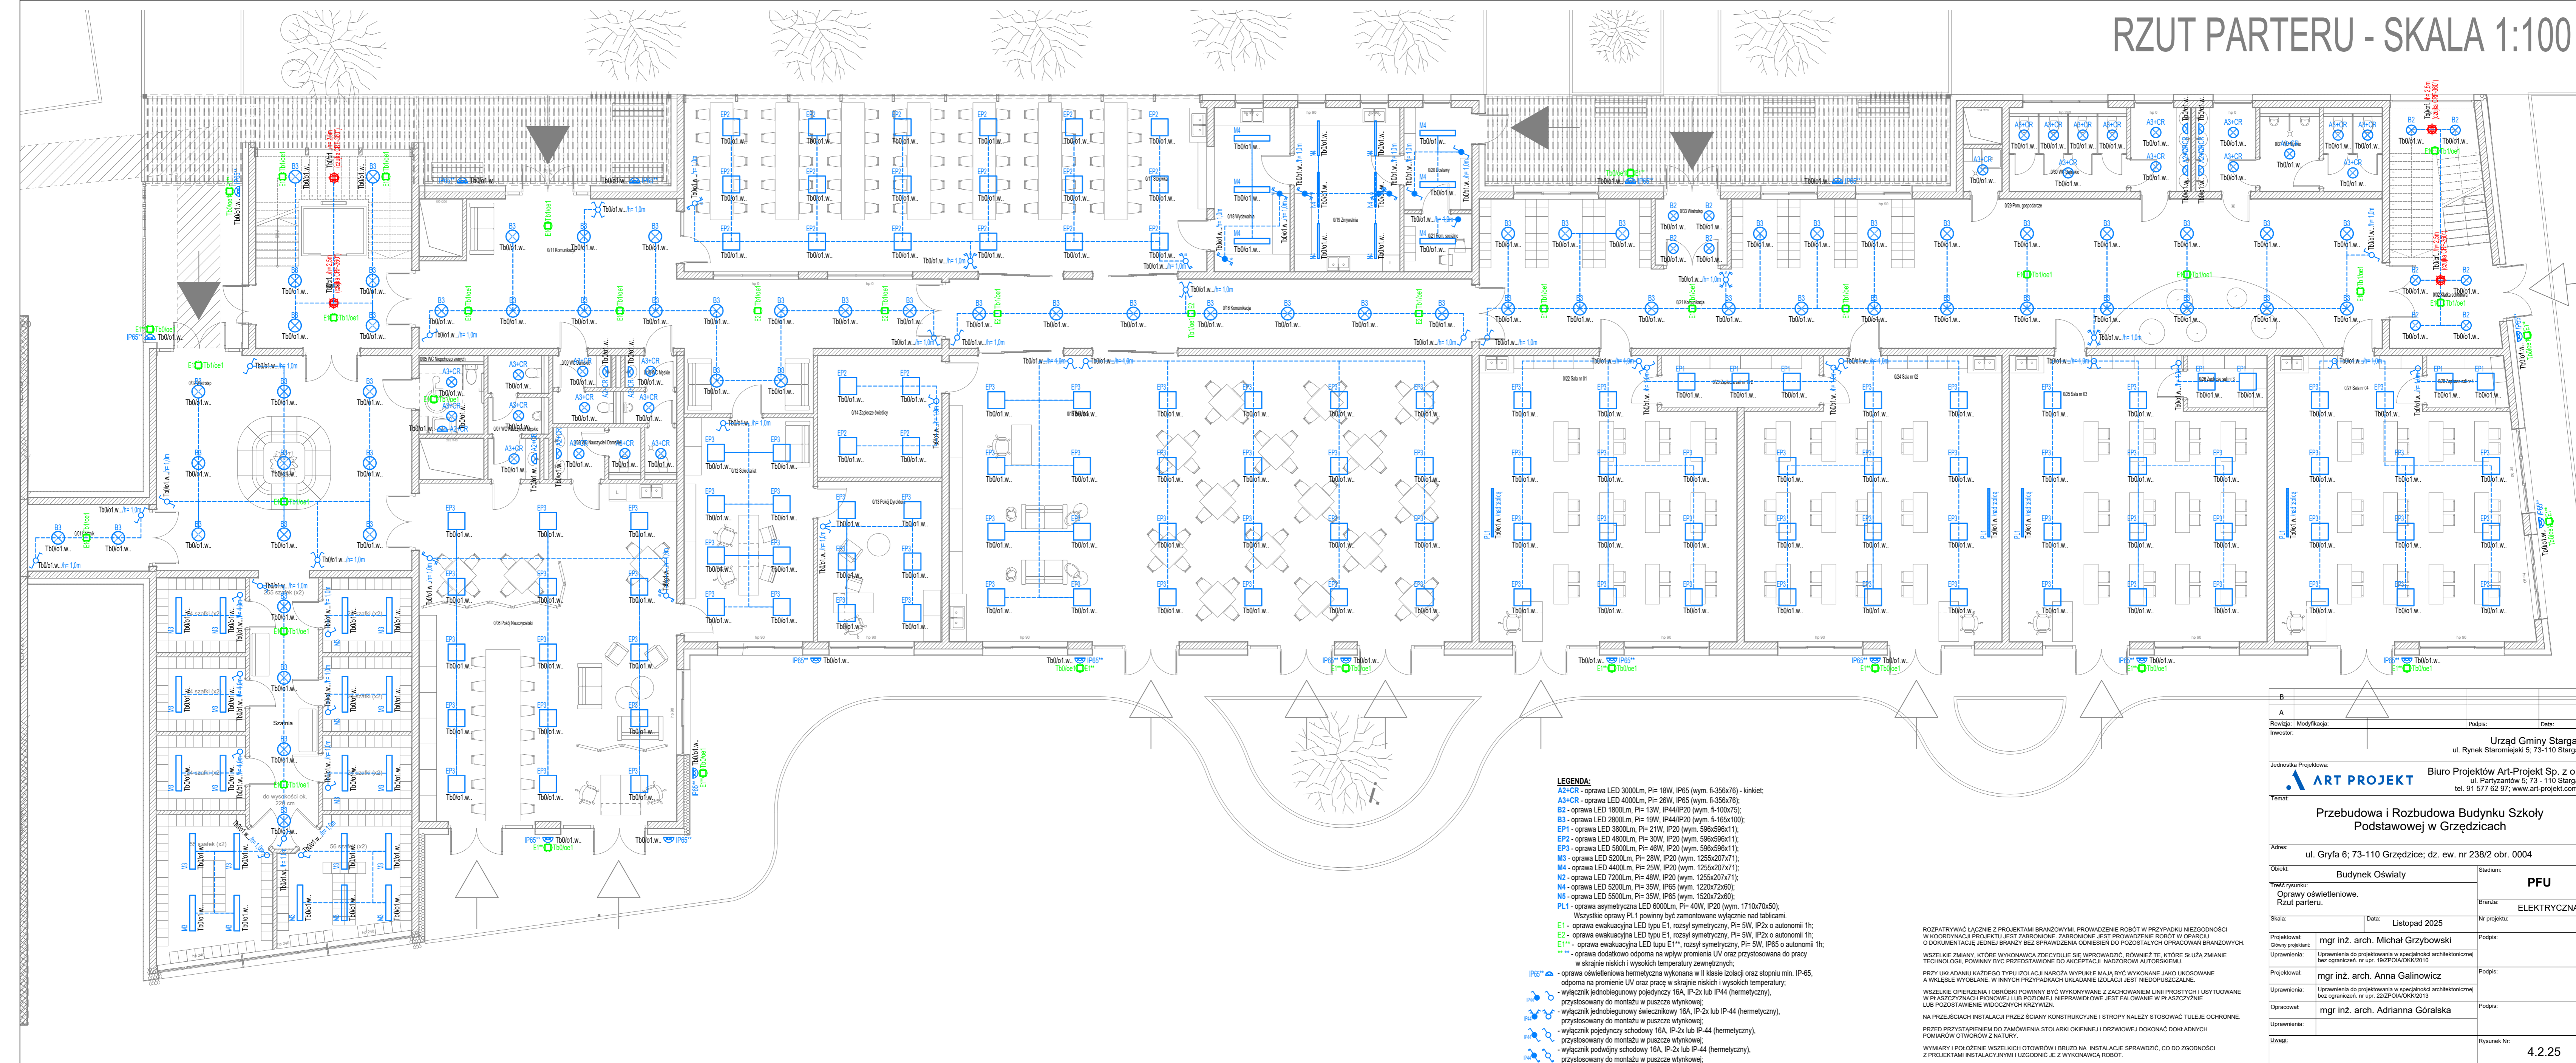

B			
A			
Rewizja:	Modyfikacja:	Podpis:	Data:
Inwestor:			
Jednostka Projektowa:		Urząd Gminy Stargard ul. Rynek Starejście 5; 73-110 Stargard	
		Biuro Projektów Art-Projekt Sp. z o.o. ul. Partyzantów 5; 73-110 Stargard tel. 91 577 62 97; www.art-projekt.org.pl	
Tytuł:			
Przebudowa i Rozbudowa Budynku Szkoły Podstawowej w Grzędzicach			
Adres: ul. Gryfa 6; 73-110 Grzędzice; dz. ew. nr 238/2 obr. 0004			
Obiekt: Budynek Oświaty		Stadium: PFU	
Treść rysunku: Oprawy oświetleniowe. Rzut parteru.		Branża: ELEKTRYCZNA	
Skala:		Data: Listopad 2025	
Projektował: Główny projektant: mgr inż. arch. Michał Grzybowski		Podpis:	
Uprawnienia: Uprawnienia do projektowania w specjalności architektonicznej bez ograniczeń, nr upr. 19/ZPO/OKK/2010		Podpis:	
Projektował: mgr inż. arch. Anna Galinowicz		Podpis:	
Uprawnienia: Uprawnienia do projektowania w specjalności architektonicznej bez ograniczeń, nr upr. 22/ZPO/OKK/2013		Podpis:	
Opracował: mgr inż. arch. Adrianna Górska		Podpis:	
Uwagi:		Rysunek Nr: 4.2.25	
Niniejsza dokumentacja ani żadna jej część nie może być powielana ani rozpowszechniana za pomocą urządzeń elektronicznych, mechanicznych, kopujących, nagrywających i innych bez pisemnej zgody właściciela praw autorskich: Biura Projektów Art-Projekt Sp. z o.o.			