


A1 RZUT PARTERU
Skala 1 : 100

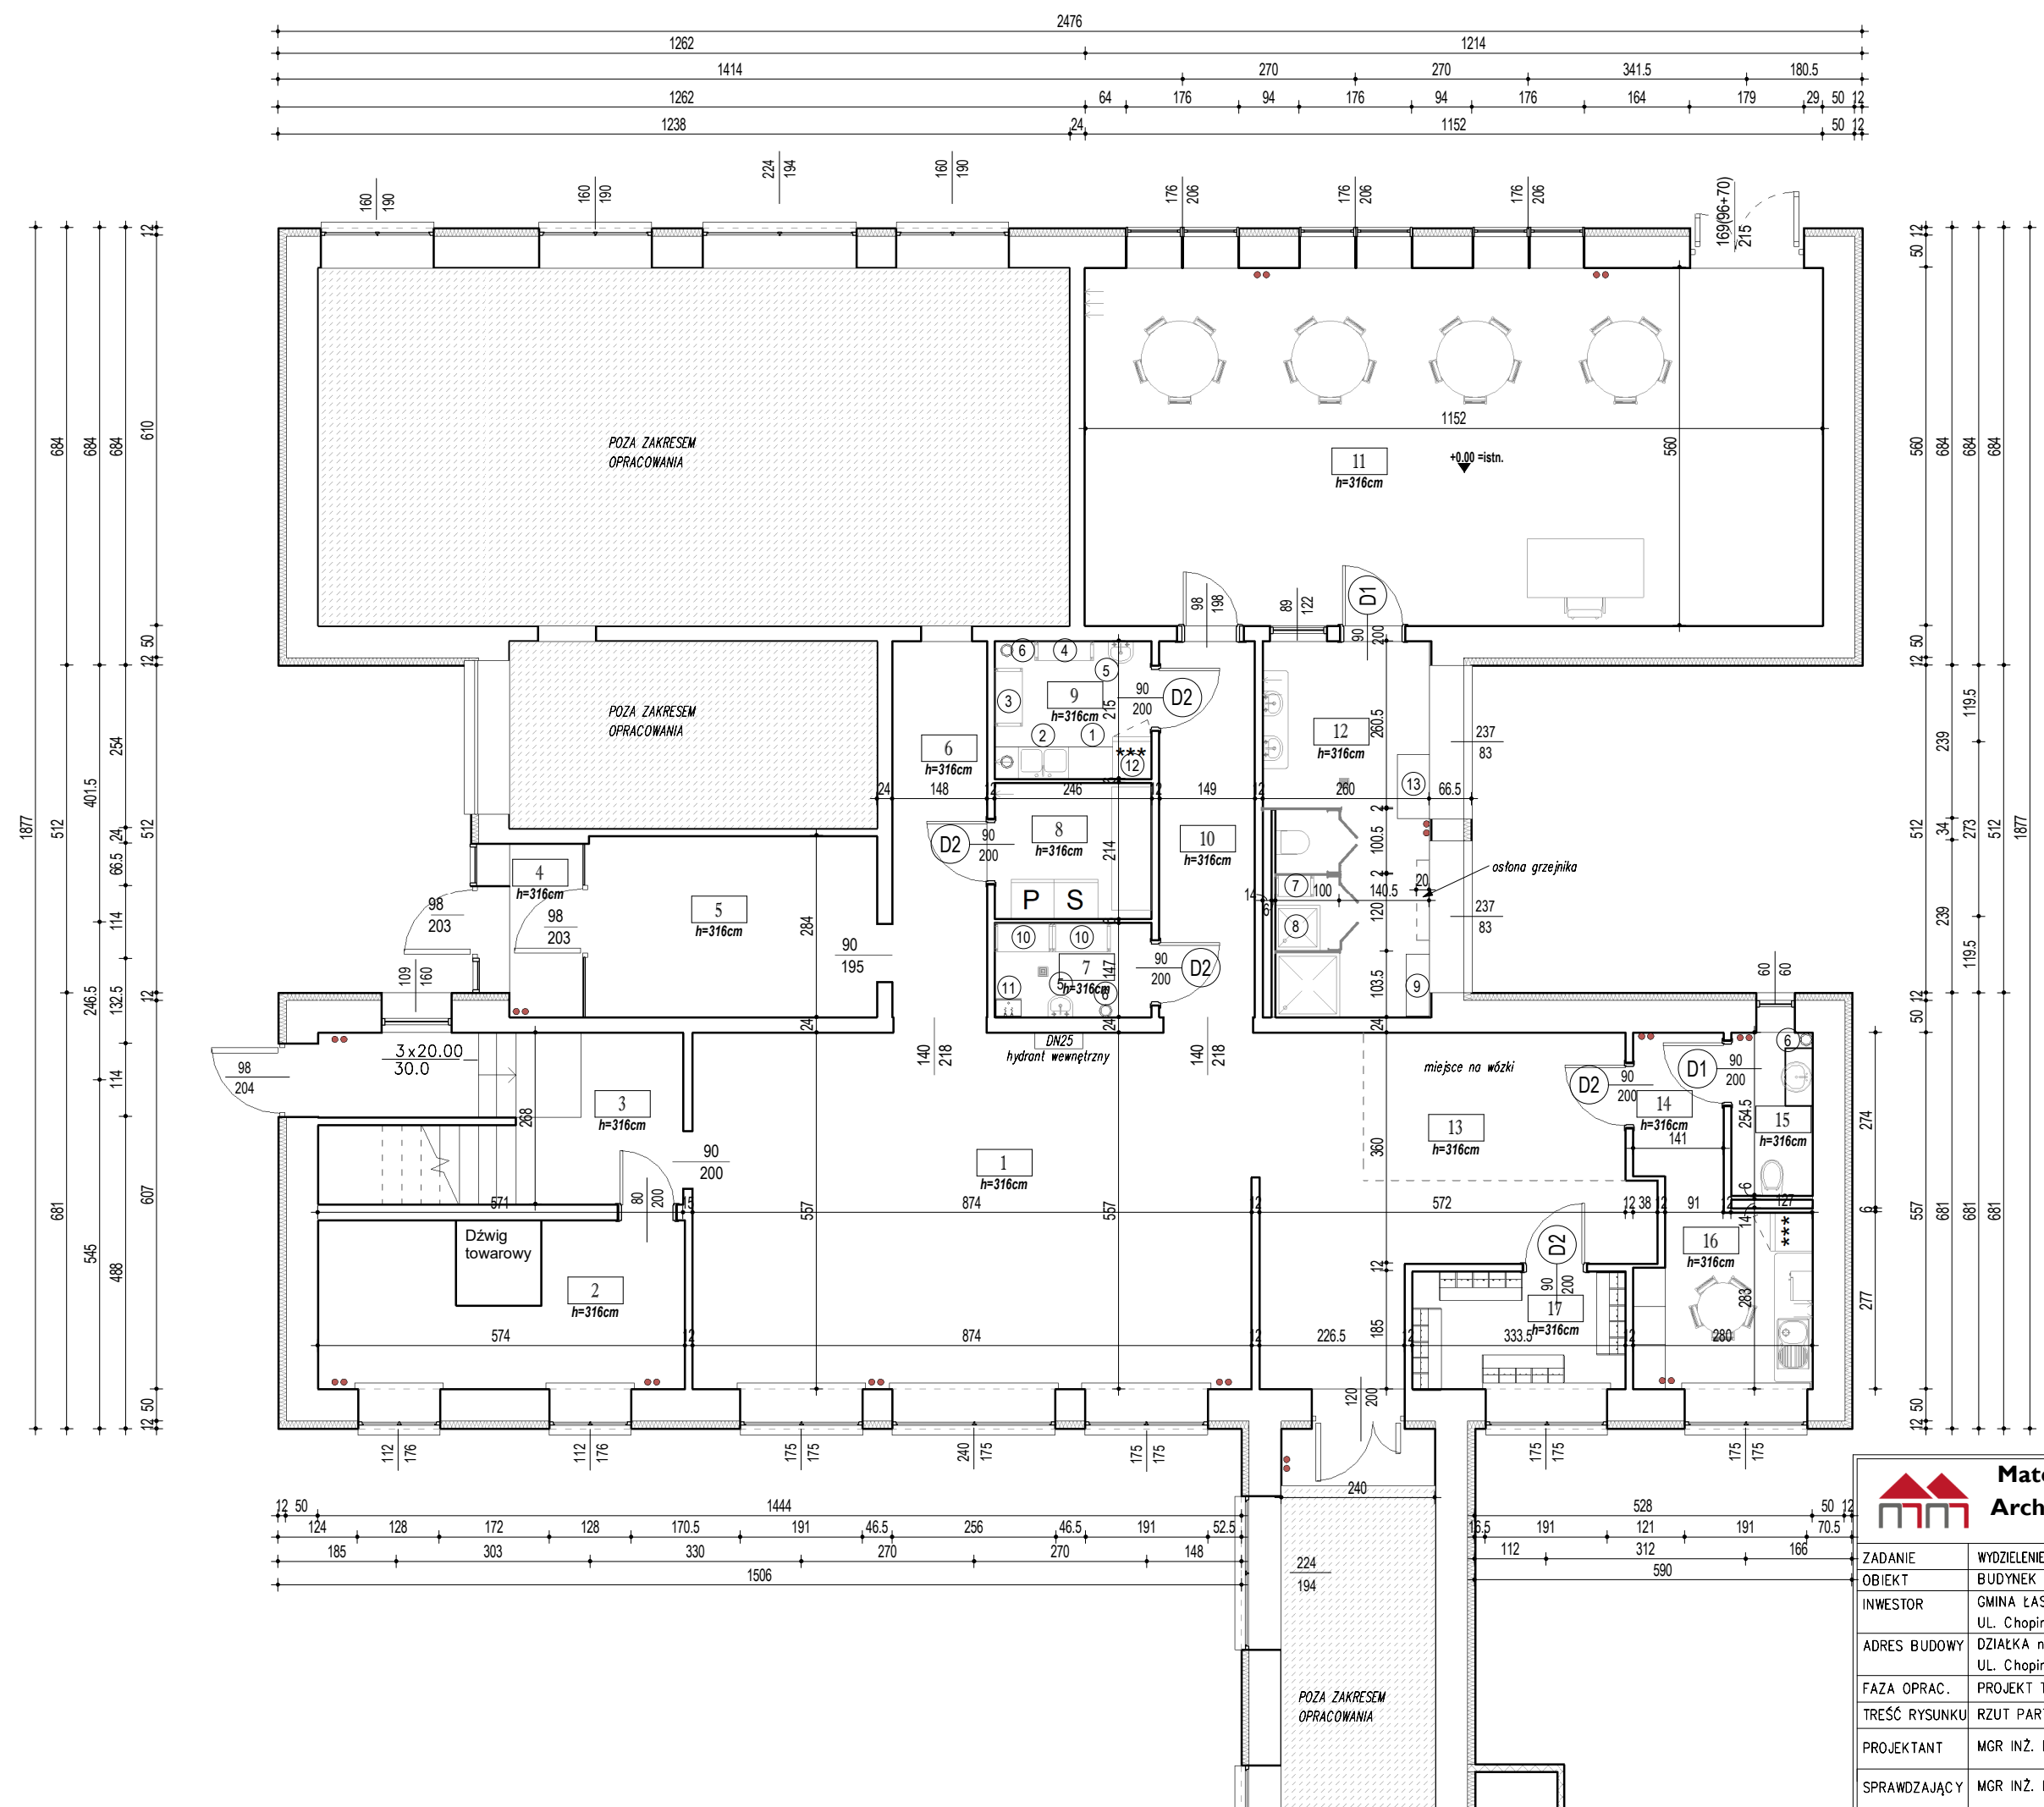

ZESTAWIENIE POMIESZCZEŃ PARTERU

Nr	Nazwa	Wykończenie posadzki	Powierzchnia
1	Szatnia	Wykładzina PCV	48.78 m²
2	Pom. gospodarcze	Gres	15.21 m²
3	Klatka schodowa	Gres	15.07 m²
4	Wiatrolap	Gres	3.10 m²
5	Korytarz	Wykładzina PCV	12.82 m²
6	Korytarz	Wykładzina PCV	8.70 m²
7	Pom. porządkowe	Gres	3.62 m²
8	Pralnia	Gres	5.26 m²
9	Rozdzielnia posiłków	Gres	5.29 m²
10	Korytarz	Wykładzina PCV	9.12 m²
11	Sala żłobkowa	Wykładzina PCV	64.51 m²
12	WC żłobka	Gres	14.82 m²
13	Wózkownia	Gres	25.44 m²
14	Korytarz	Gres	3.16 m²
15	WC	Gres	3.23 m²
16	Pom. socjalne	Gres	7.78 m²
17	Szatnia żłobek	Wykładzina PCV	6.17 m²
Suma ogólna:			252.09 m²

WYPOSAŻENIE TECHNOLOGICZNE

- 1 BLAT ROBOCZY Z OTWOREM NA ODPADKI 1850x500x850mm
- 2 ZLEW 2-KOMOROWY
- 3 REGAŁ OCIEKOWY CHROMOWANY Z TACKĄ OCIEKOWĄ POD REGAŁEM 900x450x1800mm
- 4 SZAFKA DO PRZECHOWYWANIA BUTELEK
- 5 UMYWALKA DO RĄK WISZĄCA 400x400x150mm
- 6 KOSZ NA ŚMIECI
- 7 REGAŁ OCIEKOWY NA NOCNIKI Z TACKĄ POD REGAŁEM 350x600x1200mm
- 8 BRODZIK DO MYCIA NOCNIKÓW 700x700mm
- 9 ZAMYKANA SZAFKA NA NOCNIKI 350x980x1800mm
- 10 REGAŁ NA ŚRODKI CZYSTOŚCI 900x410x1200mm
- 11 BASEN DO MYCIA SPRZĘTU PORZĄDKOWEGO 430x290x170mm
- 12 ŁODÓWKA 600x600x1200mm
- 13 PRZEWIĄK DLA NIEMOWLĄT
- P PRALKA
- S SZUSZARKA



Matej & Matej
Architekci Inżynierowie

22-600 Tomaszów Lubelski; ul. Lwowska 17
tel. +48 602 437 996; fax: +48 84 664 75 03
e-mail: bi@matej.pl; www.matej.pl
NIP 921 114 08 43

ZADANIE	WYDZIELENIE POMIESZCZEŃ ŻŁOBKA I ODDZIAŁOWEGO		
OBIEKT	BUDYNEK PRZEDSZKOLA ZE ŻŁOBKIEM		
INWESTOR	GINA ŁASZCZÓW UL. Chopina 14 22-650 Łaszczów	ZLECENIE NR :	11/2025
ADRES BUDOWY	DZIAŁKA nr 437 Id: 061806_4.0009.437 UL. Chopina 11; 22-650 ŁASZCZÓW	DATA :	28.03.2025
FAZA OPRAC.	PROJEKT TECHNOLOGICZNY ŻŁOBKA I ODDZIAŁOWEGO	SKALA :	1:100
TREŚĆ RYSUNKU	RZUT PARTERU	BRANŻA :	ARCHITEKTURA
PROJEKTANT	MGR INŻ. B. MATEJ	UPRAWNIENIA BUDOWLANE DO PROJEKTOWANIA W SPECJALNOŚCI KONSTRUKCYJNO-BUDOWLANEJ BEZ OGRANICZEŃ, W SPECJALNOŚCI ARCHYTEKTOWNICZEJ OGRANICZONE UAN-II-3387/17/06	NR RYS.
SPRAWDZAJĄCY	MGR INŻ. K. MATEJ	UPRAWNIENIA BUDOWLANE DO PROJEKTOWANIA BEZ OGRANICZEŃ W SPECJALNOŚCI INSTALACYJNEJ W ZAKRESIE SIĘCI, INSTALACJI I URZĄDZEŃ CIEPŁYCH, WENTYLACYJNYCH, GAZOWYCH, WODOCIĄGOWYCH I KANALIZACYJNYCH NR LUB/2025/PMB/S/15	A1