

Mapa do celów projektowych

Szkic lokalizacji

data opracowania mapy 09.12.2024r.
ark. mapy zasad: 8.183.08.03.1.1, 8.183.08.03.1.3,
8.183.08.03.1.2, 8.183.08.03.1.4

Oznaczenie kancelaryjne zgłoszonej pracy geodezyjnej		Nr zgłoszenia GN. 6640.1950.2024 Nr rob. 280/2024
M i e j s c o w o ś ć		Ciechanów
Jednostka evidencyjna	Identyfikator	201302_4
	nazwa	Ciechanów miasto
Obwód ewidencyjny	Identyfikator	0005
	nazwa	Ciechanów
SKALA		MAPY
1:500		
Nazwa układu współrzędnych	prostokątnych płaskich	Układ 2000 (8)
	wysokościowych	PL-EVRF2007-NH (Amsterdam)
Oznaczenie granic obszaru który był przedmiotem pomiaru		

W zasięgu opracowania mapy nie badano służebności gruntowych

W granicach opracowania występują punkty osnowy geodezyjnej
szczegółowiej: 2560-1073

Oświadczanie

Niniejszy dokument został opracowany w wyniku prac geodezyjnych i
kartograficznych, których rezultaty zawiera operat techniczny i
który uzyskał pozytywny wynik weryfikacji. Jednocześnie
informuje, że jestem świadomy odpowiedzialności karnej za złożenie
fałszywego oświadczenia.

GN. 6640.1950.2024

Identyfikator zgłoszenia pracy geodezyjnej

Stosunkowo Powiatu POKRZ do Wydziału Pomiarów

Nazwa organu, który otrzymał zgłoszenie


GN. 6640.1950.2024 - 1 dn. 29.12.2024

Nr. i data wyciągnięcia pozytywnego protokołu weryfikacji

GEO-DATA
Adam Jamiołkowski
ul. Mysłkowska 28B
18-200 Wysokie Mazowieckie
tel. 511 920 595
511 920 595
NAZWA i imię i nazwisko Wykonawcy
data i podpis osoby reprezentującej
WYKONAWCĘ**

GEODETA UPRAWNIONY

mgr inż. Adam Jamiołkowski
28.12.2024
Imię i nazwisko nr uprawnień
oraz data i podpis geodety uprawnionego
który opracował mapę

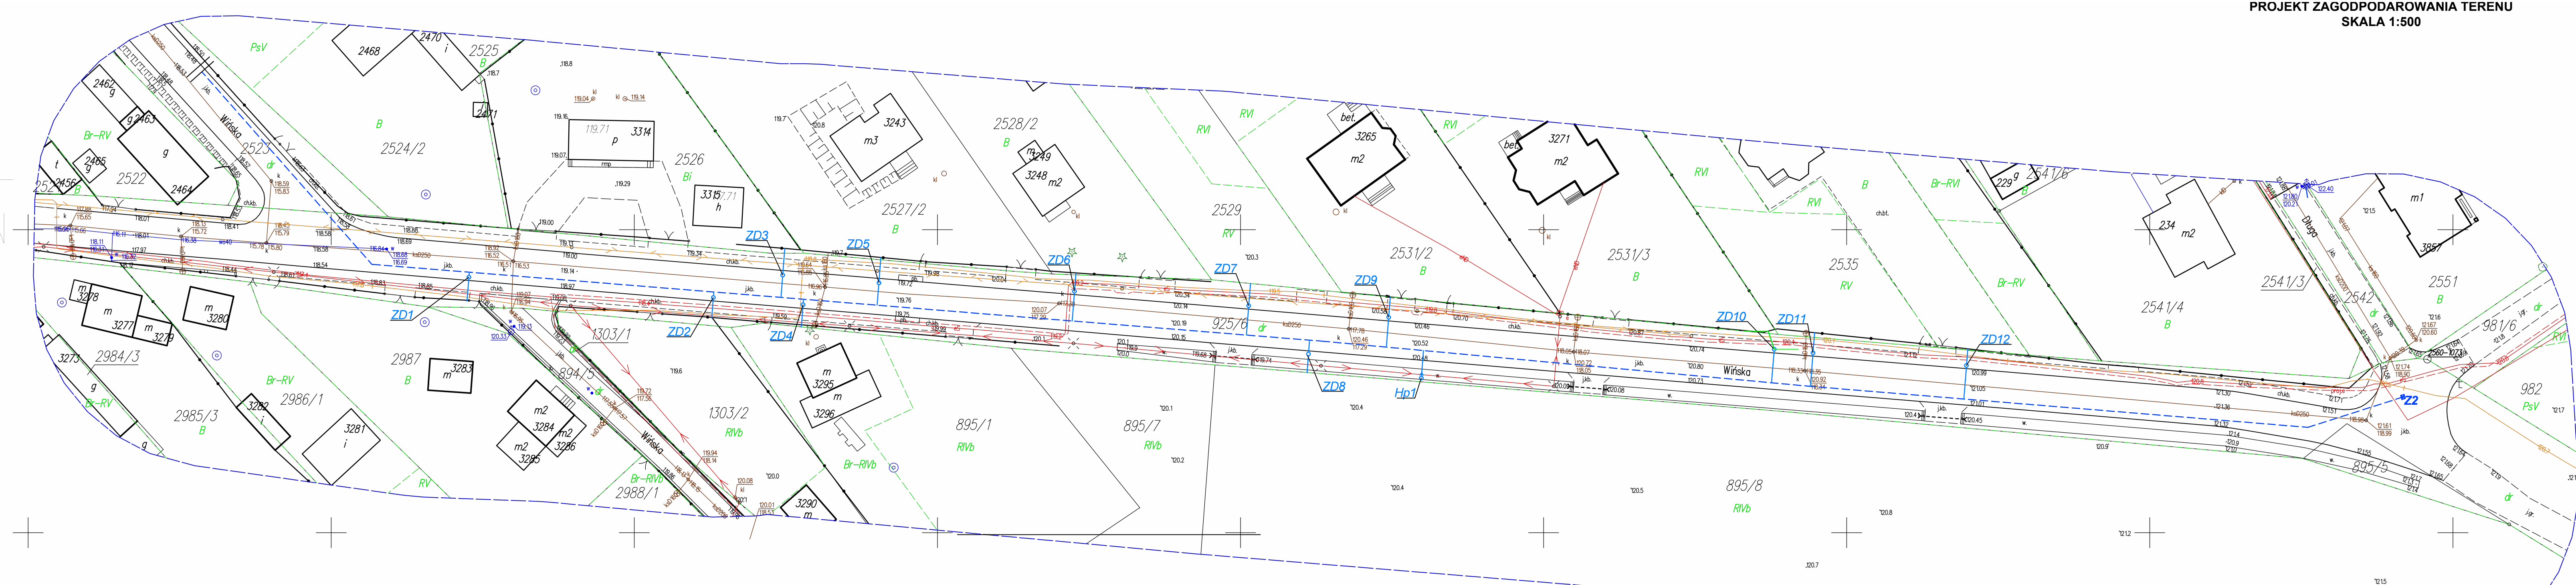

LEGENDA:

- Sieć wodociągowa DN 110 PE RC
- Z Zasuwa DN 110
- Przyłącze wodociągowe DN 32 PE
- ZD Zasuwa domowa DN 32
- Hp1 Hydrant naziemny

PROJEKT ZAGOSPODAROWANIA TERENU			
OBJEKT	Budowa sieci wodociągowej oraz przyłączy wodociągowej do granic działek w m. Ciechanowiec ul. Wińska, dz.nr 925/6, 2523, 2542		SKALA: 1:500
PROJEKTANT	mgr inż. Robert Dąbrowski uprawnienia budowlane do projektowania w specjalności instalacyjnej nr ewid. PDL/0045/POOS/14	PODPIS:	
SPRAWDZAJĄCY	mgr inż. Wanda Darnowska uprawnienia budowlane do projektowania w specjalności instalacyjnej nr ewid. PDL/0124/PWBS/18	PODPIS:	
WYSOKIE MAZOWIECKIE 14.01.2025r.		rys: 2	str:
Usługi Projektowo Wykonawcze Instalacji Sanitarnych ul. Jankowskiego 17, 18-200 Wysokie Mazowieckie tel. 509 556 086			