


RZUT PARTERU– TECHNOLOGIA
SKALA 1:50

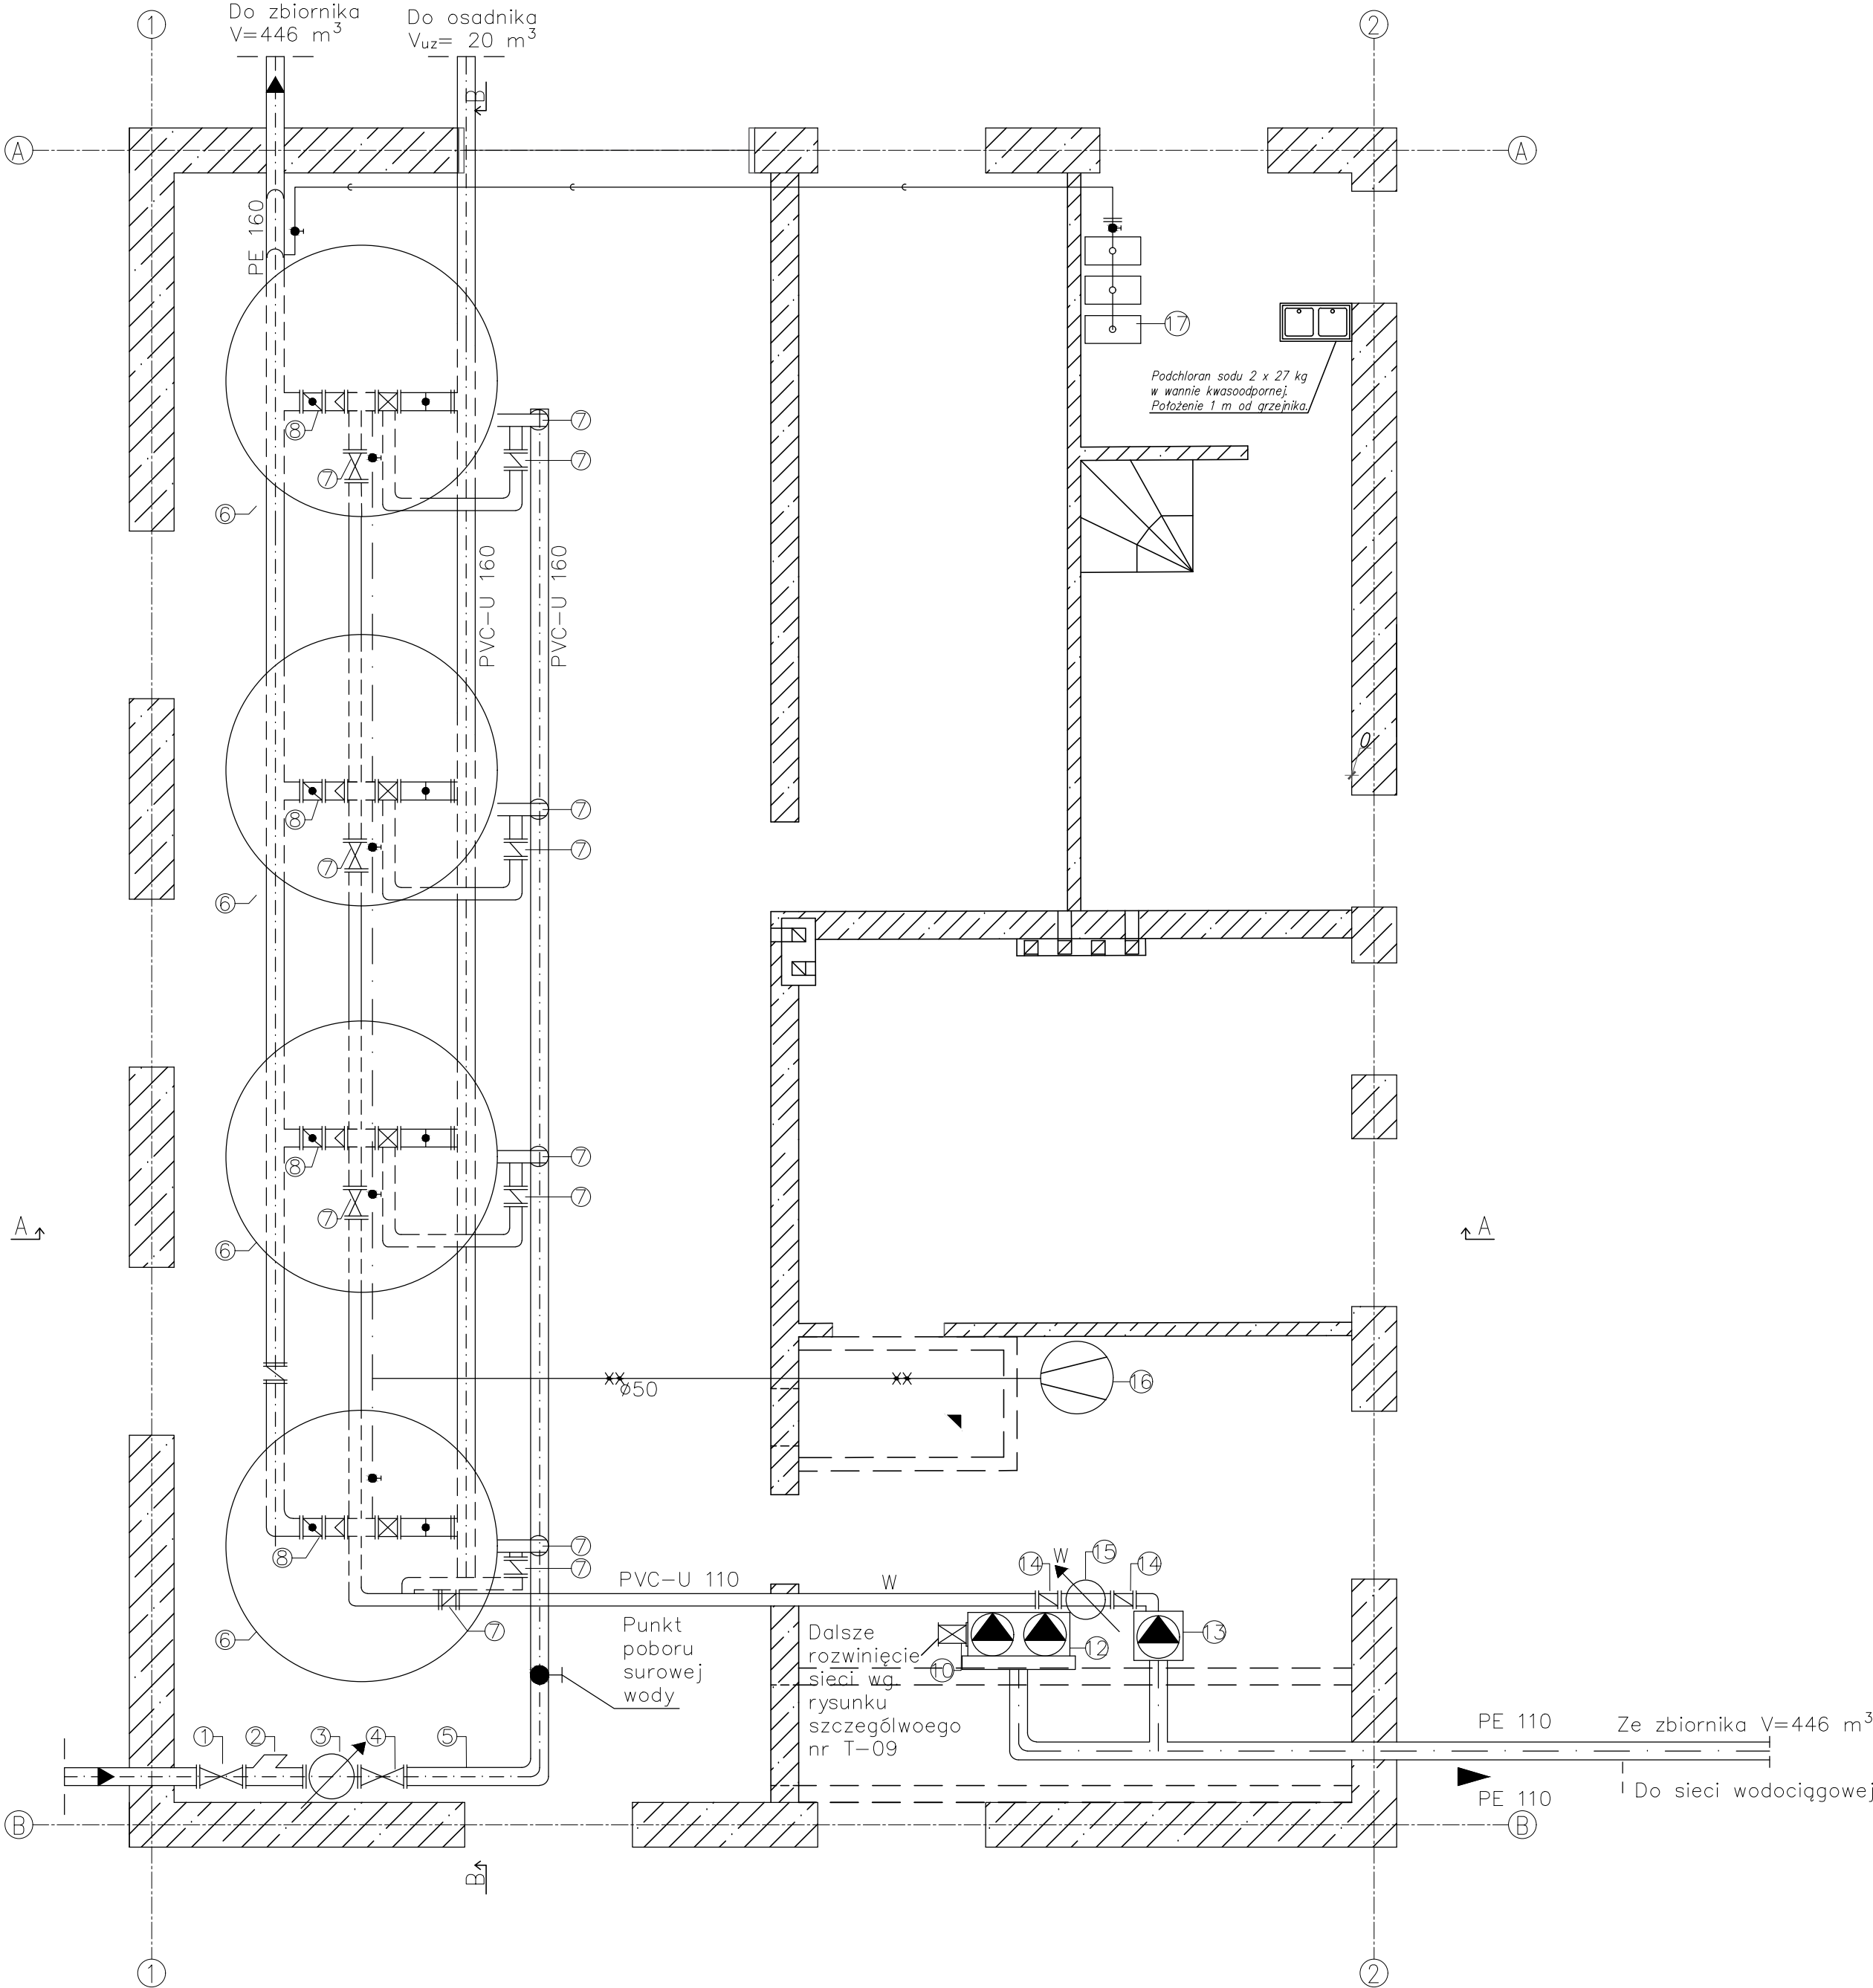

- ① Przepustnica z kołnierzami fig.498 $\varnothing 100$ – 1 szt.
- ② Filtr kołnierzowy $\varnothing 100$ – 1 szt.
- ③ Wodomierz MZ z nadajnikiem impulsów $\varnothing 100$ – 1 szt.
- ④ Przepustnica z kołnierzami fig. 490 $\varnothing 100$ – 1 szt.
- ⑤ Rurociąg wody surowej
- ⑥ Filtry pospieszne $\varnothing 2200$ mm – 4 szt.
- ⑦ Przepustnice z kołnierzami fig 498 $\varnothing 100$ – 20 szt.
- ⑧ Rotametr kołnierzowy typ KM &&C 80 mm – 4 szt.
- ⑨ Zawór antyskażeniowy typ BA fig 405 &&C 100 mm – 2 szt.
- ⑩ Przepustnice z kołnierzami fig. 498 $\varnothing 100$ – 4 szt.
- ⑪ Wodomierz MZ $\varnothing 100$ – 2 szt.
- ⑫ Zestaw hydroforowy sieciowy – 1 kpl.
- ⑬ Zestaw pomp płuczących – 1 szt.
- ⑭ Przepustnice z kołnierzami $\varnothing 100$ – 2 szt.
- ⑮ Wodomierz kołnierzowy $\varnothing 100$ – 1 szt.
- ⑯ Dmuchawa DW 5.12 – 2 szt.
- ⑰ Chlorator C53 – 2+1 szt.
- ⑱ Zawory odpowietrzające kołnierzowy $\varnothing 25$ – 4 szt.
- ⑲ Przepustnica z kołnierzami $\varnothing 150$ – 4 szt.

<div><div><div>BOKRA-BUD</div><div>Spółka z ograniczoną odpowiedzialnością Sp. z o.o.</div><div>ul. Józefa 107</div><div>24-100 Żywiec</div><div>tel. 033 46 41 90</div><div>e-mail: biuro-bud@bokra.pl</div></div><div><div><div><div></div><div>BOKRA</div></div></div></div></div>		
NAZWA OPRACOWANIA: Projekt budowlano - wykonawczy stacji uzdatniania wody w Bystrzy - Gmina Radziechowy - Wieprz wraz z niezbędną infrastrukturą. Działki nr: 695/1, 733/1, 733/2, 922/1, 922/2		
INWESTOR: ADRES:	GMINA RADZIECHOWY-WIEPRZ WIEPRZ 700, 34-381 RADZIECHOWY	RYS. NR T-02
BRANŻA:	BUDOWLANA	SKALA 1:50
TEMAT:	RZUT PARTERU TECHNOLOGIA	
OPRACOWAŁ:	inż. Kamil Krawczyk	NR UP: —
PROJEKTOWAŁ:	Władysław Wnukowski	NR UP: 75/G86, 76/G86
PROJEKTOWAŁ:	mgr inż. Dorota Gajewska Masny	NR UP: 454/74/K1
SPRAWDZIŁ:	mgr inż. Jerzy Kotajny	NR UP: 11/74/Cp
PROJEKTOWAŁ:	mgr inż. arch. Wojciech Łoziński	NR UP: MPOIA/04/2007
PROJEKTOWAŁ:	mgr inż. Bogdan Krawczyk	NR UP: 7881/B-8