

TAURON Dystrybucja S.A.
Oddział w Gliwicach
ul. Portowa 14A, 44-102 Gliwice

Adres do korespondencji
Skrytka pocztowa nr 2708
40-337 Katowice

Obsługa klientów
Elektronicznie: tauron-dystrybucja.pl/formularz
Telefonicznie: +48 32 606 0 616

1041952609



DSW Projekt Sp. z o.o.
ul. Młodzieżowa 31
41-516 Chorzów

Data pisma: 30.10.2024r.
Nr pisma: TD24-10-0175349-03;
R/KoM/287/2024
Dotyczy: Uzgodnienia PZT – „Termomodernizacja budynku
ośrodka leczenia i rehabilitacji dzieci im. Św. Jana
Pawła II w Rybniku przy ul. Ks. Henryka Jośki 55”
Kontakt: Mateusz Kozyra
Telefon: 572 886 398
E-mail: mateusz.kozyra@tauron-dystrybucja.pl

W odpowiedzi na Państwa wniosek oraz po sprawdzeniu PZT pt.: „Termomodernizacja budynku ośrodka leczenia i rehabilitacji dzieci im. Św. Jana Pawła II w Rybniku przy ul. Ks. Henryka Jośki 55” informuję, że PZT został uzgodniony pozytywnie z uwagami:

- od strony ul. Broniewskiego na elewacji budynku zlokalizowane jest złącze kablowe nr SR-GLR91250, do którego podłączone są trzy kable typu YAKY 4x120 (2x kier. SR-GLR36799 i 1x kier. SR-GLR91260). Elewację wokół złącza i pod złączem należy wykonać w taki sposób, aby było możliwe otwarcie drzwi złącza oraz bezproblemowy dostęp dla służb TD S.A.,
- na czas prowadzenia prac w pobliżu złącza i kabli nN należy wystąpić do TD S.A. o nadzór branżowy oraz o wyłączenie urządzeń, tak aby wykonywać pracę w warunkach bez napięcia przy zachowaniu przepisów branżowych, polskich norm i przepisów BHP.

Łączymy wyrazy szacunku


TAURON Dystrybucja S.A.
Pełnomocnik

Mateusz Kozyra

Załączniki:

1. Plan zagospodarowania terenu

Mapa zasadnicza
Skala 1:500
Województwo: województwo śląskie
Powiat: powiat RYBNIK
Jednostka ewid.: 247301_1 - M.RYBNIK
Obręb: 0089 - RYBNIK

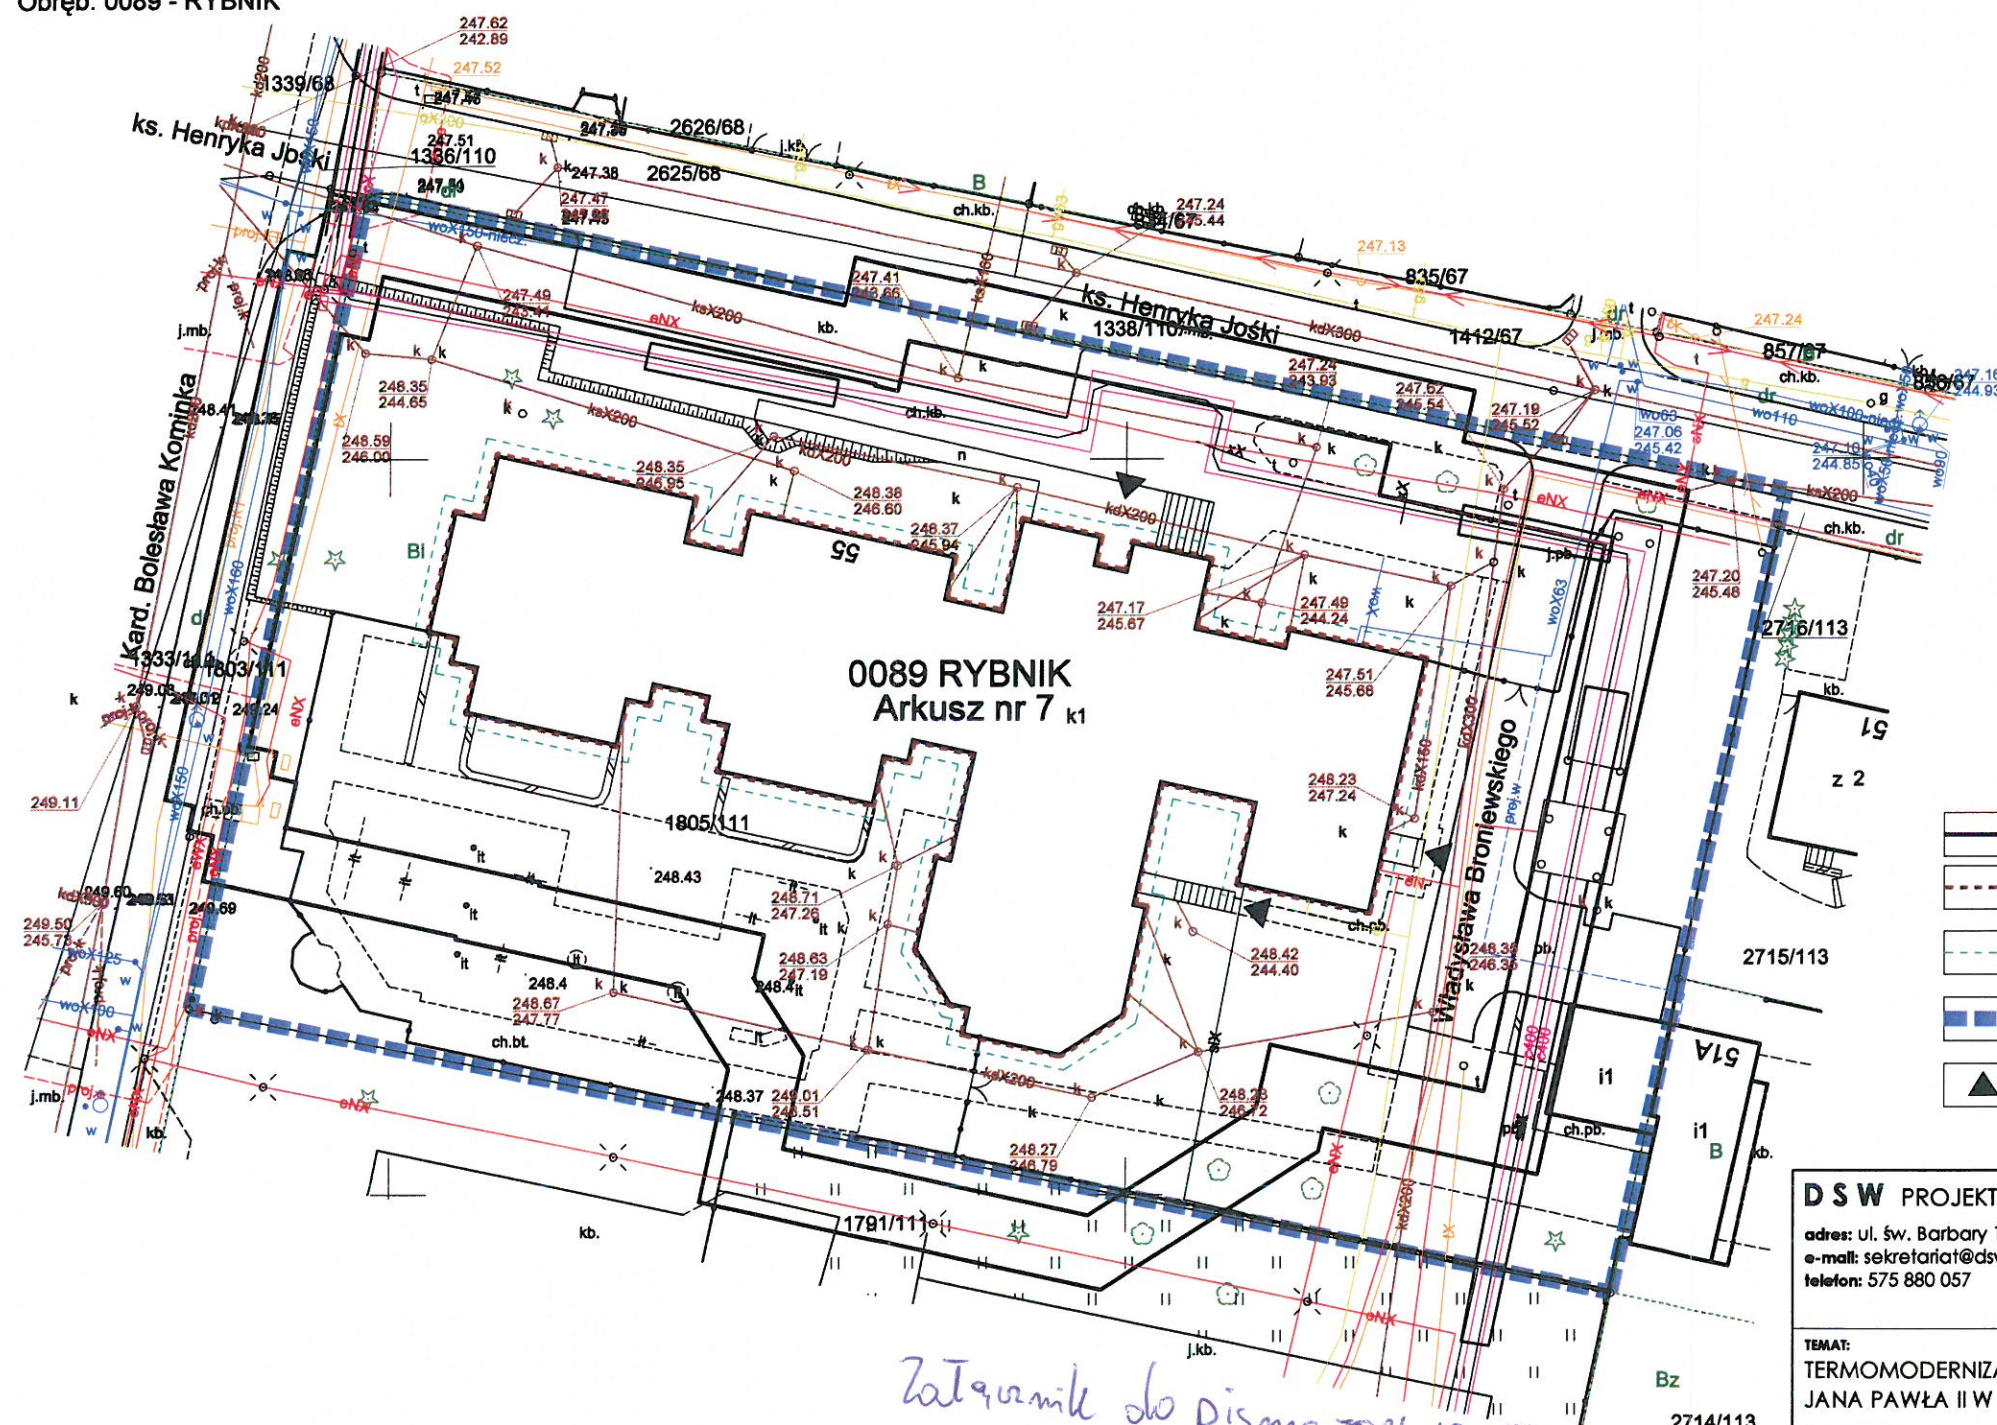


LEGENDA

- BUDYNEK OŚRODKA LECZENIA I REHABILITACJI DZIECI
- Ocieplenie ścian zewnętrznych
- ZAKRES WYKOPU - OPASKA WOKÓŁ BUDYNKU (IZOLACJA FUNDAMENTÓW)
- ZAKRES OPRACOWANIA - GRANIC DZIAŁKI EWID. NR. 1805/111
- WEJŚCIE DO BUDYNKU

D S W PROJEKT SP. Z O.O.

adres: ul. św. Barbary 14/36
e-mail: sekretariat@dswwprojekt.pl
telefon: 575 880 057

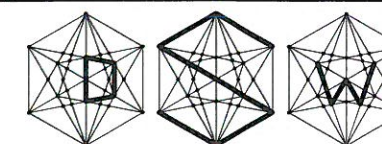

TEMAT RYSUNKU:

**PLAN
SYTUACYJNY**

TEMAT:
TERMOMODERNIZACJA BUDYNKU OŚRODKA LECZENIA I REHABILITACJI DZIECI IM. ŚW. JANA PAWŁA II W RYBNIKU PRZY UL. KS. HENRYKA JOŃSKI 55.

OBIEKT:
OŚRODEK LECZENIA DZIECI IM. ŚW. JANA PAWŁA II
UL. KS. HENRYKA JOŃSKI 55, 44-217 RYBNIK

POWIAT RYBNIK, GMINA RYBNIK,
JEDNOSTKA EWIDENCYJNA RYBNIK,
OBRĘB 0089 RYBNIK, DZ NR 1805/111

INWESTOR:
MIASTO RYBNIK
UL. B. CHROBREGO 2, 44-200 RYBNIK

**FAZA:
PROJEKT
BUDOWLANY**

PROJEKTANCI: BRANŻA ARCHITEKTONICZNA

PROJ. GŁÓWNY	PROJ. SPRAWDZAJĄCY	OPRACOWALI
MGR INŻ. ARCH. MARTA SMOLKA upr. nr 20/SŁOKK/2016	MGR INŻ. ARCH. PAULA SZOPA-URYGA upr. nr 39/SŁOKK/2022/II	MGR INŻ. ARCH. AUCJA WOŹNIAK

DATA:
10.2024

NR RYS.:

SKALA:
1:500

NR STR.:

*Zatwierdzić do pisma TD24-10-0175349-03;
R/Ko.M/287/2024*

TAURON Dystrybucja S.A.
Pełnomocnik

Mateusz Kozyra