



STUDNIA WODOMIERZOWA  
PRZEKRÓJ A-A - SKALA 1:20

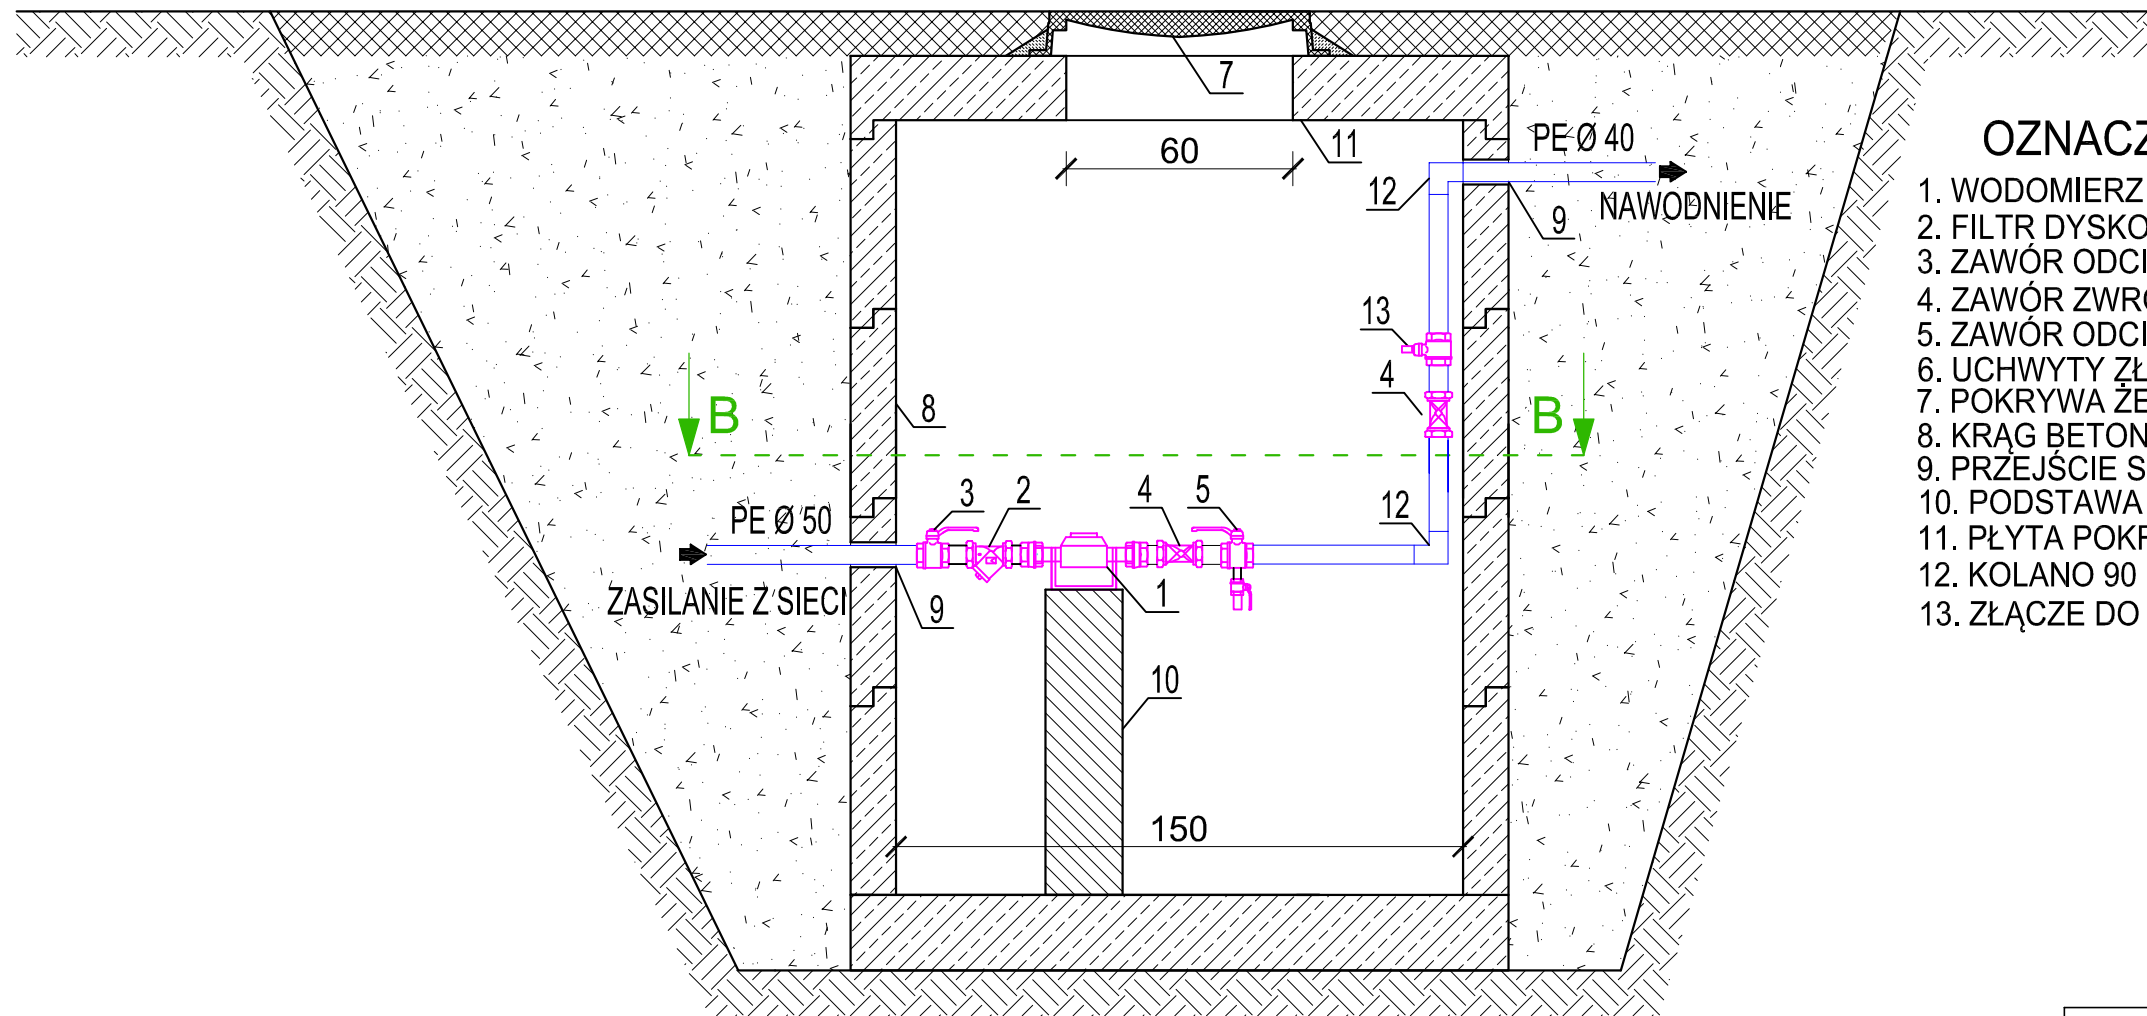

OZNACZENIA:

1. WODOMIERZ DN32 PN16 Q3=10 m3/h
2. FILTR DYSKOWY DN40
3. ZAWÓR ODCINAJĄCY KULOWY DN40 PN10
4. ZAWÓR ZWROTNY ANTYSKAŻENIOWY EA DN40
5. ZAWÓR ODCINAJĄCY KULOWY DN40 PN10 Z KURKIEM SPUSTOWYM
6. UCHWYTY ŻŁAZOWE
7. POKRYWA ŻELIWNNA DN600 KLASA A15
8. KRĄG BETONOWY DN1500
9. PRZEJŚCIE SZCZELNE
10. PODSTAWA BETONOWA POD WODOMIERZ
11. PŁYTA POKRYWOWA STUDNI Z OTWOREM Ø600 mm
12. KOLANO 90 PE 90 STOPNI
13. ZŁĄCZE DO PODŁĄCZENIA KOMPRESORA

PRZEKRÓJ B-B - SKALA 1:20

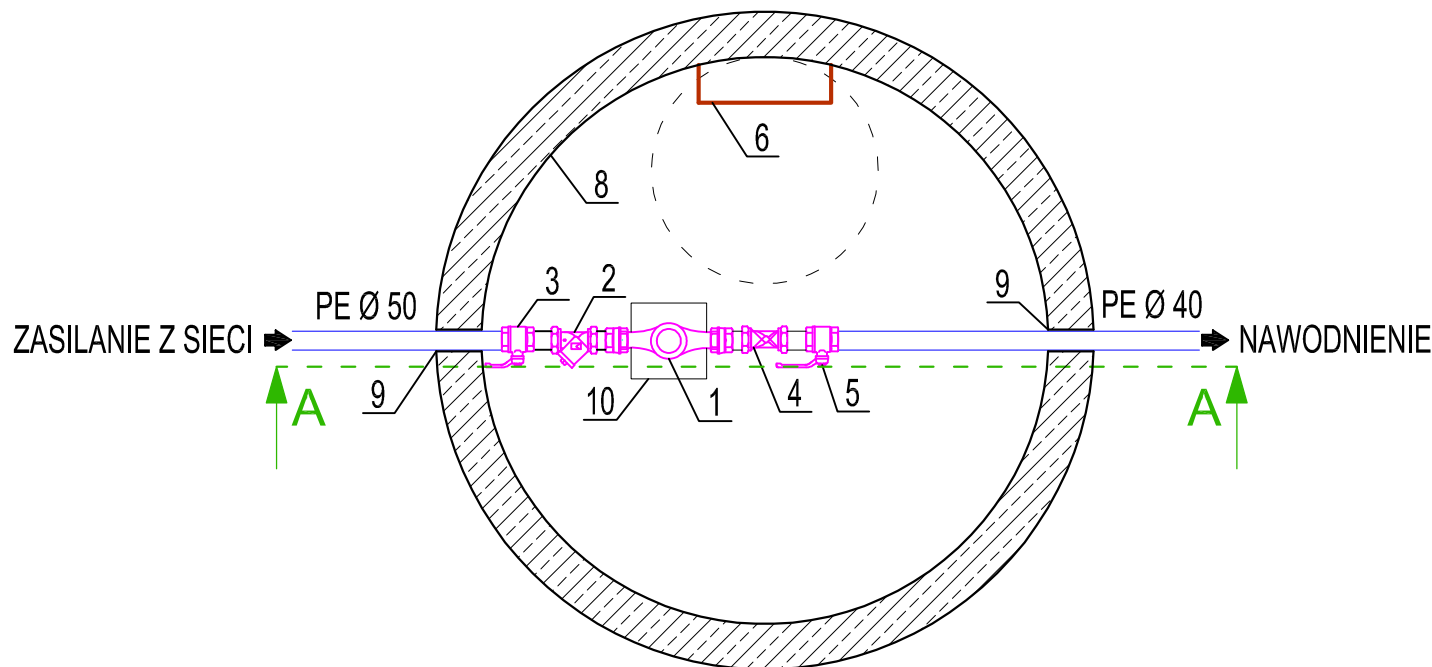

JEDNOSTKA PROJEKTOWA:	JACEK DRYJA INŻYNIERIA PROJEKTOWA JEDLNO DRUGIE 52, 97-561 ŁADZICE			
INWESTOR:	GMINA RADOMSKO UL. PIŁSUDSKIEGO 34, 97-500 RADOMSKO			
ZADANIE:	BUDOWA BOISKA DO PIŁKI PLAŻOWEJ, PRZEBUDOWA NAWIERZCHNI TRAWIASTEJ ISTNIEJĄCEGO BOISKA PIŁKARSKIEGO, BUDOWA TRYBUNY SYSTEMOWEJ, PRZEBUDOWA DWÓCH BOISK WIELOFUNKCYJNYCH, BUDOWA INSTALACJI OŚWIETLENIA BOISK, BUDOWA INSTALACJI OŚWIETLENIA SOLARNEGO TERENU, BUDOWA ZEWNĘTRZNEJ INSTALACJI ELEKTRYCZNEJ ZASILAJĄCEJ SYSTEM NAWODNIENIA, BUDOWA ZEWNĘTRZNEJ INSTALACJI ZASILAJĄCEJ GNIAZDA WTYKOWE ORAZ BUDOWA ZEWNĘTRZNEJ INSTALACJI WODOCIĄGOWEJ NAWODNIENIOWEJ ORAZ BUDOWA OBIEKTÓW MAŁEJ ARCHITEKTURY W RAMACH ZADANIA PN.: "OPRACOWANIE DOKUMENTACJI PROJEKTOWO-KOSZTORYSOWEJ NA PRZEBUDOWĘ OBIEKTÓW SPORTOWO-REKREACYJNYCH W GMINIE RADOMSKO W MIEJSCOWOŚCI STRZAŁKÓW"			
STADIUM:	PROJEKT WYKONAWCZY			
BRANŻA:	ARCHITEKTONICZNA, KONSTRUKCYJNA, SANITARNA, ELEKTRYCZNA			
ADRES OBIEKTU:	DZIAŁKA NR EWID. 398 OBRĘB 0010 STRZAŁKÓW W GMINIE RADOMSKO			
TYTUŁ RYSUNKU:	STUDNIA WODOMIERZOWA		RYSUNEK NR:	5
			DATA:	12.2024 r.
PROJEKTOWAŁ (BRANŻA SANITARNA):	NR UPRAWNIENI:	PODPIS	SKALA:	NR STR:
MGR INŻ. MARIUSZ NAWROT	LOD/4333/ PWBS/20		1:20	