



TRYBUNA - WIDOK Z GÓRY

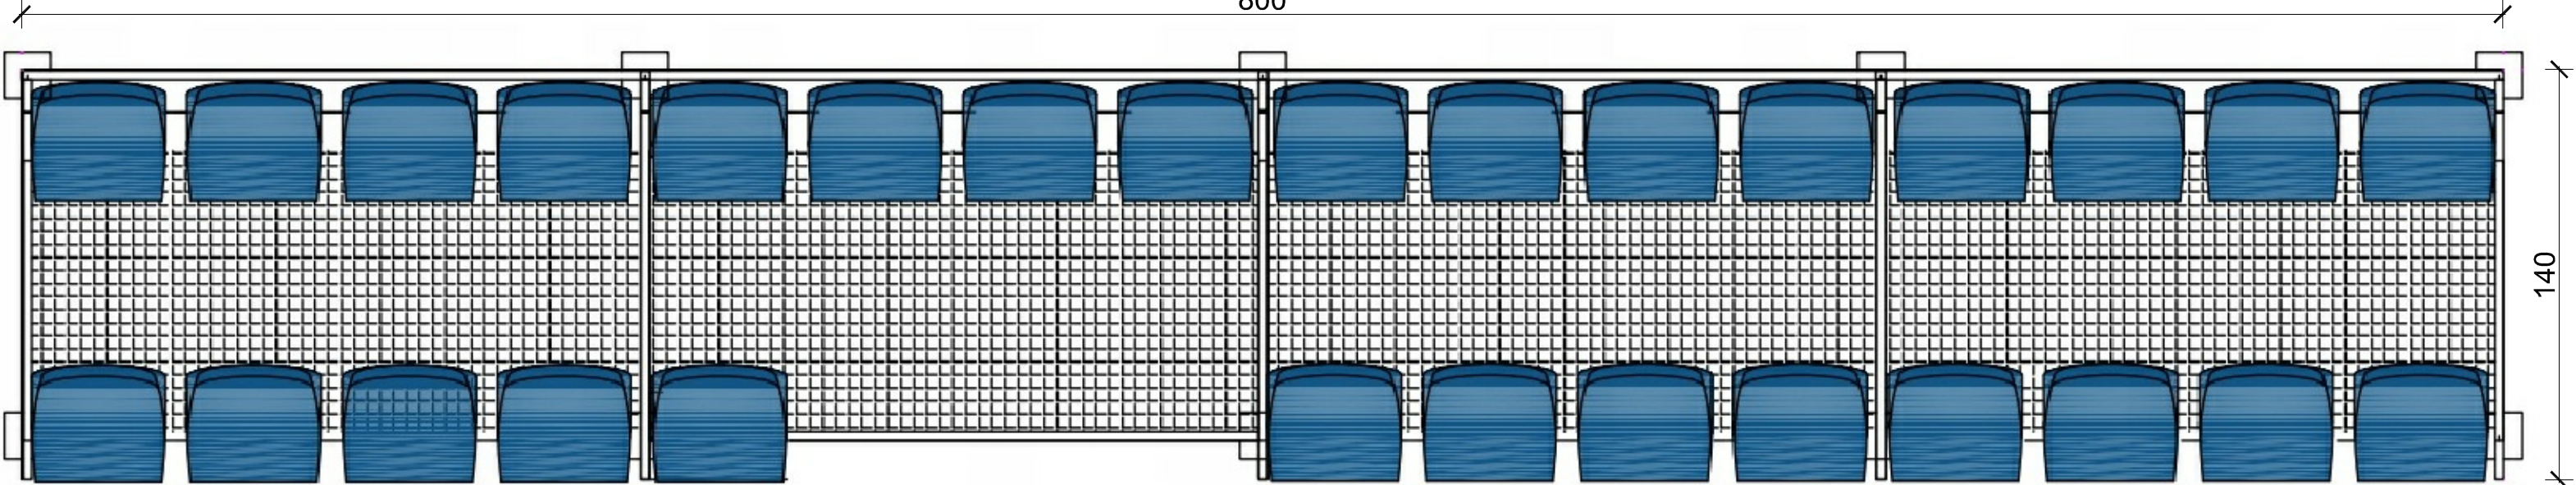

PRZEKRÓJ PRZEZ TRYBUNĘ

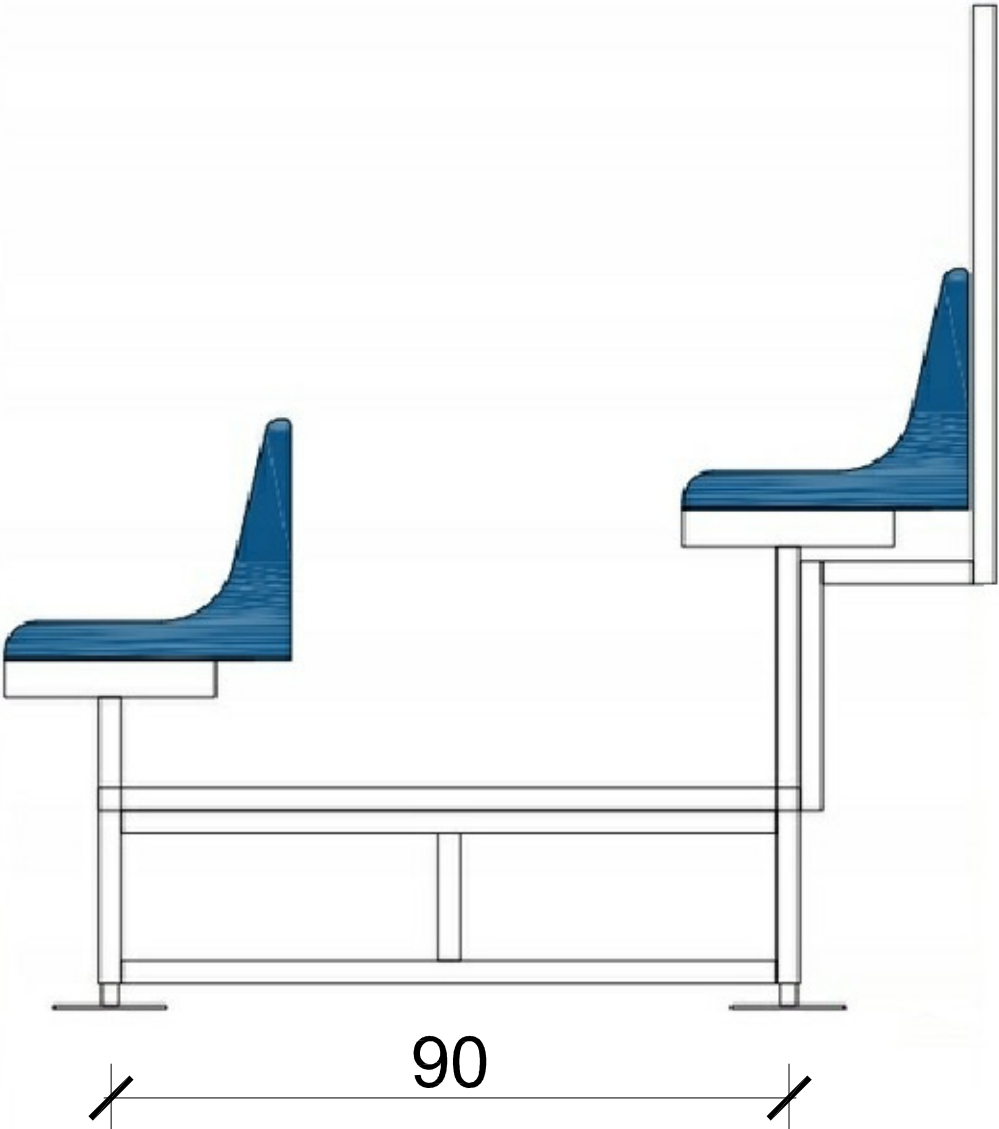

JEDNOSTKA PROJEKTOWA: JACEK DRYJA INŻYNIERIA PROJEKTOWA JEDLNO DRUGIE 52, 97-561 ŁADZICE				
INWESTOR: GMINA RADOMSKO UL. PIŁSUDSKIEGO 34, 97-500 RADOMSKO				
ZADANIE: BUDOWA BOISKA DO PIŁKI PLAŻOWEJ, PRZEBUDOWA NAWIERZCHNI TRAWIASTEJ ISTNIEJĄCEGO BOISKA PIŁKARSKIEGO, BUDOWA TRYBUNY SYSTEMOWEJ, PRZEBUDOWA DWÓCH BOISK WIELOFUNKCYJNYCH, BUDOWA INSTALACJI OŚWIETLENIA BOISK, BUDOWA INSTALACJI OŚWIETLENIA SOLARNEGO TERENU, BUDOWA ZEWNĘTRZNEJ INSTALACJI ELEKTRYCZNEJ ZASILAJĄCEJ SYSTEM NAWODNIENIA, BUDOWA ZEWNĘTRZNEJ INSTALACJI ZASILAJĄCEJ GNIAZDA WTYKOWE ORAZ BUDOWA ZEWNĘTRZNEJ INSTALACJI WODOCIĄGOWEJ NAWODNIENIOWEJ ORAZ BUDOWA OBIEKTÓW MAŁEJ ARCHITEKTURY W RAMACH ZADANIA PN.: "OPRACOWANIE DOKUMENTACJI PROJEKTOWO-KOSZTORYSOWEJ NA PRZEBUDOWĘ OBIEKTÓW SPORTOWO-REKREACYJNYCH W GMINIE RADOMSKO W MIEJSCOWOŚCI STRZAŁKÓW"				
STADIUM: PROJEKT WYKONAWCZY				
BRANŻA: ARCHITEKTONICZNA, KONSTRUKCYJNA, SANITARNA, ELEKTRYCZNA				
ADRES OBIEKTU: DZIAŁKA NR EWID. 398 OBRĘB 0010 STRZAŁKÓW W GMINIE RADOMSKO				
TYTUŁ RYSUNKU: TRYBUNA SYSTEMOWA				
PROJEKTOWAŁ (BRANŻA ARCHITEKTONICZNA): MGR INŻ. ARCH. AGNIESZKA CHUDZIŃSKA	NR UPRAWNIENI: MA/075/17	PODPIS	RYSUNEK NR: 8	DATA: 12.2024 r.
PROJEKTOWAŁ (BRANŻA KONSTRUKCYJNA): MGR INŻ. SŁAWOMIR SAJDAK	NR UPRAWNIENI: MAP/0156/PWOK/13	PODPIS	SKALA: 1:10, 1:20	NR STR: