


sala 55

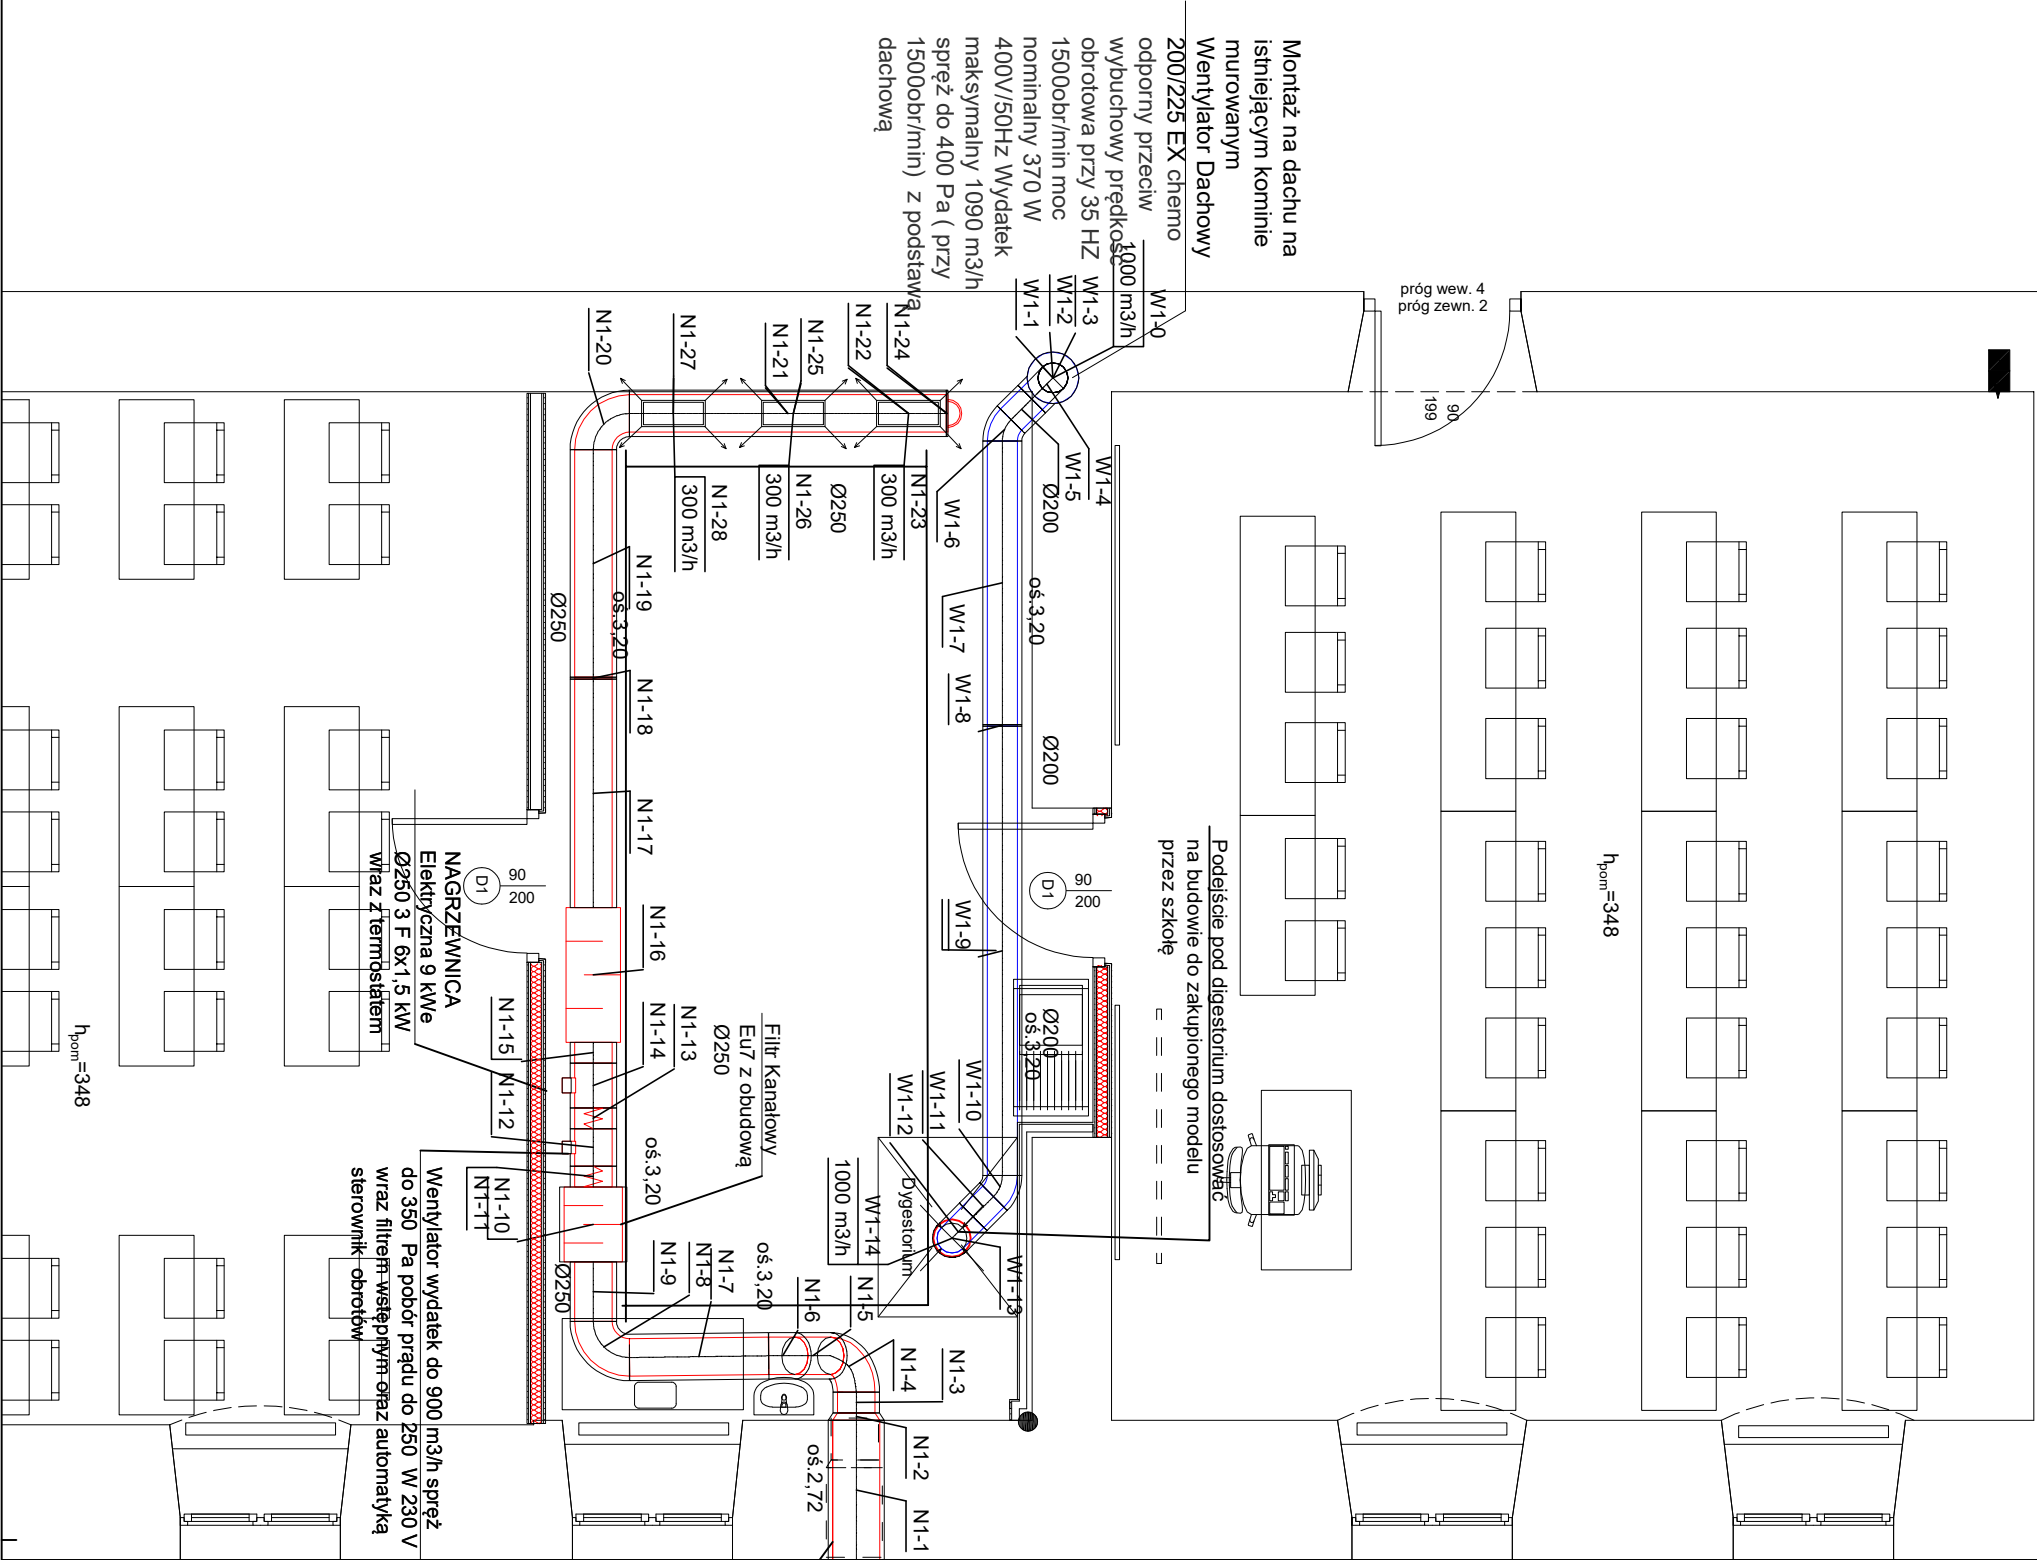

Legenda

N Powietrze nawiewane
W Powietrze wyciągane

Tłumik widok z góry

Kanał elastyczny okrągły

Kolano okrągłe 90°

Redukcja okrągła

Przepustnica regulacyjna okrągła

Kratka Nawiewna z kominem siodło

Wentylator wyciągowy kanałowy okr

Obudowa K-G

PRACOWNIA PROJEKTOWA BKRT BUDOWNICTWO I INŻYNIERIA				BIURO INŻYNIERSKIE ROBERT TELESZYŃSKI	
PROJEKT 42-202 Częstochowa, ul. Raciborska 13, tel. 504 645 245				REMONT WYBRANYCH POMIESZCZEŃ	
W IV LICEUM OGÓLNOKSZTAŁCĄCYM IM. H. SIENKIEWICZA, ALEJA NAJŚWIĘTSZEJ MARYI PANNY 56 W CZĘSTOCHOWIE				NR RYS S8	
ADRES INWESTYCJI: ALEJA NAJŚWIĘTSZEJ MARYI PANNY 56, 42-217 CZĘSTOCHOWA				SKALA 1:50	
RYSUJĄCY - BRANŻA SANITARNĄ Rzut piętra 1 Sala nr 55- Wentylacji mechanicznej zaplecza pracowni				DATA Kwiecień 2025	
PROJEKTOWAŁ mgr inż. Seweryn Urbaniski SLK/3876/POOS/11				INWESTOR Gmina Miasto Częstochowa 42-217 Częstochowa, ul. Śląska 11/13	