


## LEGENDA:

- Pion kanalizacji sanitarnej / deszczowej  
Numer pionu  
PVC Ø110  
Material i średnica pionu
- ✕ Wywiewka kanalizacji sanitarnej

## UWAGI:

- Przed przystąpieniem do realizacji sprawdzić wszystkie elementy i istote wymiary na budowie.
- Projekt rozpatrywać łącznie z projektami pozostałych branż.
- Rysunki należy rozpatrywać łącznie z opisem technicznym i zestawieniem materiałów. W przypadku, gdy element występuje w jednej z tych części należy przyjąć, że występuje w każdej.
- Przewody pokazano bez izolacji.
- Sposób mocowania instalacji zgodnie z dokumentacją branży konstrukcyjnej.
- Uwagi i wymiary dotyczące wysokości prowadzenia kanałów odnoszą się do kanałów niez izolowanych.
- Przejścia kanałów i rurociągów przez elementy wydzielenia pożarowego zabezpieczyć do wymaganej odporności ogniowej.
- Całość robót wykonać zgodnie zaktualizymi przepisami prawa budowlanego, przepisami BHP i.p. poż. oraz "Warunkami technicznymi wykonania i odbioru odpowiednich instalacji ..... COBRTI Instal"
- Zmiany w projekcie podlegają akceptacji projektanta.

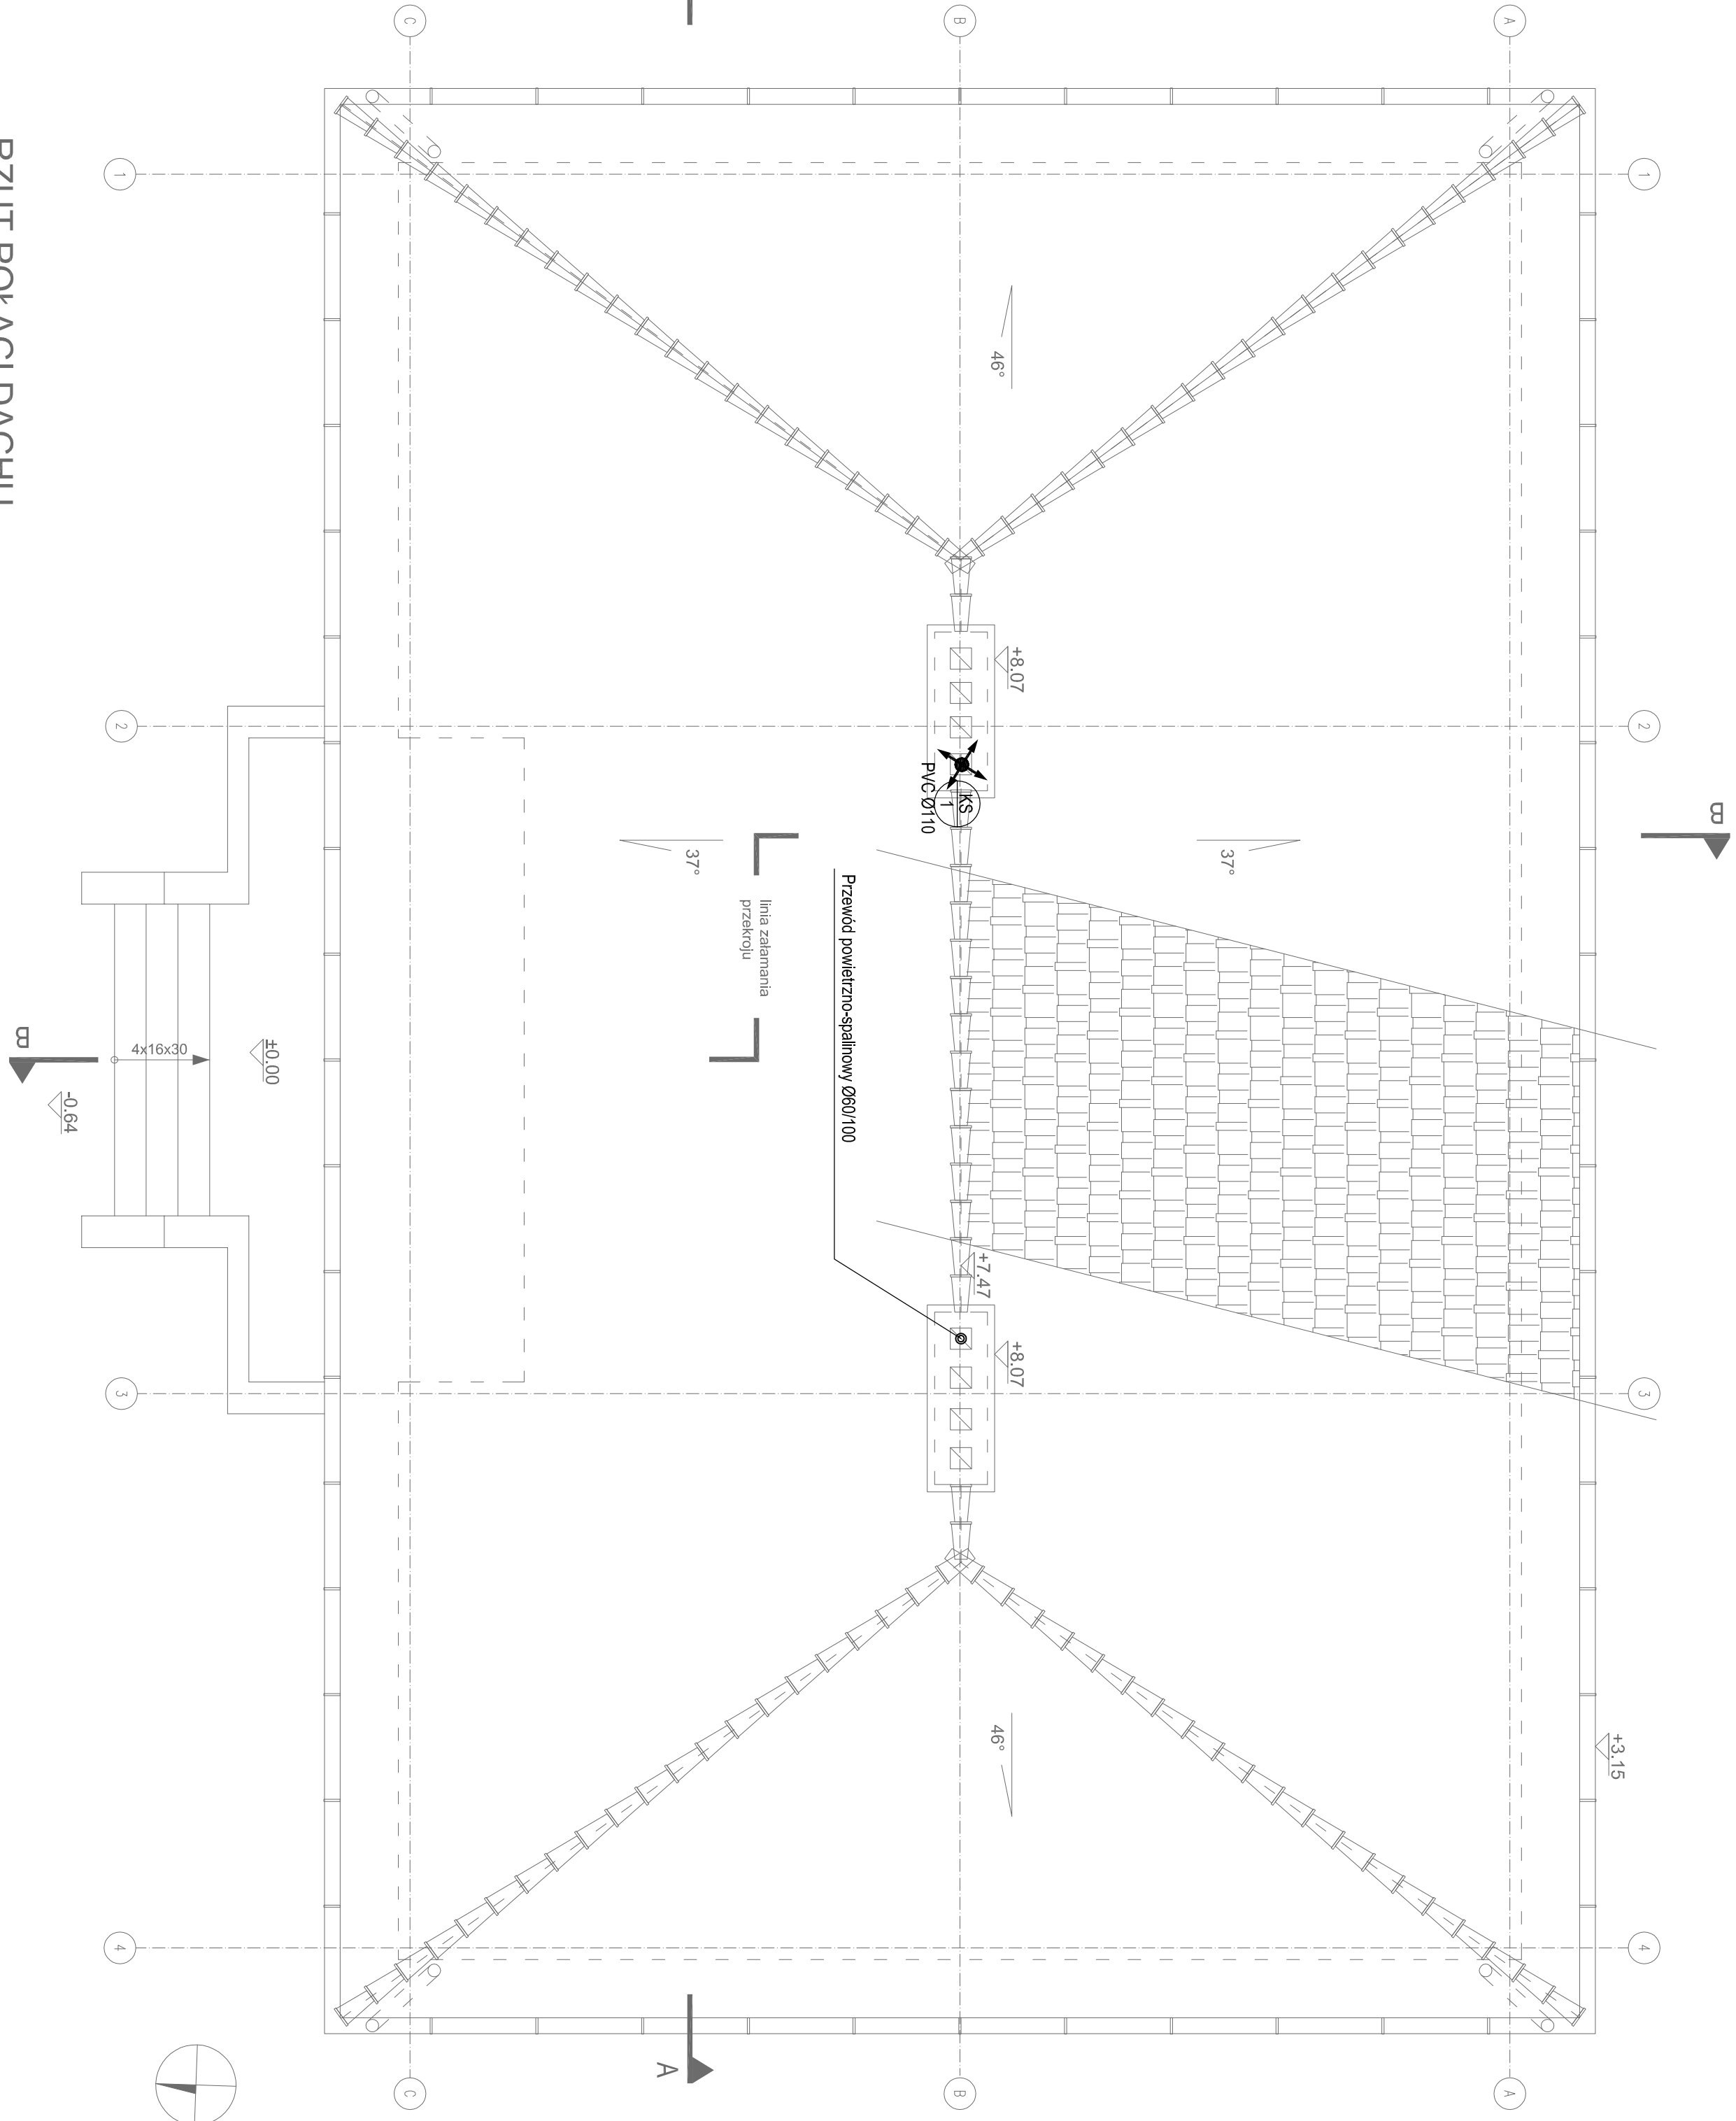

RZUT POŁĄCZ DACHU

BUDOWA ZESPOŁU OBIEKTÓW PARKU ETNOGRAFICZNEGO MUZEUM KULTURY LUDOWEJ W KOLBUSZOWEJ – CZĘŚĆ I (STREFA ZAPLECZA „A”, ZAKŁOŻENIE DWORSKIE)	
Adres inwestycji ul. Wojska 36, Domańków, 36-100 Kolbuszowa, dz. 42/1/4, 42/0/6	
Inwestor Muzeum Kultury Ludowej, ul. Kościuszki 6, 36-100 Kolbuszowa	
Branża INSTALACJE SANITARNE	
Stadium PROJEKT WYKONAWCZY	
Rysunek	
BUDYNEK ADMINISTRACYJNO-BIUROWY [1] RZUT DACHU - INSTALACJE SANITARNE	
Skala 1:50	Data GRUDZIEŃ 2012
Projektant mgr inż. Jacek Harnas nr upr. MKP/0123/POOS/07	
Sprawdzający dr inż. Tomasz Pawłowski nr upr. WKP/0267/POOS/06	
Opracowanie mgr inż. Krzysztof Piatel mgr inż. Anna Słojewicz	
Sound & Space s.p. z o.o. 60-082 Poznań, ul. Włp. Biegańskiego 61/A Tel./Fax.: (061) 825-65-27 biuro@soundspace.eu	
Nr rys. IS 1.4	