

MAPA DO CELÓW PROJEKTOWYCH

skala 1:500



Województwo: Śląskie
Powiat: Cieszyński
Jednostka ewid. (2403031) Wiśla
Obręb ewid. : (2) Wiśla
Działka: 5248/13
Układ 2000: 6.115.29.07.4.1; 6.115.29.07.4.3
Układ H: Kronsztad 86
Id zgłoszenia: WGD.6640.5596.2021


Ustroń, dn. 12.11.2021r
Sporządził: Magdalena Bujok
Kierownik prac: mgr inż. Adam Pilch
świadectwo uprawnień zawodowych nr 13574

Poświadczam, że niniejszy dokument został opracowany w wyniku prac geodezyjnych i kartograficznych, których rezultat zawiera operat techniczny pozytywnie zweryfikowany. Jednocześnie informuję, że jestem świadomy odpowiedzialności karnej za złożenie fałszywego oświadczenia.	
Identyfikator zgłoszenia prac geodezyjnych	WGD.6640.5596.2021
Organ służby geodezyjnej, który otrzymał zgłoszenie	Starosta Cieszyński
Wykonawca prac geodezyjnych	FUGIB GEO-LUK Łukasz Paszek
Nr oraz data sporządzenia dokumentu zawierającego wynik pozytywnej weryfikacji	Protokół weryfikacji Nr WGD.6640.5596.2021 z dnia 12-01-2022
Imię i nazwisko oraz nr uprawnień zawodowych kierownika prac	Adam Pilch nr upr. 13 574

GEODETA UPRAWNIONY
mgr inż. Adam Pilch

LEGENDA:

- projektowana budowa kanału sanit. d=200-160mm
- projektowane odcinki przyłączy d=160mm PCW
- istniejąca kanalizacja sanitarna
- istniejące rurociągi wody
- istniejące gazociągi
- istniejące kable energetyczne
- istniejące kable telekomunikacyjne
- granice działek
- otwory badawcze

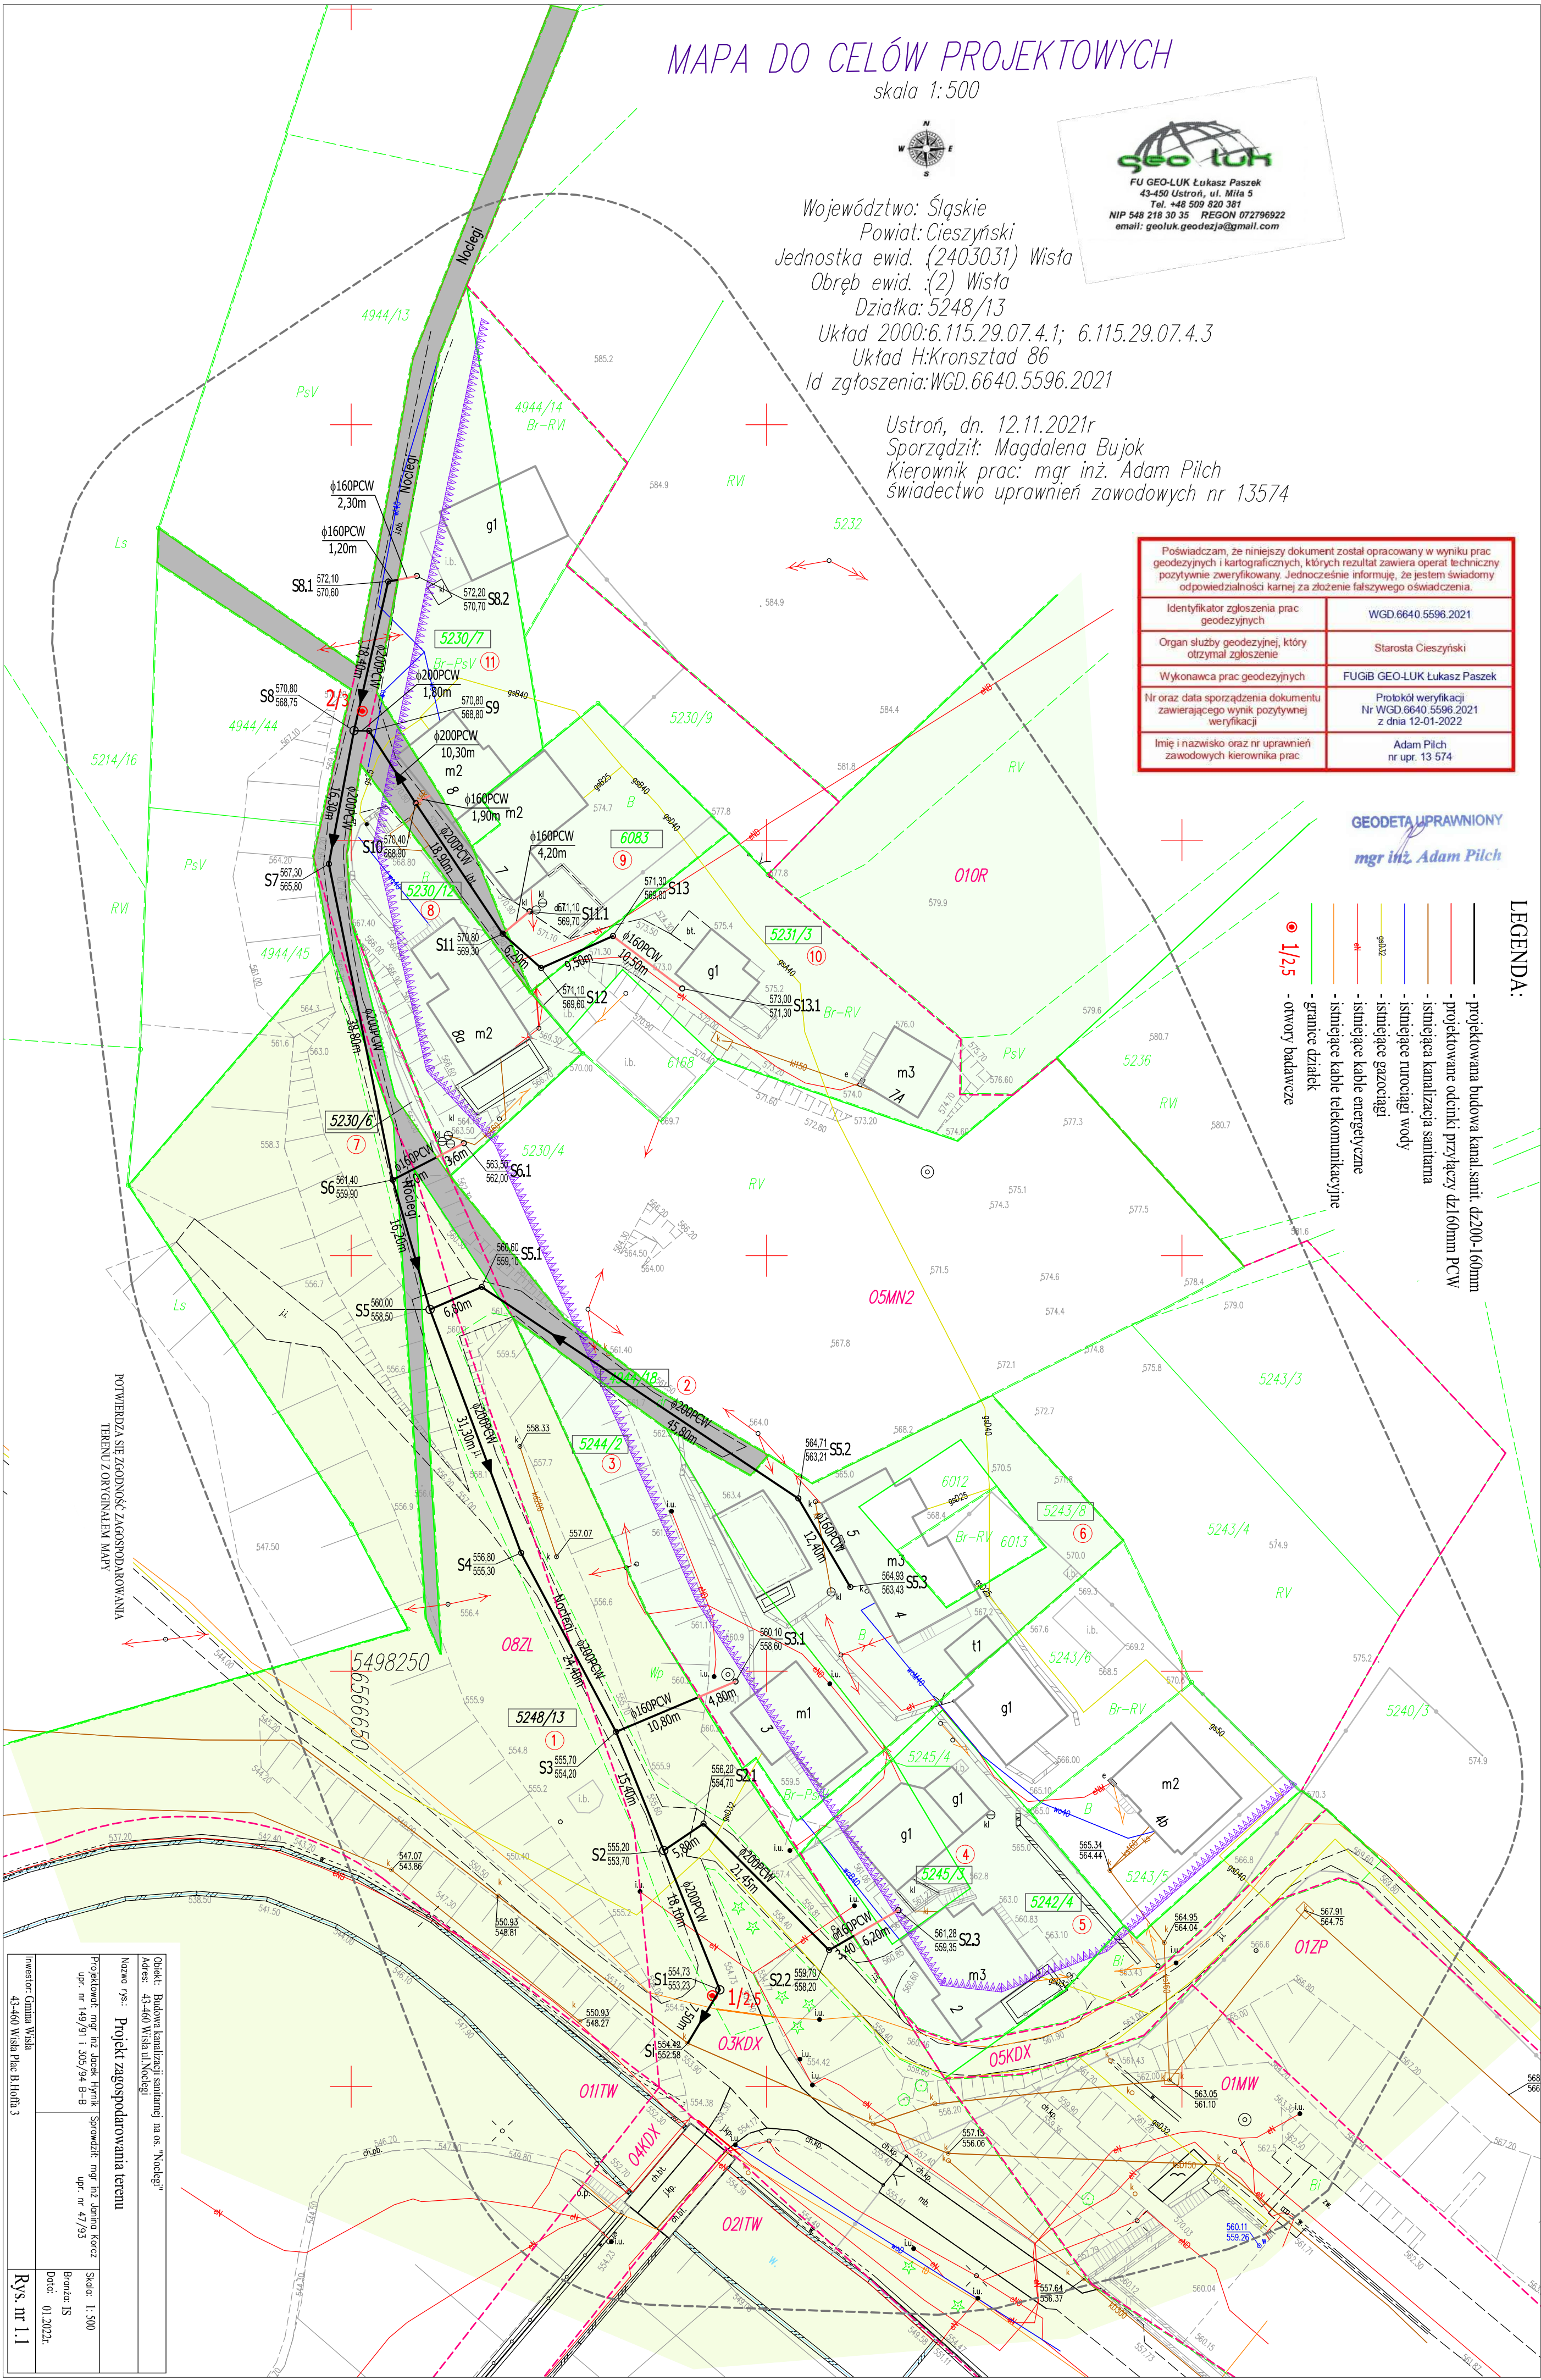

POTWIERDZA SIĘ ZGODNOŚĆ ZAGOSPODAROWANIA TERENU Z ORYGINALNĄ MAPĄ

Obiekt: Budowa kanalizacji sanitarnej na os. "Noclegi"	
Adres: 43-460 Wiśla ul. Noclegi	
Nazwa rys.: Projekt zagospodarowania terenu	
Projektował: mgr inż. Jacek Hrynk	Sprawił: mgr inż. Jolanta Korcz
upr. nr 149/91 i 305/94 B-B	upr. nr 47/93
Branża: JS	Data: 01.2022r.
Investor: Gmina Wiśla	Skala: 1:500
43-460 Wiśla Plac B. Hołty 3	Rys. m.1.1