 


# MAPA DO CELÓW PROJEKTOWYCH

skala 1:500



Województwo: Śląskie  
Powiat: Cieszyński  
Jednostka ewid. (2403031) Wista  
Obręb ewid. (2) Wista  
Działka: 5248/13  
Układ 2000:6.115.29.07.4.1; 6.115.29.07.4.3  
Układ H:Kronsztad 86  
Id zgłoszenia:WGD.6640.5596.2021


Ustroń, dn. 12.11.2021r  
Sporządził: Magdalena Bujok  
Kierownik prac: mgr inż. Adam Pilch  
Świadectwo uprawnień zawodowych nr 13574

Poświadczam, że niniejszy dokument został opracowany w wyniku prac geodezyjnych i kartograficznych, których rezultat zawiera operat techniczny pozytywnie zweryfikowany. Jednocześnie informuję, że jestem świadomy odpowiedzialności karnej za złożenie fałszywego oświadczenia.	
Identyfikator zgłoszenia prac geodezyjnych	WGD.6640.5596.2021
Organ służby geodezyjnej, który otrzymał zgłoszenie	Starosta Cieszyński
Wykonawca prac geodezyjnych	FUGIB GEO-LUK Łukasz Paszek
Nr oraz data sporządzenia dokumentu zawierającego wynik pozytywnej weryfikacji	Protokół weryfikacji Nr WGD.6640.5596.2021 z dnia 12-01-2022
Imię i nazwisko oraz nr uprawnień zawodowych kierownika prac	Adam Pilch nr upr. 13 574

GEODETA UPRAWNIONY  
mgr inż. Adam Pilch

## LEGENDA:

- projektowana budowa kanał.san. d200-160mm
- projektowane odcinki przyłączy d200-160mm PCW
- istniejąca kanalizacja sanitarna
- istniejące rurociągi wody
- istniejące rurociągi gazy
- istniejące kable energetyczne
- istniejące kable telekomunikacyjne
- granice działek
- otwory badawcze

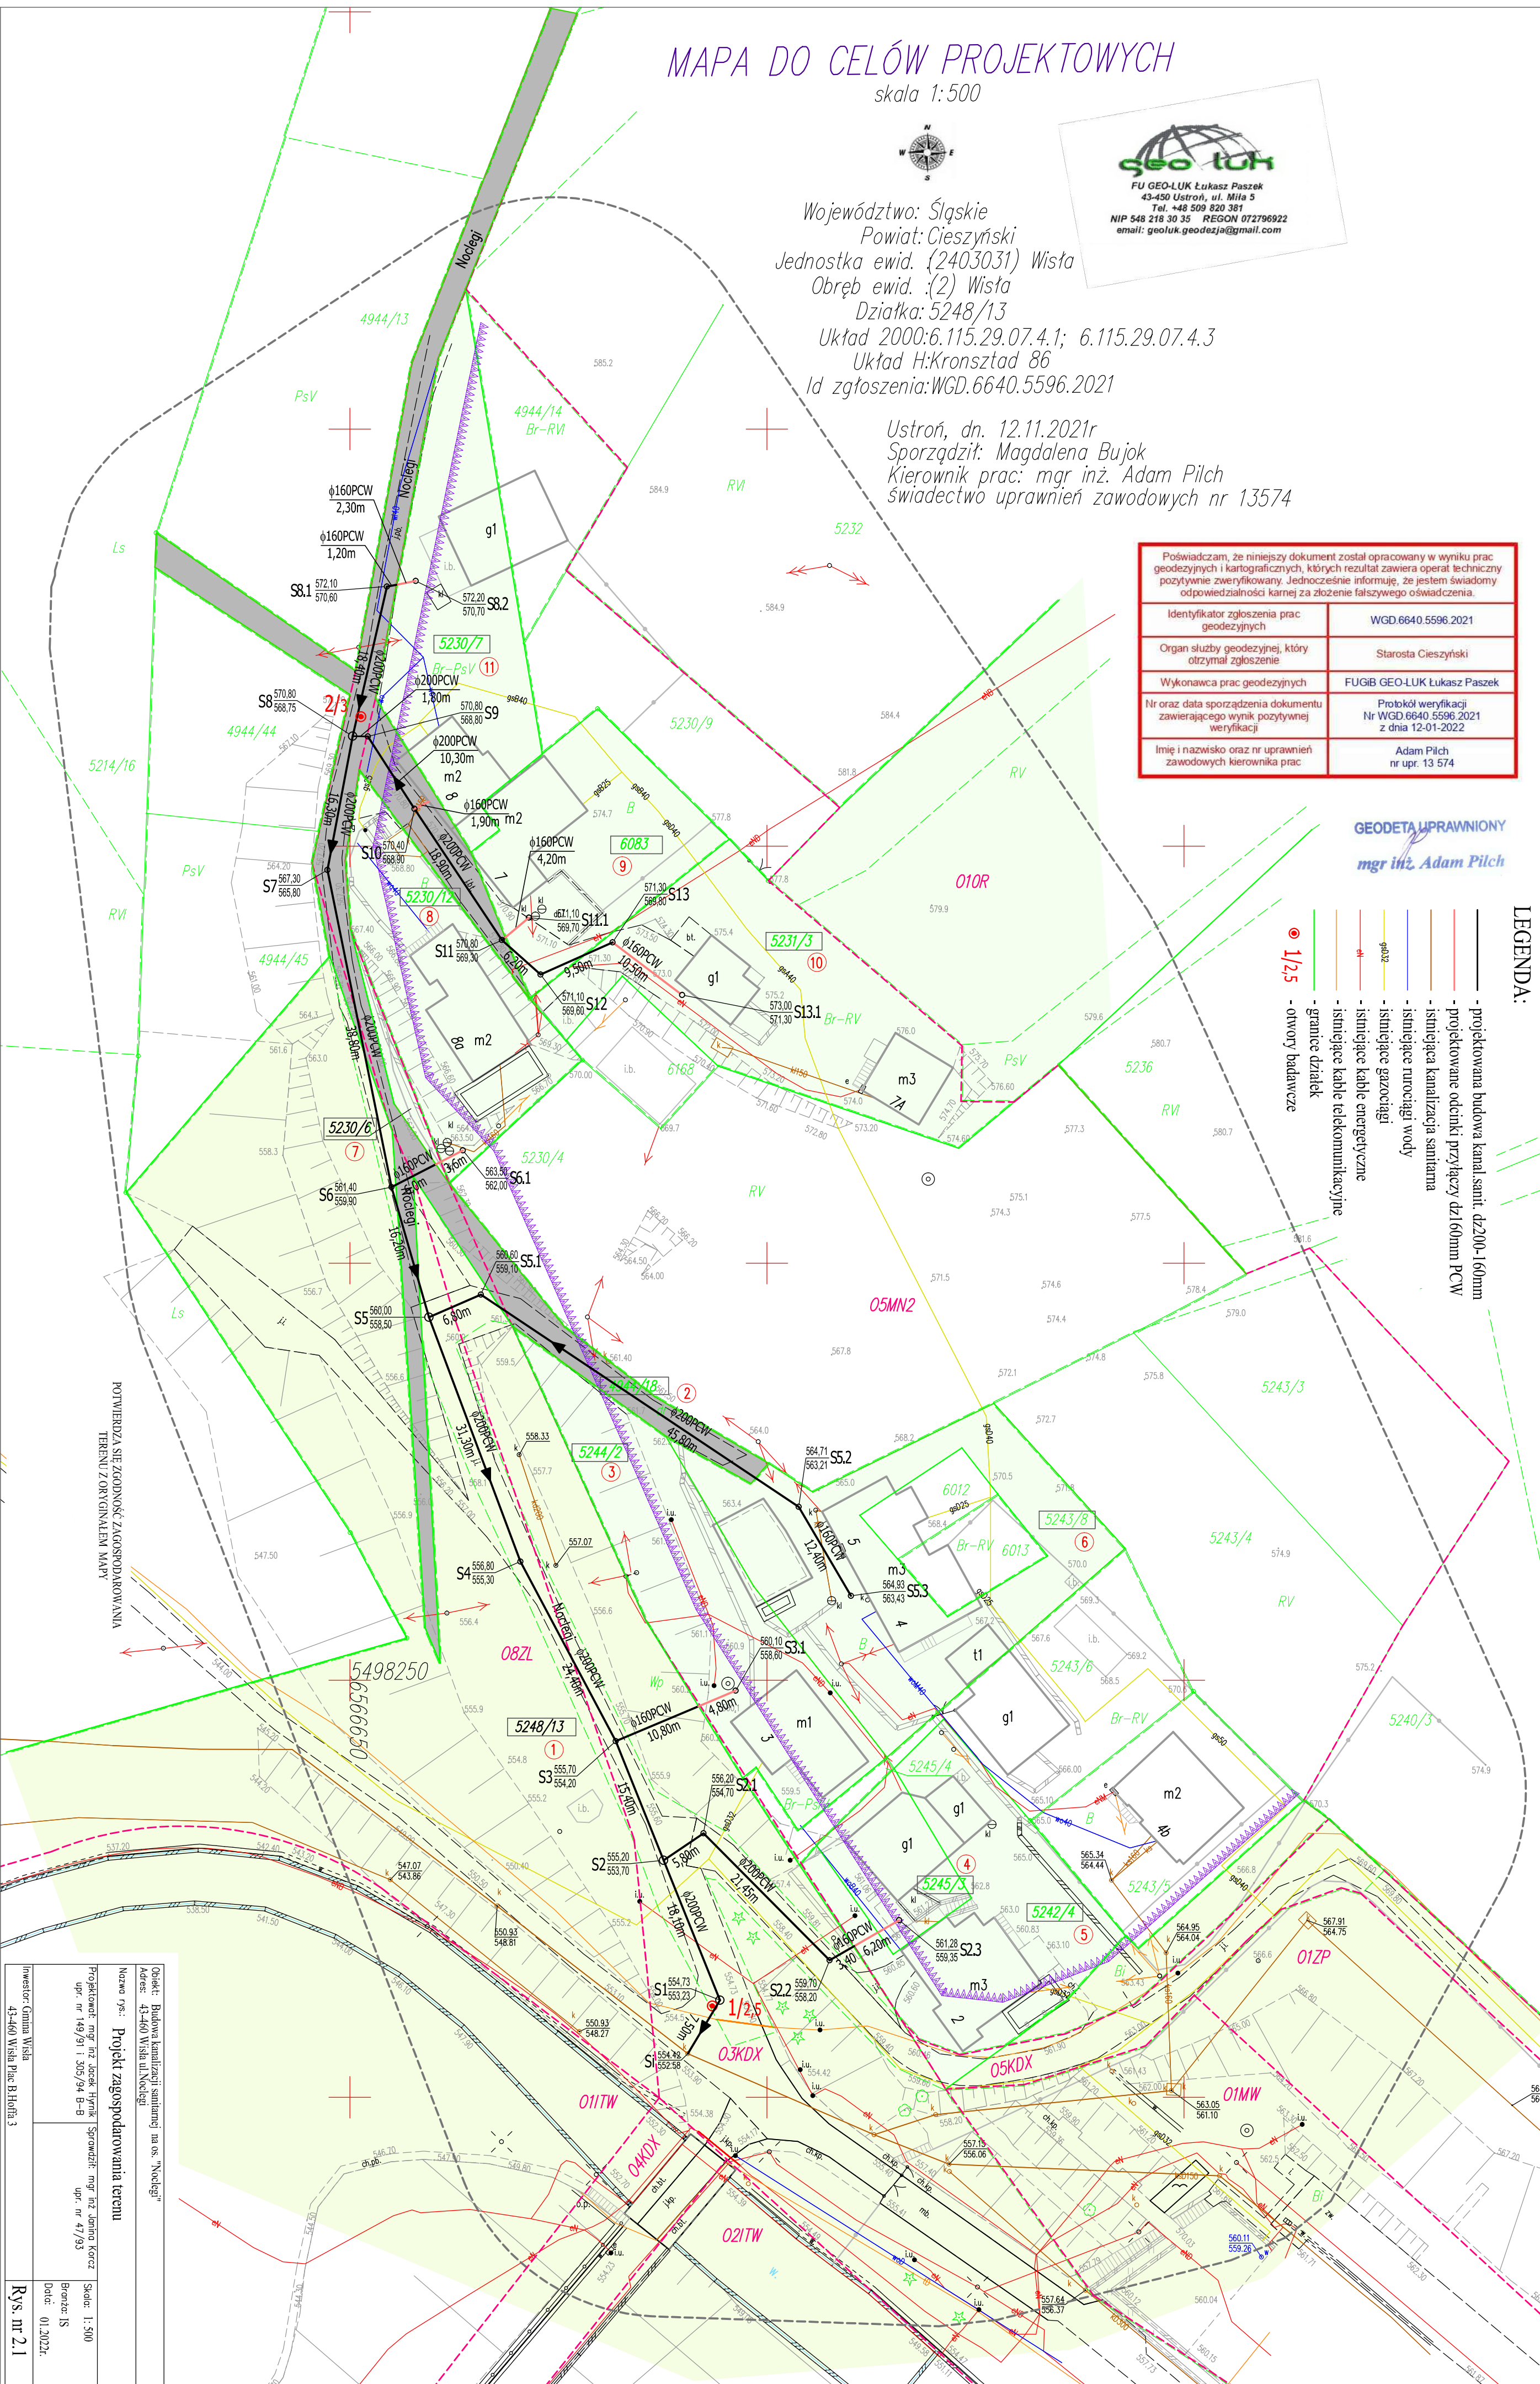

POTWIERDZA SIĘ ZŁOŻONOŚĆ ZAGOSPODAROWANIA TERENU Z ORYGINALNYM MAPY

Obiekt: Budowa kanalizacji sanitarnej na os. "Noclegi"	
Adres: 43-460 Wista ul.Noclegi	
Nazwa rys.: Projekt zagospodarowania terenu	
Projektant: mgr inż. Jacek Tyński	Sprawdził: mgr inż. Jolanta Korcz
upr. nr 143/91 i 305/94 B-6	upr. nr 41/93
Investor: Gmina Wista	Skala: 1:500
43-460 Wista Plac B.Holb.3	Brzoza: JS
	Data: 01.2022r
	Rys. m.2.1