



OZNACZENIE PROFILU: Si-S13
POZIOM PORÓWNAWCZY 545.00 m n.p.m.

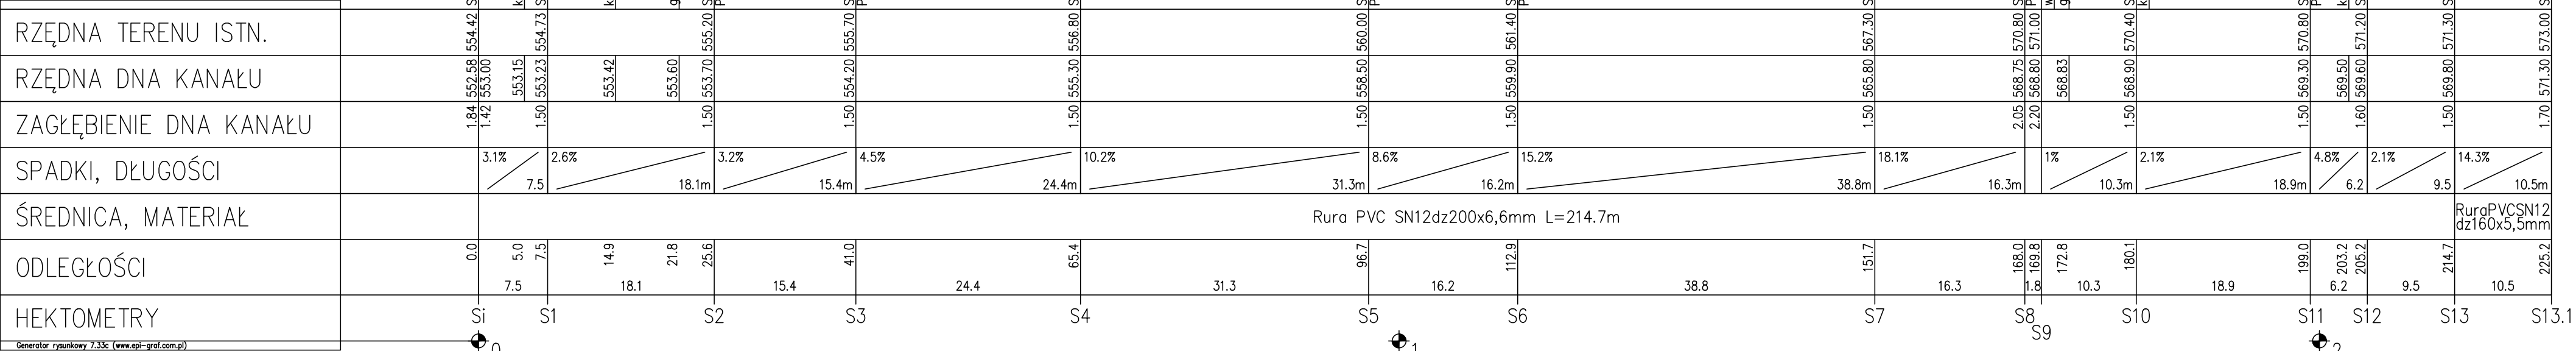

Zmiana poziomu porównawczego
Nowy poziom : 555.00 m n.p.m.

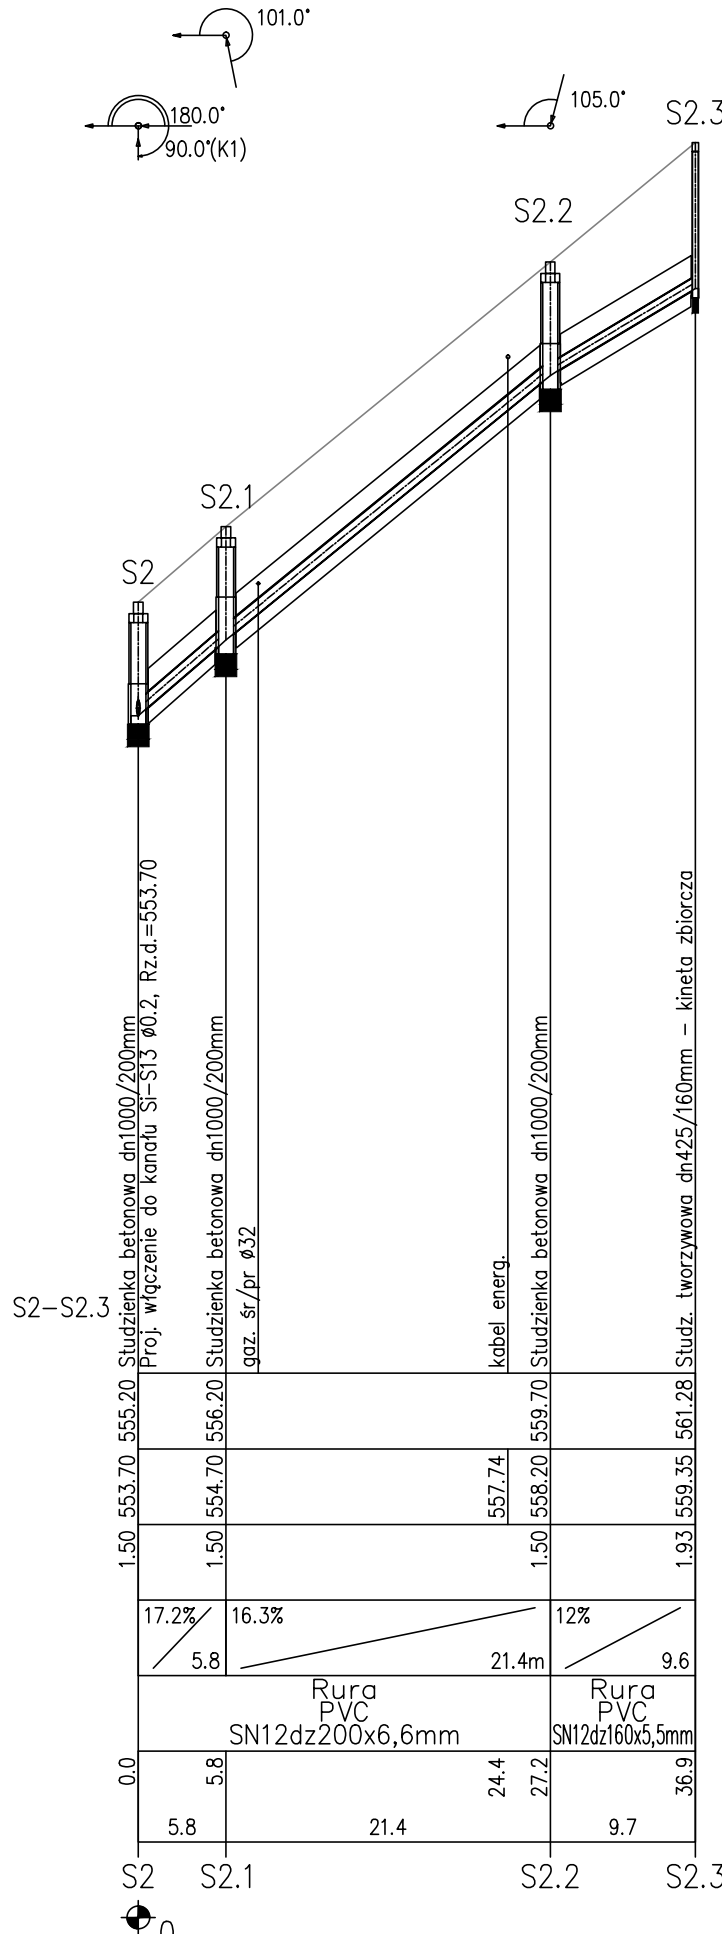

UWAGI I WYTYCZNE :

- Rurociągi PCW SN12 dz200-160mm w wykopie otwartym posadzić na gruncie nośnym i układać w odwodnionym wykopie na podsypce piaskowej grubości 20cm. Po ułożeniu rury obsypać warstwą piasku o grubości 30cm ponad wierzch rury.
- Głębokość posadowienia uzbrojenia istniejącego podano orientacyjnie i należy liczyć się z tym, że w rzeczywistości wystąpią odstępstwa od podanych lokalizacji i głębokości, które przedstawiono na profilach, w związku z tym nie mogą być podstawą zbliżeń i prowadzenia robót ziemnych bez nadzoru.
- W miejscu skrzyżowania projektowanej sieci z istniejącym uzbrojeniem, przed przystąpieniem do robót należy wykonać przekopy kontrolne w celu dokładnego zlokalizowania uzbrojenia.
- Wykopy w pobliżu istniejącego uzbrojenia wykonać ręcznie z zachowaniem szczególnej ostrożności pod nadzorem właściciela, któremu należy zgłosić ewentualne kolizje i uzgodnić sposób ich zabezpieczenia.
- Na trasie projektowanych przewodów może występować niezidentyfikowane lokalne uzbrojenie właścicieli działek.
- W rejonie projektowanej kanalizacji mogą występować niezidentyfikowane odcinki drenaży i odwodnień, zarurowane rowy przydrożne i przepusty. Uszkodzone elementy odwodnienia istniejącego należy odtworzyć w sposób umożliwiający ich prawidłowe funkcjonowanie.
- Po zakończeniu robót teren należy przywrócić do stanu pierwotnego.

Objekt: Budowa kanalizacji sanitarnej na os. "Noclegi"		
Adres: 43-460 Wisła ul. Noclegi		
Nazwa rys.: Profil podłużny kanalizacji sanit. odc. Si-S13-S13.1 i S2-S2.3		
Projektował: mgr inż Jacek Hyrnik	Sprawdził: mgr inż Janina Korcz	Skala: 1:100/500
upr. nr 149/91 i 305/94 B-B	upr. nr 47/93	
Inwestor: Gmina Wisła		Branża: IS
43-460 Wisła Plac B.Hoffa 3		Data: 03.2022r.
		Rys. nr 2.3