

skala 1:500



FU GEO-LUK Lukasz Paszek
43-450 Ustroń, ul. Milla 5
Tel. +48 509 830 381
NIP 548 218 30 35 REGON 072706922
email: geoluk.geodet@poczta.onet.pl

Województwo: Śląskie
Powiat: Cieszyński
Jednostka ewid. {2403031} Wista
Obręb ewid. {2} Wista
Działka: 5248/13


Układ 2000: 6.115.29.07.4.1; 6.115.29.07.4.3
Układ H: Kronsztad 86
d zgłoszenia: WGD.6640.5596.2021

Ustroń, dn. 12.11.2021r
Sporządził: Magdalena Bujok
Kierownik prac: mgr inż. Adam Pilch
Świadcstwo uprawnień zawodowych nr 13574

[illegible]

mgr inż. Adam Pilch

- projektowana budowa kanal.sanit. dz200-160mm
- projektowane odcinki przyłączy dz160mm PCW
- istniejąca kanalizacja sanitarna
- istniejące rurociągi wody
- istniejące gazociągi
- istniejące kable energetyczne
- istniejące kable telekomunikacyjne
- granice działek

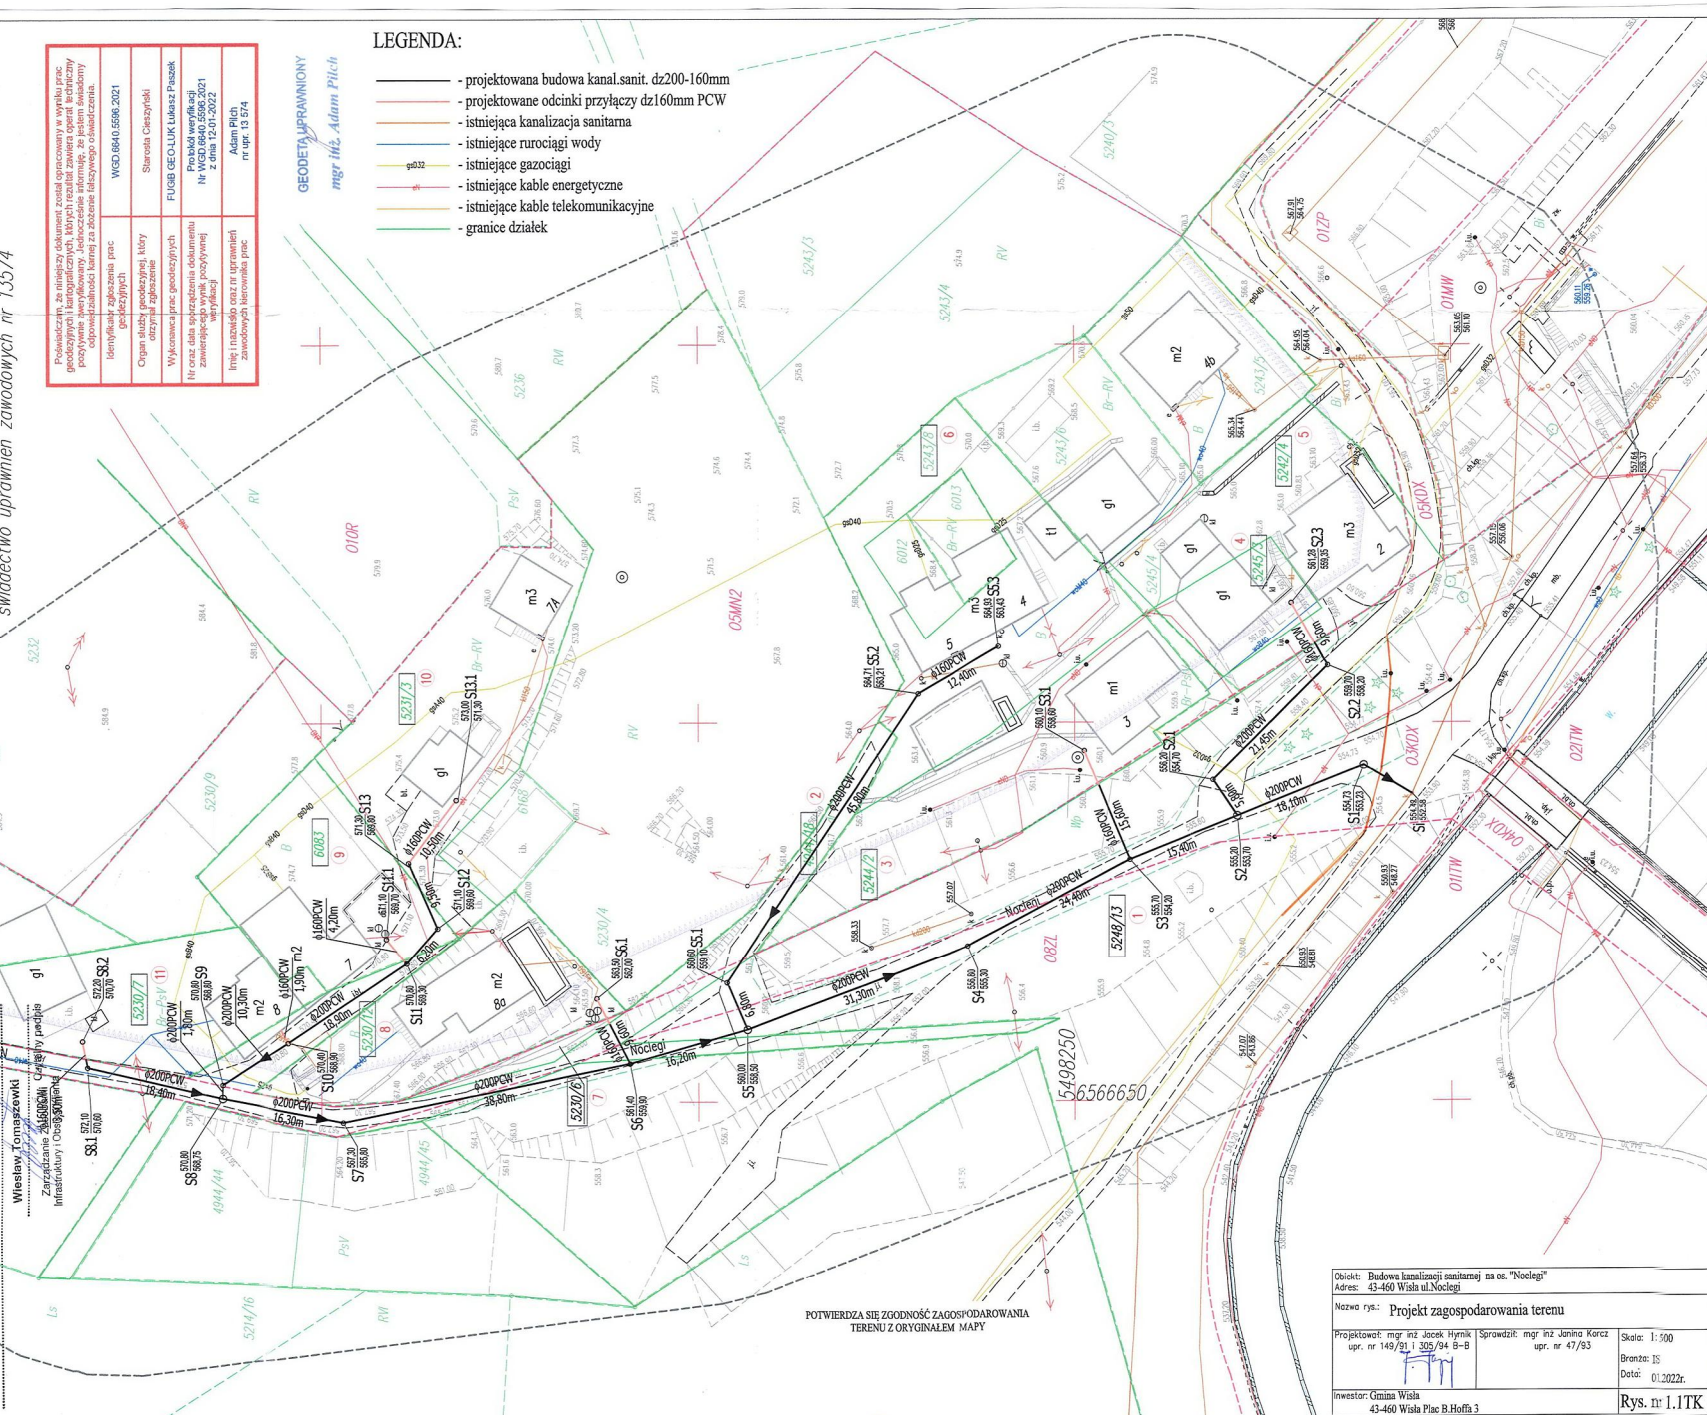

POTWIERDZA SIĘ ZGODNOŚĆ ZAGOSPODAROWANIA
TERENU Z ORYGINAŁEM MAPY

Obiekt: Budowa kanalizacji sanitarnej na os. "Noclegi"
Adres: 43-460 Wisła ul. Noclegi

Nozwa rys.: Projekt zagospodarowania terenu

Projektował: mgr inż Jacek Hryniak upr. nr 149/91 i 305/94 B-B 	Sprawdził: mgr inż Janina Korcz upr. nr 47/93 	Skala: 1:500 Brzozka: IS Data: 01.2022
--	---	--

inwestor: Gmina Wisła
43-460 Wisła Plac B. Hoffa 1

Rys. nr 1.1TK