

skala 1:500



 **FU GEO-LUK** Łubasz Poszek
43-450 Ustron, ul. Milla 5
Tel. +48 509 820 361
NIP 548 218 30 35 REGON 072796822
email: geoluk.geodesy@gmail.com


Województwo: Śląskie
 Powiat: Cieszyński
 Jednostka ewid. {2403031} Wista
 Obręb ewid. {2} Wista
 Działka: 5248/13
 Układ 2000-6.115.29.07.4.1; Układ H-Kronstadt 86
 Id zgłoszenia: WGD.6640.5596.2

Ustroń, dn. 12.11.2021r
Sporządził: Magdalena Bujok
Kierownik prac: mgr inż. Adam Pilch
Świadectwo uprawnień zawodowych nr 13574

Podpisanecki, ze ministerstwa sprawozdania i w tym celu, aby głównym celem jest zapewnienie, aby dane te były pozyskiwane z wykorzystaniem informacji, ze jest to świadczenie odpowiedzialności, które jest za dokonanie świadczenia.	WGD 6640.5596.2021	Sierżant Ciszynski	FLUGER GEOLINK Ulasz Paskiel	Problemy z N WGD 6640.5596.2021 z dnia 12-01-2022
Identyfikator zgłoszenia prac godozycnych		Opisan służby godozycnych, który otrzymał zgłoszenie	Wykonanie prac godozycnych	Adam Pich nr nr 13 574
Podpisanecki, ze ministerstwa sprawozdania i w tym celu, aby głównym celem jest zapewnienie, aby dane te były pozyskiwane z wykorzystaniem informacji, ze jest to świadczenie odpowiedzialności, które jest za dokonanie świadczenia.		Opisan służby godozycnych, który otrzymał zgłoszenie	Wykonanie prac godozycnych	Adam Pich nr nr 13 574

mgr inż. Adam Pilch

- projektowana budowa kanal.sanit. dz200-160mm
- projektowane odcinki przyłączy dz160mm PCW
- istniejąca kanalizacja sanitarna
- istniejące rurociągi wody
- istniejące gazociągi
- istniejące kable energetyczne
- istniejące kable telekomunikacyjne
- granice działek
- otwory badawcze

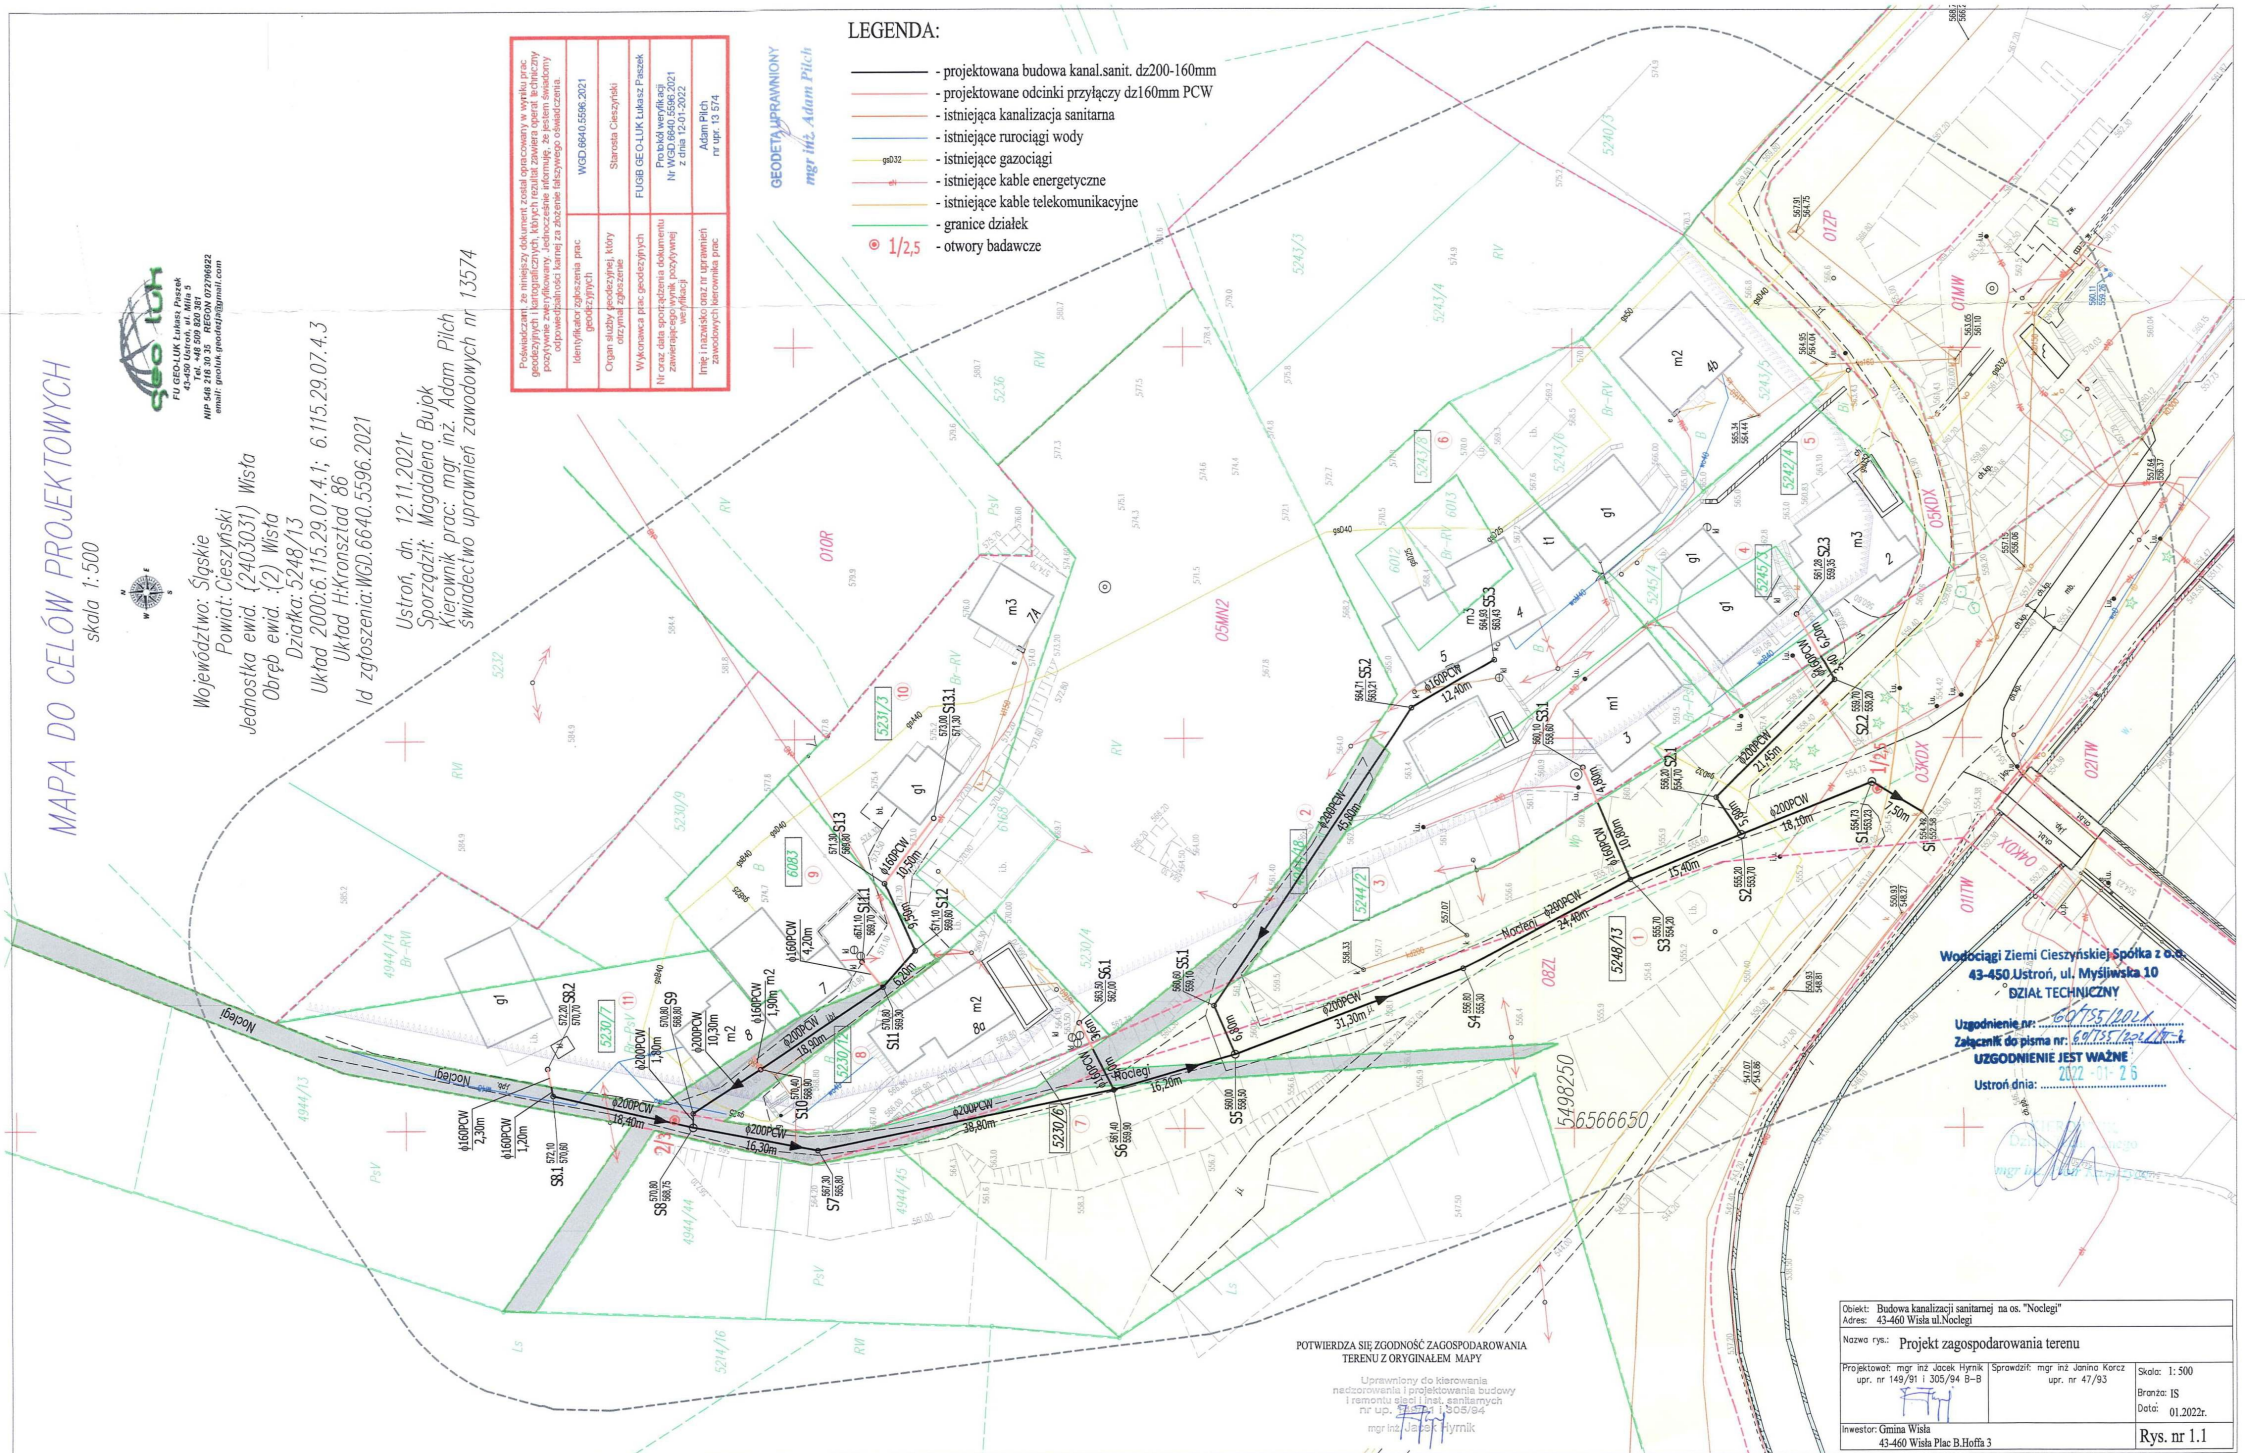

Wodociągi Ziemi Cieszyńskiej Spółka z o.o.
43-450 Ustroń, ul. Myśliwska 10
DZIAŁ TECHNICZNY

Uzgodnienie nr: 69755/2021
Załącznik do pisma nr: 69755/2021/18-2
UZGODNIENIE JEST WAŻNE
Ustroń dnia: 2022-01-26

Objekt: Budowa kanalizacji sanitarnej na os. "Noclegi"
Adres: 43-460 Wisła ul. Noclegi

Nazwa rys.: Projekt zagospodarowania terenu

Projektował: mgr inż. Jacek Hryniak upr. nr 149/91 i 305/94 B-B	Sprawdził: mgr inż. Janina Korcz upr. nr 47/93
--	---

Inwestor: Gmina Wisła
43-460 Wisła Plac B.Hoffa 3

Skala: 1: 500
Bronza: IS
Data: 01.2022r.
Rys. nr 1.1