


Rzut parteru (1:100)

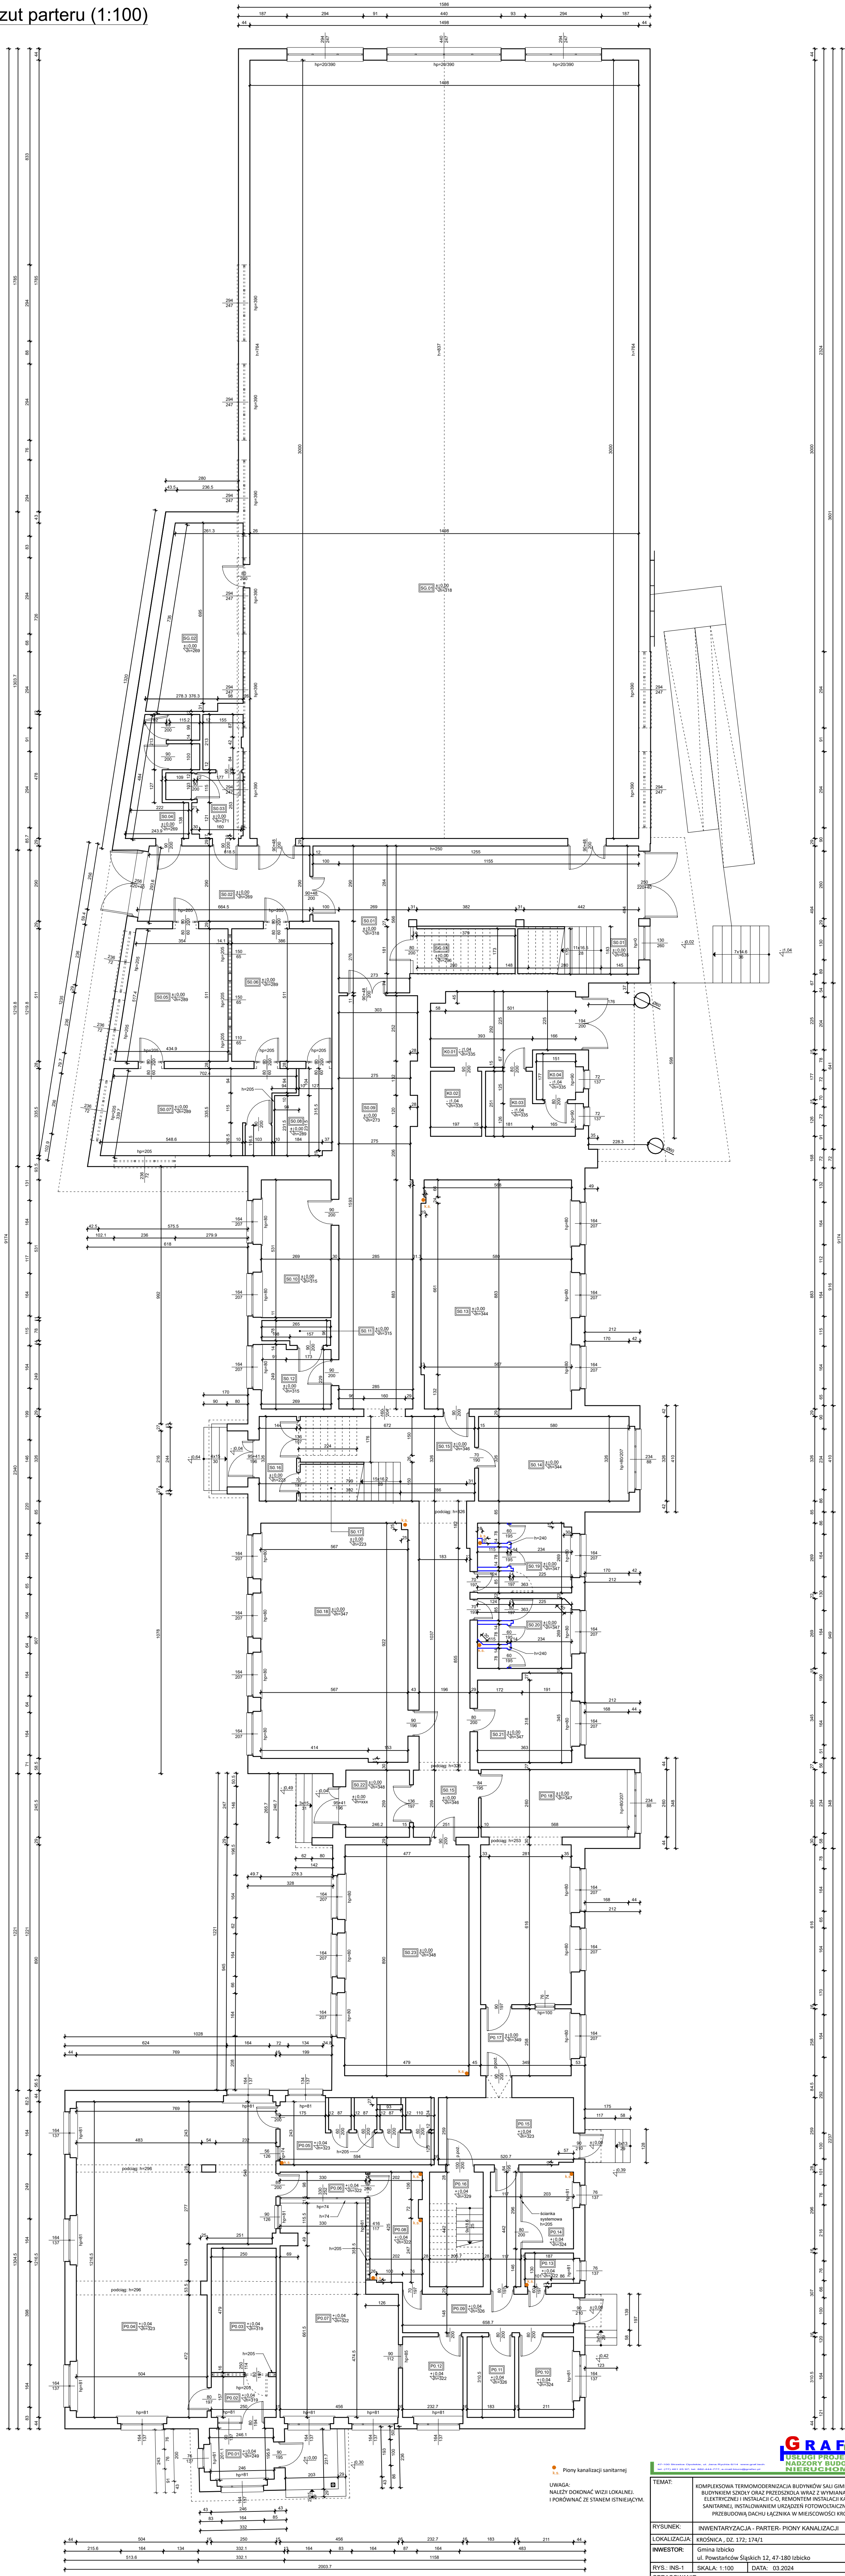

 Piony kanalizacji sanitarnej

UWAGA:
NALEŻY DOKONAĆ WIZJI LOKALNEJ.
I PORÓWNAĆ ZE STANEM ISTNIEJĄCYM.

TEMAT:	KOMPLEKSOWA TERMOMODERNIZACJA BUDYNKÓW SALI GIMNASTYCZNEJ Z BUDYNKOW SKOKÓW ORAZ PRZEBUDOWA WRAZ Z WYMIANAMI INSTALACJI ELEKTRYCZNEJ I INSTALACJI C-O, REMONTEM INSTALACJI KANALIZACJI SANITARNEJ, INSTALOWANIEM URZĄDZEŃ FOTOWOLTANICZNYCH ORAZ PRZEBUDOWĄ DACHU ŁĄCZNĄ W MIEJSCOWOŚCI KROŚNIA.		
RYСУNEK:	INWENTARYZACJA - PARTER- PIONY KANALIZACJI		
LOKALIZACJA:	KROŚNIA, DZ. 12/ 174/1		
INWESTOR:	Gmina Izbiko ul. Powstańców Śląskich 12, 47-180 Izbiko		
RYŚ: INS-1	SKALA: 1:100	DATA:	03.2024
OPRACOWANIE: Inż. Grzegorz Szobor			