


Rzut parteru (1:100)

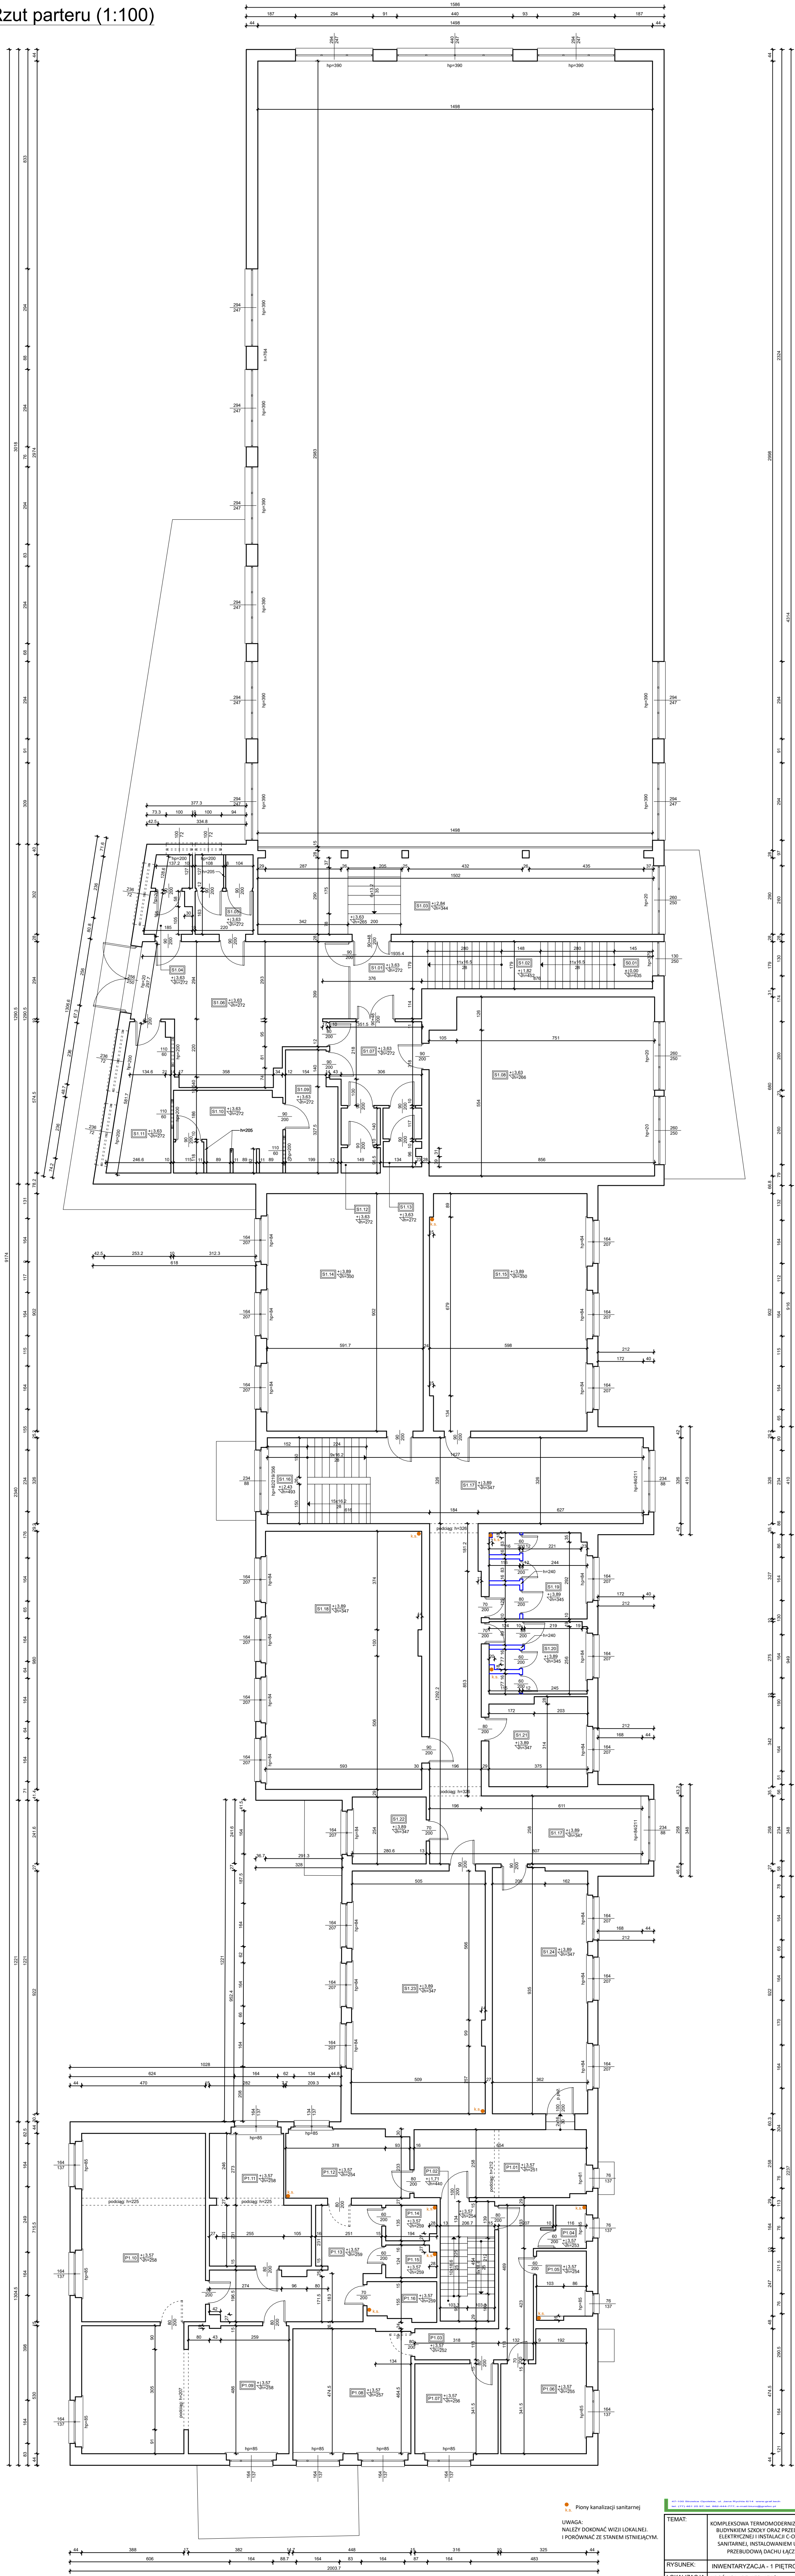

● Piony kanalizacji sanitarnej

UWAGA:
Należy dokonać wstępu lokalnej
i porównać ze stanem istniejącym.

TEMAT:	KOMPLEKSOWA TERMOMODERNIZACJA BUDYNKÓW SALI GIMNASTYCZNEJ Z BUDYNKIEM SZKOŁY ORAZ PRZEDSZKOLA WRAZ Z WYMIANĄ INSTALACJI ELEKTRYCZNEJ I INSTALACJI C.O., REMONTEM INSTALACJI KANALIZACJI SANITARNEJ, INSTALOWANIEM URZĄDZEŃ FOTOWOLTAICZNYCH ORAZ PRZEBUDOWĄ DACHU ŁĄCZNIKA W MIEJSCOWOŚCI KROŚNICA.		
RYSUNEK:	INWENTARYZACJA - 1 PIĘTRO- PIONY KANALIZACJI		
LOKALIZACJA:	KROŚNICA, DZ. 172/174/1		
INWESTOR:	Gmina Izbicko ul. Powstańców Śląskich 12, 47-180 Izbicko		
RY.S: INS-2	SKALA: 1:100	DATA: 03.2024	
OPRACOWANIE: Inż. Grzegorz Szober			

