


A-A

PRZEPOMPOWNIA P3

-część podziemna - widok z góry



1:50

B-B

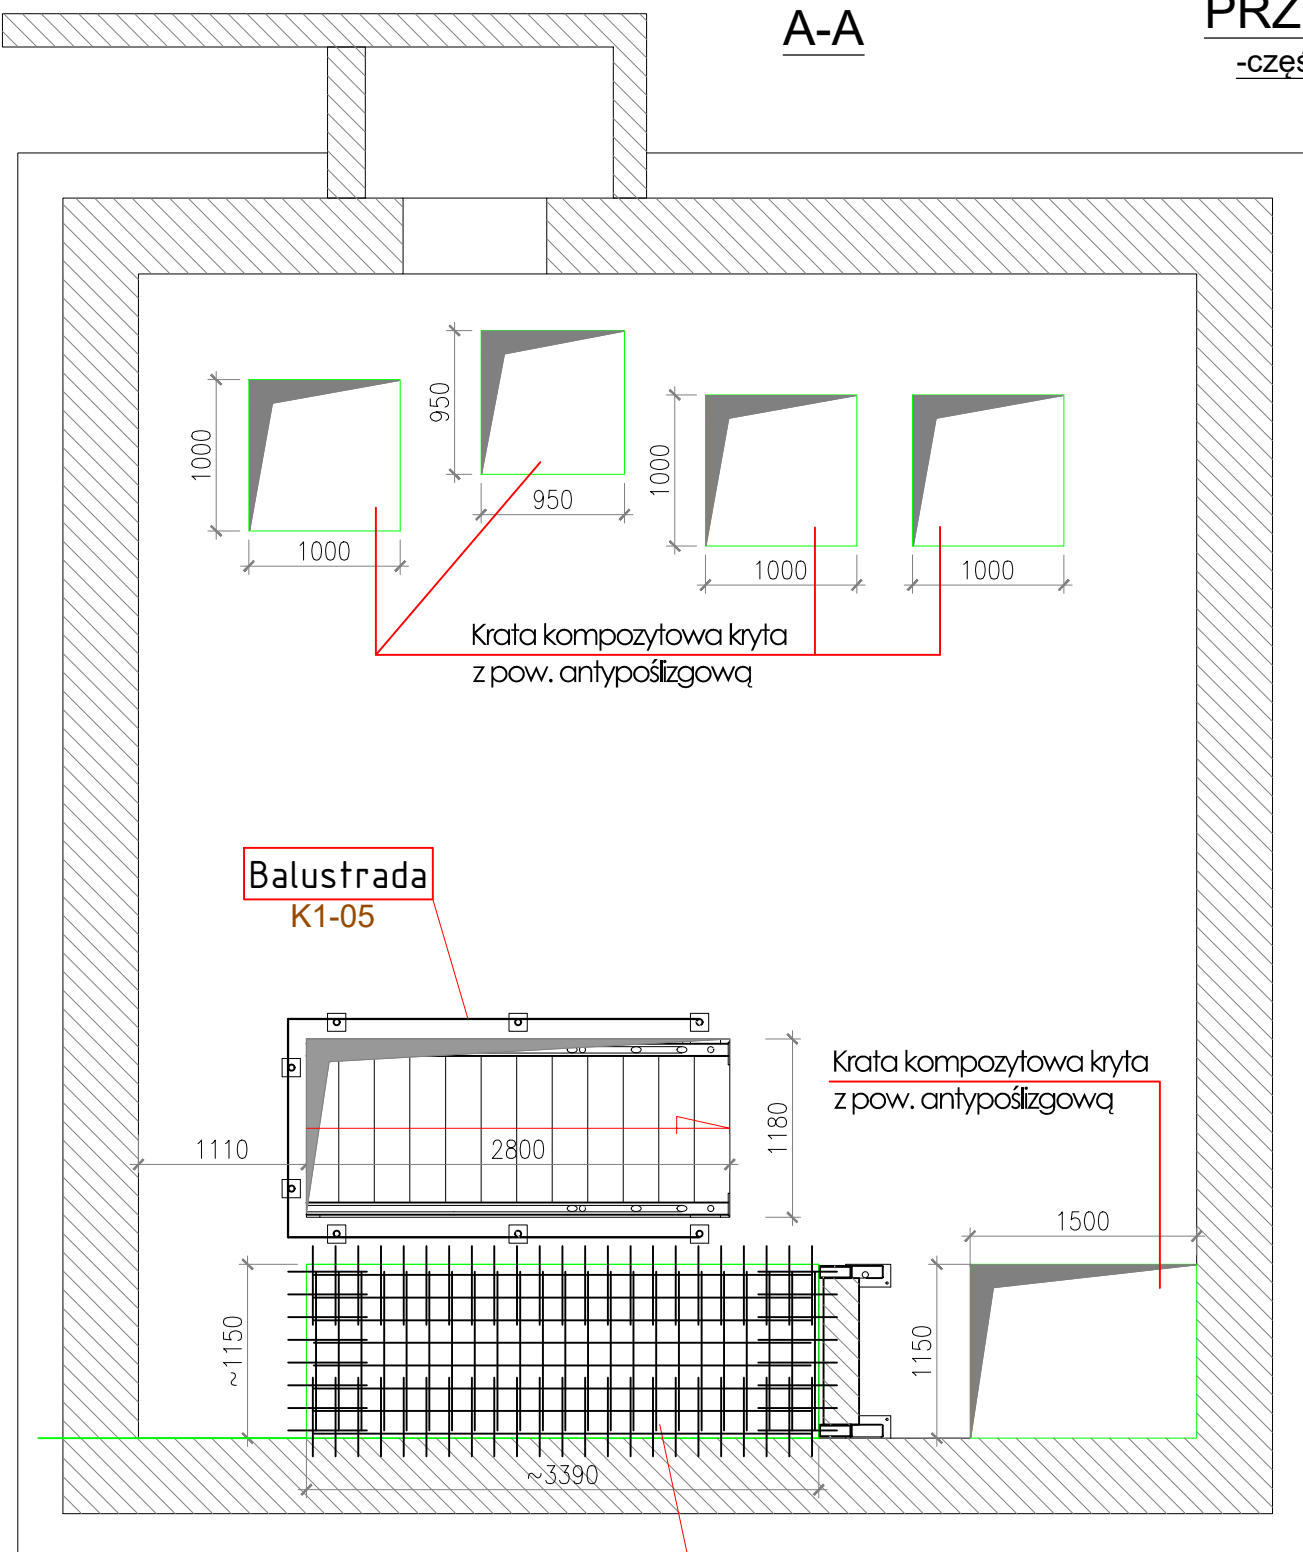

Istniejący otwór w stropie zazbroić siatką dołem Ø8 co 15x15cm

BETON - C25/30 (B30)
STAL zbrojeniowa - A-IIIN (RB500W)
Otulina zbrojenia: - 3,0cm

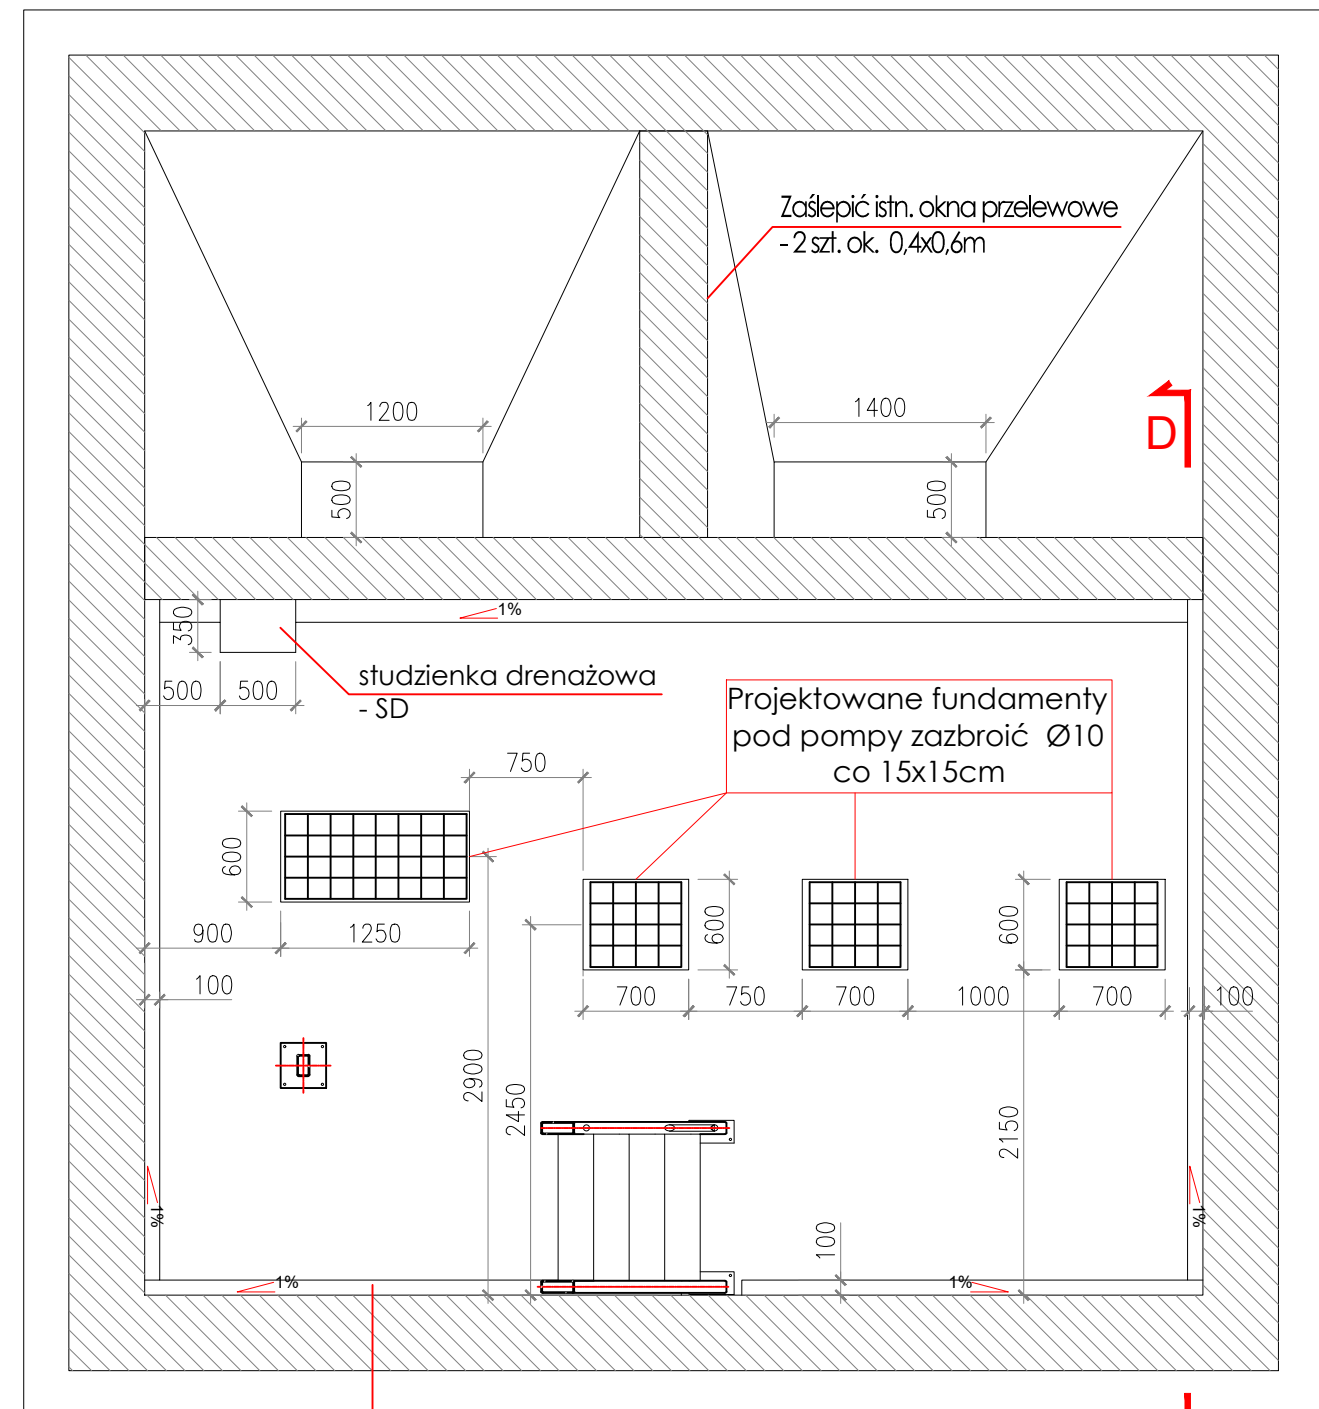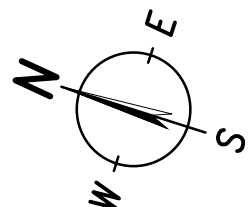

Obwodowy kanał drenażowy dno ukształtować ze spadkiem 1% w kierunku studzienki SD

STAL nierdzewna 1.4301
STAL PROFILOWA St3S (S235)

UWAGI:

- JEŻELI NIE OZNACZONO INACZEJ, SPOINY PACHWINOWE WYKONAĆ JAKO CIĄGŁE $a=0.7g$ - GDZIE g GRUBOŚĆ CIĘSZEGO Z ŁĄCZONYCH ELEMENTÓW.
- WSZYSTKIE ROBOTY WYKONYWAĆ ZGODNIE Z ZASADAMI SZTUKI BUDOWLANEJ, POD NADZOREM UPRAWNIONEJ OSOBY.
- WYKAZ STALI W102_WS_Mrągowo_cz.podziemna.

INWESTOR
ZAKŁAD WODOCIĄGÓW I KANALIZACJI Sp. z o.o. w MRĄGOWIE
 oS. Mazurskie 1A; 11-700 Mrągowo
 T.: +4889 742 6111; F.: +4889 741 8621 www.zwik.mragowo.pl



JEDNOSTKA PROJEKTOWA
WT-PLAN Tomasz Włodarczyk
 ul. Jodłowa 2; 05-555 Tarczyn
 twlodarczyk@wtplan.pl; +48 609 445 266



"Przebudowa przepompowni ścieków P3 wraz z wymianą urządzeń technologicznych"

GŁÓWNY PROJEKTANT Tomasz WŁODARCZYK	UPRAWNIENIA MAZ/0218/POOS/07	DATA 30 III 2022	PODPIS
PROJEKTOWAŁ SPEC. KONSTRUKCYJNA Stawomir SZARLEJA	UPRAWNIENIA Wa-224/02	DATA 30 III 2022	PODPIS
SPRAWDZAŁ SPEC. KONSTRUKCYJNA Michał DĘBKOWSKI	UPRAWNIENIA MAZ/0274/PWOK/12	DATA 30 III 2022	PODPIS
NAZWA OBIEKTU BUDOWLANEGO PRZEPOMPOWNIA ŚCIEKÓW P3 ul. Wojska Polskiego 27a; 11-700 Mrągowo Dz. Nr 131/6	TYTUŁ RYSUNKU PRZEPOMPOWNIA P3 Część podziemna Rzut.	NR RYSUNKU W102/K-08	DATA Marzec 2022
WERSJA 01	FAZA PT	BRANŻA K	NR UMOWY 19/2021
ARKUSZ A-3	SKALA 1:50	DATA Marzec 2022	