



ZBIORNIK RETENCYJNY
RZUT POZIOMY

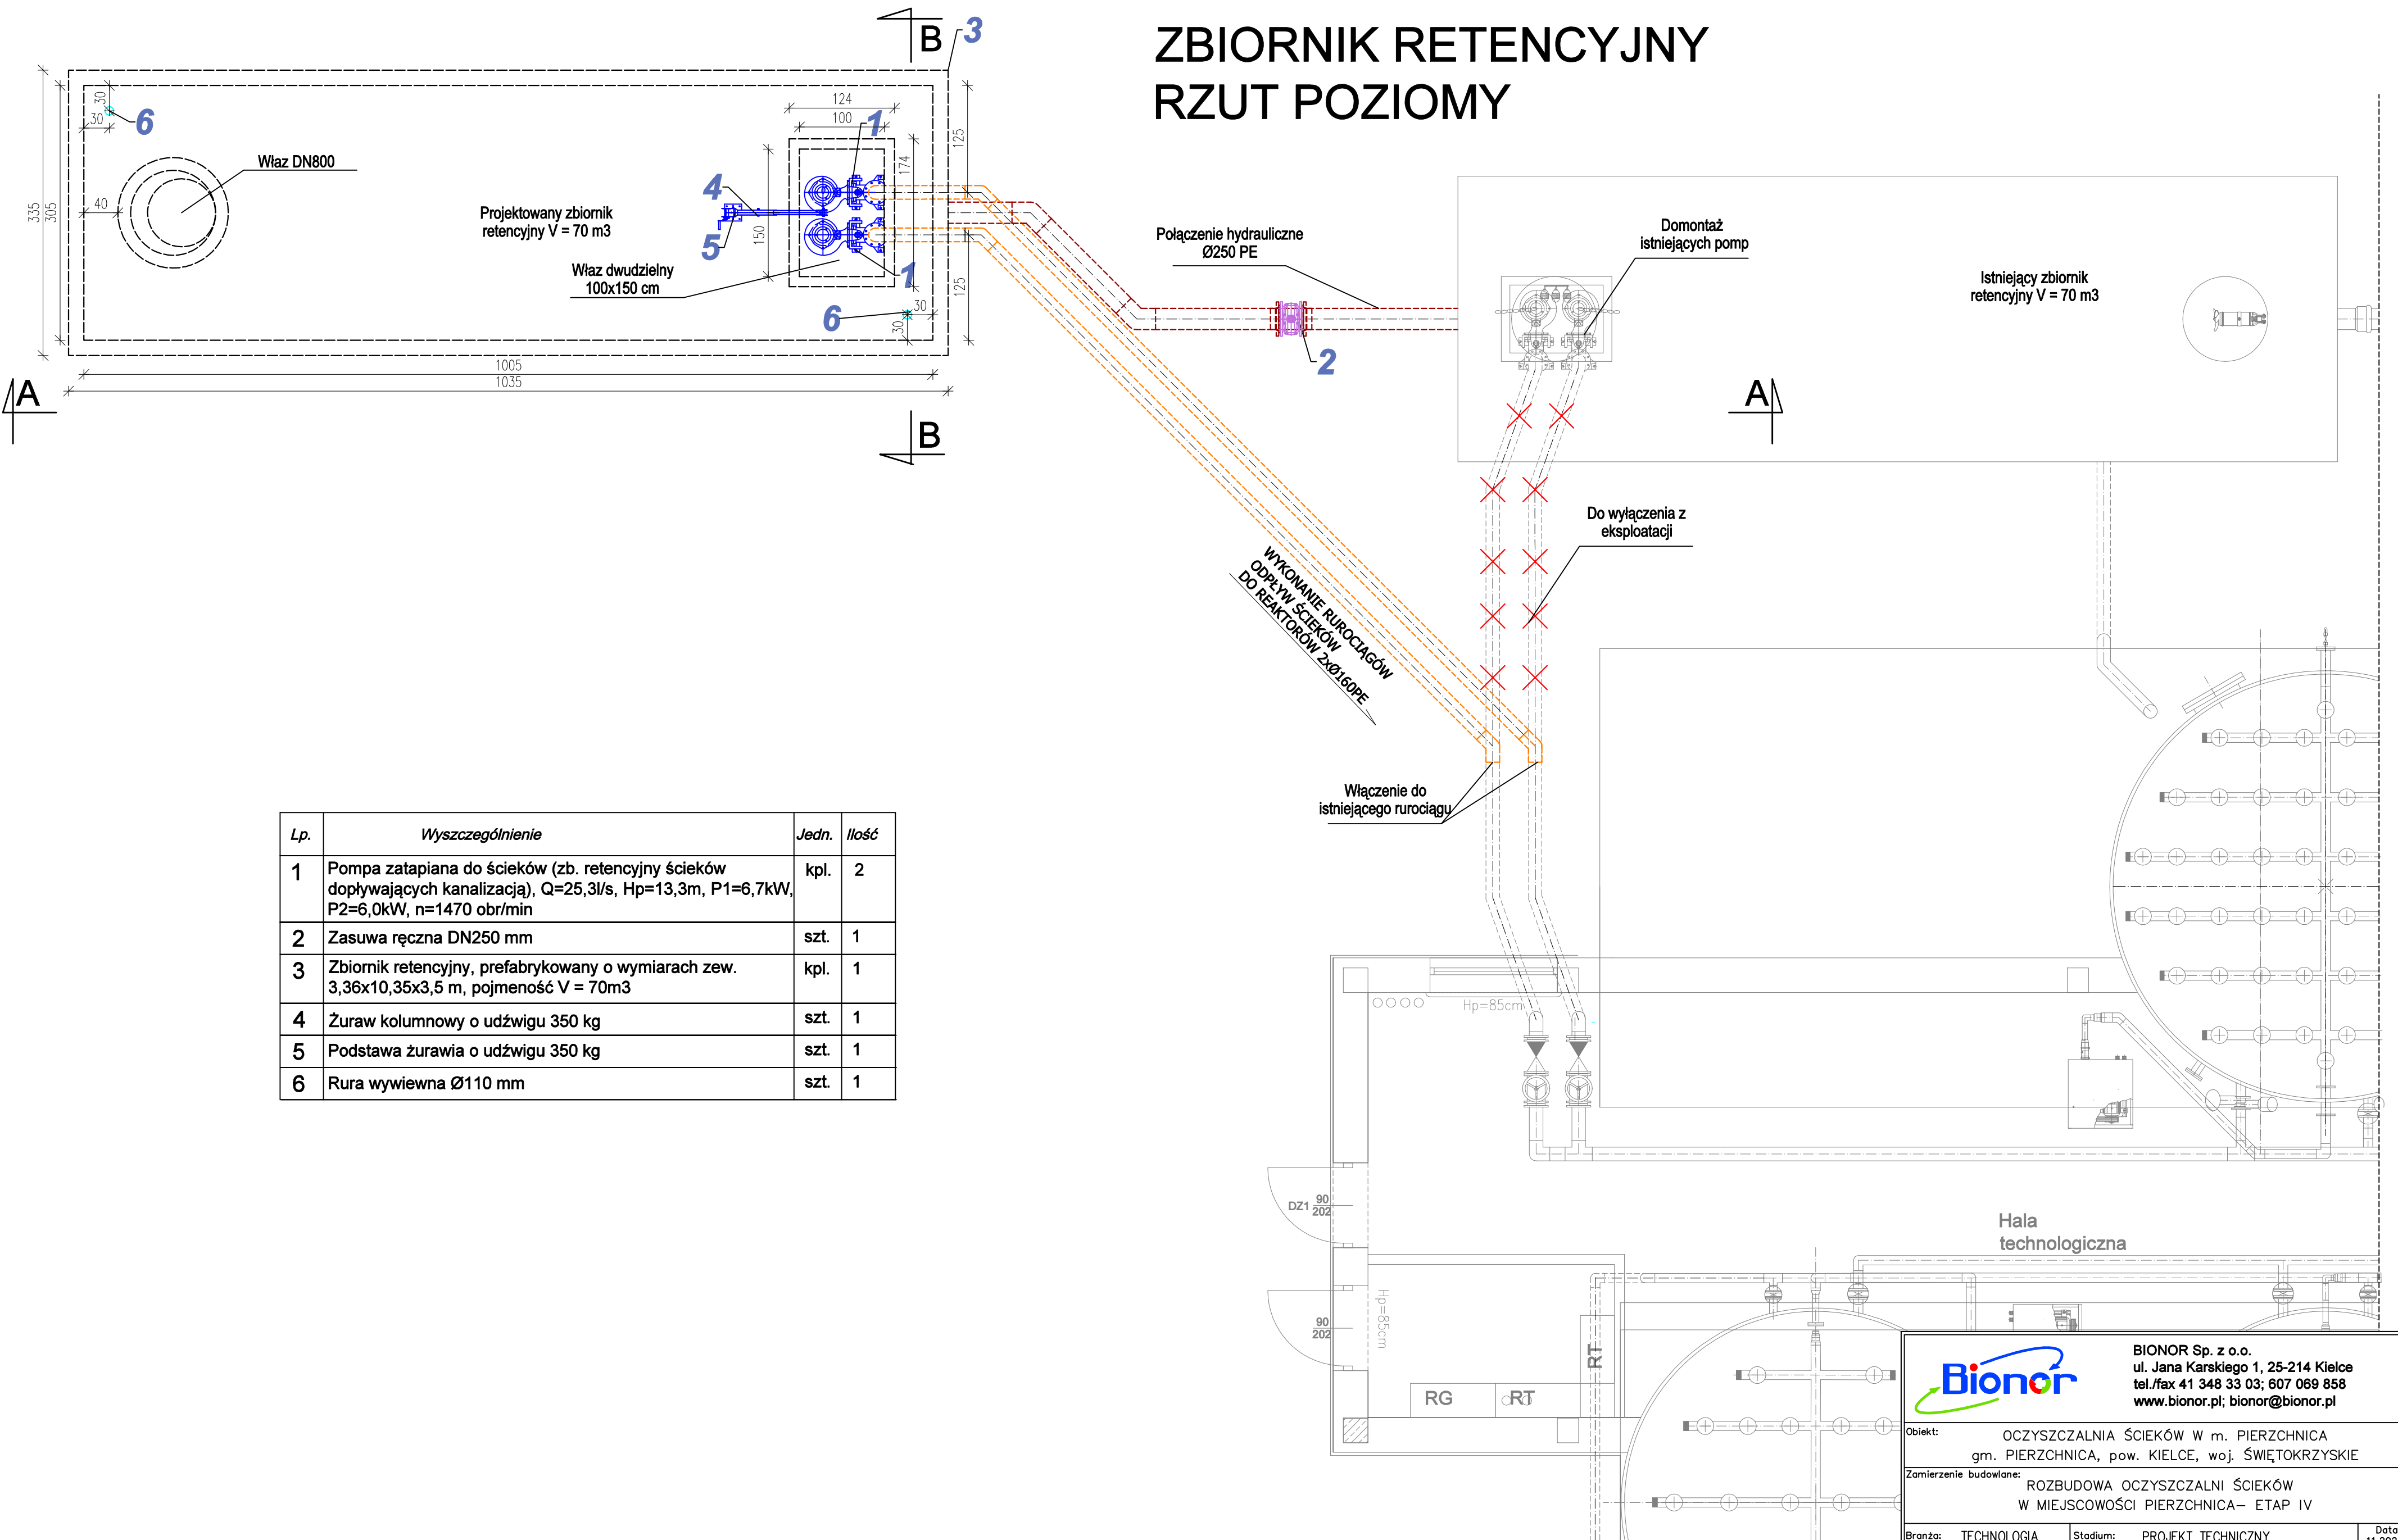



BIONOR Sp. z o.o.
ul. Jana Karłowicza 1, 25-214 Kielce
tel./fax 41 348 33 03; 607 069 858
www.bionor.pl; bionor@bionor.pl

Obiekt:
OCZYSZCZALNIA ŚCIEKÓW W m. PIERZCHNICA
gm. PIERZCHNICA, pow. KIELCE, woj. ŚWIĘTOKRZYSKIE

Zamierzenie budowlane:
ROZBUDOWA OCZYSZCZALNI ŚCIEKÓW
W MIEJSCOWOŚCI PIERZCHNICA – ETAP IV

Branża: TECHNOLOGIA

Stadium: PROJEKT TECHNICZNY

Data
11.2025

Nazwa rysunku:
ZBIORNIK RETENCYJNY – RZUT POZIOMY

Skala
1: 50

Nr rys.
3

Nazwisko	Uprawnienia	Podpis
Projektował mgr inż. T. Religa	Upr.bud.Nr: PDK/0009/POO/07 w zakresie: ścieki, instalacje i urządzenia: wod-kan., ciepł., wentyl. i gaz	
Opracował mgr inż. M. Zawisza		
Sprawił mgr inż. B. Olewińska	Upr.bud.Nr: KL-21/01 w zakresie: ścieki, instalacje i urządzenia: wod-kan., ciepł., wentyl. i gaz – spec. – oczyszczalnie ścieków	