


Starosta Drawski
Dokumentacja projektowa nr
GK.6640.574.2022
była przedmiotem narady
koordynacyjnej przeprowadzonej
za pomocą środków [42.0]
komunikacji elektronicznej
zakończonych w dniu: 28-12-2022
Z up. Starosty
Anna Stankiewicz
PRZEWODNICZĄCY NARADY
KOORDYNACYJNEJ

Załącznik Graficzny Numer 10

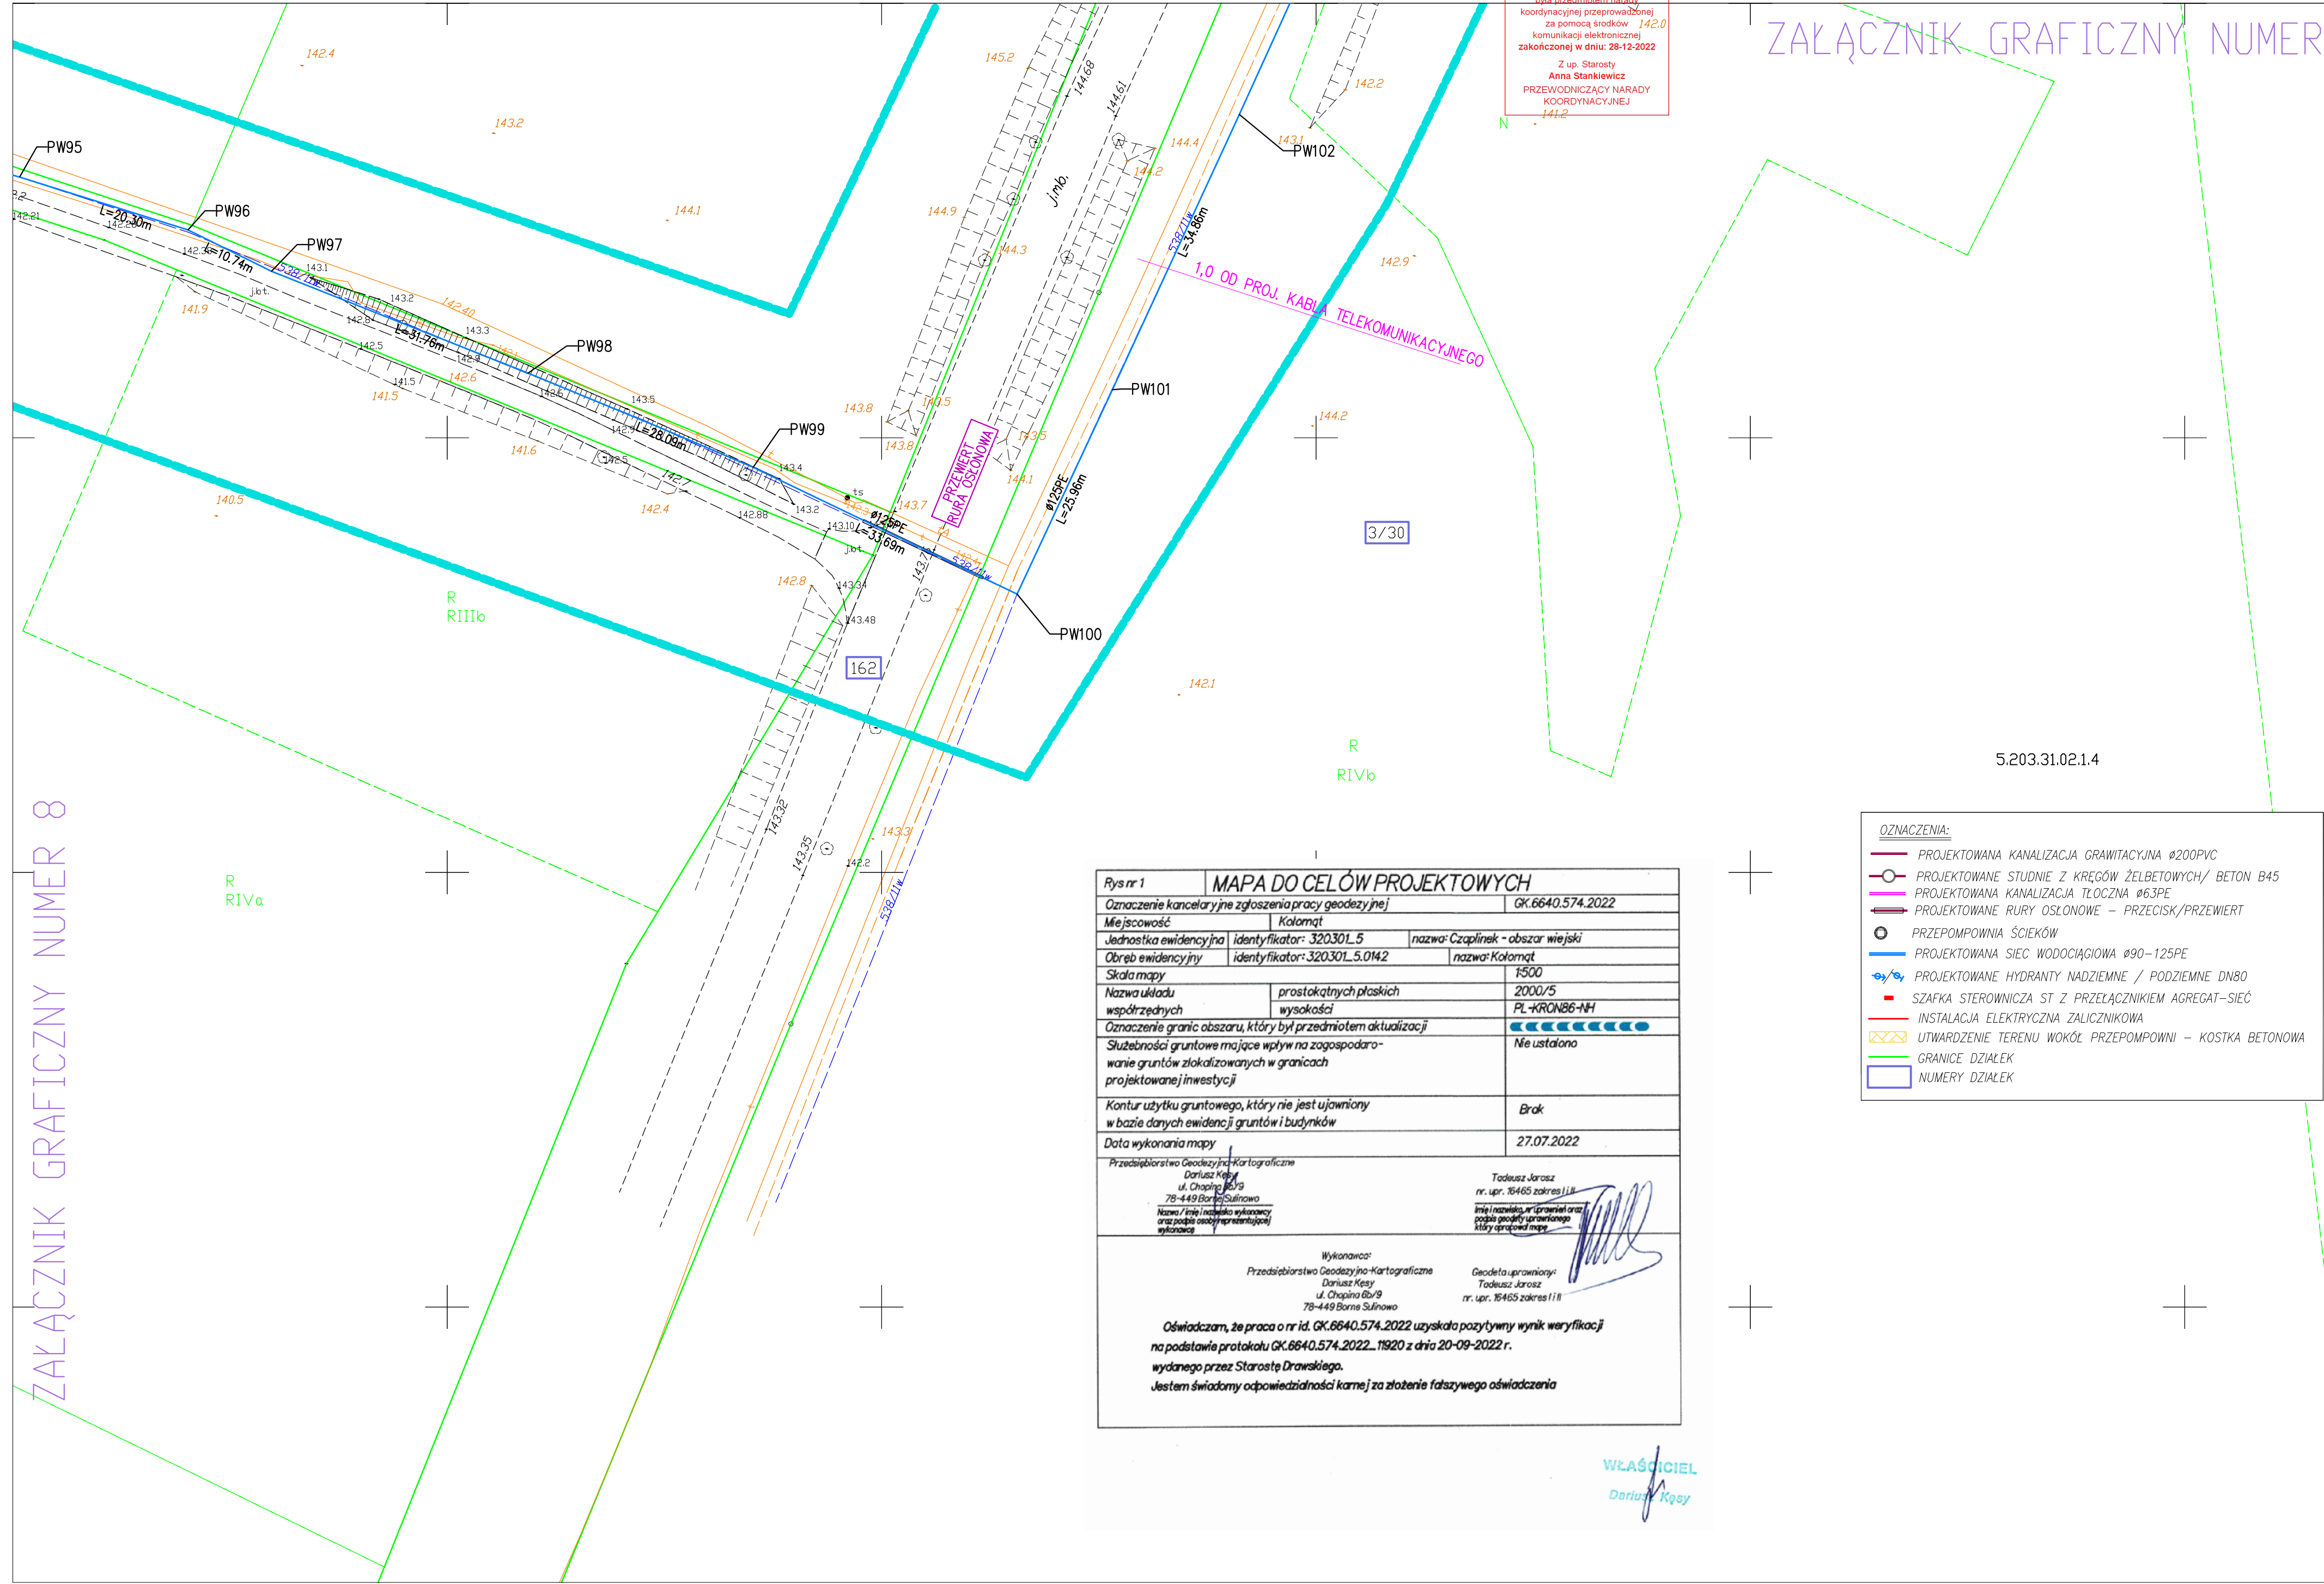

UWAGA:
W ZAKRESIE INWESTYCJI WYSTĘPUJĄ GEODEZYJNE PUNKTY OSNOWE
GEODEZYJNE, KTÓRE ZGODNIE Z USTAWĄ "PRAWO GEODEZYJNE I KARTOGRAFICZNE" PODLAGAJĄ
OCHRONIE. OBOWIĄZKIEM INWESTORA JEST ZABEZPIECZENIE PUNKTÓW
OSNOWY PRZED ZNISZCZENIEM. SPOSÓB ZABEZPIECZENIA NALEŻY ZLECIĆ
FIRMIE GEODEZYJNEJ PRAWODZĄCEJ OBSŁUGĘ INWESTYCJI. W PRZYPADKU
BRAKU MOŻLIWOŚCI ZABEZPIECZENIA PRZED ZNISZCZENIEM PUNKTU
NALEŻY GO PRZENIEŚĆ. OBOWIĄZEK ZLECENIA PRZENIESIENIA PUNKTU
NALEŻY DO INWESTORA I NALEŻY GO ZLECIĆ JEDNOSTCE GEODEZYJNEJ
ROBOTY W POKLIŻU PUNKTÓW OSNOWY GEODEZYJNEJ NALEŻY PROWADZIĆ
POD NADZOREM GEODEZYJNYM.

Rys nr 1		MAPA DO CELÓW PROJEKTOWYCH	
Oznaczenie kancelaryjne zgłoszenia pracy geodezyjnej		GK.6640.574.2022	
Miejscowość	Kolomąt	nazwa: Czaplunek - obszar wiejski	
Jednostka ewidencyjna	identyfikator: 320301_5	nazwa: Czaplunek - obszar wiejski	
Obszar ewidencyjny	identyfikator: 320301_5.0142	nazwa: Kolomąt	
Skala mapy		1:500	
Nazwa układu	prostokątnych płaskich	2000/5	
współrzędnych	wysokości	PL-KRON86-NH	
Oznaczenie granic obszaru, który był przedmiotem aktualizacji			
Służebności gruntowe mające wpływ na zagospodarowanie gruntów zlokalizowanych w granicach projektowanej inwestycji		Nie ustalono	
Kontur użytku gruntowego, który nie jest ujawniony w bazie danych ewidencji gruntów i budynków		Brak	
Data wykonania mapy		27.07.2022	
<div>Przedsiębiorstwo Geodezyjno-Kartograficzne Dariusz Kęsy ul. Chopina 6/9 78-449 Baranów Sulimow Nazwa / imię i nazwisko wykonawcy oraz podpis geodety wykonującego mapę</div> <div>Tadeusz Jarosz nr. upr. 16465 zakres I/II Imię i nazwisko, nr uprawnień oraz podpis geodety wykonującego mapę </div>			
<div>Wykonawca: Przedsiębiorstwo Geodezyjno-Kartograficzne Dariusz Kęsy ul. Chopina 6/9 78-449 Baranów Sulimow</div> <div>Geodeta uprawniony: Tadeusz Jarosz nr. upr. 16465 zakres I/II</div>			
Oświadczam, że praca o nr id. GK.6640.574.2022 uzyskała pozytywny wynik weryfikacji na podstawie protokołu GK.6640.574.2022..11920 z dnia 20-09-2022 r. wydanego przez Starostę Drawskiego. Jestem świadomy odpowiedzialności karnej za złożenie fałszywego oświadczenia			

- OZNACZENIA:
- PROJEKTOWANA KANALIZACJA GRAWITACYJNA Ø200PVC
 - PROJEKTOWANE STUDNIE Z KRĘGÓW ŻELBETOWYCH/ BETON B45
 - PROJEKTOWANA KANALIZACJA TŁOCZNA Ø63PE
 - PROJEKTOWANE RURY OSŁONOWE - PRZECISK/PRZEWIERT
 - PRZEPOMPOWNIA ŚCIEKÓW
 - PROJEKTOWANA SIĘĆ WODOCIĄGIOWA Ø90-125PE
 - PROJEKTOWANE HYDRANTY NADZIEMNE / PODZIEMNE DN80
 - SZAFKA STEROWNICZA ST Z PRZELĄCZNIKIEM AGREGAT-SIEĆ
 - INSTALACJA ELEKTRYCZNA ZALICZNIKOWA
 - UTWARDZENIE TERENU WOKÓŁ PRZEPOMPOWNI - KOSTKA BETONOWA
 - GRANICE DZIAŁEK
 - NUMERY DZIAŁEK

 PRACOWNIA PROJEKTOWA EKO-INSTAL Harasimowicz i Wspólnicy Sp.J. tel. 501 252 120 ul.Koszyńców Gdynskich 61/2, 66-400 Gorzów Wlkp. NIP 5961646792 REGON 080009361 email : biuro@eko-instal.biz www.eko-instal.biz			
Nazwa elementu projektu budowlanego	PROJEKT ZAGOSPODAROWANIA TERENU		
Nazwa zamierzenia budowlanego	SIĘĆ WODOCIĄGIOWA ROZDZIELCA I KANALIZACJA SANITARNA GRAWITACYJNO-TŁOCZNA WRAZ Z INFRASTRUKTURĄ TOWARZYSZĄCĄ		
Adres i kategoria obiektu budowlanego	MIEJSCOWOŚĆ KOŁOMĄT, GMINA CZAPLINEK POWIAT DRAWSKO POMORSKIE KATEGORIA OBIEKTU XXVI		
Identyfikatory działek ewidencyjnych	320301_5.0142.25/13, 320301_5.0142.32, 320301_5.0142.6/18, 320301_5.0142.6/21, 320301_5.0142.130/3, 320301_5.0142.130/4, 320301_5.0142.6/9, 320301_5.0142.130/1, 320301_5.0142.7/1, 320301_5.0142.134, 320301_5.0142.149/5, 320301_5.0142.146, 320301_5.0142.162, 320301_5.0142.3/30, 320301_5.0142.163, 320301_5.0142.162, 320301_5.0142.3/30, 320301_5.0142.163, 320301_5.0142.165, 320301_5.0142.165, JEDNOSTKA EWIDENCYJNA CZAPLINEK OBSZAR WIEJSKI		
INWESTOR	GMINA CZAPLINEK		
BRANŻA	UL. RYNEK 6, 78-550 CZAPLINEK		
PROJEKTANT	mgr inż. Waldemar Harasimowicz Upr. projekt. w specjaln. instalac. w zakresie sieci, inst. i urządz. gaz., wodoci. i kanalizac. nr LUKG/0010/PODS/05		
SPRAWDZIŁ	mgr inż. Elwira Kramm Upr. projekt. w specjaln. instalac. w zakresie sieci, inst. i urządz. gaz., wodoci. i kanalizac. nr LUKG/0034/PODS/03		
BRANŻA	ELEKTRYCZNA		
PROJEKTANT	mgr inż. Zenon Cybulski Upr. projekt. w specjaln. instalac. w zakresie sieci, inst. i urządz. elektrycznych nr LUKG/0003/PODE/05		
SPRAWDZIŁ	mgr inż. Jacek Sawicki Upr. projekt. w specjaln. instalac. w zakresie sieci, inst. i urządz. gaz., wodoci. i kanalizac. nr LUKG/0005/PODE/05		
PROJEKT ZAGOSPODAROWANIA TERENU		DATA 04.11.2022	SKALA 1:500
			RYŚ.NR 9