


144.4
A TELEKOMUNIKACYJNEGO

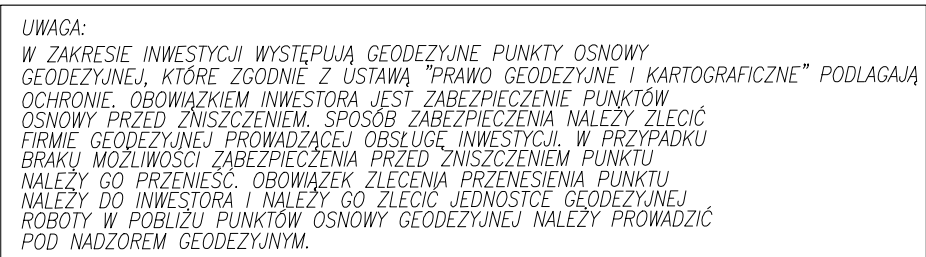

 EKO-INSTAL PRACOWNIA PROJEKTOWA		tel. 502 252 120 ul. Koszarowa Gdynia 61/2, 60-400 Gdynia Wlkp. NIP 516-1468732 REGON 080009361 email : biuro@eko-instal.biz www.eko-instal.biz		
PROJEKT WYKONAWCZY				
Nazwa elementu projektu	SIĘĆ WODOCIĄGOWA ROZDZIELNICZĄ I KANALIZACJĄ SANITARNĄ GRANTYCIĄNO-ŁŁCZCZĄNA WRAZ Z INFRASTRUKTURĄ TOWARZYSZĄCĄ			
Nazwa zamawiającego budowlanego	MIEJSKOWOŚĆ KOŁOMĄT, GMINA CZAPLINEK			
Adres i kategoria obiektu budowlanego	POWIAT DRAWSKO POMORSKIE			
	KATEGORIA OBIEKTU XVI			
Identyfikatory działek ewidencyjnych	32.03.01.5.0142.25/13, 32.03.01.5.0142.32, 32.03.01.5.0142.6/18, 32.03.01.5.0142.6/21, 32.03.01.5.0142.130/3, 32.03.01.5.0142.130/4, 32.03.01.5.0142.6/9, 32.03.01.5.0142.130/1, 32.03.01.5.0142.7/1, 32.03.01.5.0142.134, 32.03.01.5.0142.149/5, 32.03.01.5.0142.146, 32.03.01.5.0142.167, 32.03.01.5.0142.3/40, 32.03.01.5.0142.163, 32.03.01.5.0142.165,			
	JEDNOSTKA EWIDENCYJNA CZAPLINEK OBSZAR WIEJSKI			
	GMINA CZAPLINEK			
INWESTOR	UL. RYNEK 6, 78-550 CZAPLINEK			
BRANŻA	SANITARNIA			
PROJEKTANT	mgr inż. Waldemar Harasimowicz Upr. projekt. w specjaln. instalac. w zakresie sił, inst. i urządzeń, gaz, wodoc., kanalizac. nr LUKG/0010/PO05/05			
SPRAWDZIC	mgr inż. Elwira Kramon Upr. projekt. w specjaln. instalac. w zakresie sił, inst. i urządzeń, gaz, wodoc., kanalizac. nr LUKG/0034/PO03/03			
BRANŻA	ELEKTRYCZNA			
PROJEKTANT	mgr inż. Zenon Cybulu Upr. projekt. w specjaln. instalac. w zakresie sił, inst. i urządzeń, elektryczna nr LUKG/0004/PO05/05			
SPRAWDZIC	mgr inż. Jacek Sawicki Upr. projekt. w specjaln. instalac. w zakresie sił, inst. i urządzeń, gaz, wodoc., kanalizac. nr LUKG/0005/PO06/05			
PROJEKT ZAGOSPODAROWANIA TERENU		DATA 04.04.2023	SKALA 1:500	RYS. NR 13