

Oświadczenie


Oświadczam, że uzyskałem pozytywny
wynik weryfikacji roboty zgłoszonej w
Wydziale Geodezji i Kartografii
Powiatu Łódzkiego Wschodniego
pod numerem PODGIK.6640.2442.2021
zgodnie z protokołem wydanym w dniu 07.07.2021
Nr zasobu: P.1006.2021.2539

Jestem świadomy odpowiedzialności karnej
za składanie fałszywych zeznań
zgodnie z art. 233 Kodeksu Karnego,
co potwierdzam własnoręcznym podpisem.

Z poważaniem

GEODETA UPRAWNIONY

mgr inż. Paweł Woźny
nr upr. 21341

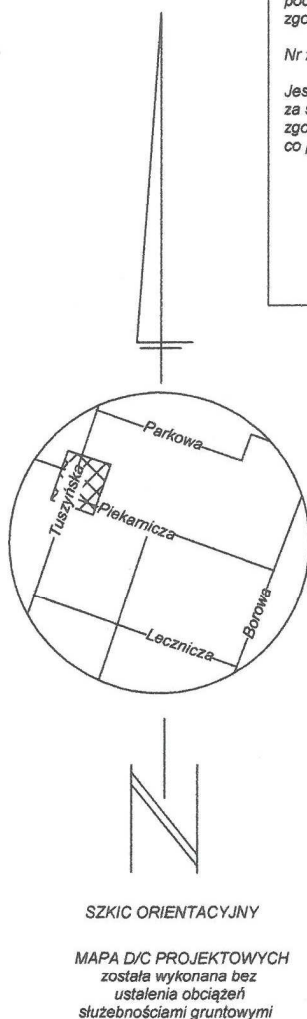

MAPA DO CELÓW PROJEKTOWYCH

Skala 1:500

Opracowano na podstawie mapy zasadniczej gm. Andrespol; sekcja 7.162.09.11.4.4 oraz porównania z terenem z dnia 24.06.2021 r w układzie xy 2000 i wysokości Kronsztadt 60.

gm. Andrespol 100602_2
obr. Wiśniowa Góra
100602_2.0009
ul. Tuszyńska 64
dz. nr 256/3

Wykonawca mapy:
USŁUGI GEODEZYJNE
Paweł Woźny
Upr. geod. nr 21341
tel. 508 310 509

NR PODGIK.6640.2442.2021

Łódź dnia 24.06.2021



LEGENDA

	GRANICE TERENU
	ISTNIEJĄCY BUDYNEK OBJĘTY OPRACOWANIEM
	PROJEKTOWANA ROZBUDOWA
	GŁÓWNE WEJŚCIE DO BUDYNKU
	WYJŚCIE EWAKUACYJNE Z BUDYNKU
	WJAZD / WYJAZD Z DZIAŁKI (projektowany)
	ILOŚĆ KONDYGNACJI
	ISTNIEJĄCY HYDRANT NA SIECI WODOC.
	TEREN ZIELONY
	MIJESKA POSTOJOWE
	MIJESCE GROMADZENIA ODPADÓW
	PROJEKTOWANA KANALIZACJA DESZCZOWA
	ROZBUDOWA PRZYŁĄCZA WODY -RUROCIĄG DN50PE
	PROJEKTOWANA KANALIZACJA SANITARNA

- ① ISTNIEJĄCY BUDYNEK PODLEGAJĄCY PRZEBUDOWIE
② PROJEKTOWANA ROZBUDOWA

BILANS TERENU:	
POWIERZCHNIA TERENU	-2004,00 m ²
POWIERZCHNIA ZABUDOWY	-744,62 m ²
POWIERZCHNIA UTWARDZONA	-975,09 m ²
POWIERZCHNIA ZIELENI	-284,29 m ²

Nazwa i adres obiektu: PROJEKT TECHNICZNY PRZEBUDOWA I ROZBUDOWA BUDYNKU GMINNEGO OŚRODKA KULTURY(kat. IX) m. Wiśniowa Góra, ul. Tuszyńska 64, jedn. ewid. 100602_2 Andrespol dz. nr ewid. 256/3, 259/1 obręb 0009		Nr strony	Nr rysunku
Treść rysunku: PROJEKT ZAGOSPODAROWANIA TERENU		Skala: 1:500	Data: kwiecień 2023
Branża:	Projektant (imię i nazwisko):	Nr uprawnień:	Podpis:
Architektura	Projektant: mgr inż. arch. Dominika Krogulska	133/99/WŁ do projektowania bez ograniczeń w specjalności architektonicznej	
	Projektant sprawdzający: mgr inż. arch. Anna Chmielak	68/98/WŁ do projektowania bez ograniczeń w specjalności architektonicznej	
Instalacje sanitarne	Projektant: mgr inż. Agnieszka Kindl	LOD/0172/POOS/04 do wykonywania samodzielnej funkcji projektanta w specjalności instalacyjno-inżynieryjnej	
	Projektant sprawdzający: mgr inż. Łukasz Grzymiski	LOD/0679/POOS/07 do projektowania bez ograniczeń w specjalności instalacyjnej	