

Województwo: KUJAWSKO-POMORSKIE
Powiat: CHEŁMIŃSKI [0404]
Jednostka ewidencyjna: LISEWO 040404_2
Obręb: KAMLARKI 0005
Działka: 85
Adres: KAMLARKI
Położenie: KAMLARKI

MAPA DO CELÓW PROJEKTOWYCH
SKALA 1:1000

Układ odniesienia: PL-ETRF89 , układ wsp. płaskich: PL-2000 strefa 6 (18°), układ wys.: PL-KRON86-NH
Sekcje mapy: 6.197.25.09.2
ID:GKN.D.6640.1550.2021
30.11.2021

"DOMIAR"
USŁUGI GEODEZYJNE
Rafał Dobek
Grubno 69, 86-212 Stolina
tel. 605 087 018
NIP: 8751466192; Regon: 340746390
GEODETA UPRAWNIONY
mgr inż. Rafał Dobek
Nr upr. 22081

Poświadczam, że niniejsze opracowanie zostało opracowane w wyniku prac geodezyjnych i kartograficznych, które zostały wykonane zgodnie z obowiązującymi przepisami i standardami, a także że niniejsze opracowanie zawiera wszystkie niezbędne dane i informacje, które są potrzebne do wykonania projektu.

Identyfikator zgłoszenia: GKN.D.6640.1550.2021

Organ prowadzący: Powiatowy Urząd Geodezji i Kartografii w Chełmnie


W wykonaniu: mgr inż. Rafał Dobek

Identyfikator ewidencyjny: 21.1381

Wpisania do ewidencji: 16.12.2021

Imię, nazwisko i podpis: mgr inż. Rafał Dobek
tel. 605 087 018
Nr upr. 22081

GEODETA UPRAWNIONY

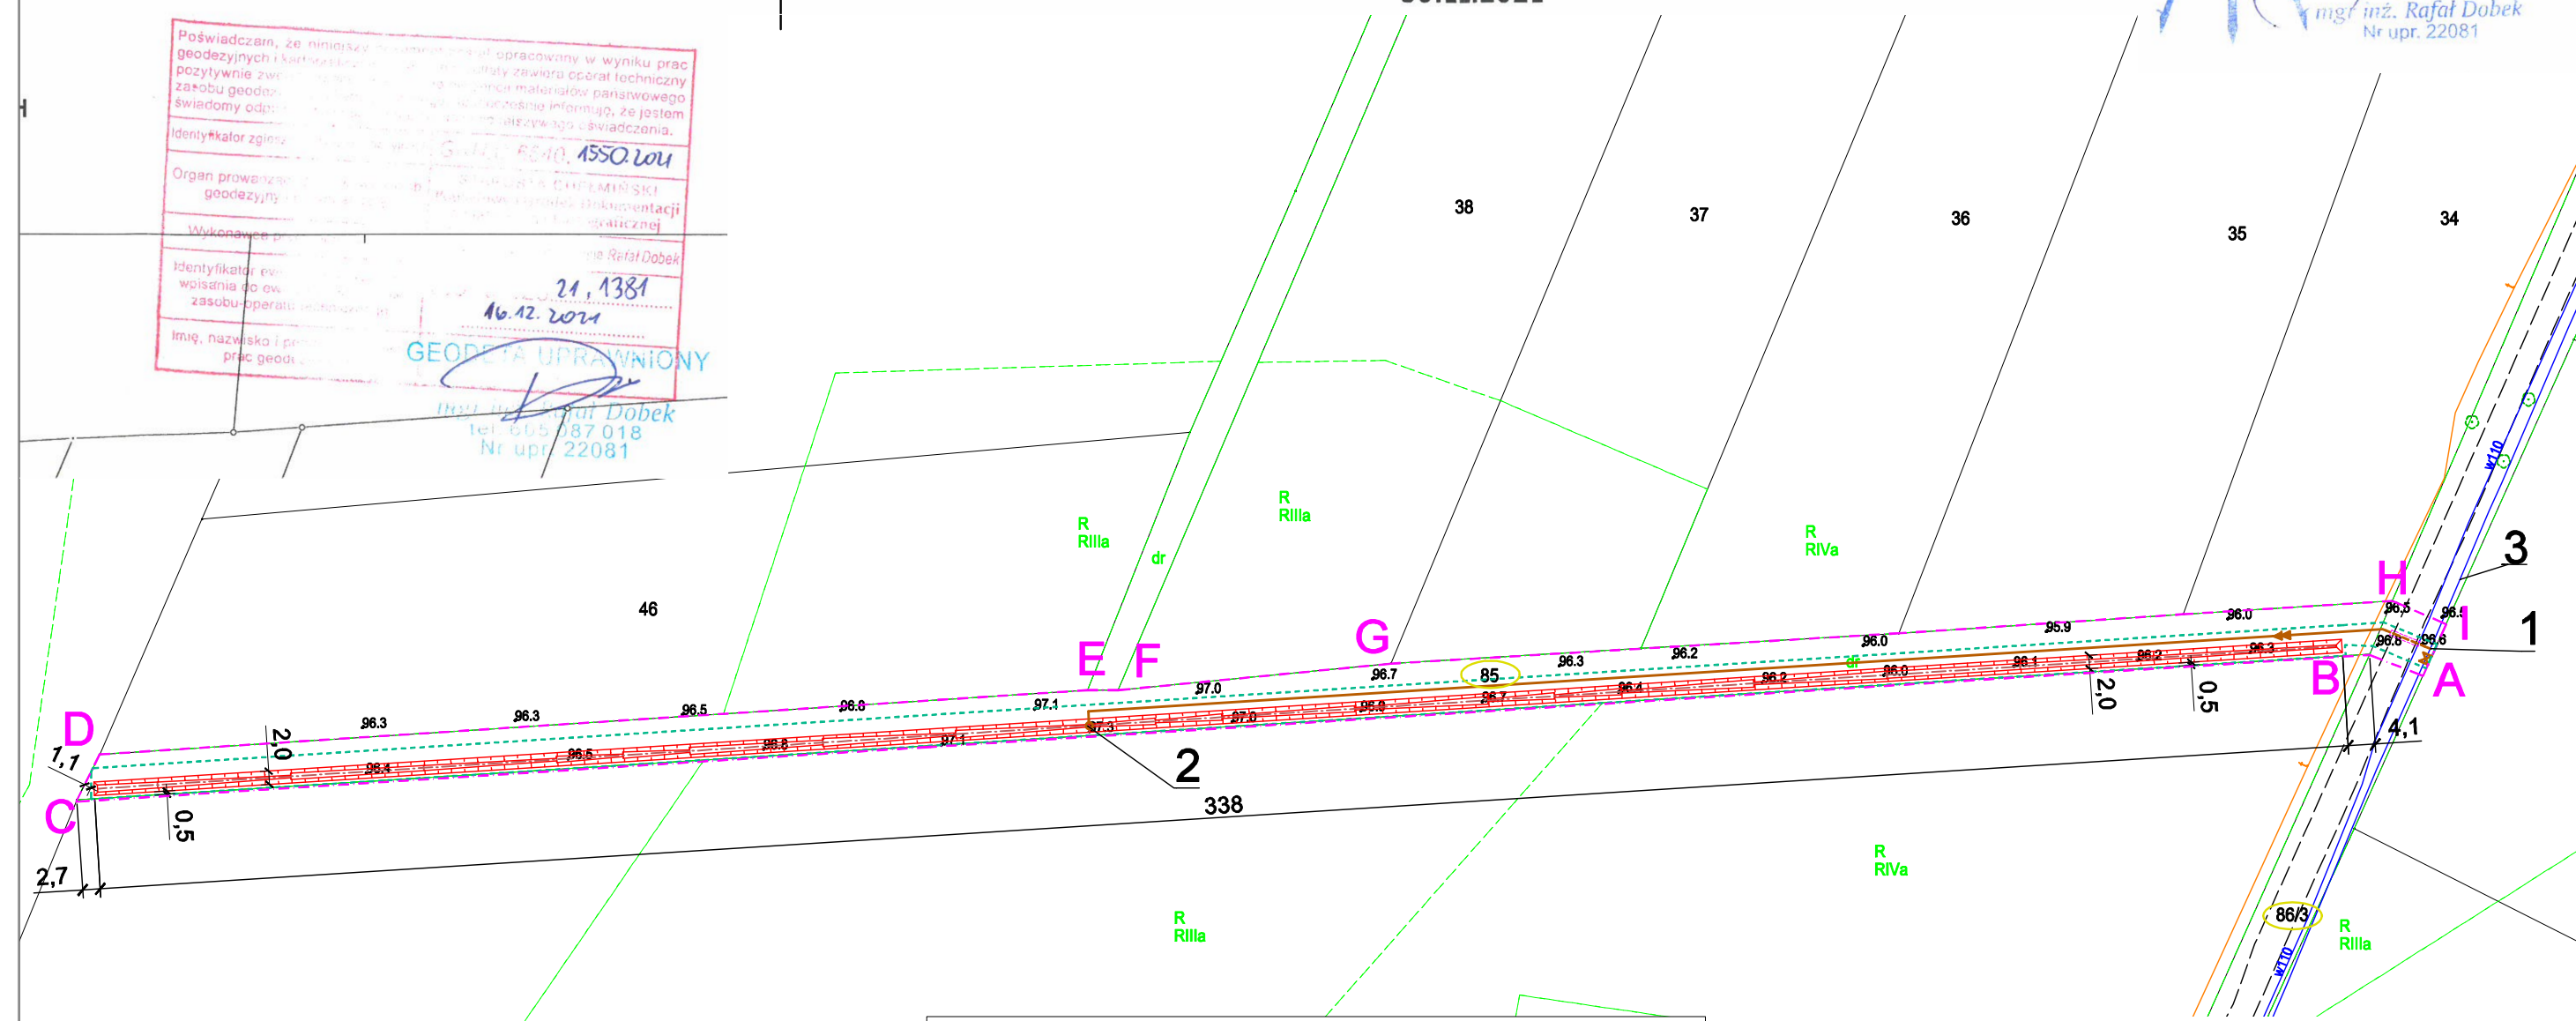

LEGENDA:

- projektowany przewód wód popłucznych Ø 110;
- projektowana zasuwa dn100 na istniejącym przewodzie tłocznym;
- projektowana rura osłonowa na przewodzie tłocznym
- projektowany rów;
- granica terenu inwestycji
- zasięg obszaru oddziaływania obiektu
- działki na których zlokalizowana jest inwestycja

OZNACZENIA:

- 1 - Projektowane miejsce włączenia do istn. przewodu tłocznego (W2);
- 2 - Wylot przewodu tłocznego wewnątrz proj. studni rozprężnej Dn 1000mm (W1);
- 3 - Istniejący przewód wód popłucznych PE110;

PROJEKT ZAGOSPODAROWANIA
TERENU
1 : 1 000

Inwestycja: Budowa przewodu tłocznego, wylotu i rowu do odprowadzenia do ziemi oczyszczonych wód popłucznych ze stacji wodociągowej w Kamlarkach gmina Lisewo				
Obiekt: Gminna stacja wodociągowa w Kamlarkach				
Branża: sanitarna		Lokalizacja obiektu: obręb: Kamlarki; nr dz.: 32/4		
Inwestor: Gmina Lisewo, ul. Chełmińska 2, 86-230 Lisewo				
Firma: PRZEDSIĘBIORSTWO GOSPODARKI WODNO-ŚCIEKOWEJ "BIOBOX" Wiesław Mikołajczuk, ul.Polna 101/15; 87-100 Toruń				
Funkcja	Imię i nazwisko	Nr uprawnień	Specjalność	Podpis
Projektant br. sanitarna:	mgr inż. Wiesław Mikołajczuk	UAN-N-V/60/TO/84	instalacyjno - inżynierska w zakresie sieci sanitarnych z ograniczeniem do sieci wod-kan	
Projektant sprawdzający:	mgr inż. Katarzyna Jakubowska	KUP/0149/POOS/09	instalacyjna w zakresie sieci, urządzeń dopływ, wentylacyjnych, gazowych, wodociagowych i kanalizacyjnych	
	Rodzaj projektu: Projekt Zagospodarowania Terenu	Data opracowania: 23.01.2023r.	Skala: 1:1 000	Nr rys.: 2