


RZUT PIWNIC INSTALACJA WOD-KAN

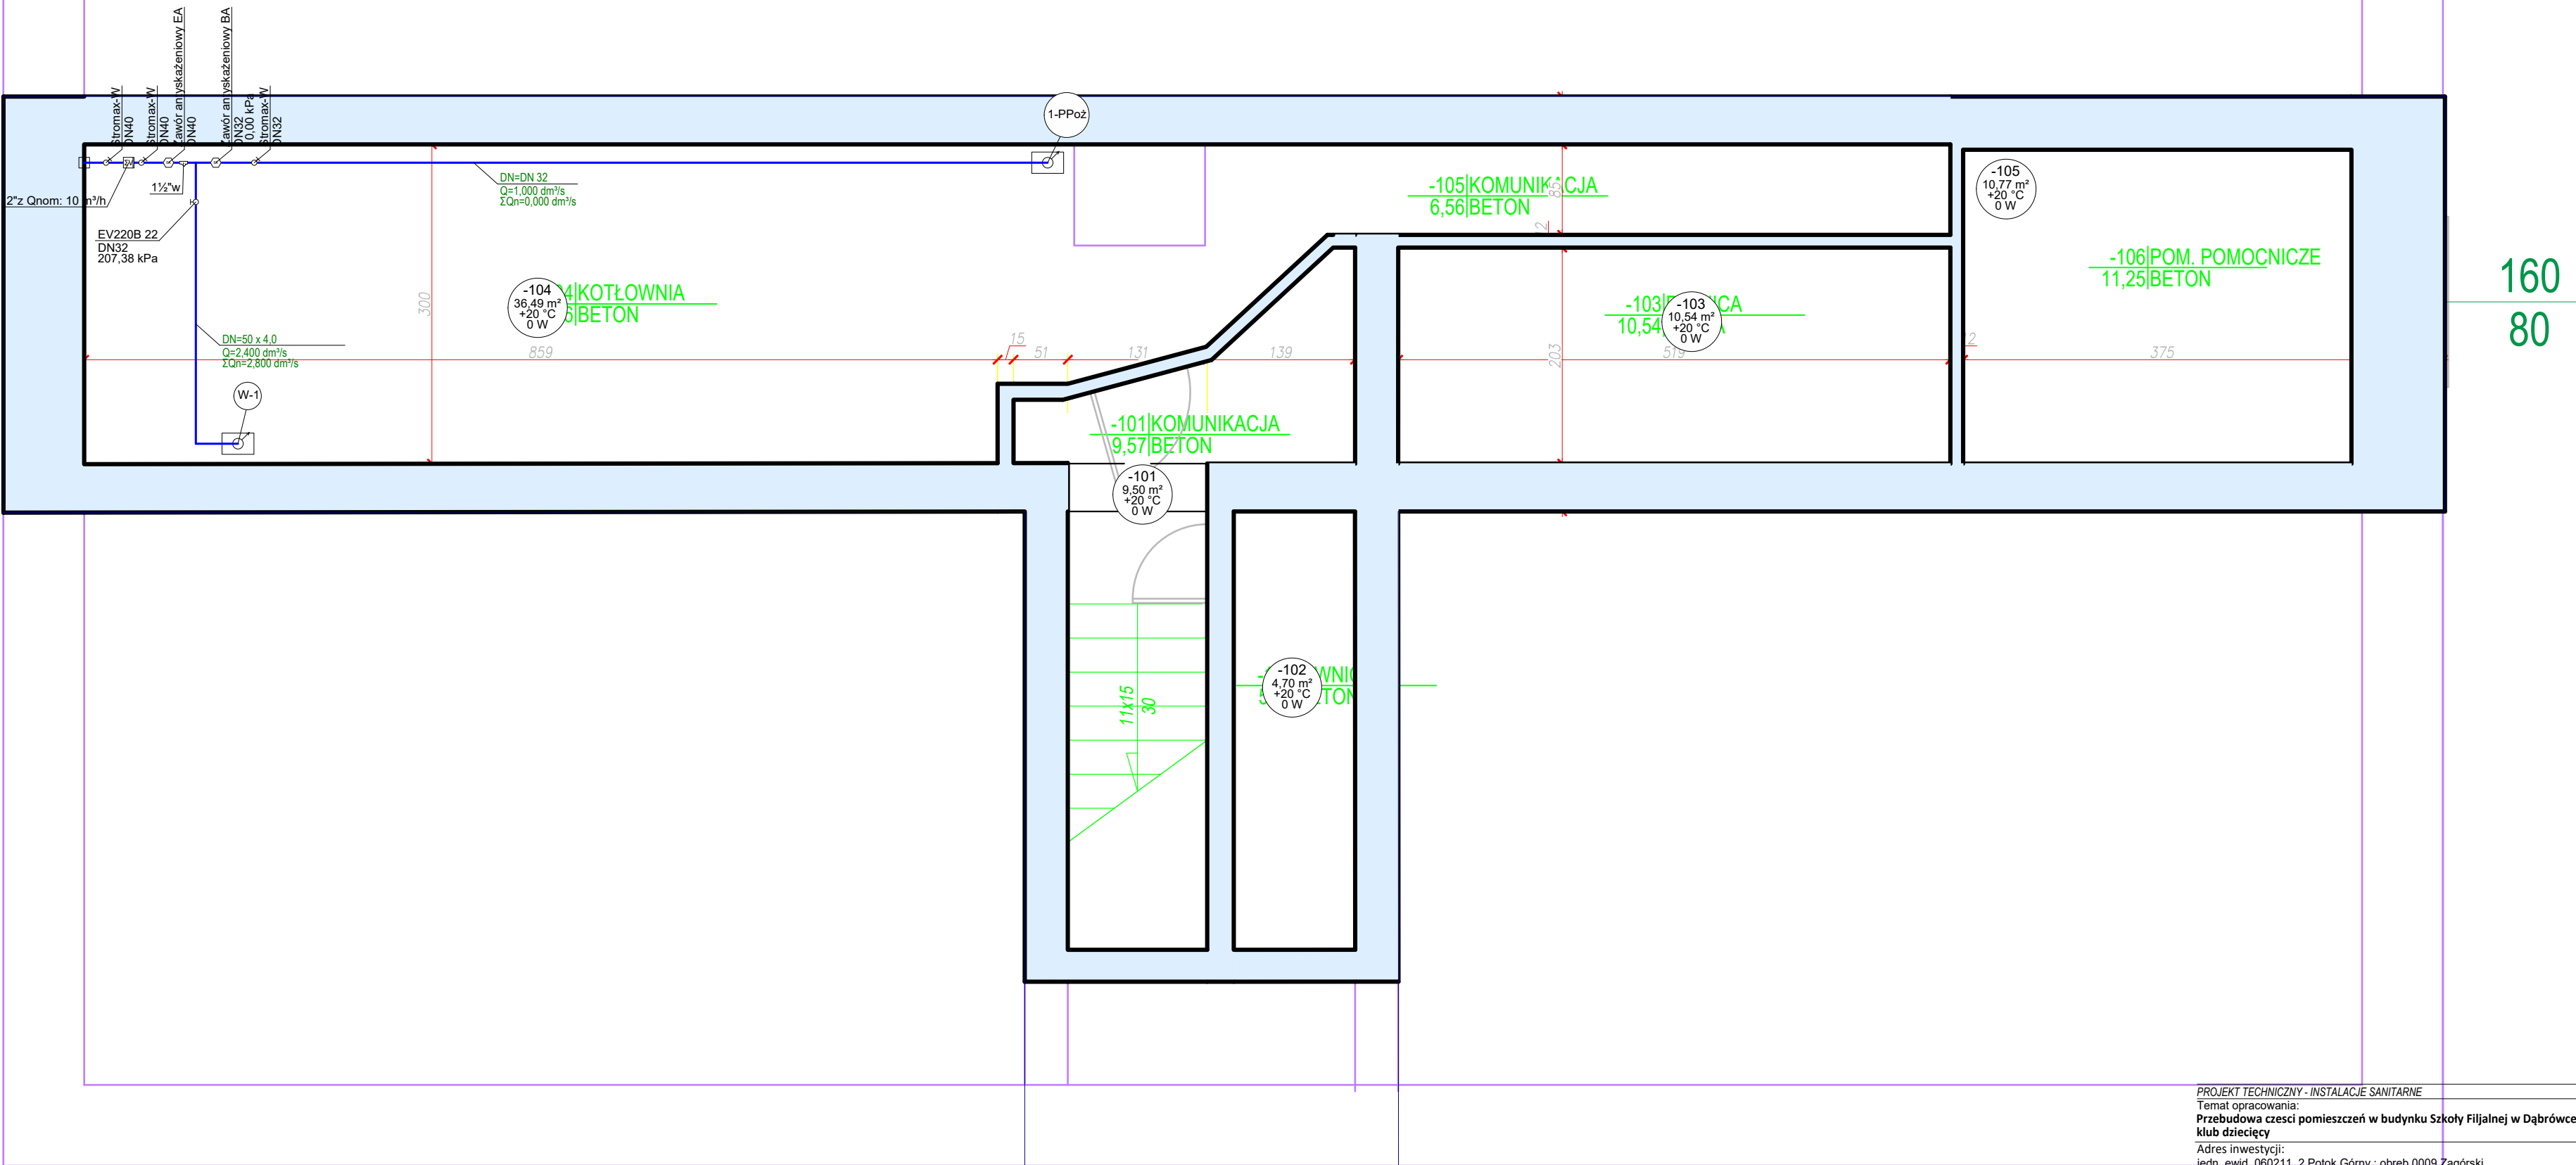

| | | |
|--|----------------------------------|--------|
| PROJEKT TECHNICZNY - INSTALACJE SANITARNE | | |
| Temat opracowania: Przebudowa części pomieszczeń w budynku Szkoły Filjalnej w Dąbrowce z przeznaczeniem na klub dziecięcy | | |
| Adres inwestycji: jedn. ewid. 060211_2 Potok Górny; obręb 0009 Zagórski dz. nr weid. 363 (id. działki 060211_2.0009.363) | | |
| Projektant mgr inż. Leszek Konopka | Nr uprawnień PDK/0058/POOS/22 | Podpis |
| Sprawdził mgr inż. Wojciech Franczyk | PDK/0068/PWOS/21 | |
| Tytuł rysunku Instalacja WOD-KAN - PIWNICE | | |
| Skala 1:50 | Data: 06.2024 | |