

MAPA DO CELÓW PROJEKTOWYCH

Skala 1:500

Certigos Engineering Sp. z o.o.  
ul. Brzezińska 8A, 44-203 Rybnik  
NIP: 6423233789 REGON: 520542589 KRS: 0000932990

Jednostka ewidencyjna: 440701\_1 Lubliniec?

Obręb ewidencyjny: 0002 Lubliniec

Działka: 69, 70, 71, 72, 353/67, 232, 2499/8 i inne, ul. Cegielniana?

Sekcja: 6.139.27.16.1.3., 6.139.27.16.3.1., 6.139.27.16.3.3., 6.139.27.21.1.1., 6.139.27.21.1.2.


Układ współrzędnych płaskich prostokątnych: 2000 strefa 6

Układ wysokości: PL-EVRF2007-NH

Nie wyklucza się istnienia w terenie innych, nie wykazanych na niniejszej mapie elementów uzbrojenia terenu, które nie były zgłoszone do inwentaryzacji lub o których brak jest informacji w instytucjach branżowych.

Oznaczenie kancelaryjne: WGK.6640.1.778.2022

Rybnik dnia 18.04.2023

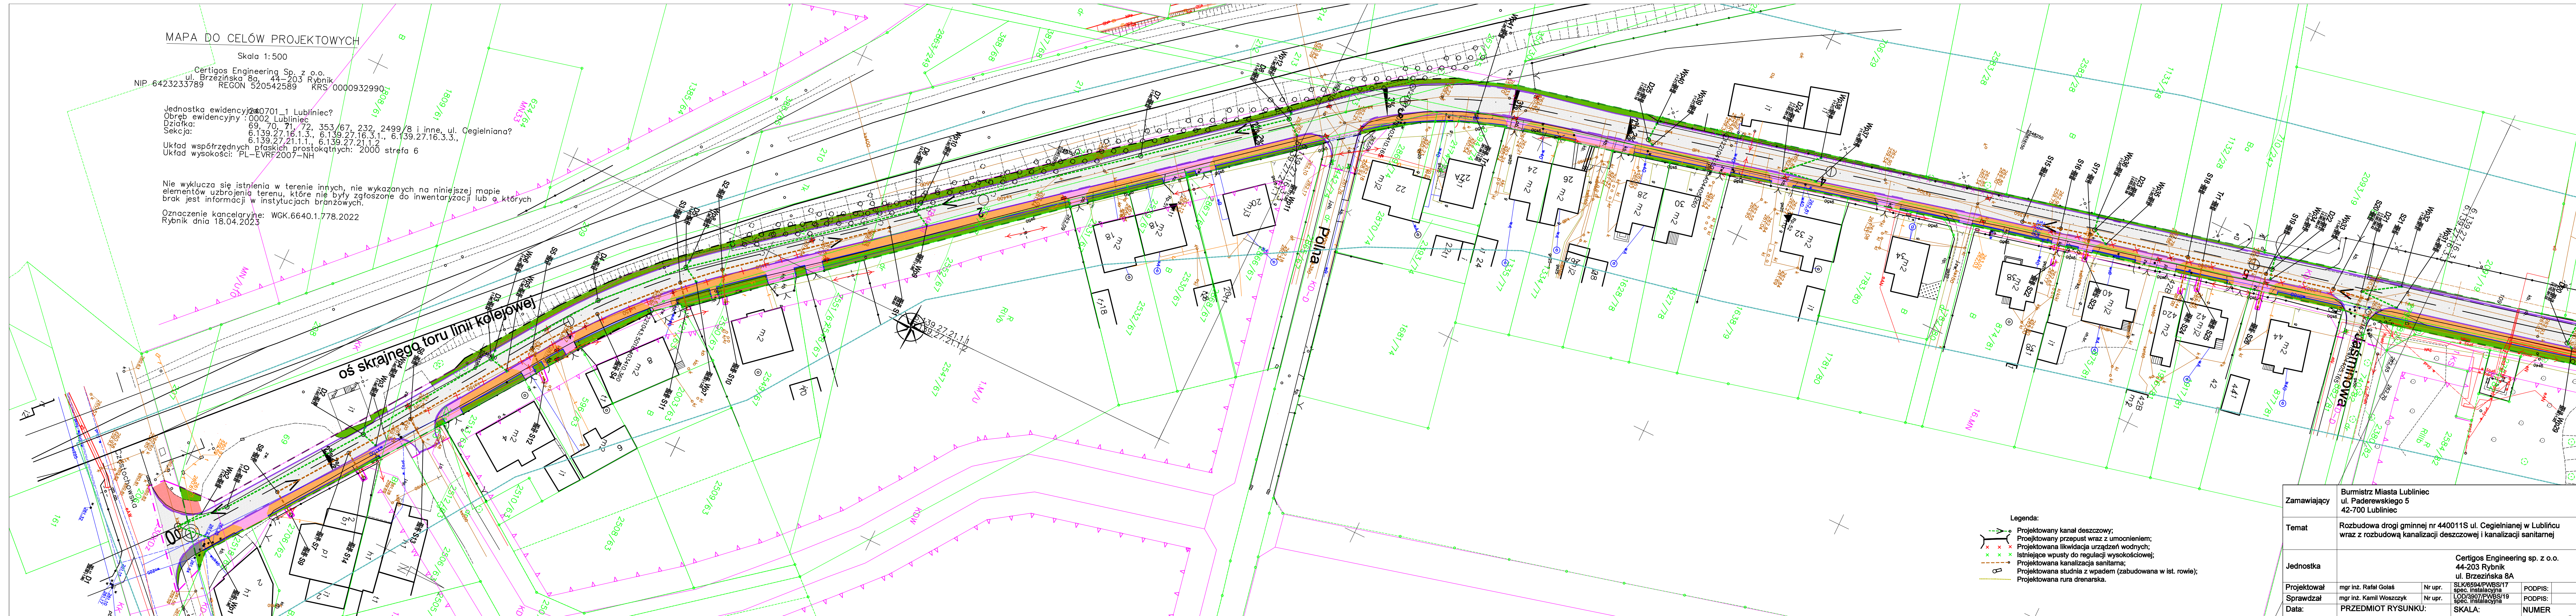

|               |   |         |                     |
|---------------|---|---------|---------------------|
| Zamawiający   | Burmistrz Miasta Lubliniec<br>ul. Paderewskiego 5<br>42-700 Lubliniec   |         |                     |
| Temat         | Rozbudowa drogi gminnej nr 440011S ul. Cegielnianej w Lublińcu wraz z rozbudową kanalizacji deszczowej i kanalizacji sanitarnej |         |                     |
| Jednostka     | Certigos Engineering sp. z o.o.<br>44-203 Rybnik<br>ul. Brzezińska 8A   |         |                     |
| Projektował   | mgr inż. Rafał Golaś  | Nr upr. | SLK/6594/PWBS/17    |
| Sprawdzał     | mgr inż. Kamil Woszczyk   | Nr upr. | LOD/3807/PWBS/19    |
| Data:         | PRZEMIOT RYSUNKU:   |         | SKALA:              |
| Kwiecień 2023 | Plan sytuacyjny - sieci sanitarne   |         | 1:500               |
|               |   | PODPIS: | NUMER RYSUNKU: S.01 |