


INSTALACJE WEWNĘTRZNE SANITARNE
INSTALACJA WOD.-KAN
RZUT PARTERU
SKALA 1:100

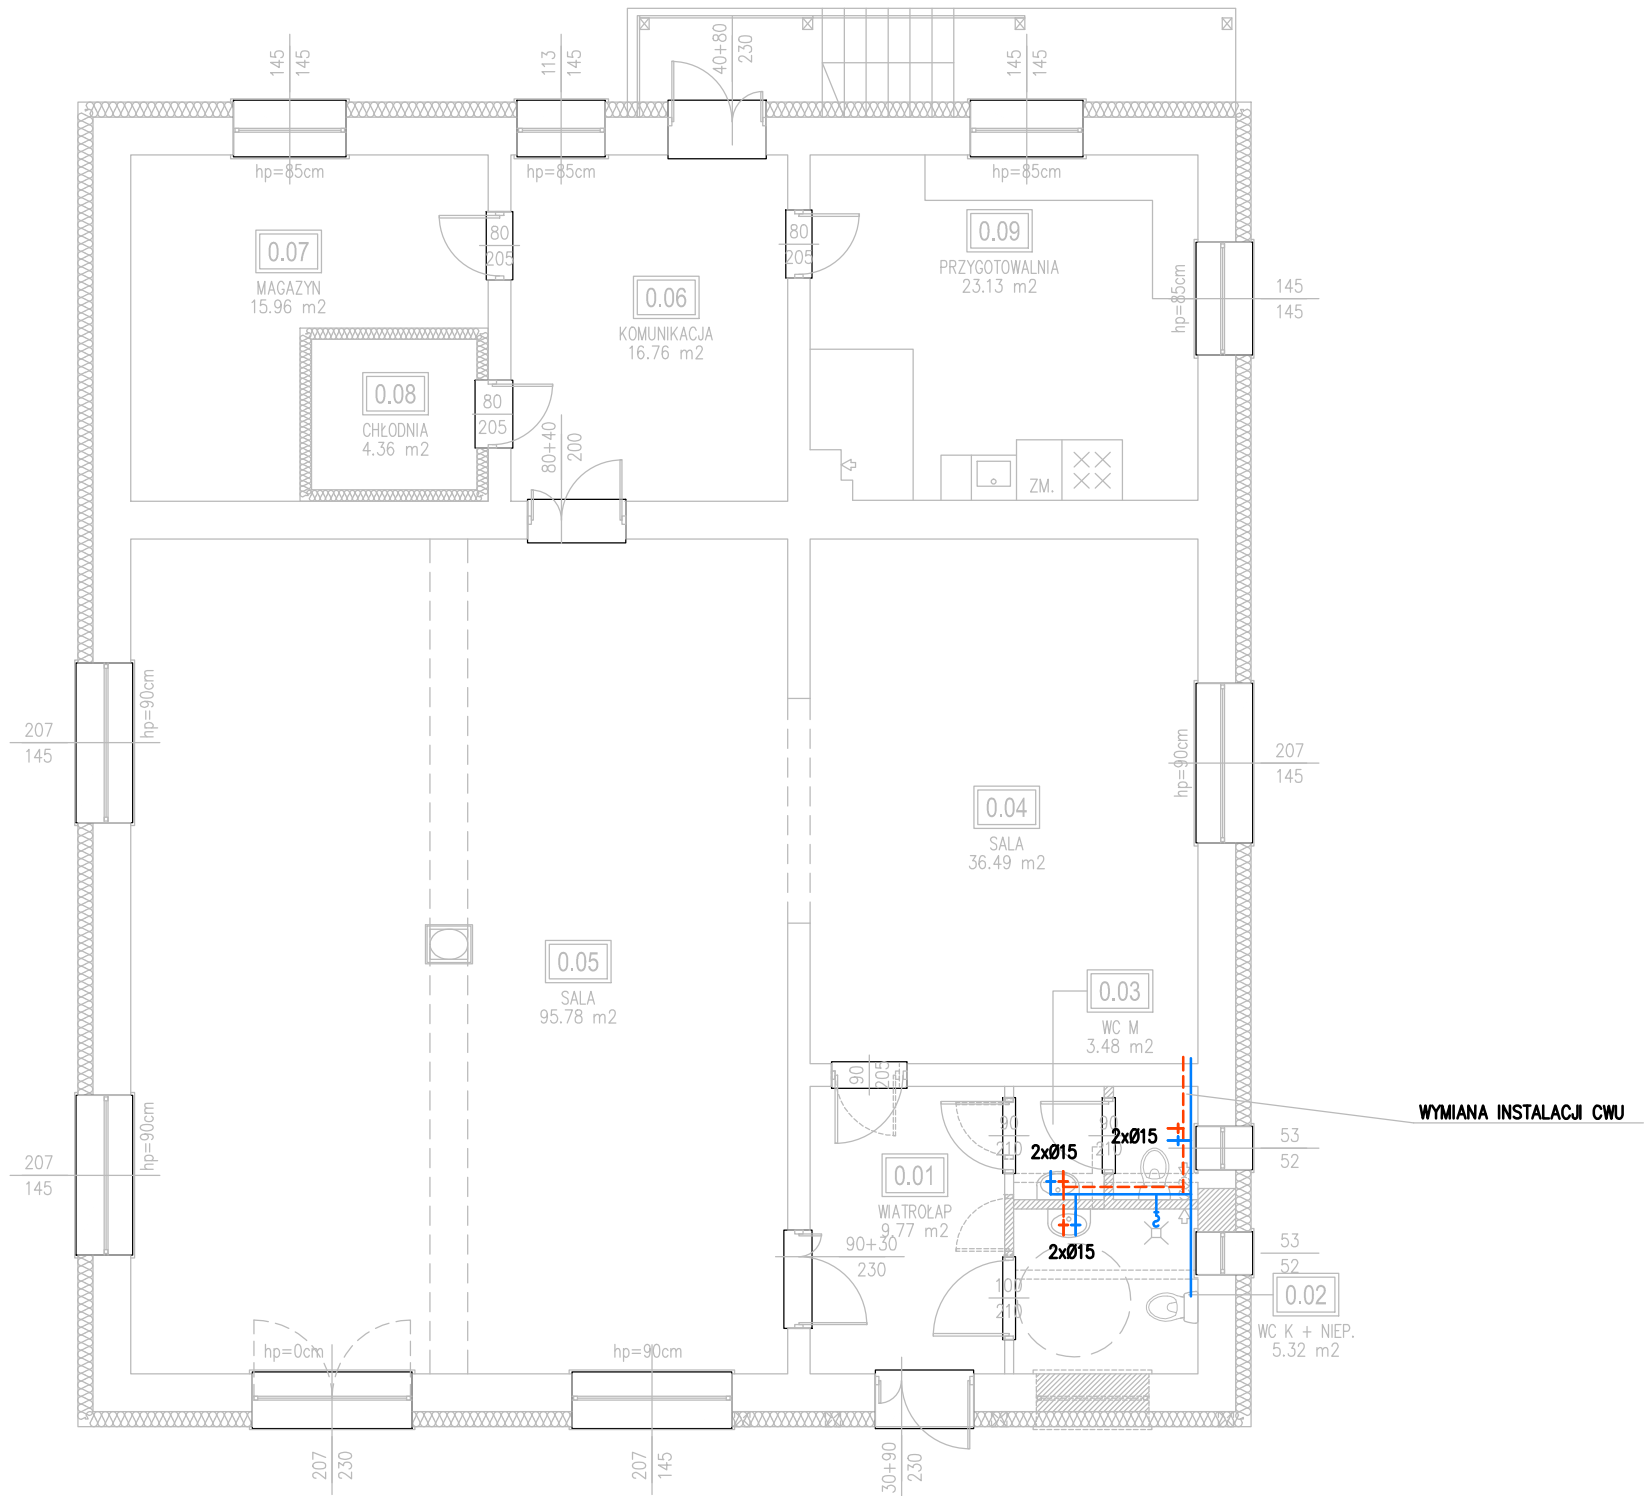

UWAGI:

1. WYMIARY SPRAWDZIĆ NA BUDOWIE, W RAZIE NIEZGODNOŚCI SKONTAKTOWAĆ SIĘ Z PROJEKNTANTEM.
2. RYSUNEK ROZPATRYWAĆ ŁĄCZNIE Z PROJEKTAMI BRANŻOWYMI.
3. WSZYSTKIE ZMIANY UZGODNIĆ Z PROJEKNTANTEM

TEMAT		<div>PROJEKT TECHNICZNY PRZEBUDOWA I ROZBUDOWA BUDYNKU ŚWIETLICY WIEJSKIEJ W BEZMIECHOWEJ GÓRNEJ</div>		<div> ARCHISTYL</div>	
ADRES		GM. LESKO, BEZMIECHOWA GÓRNA DZ. NR 305		BRANŻA ARCHITEKTURA	
TYTUŁ RYSUNKU		RZUT PARTERU - INSTALACJA CWU		SKALA 1:100	
OPRACOWAŁ: mgr inż. Piotr Husak		upr. nr/specjalność PDK/0045/PWOS/12 SANITARNA		podpis	
SPRAWDZIŁ: mgr inż. Wiesław Maślany		upr. nr ANB V-7342-68/94 SANITARNA		podpis	
Pracownia Projektowa ARCHISTYL Paweł Orlef		38-600 Lesko ul. Słoneczna 6		www.archistyl.pl	
				tel. +48 609 520 824	